



Исполнительная схема №48. Водоснабжение.

План 9 этажа.
Секция 4.

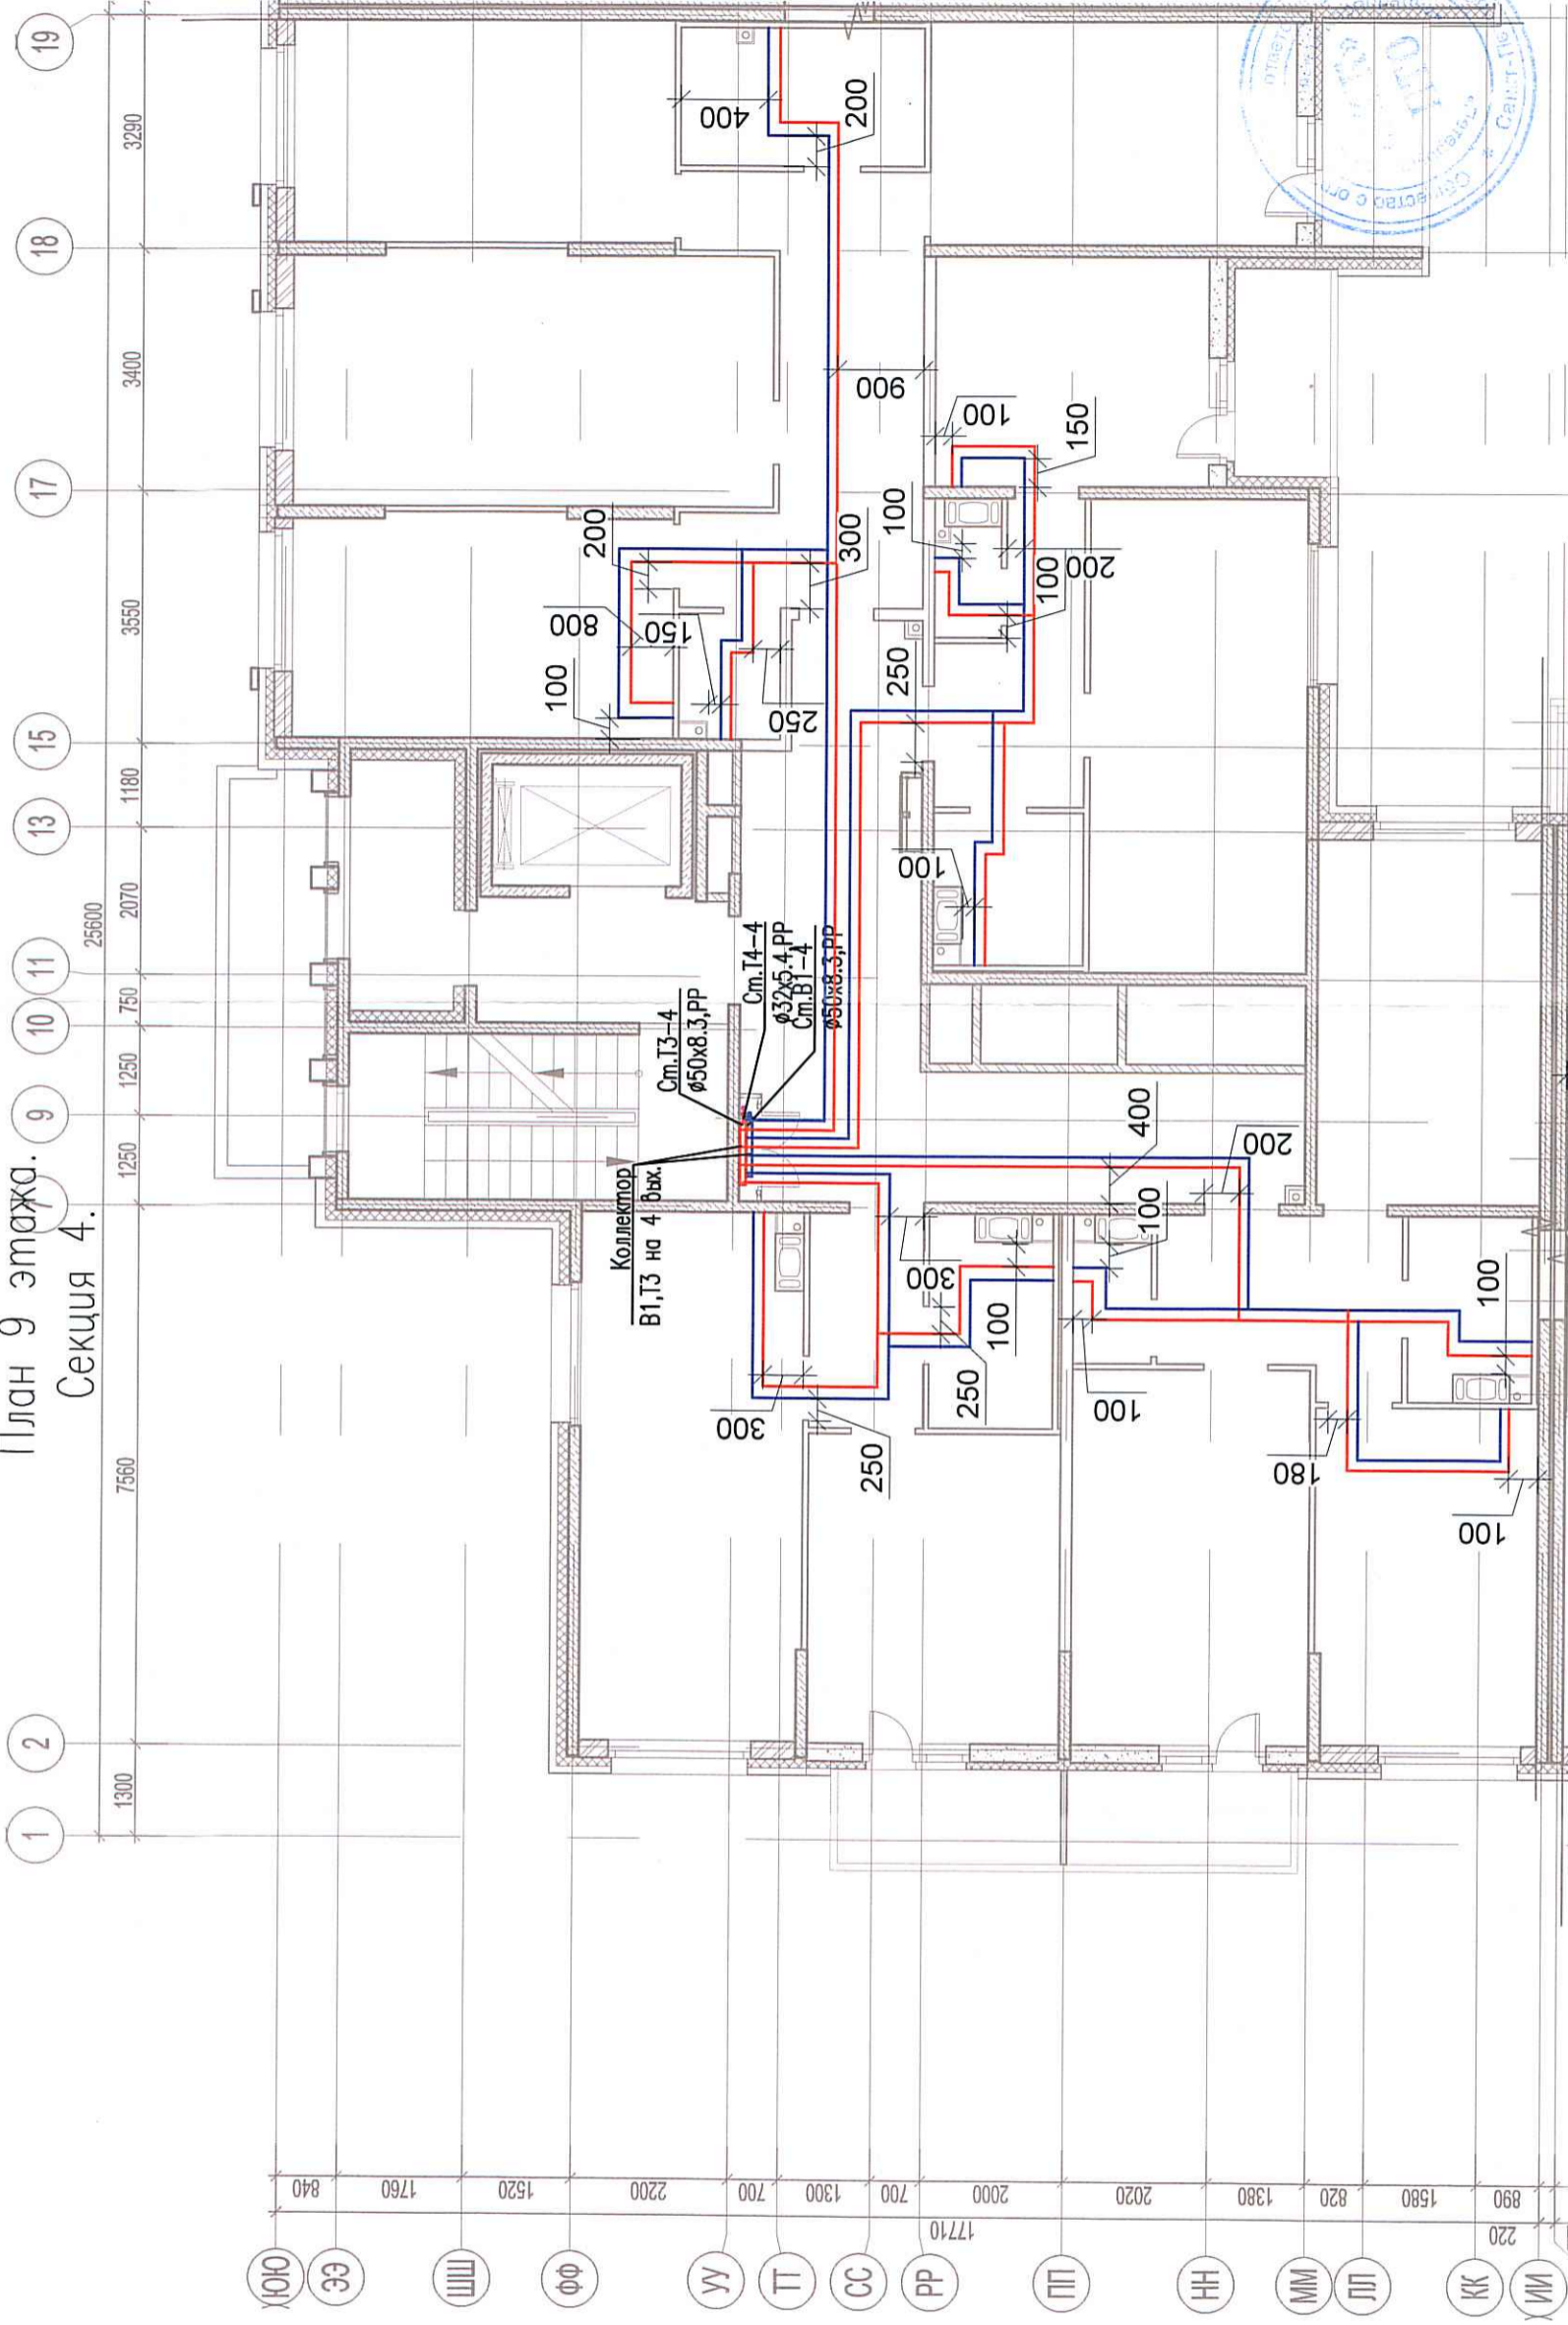

Теплоизоляция Тилит/Гофрированная ПМД труба Sapex
Труба из сшитого полиэтилена Sapex
Крепление трубопровода

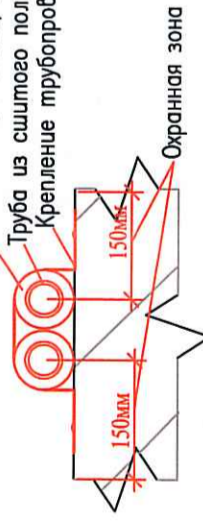

03-2017-БС66-5-ВК

Многоэтажная жилая застройка (жилой комплекс со встроенными помещениями, подземными автостоянками) по адресу: г. Санкт-Петербург, Большой Сампсониевский проспект (кад. номер участка 78:36:0005016:1309)

Корпус 5

Исполнительная схема №48. Водоснабжение.
План 9 этажа.
Секция 4.

Стадия	Лист	Листов
ИД	6/11	
000 "ПСК"		

Изм.	Кол. уч.	Лист	№ док.	Подп.	Дата
Разраб.	Бабаев Р.И.				

Формат А3

Составлено

Инд. № подл. Подпись и дата. Взам. инв. №