
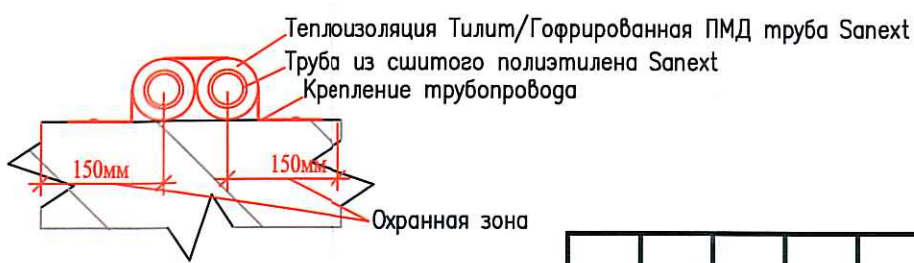


Исполнительная схема №49. Водоснабжение.
План 1 этажа.
Секция 5.

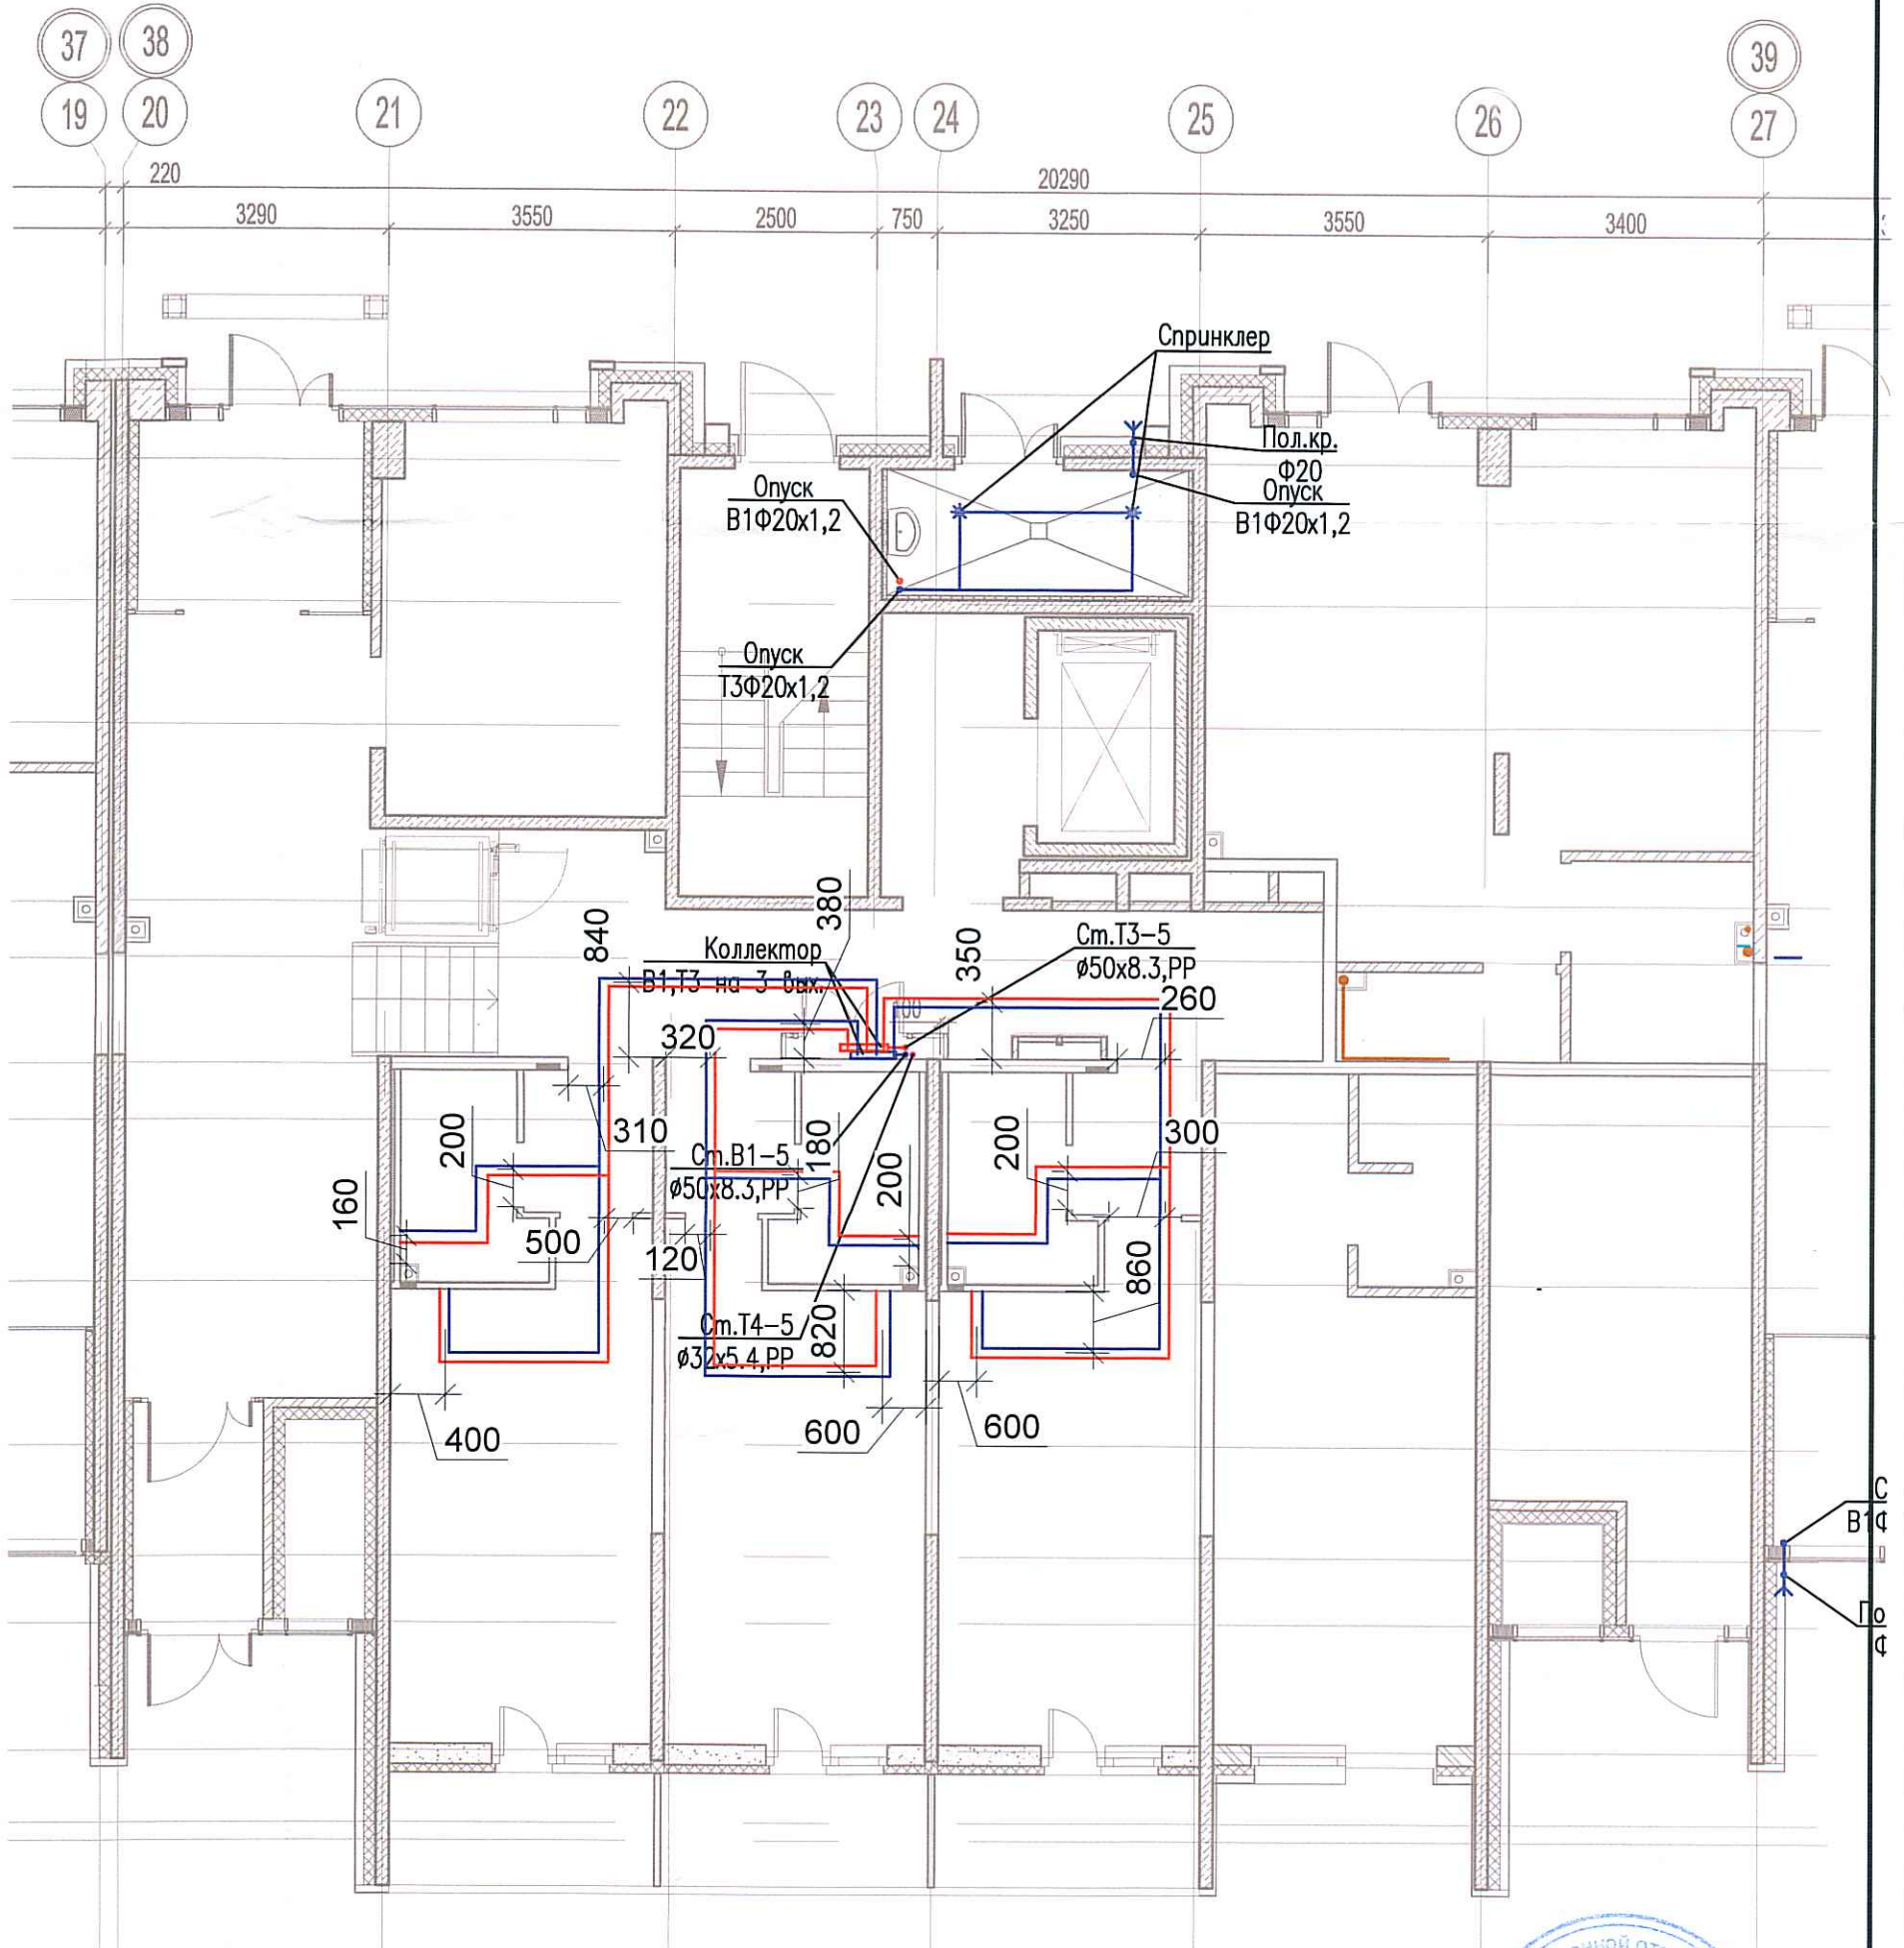

Согласовано	
Взам. инв.	
Подпись и дата	
Инв. № подл.	

						03-2017-БС66-5-ВК				
						Многоэтажная жилая застройка (жилой комплекс со встроенными помещениями, подземными автостоянками) по адресу: г. Санкт-Петербурга, Большой Сампсониевский проспект (кад. номер участка 78:36:0005016:1309)				
Изм.	Кол. уч.	Лист	№ док.	Подп.	Дата	Корпус 5	Стадия	Лист	Листов	
Разраб.			Бабаев Р.И.				ИД	633		
						Исполнительная схема №49. Водоснабжение. План 1 этажа. Секция 5.		000 "ПСК"		