
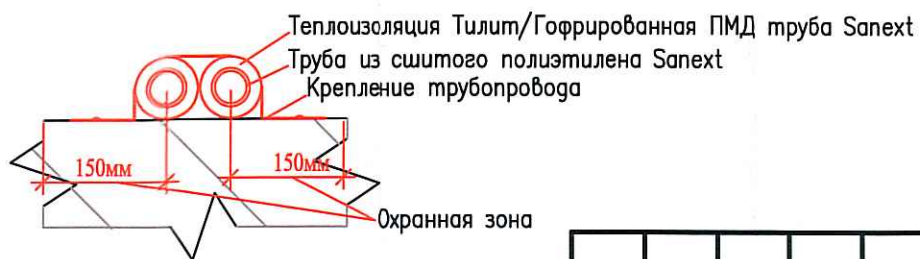


Исполнительная схема №53. Водоснабжение.

План 5 этажа.

Секция 5.

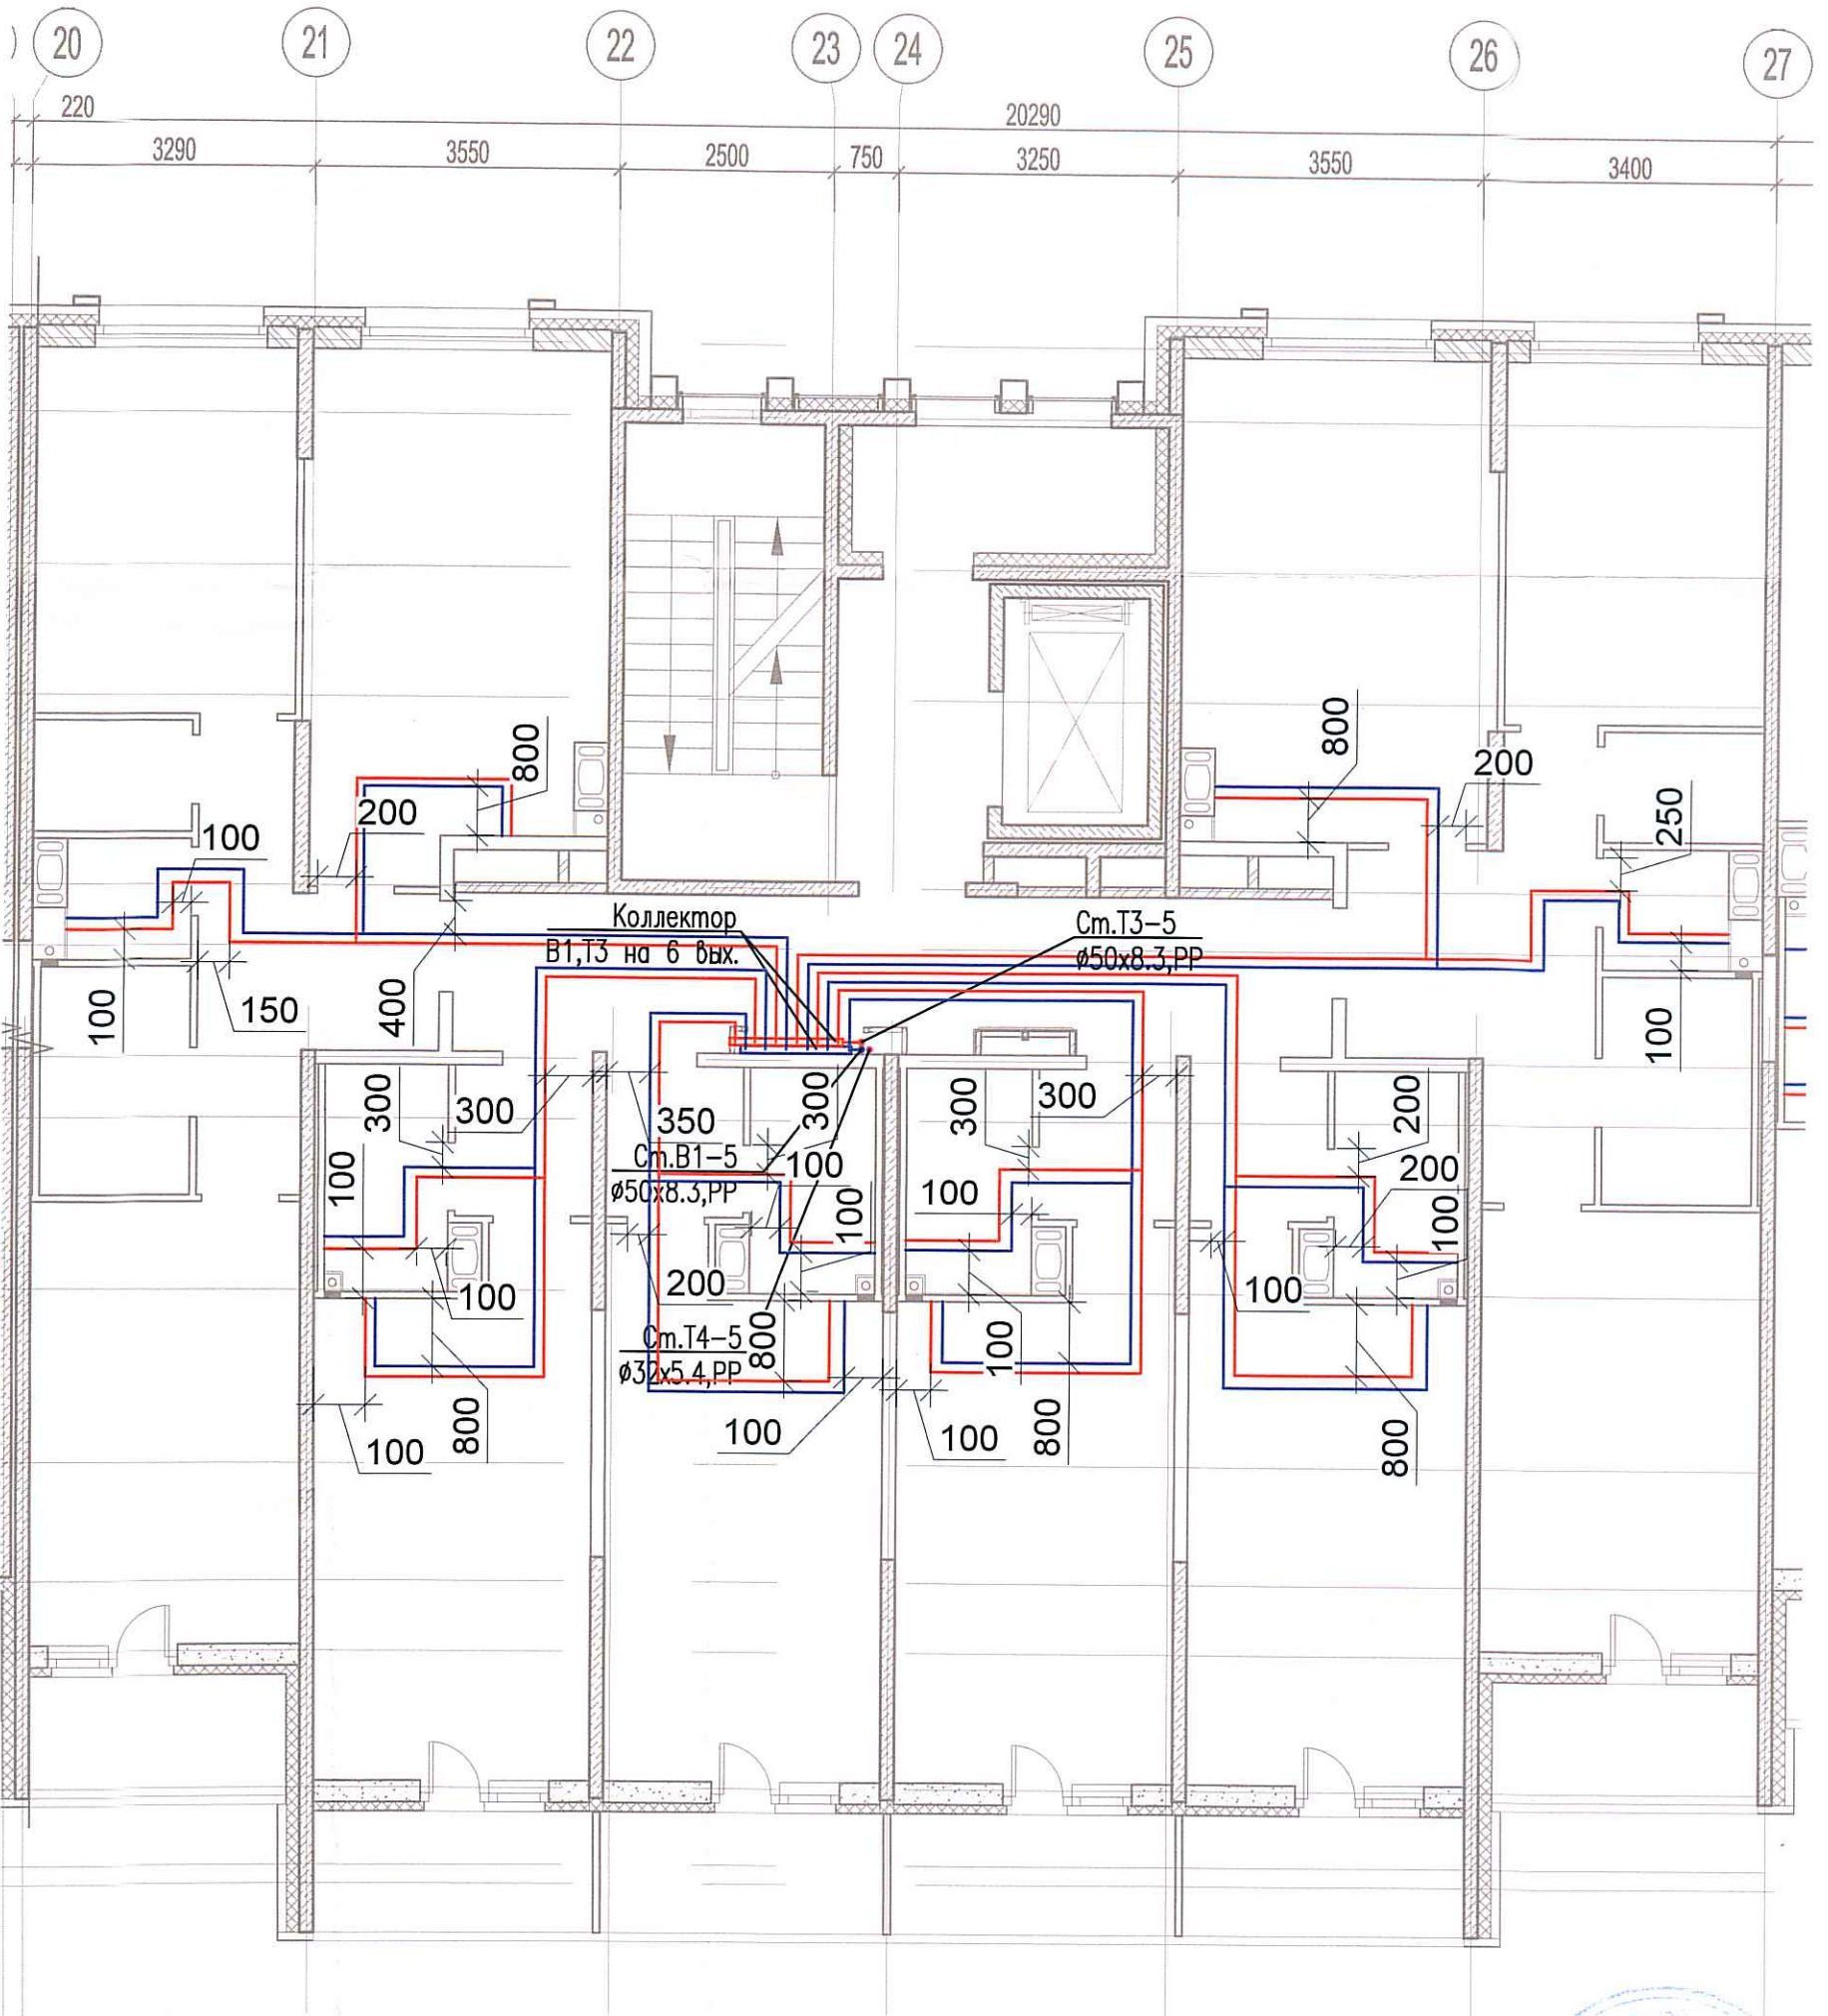

Согласовано

Инв. № подл.	Взам. инв.
Подпись и дата	

Изм.	Кол. уч.	Лист	№ док.	Подп.	Дата
Разраб.	Бабаев Р.И.				

03-2017-БС66-5-ВК

Многоэтажная жилая застройка (жилой комплекс со встроенными помещениями, подземными автостоянками) по адресу: г. Санкт-Петербург, Большой Сампсониевский проспект (кад. номер участка 78:36:0005016:1309)

Корпус 5

Стадия	Лист	Листов
ИД	6/12	

Исполнительная схема №53. Водоснабжение.
План 5 этажа.
Секция 5.

ООО "ПСК"

Формат А3