
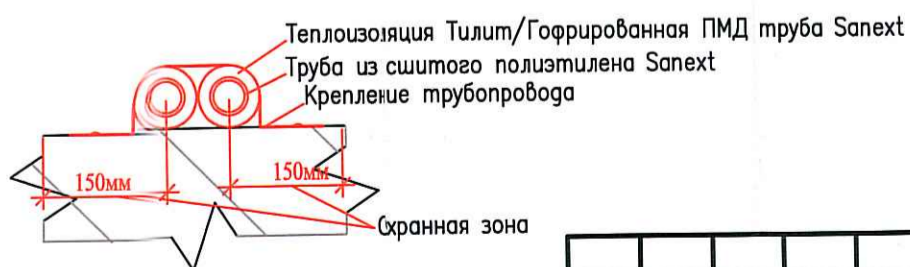


Исполнительная схема №55. Водоснабжение.
 План 7 этажа.
 Секция 5.

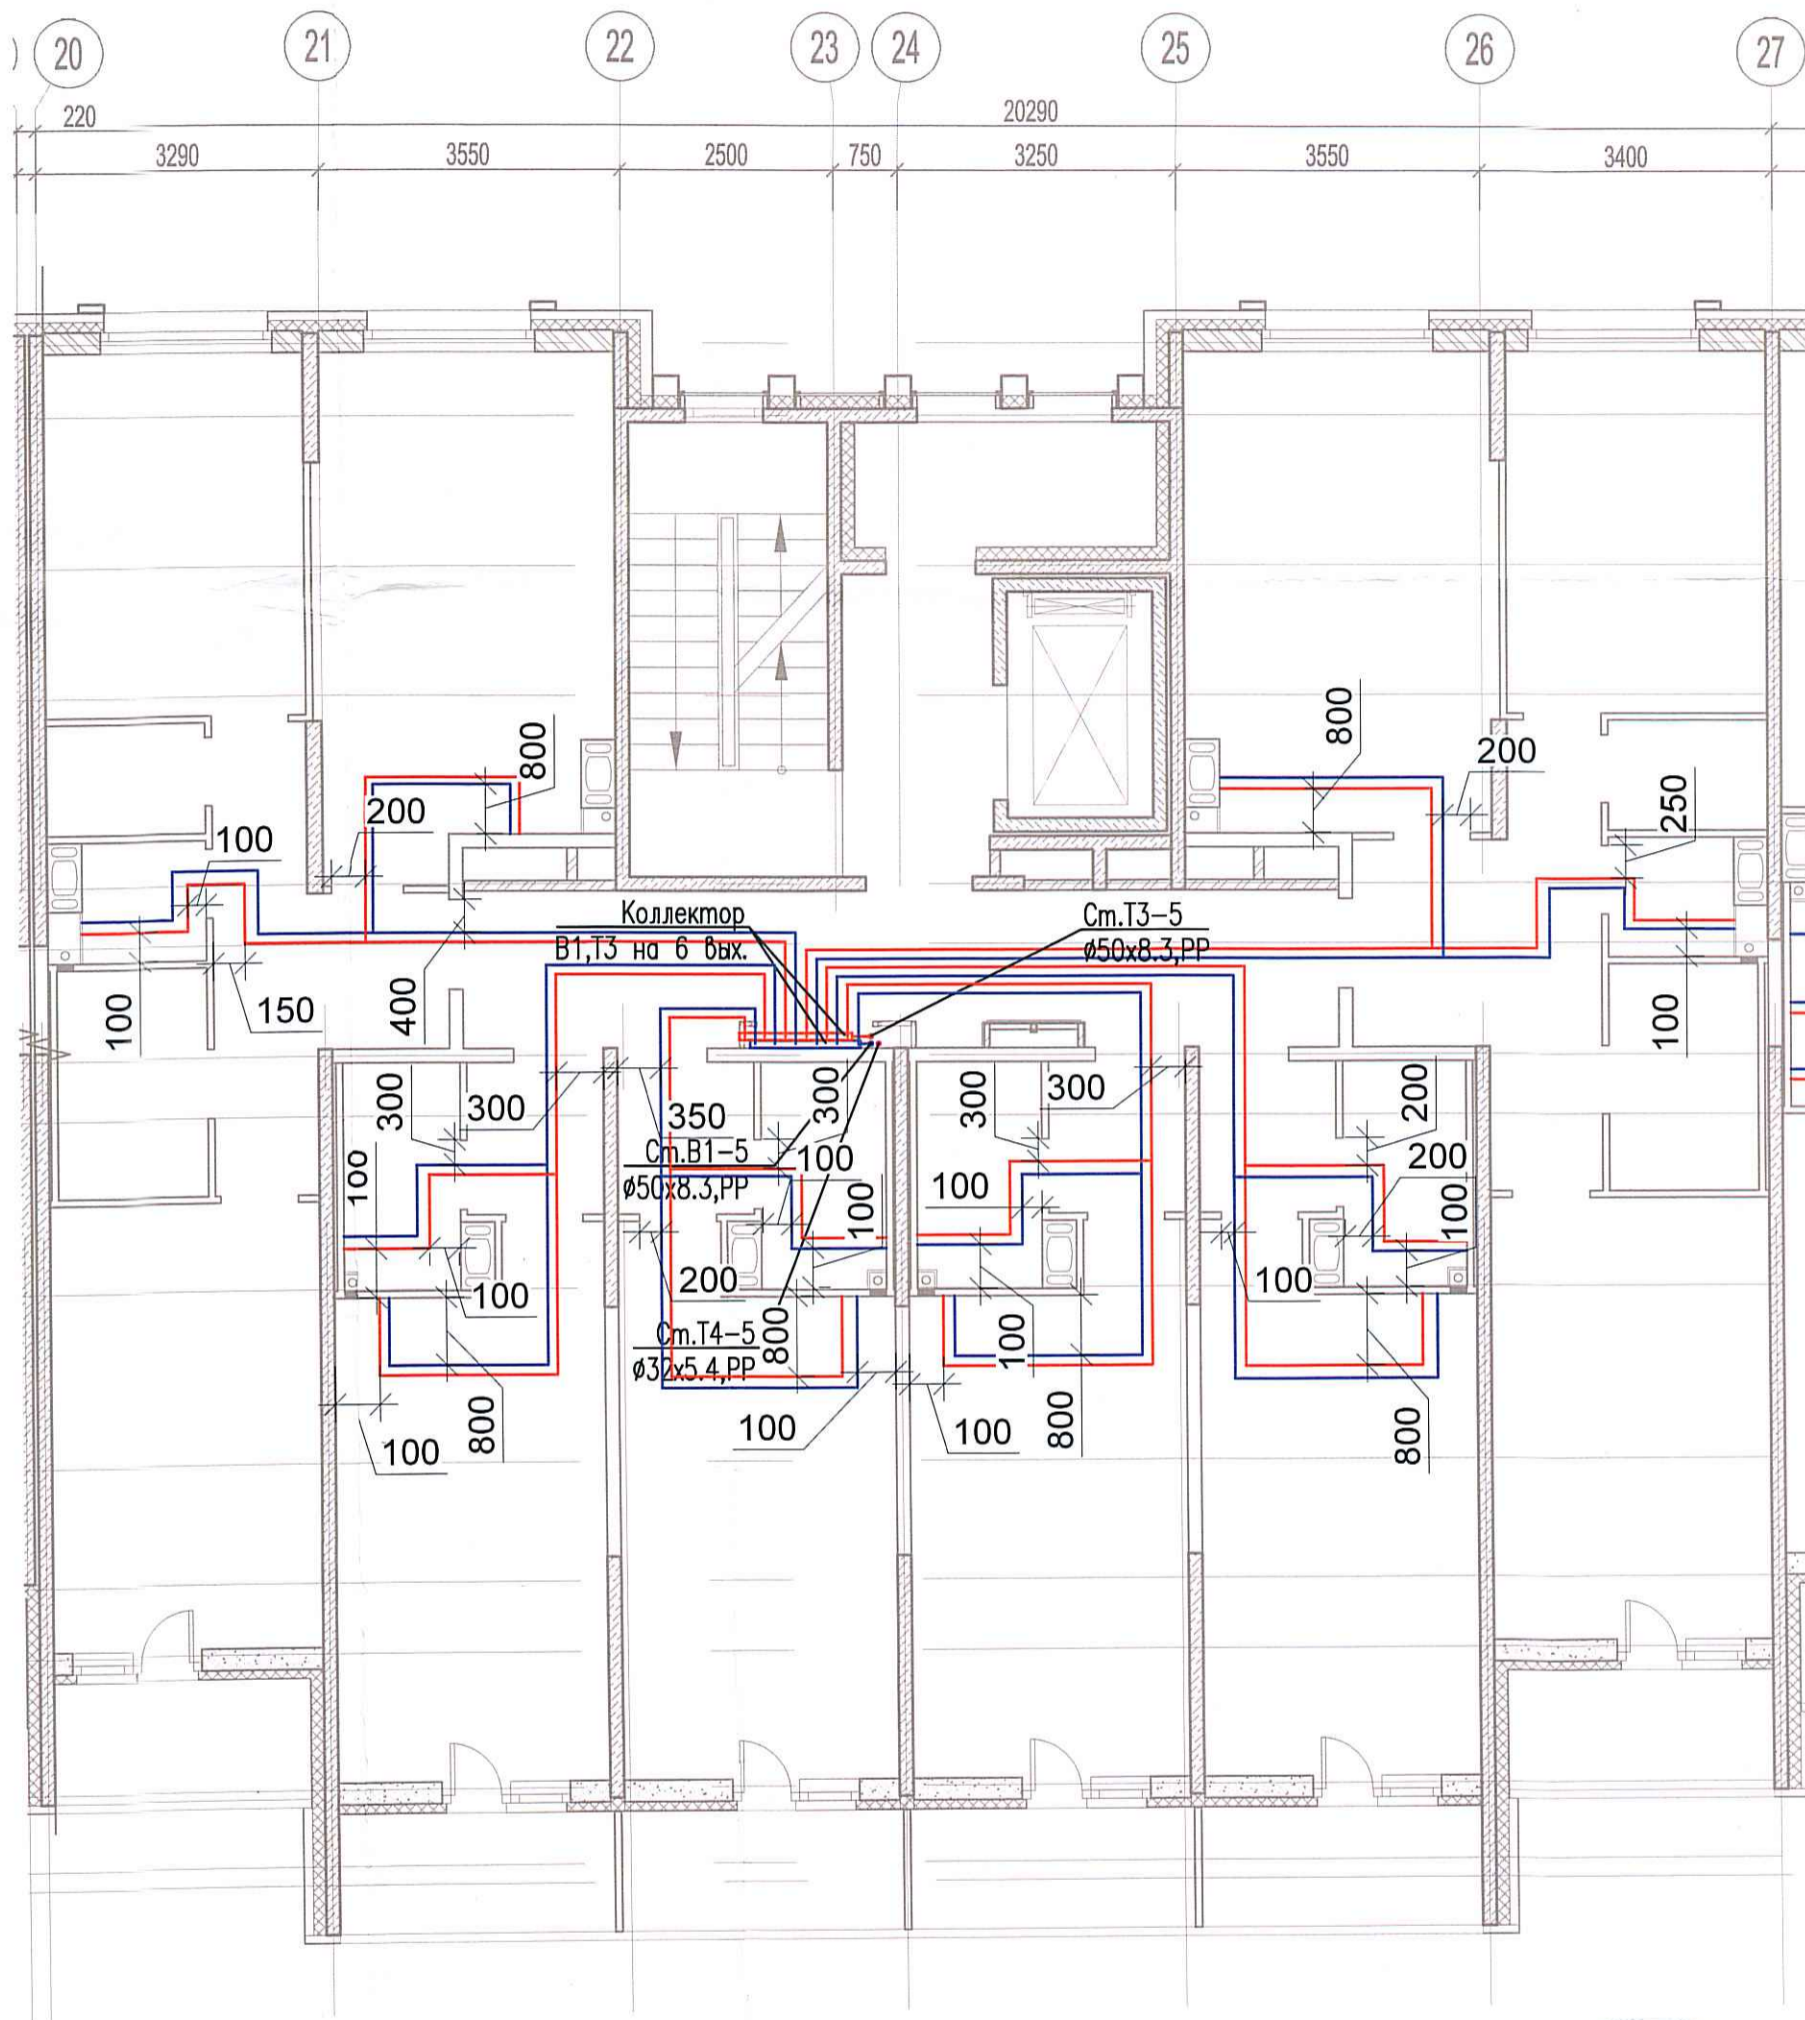

Создано

Взам. ил
 Подпись и дата
 Инв. № подл.

| Изм. | Кол. уч. | Лист | № док. | Подп. | Дата |
|---------|----------|-------------|--------|-------|------|
| Разраб. | | Бабаев Р.И. | | | |

03-2017-БС66-5-ВК

Многоэтажная жилая застройка (жилой комплекс со встроенными помещениями, подземными автостоянками) по адресу: г. Санкт-Петербург, Большой Сампсониевский проспект (кад. номер участка 78:36:0005016:1309)

Корпус 5

Стадия Лист Листов

ИД 649

Исполнительная схема №55. Водоснабжение.
 План 7 этажа.
 Секция 5.

ООО "ПСК"

Формат А3