
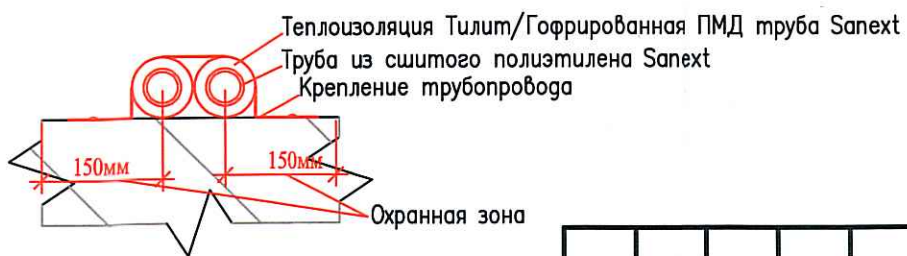


Исполнительная схема №57. Водоснабжение.

План 9 этажа.

Секция 5.

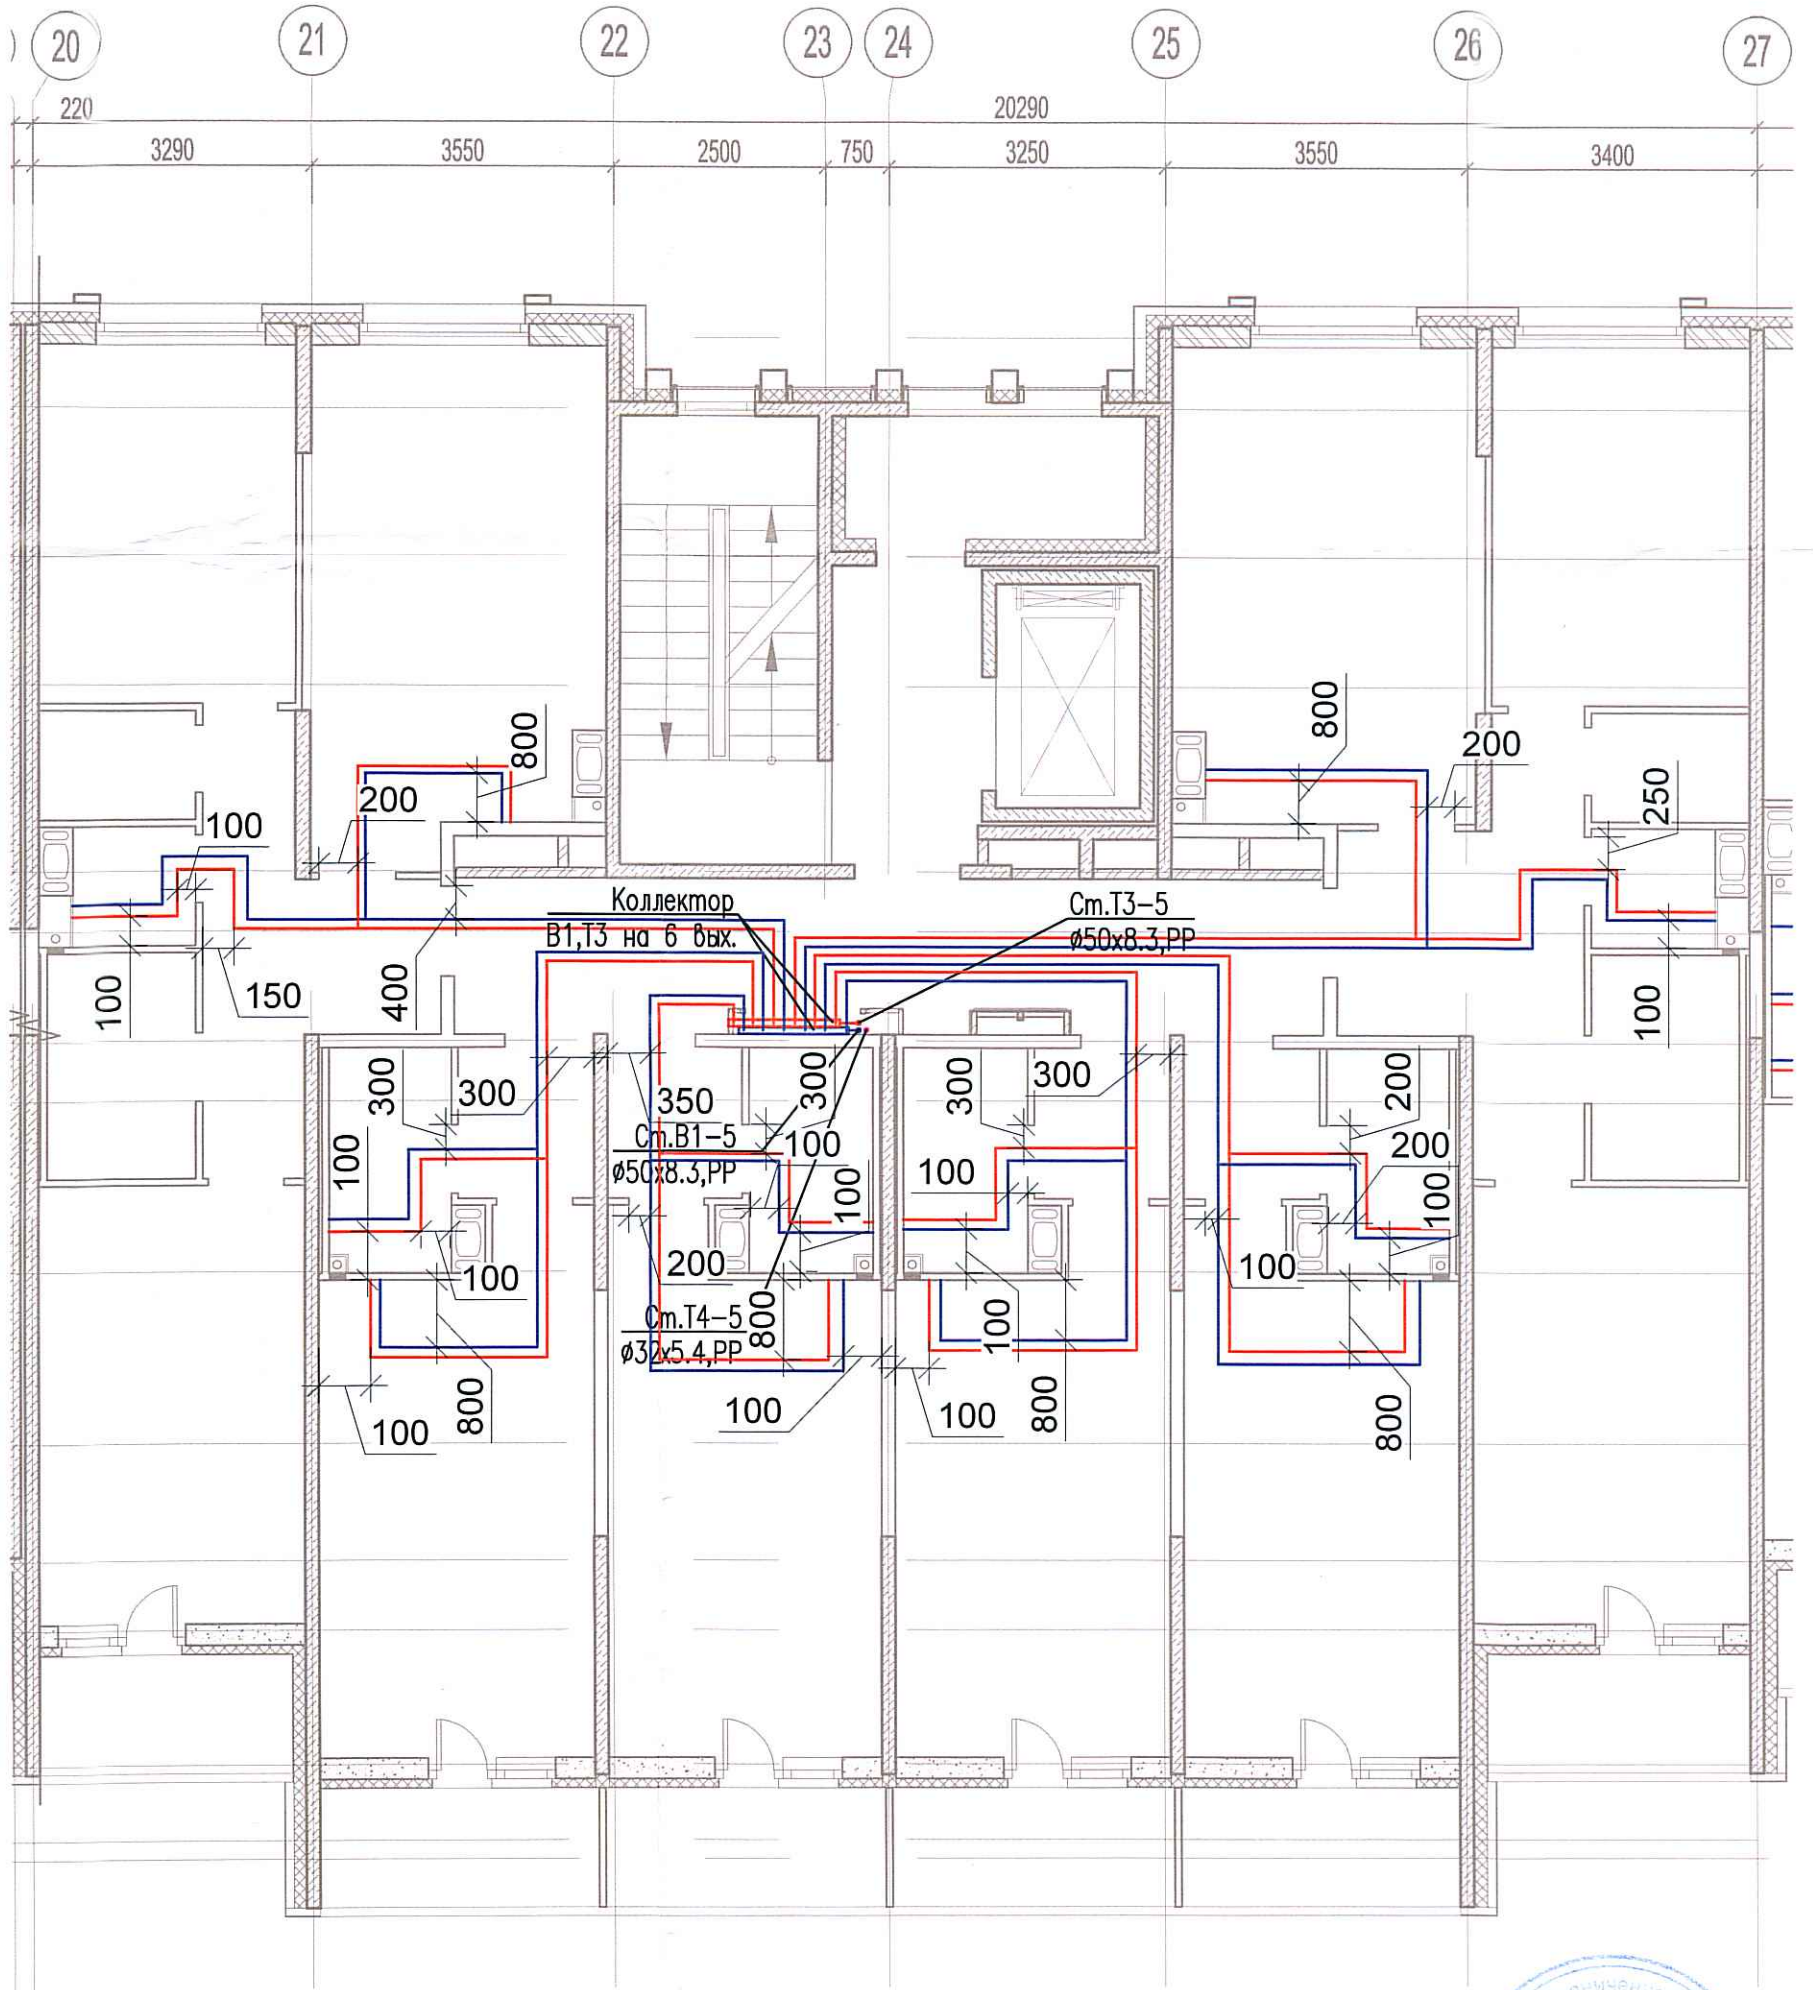

Согласовано

Взам. инв. №

Подпись и дата

Инв. № подл.

Изм.	Кол. уч.	Лист	№ док.	Подп.	Дата
Разраб.			Бабаев Р.И.		

03-2017-БС66-5-ВК

Многоэтажная жилая застройка (жилой комплекс со встроенными помещениями, подземными автостоянками) по адресу: г. Санкт-Петербург, Большой Сампсониевский проспект (кад. номер участка 78:36:0005016:1309)

Корпус 5

Исполнительная схема №57. Водоснабжение.
План 9 этажа.
Секция 5.

Стадия	Лист	Листов
ИД	ВУ1	
ООО "ПСК"		

Формат А3