



Исполнительная схема №59. Водоснабжение.  
План 2 этажа.  
Секция 6.

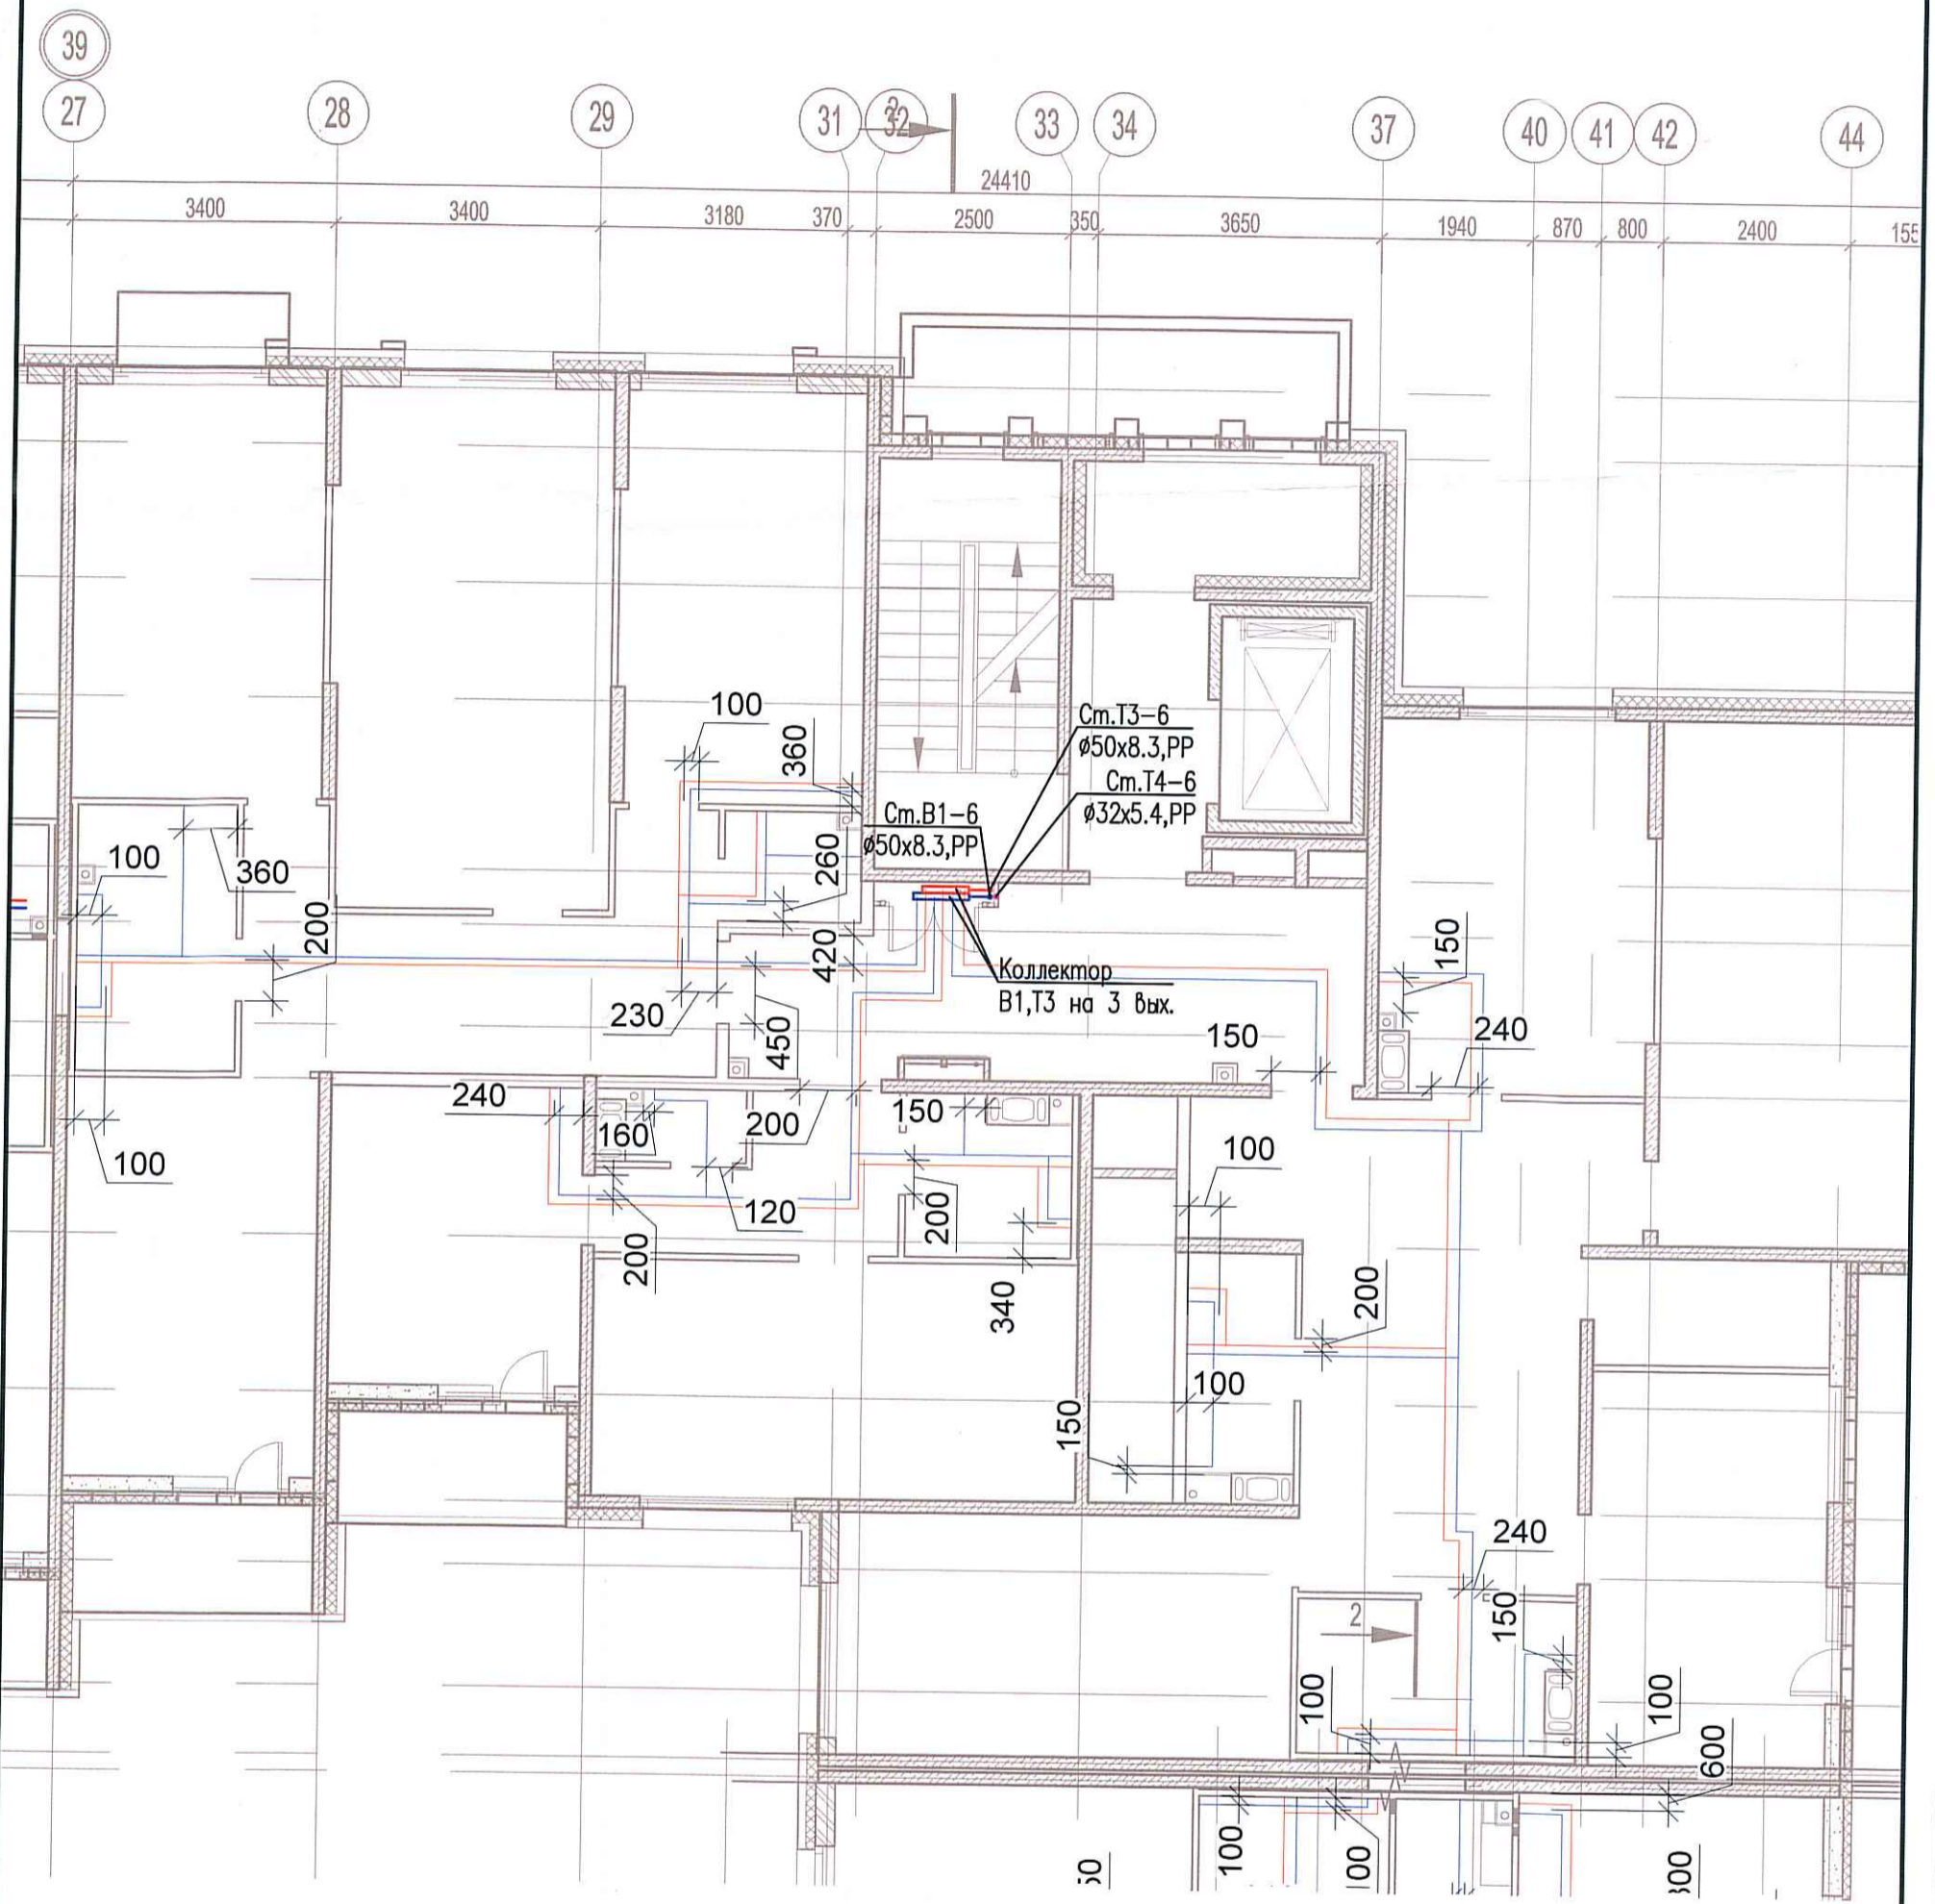

Согласовано	
Взам. инв. №	
Подпись и дата	
Инв. № подл.	

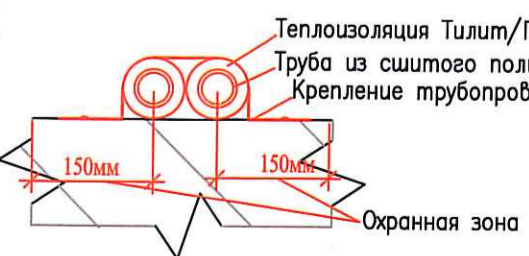

Изм.	Кол. уч.	Лист	№ док.	Подп.	Дата
Разраб.			Бабаев Р.И.		

03-2017-БС66-5-ВК		
Многоэтажная жилая застройка (жилой комплекс со встроенными помещениями, подземными автостоянками) по адресу: г. Санкт-Петербург, Большой Сампсониевский проспект (кад. номер участка 78:36:0005016:1309)		
Корпус 5	Стадия	Лист
	ИД	643
Исполнительная схема №59. Водоснабжение. План 2 этажа. Секция 6.		ООО "ПСК"

