



# Исполнительная схема №61. Водоснабжение.

План 4 этажа.

Секция 6.

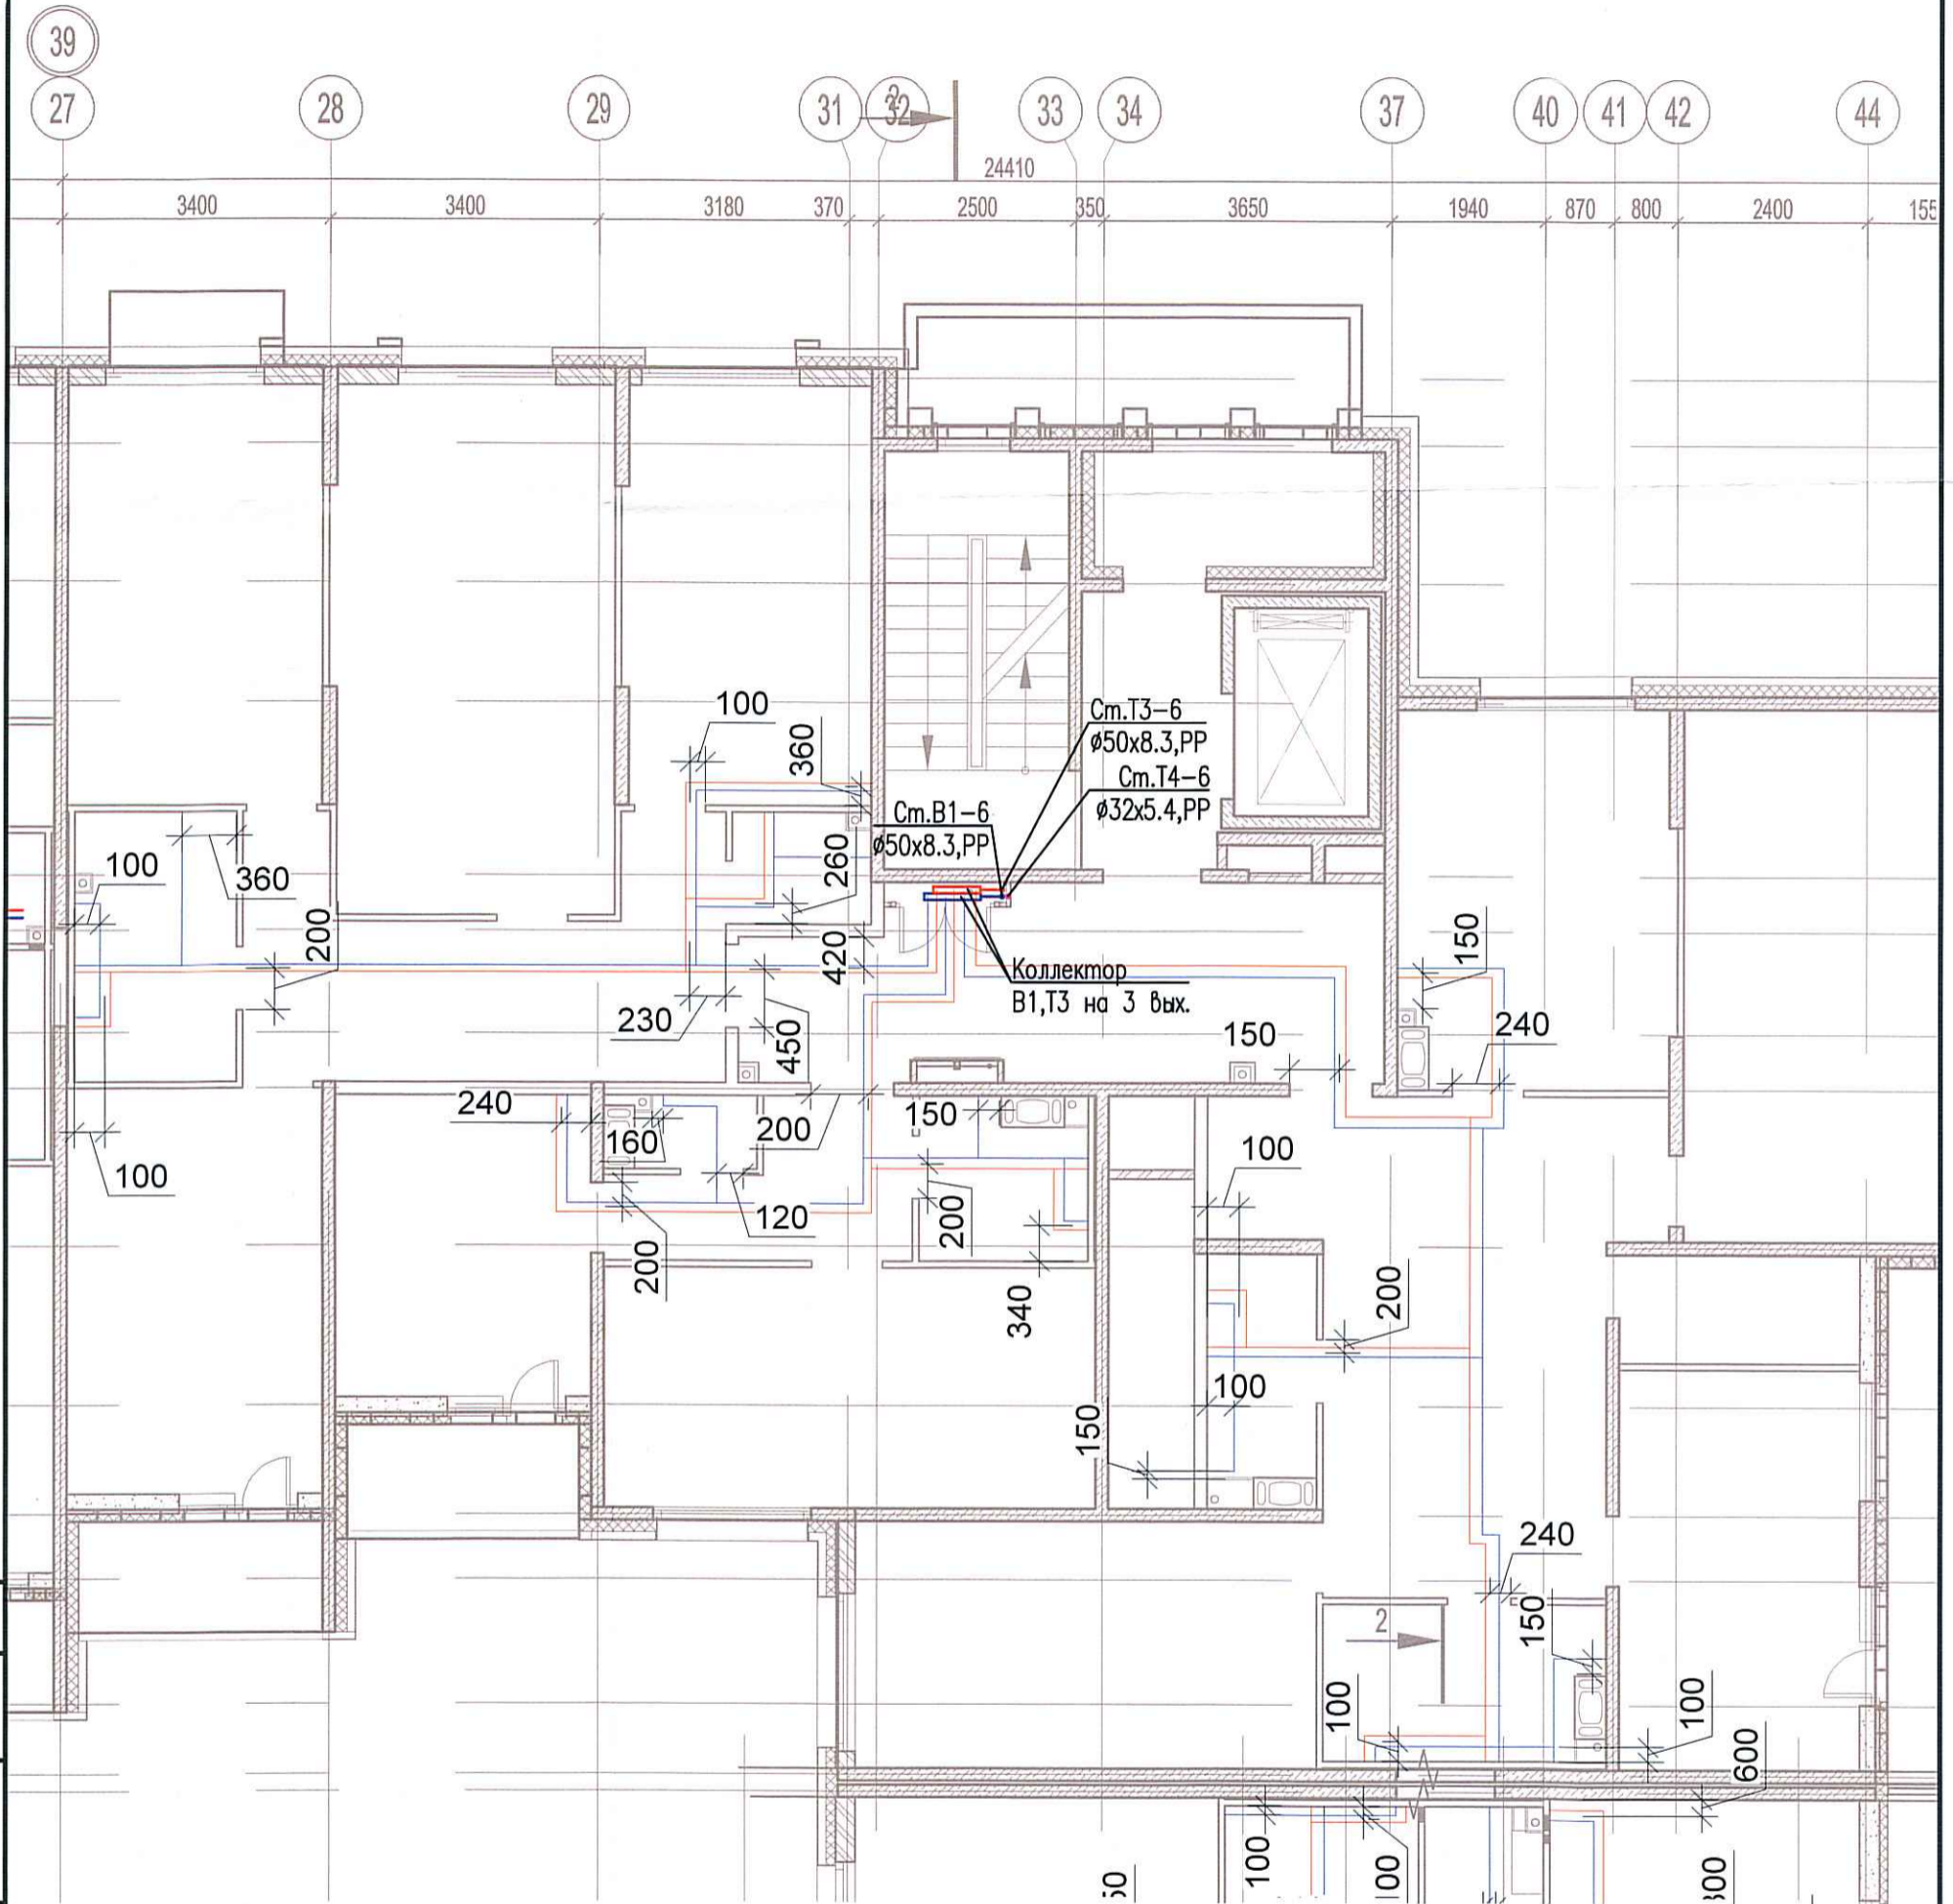

Теплоизоляция Тилит/Гофрированная ПМД труба Sanext  
Труба из сшитого полиэтилена Sanext  
Крепление трубопровода

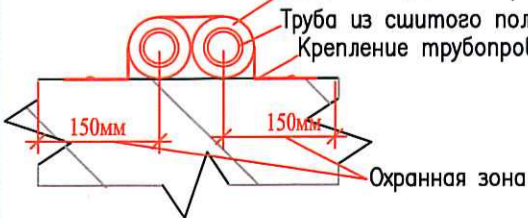

Согласовано	
Взам. инв. №	
Подпись и дата	
Инв. № подл.	

Изм.	Кол. уч.	Лист	№ док.	Подп.	Дата
Разраб.				Бабаев Р.И.	

03-2017-БС66-5-ВК		
Многоэтажная жилая застройка (жилой комплекс со встроенными помещениями, подземными автостоянками) по адресу: г. Санкт-Петербург, Большой Сампсониевский проспект (кад. номер участка 78:36:0005016:1309)		
Корпус 5	Стадия	Лист
Исполнительная схема №61. Водоснабжение. План 4 этажа. Секция 6.	ИД	Листов
		000 "ПСК"