


Исполнительная схема №62. Водоснабжение.

План 5 этажа.

Секция 6.

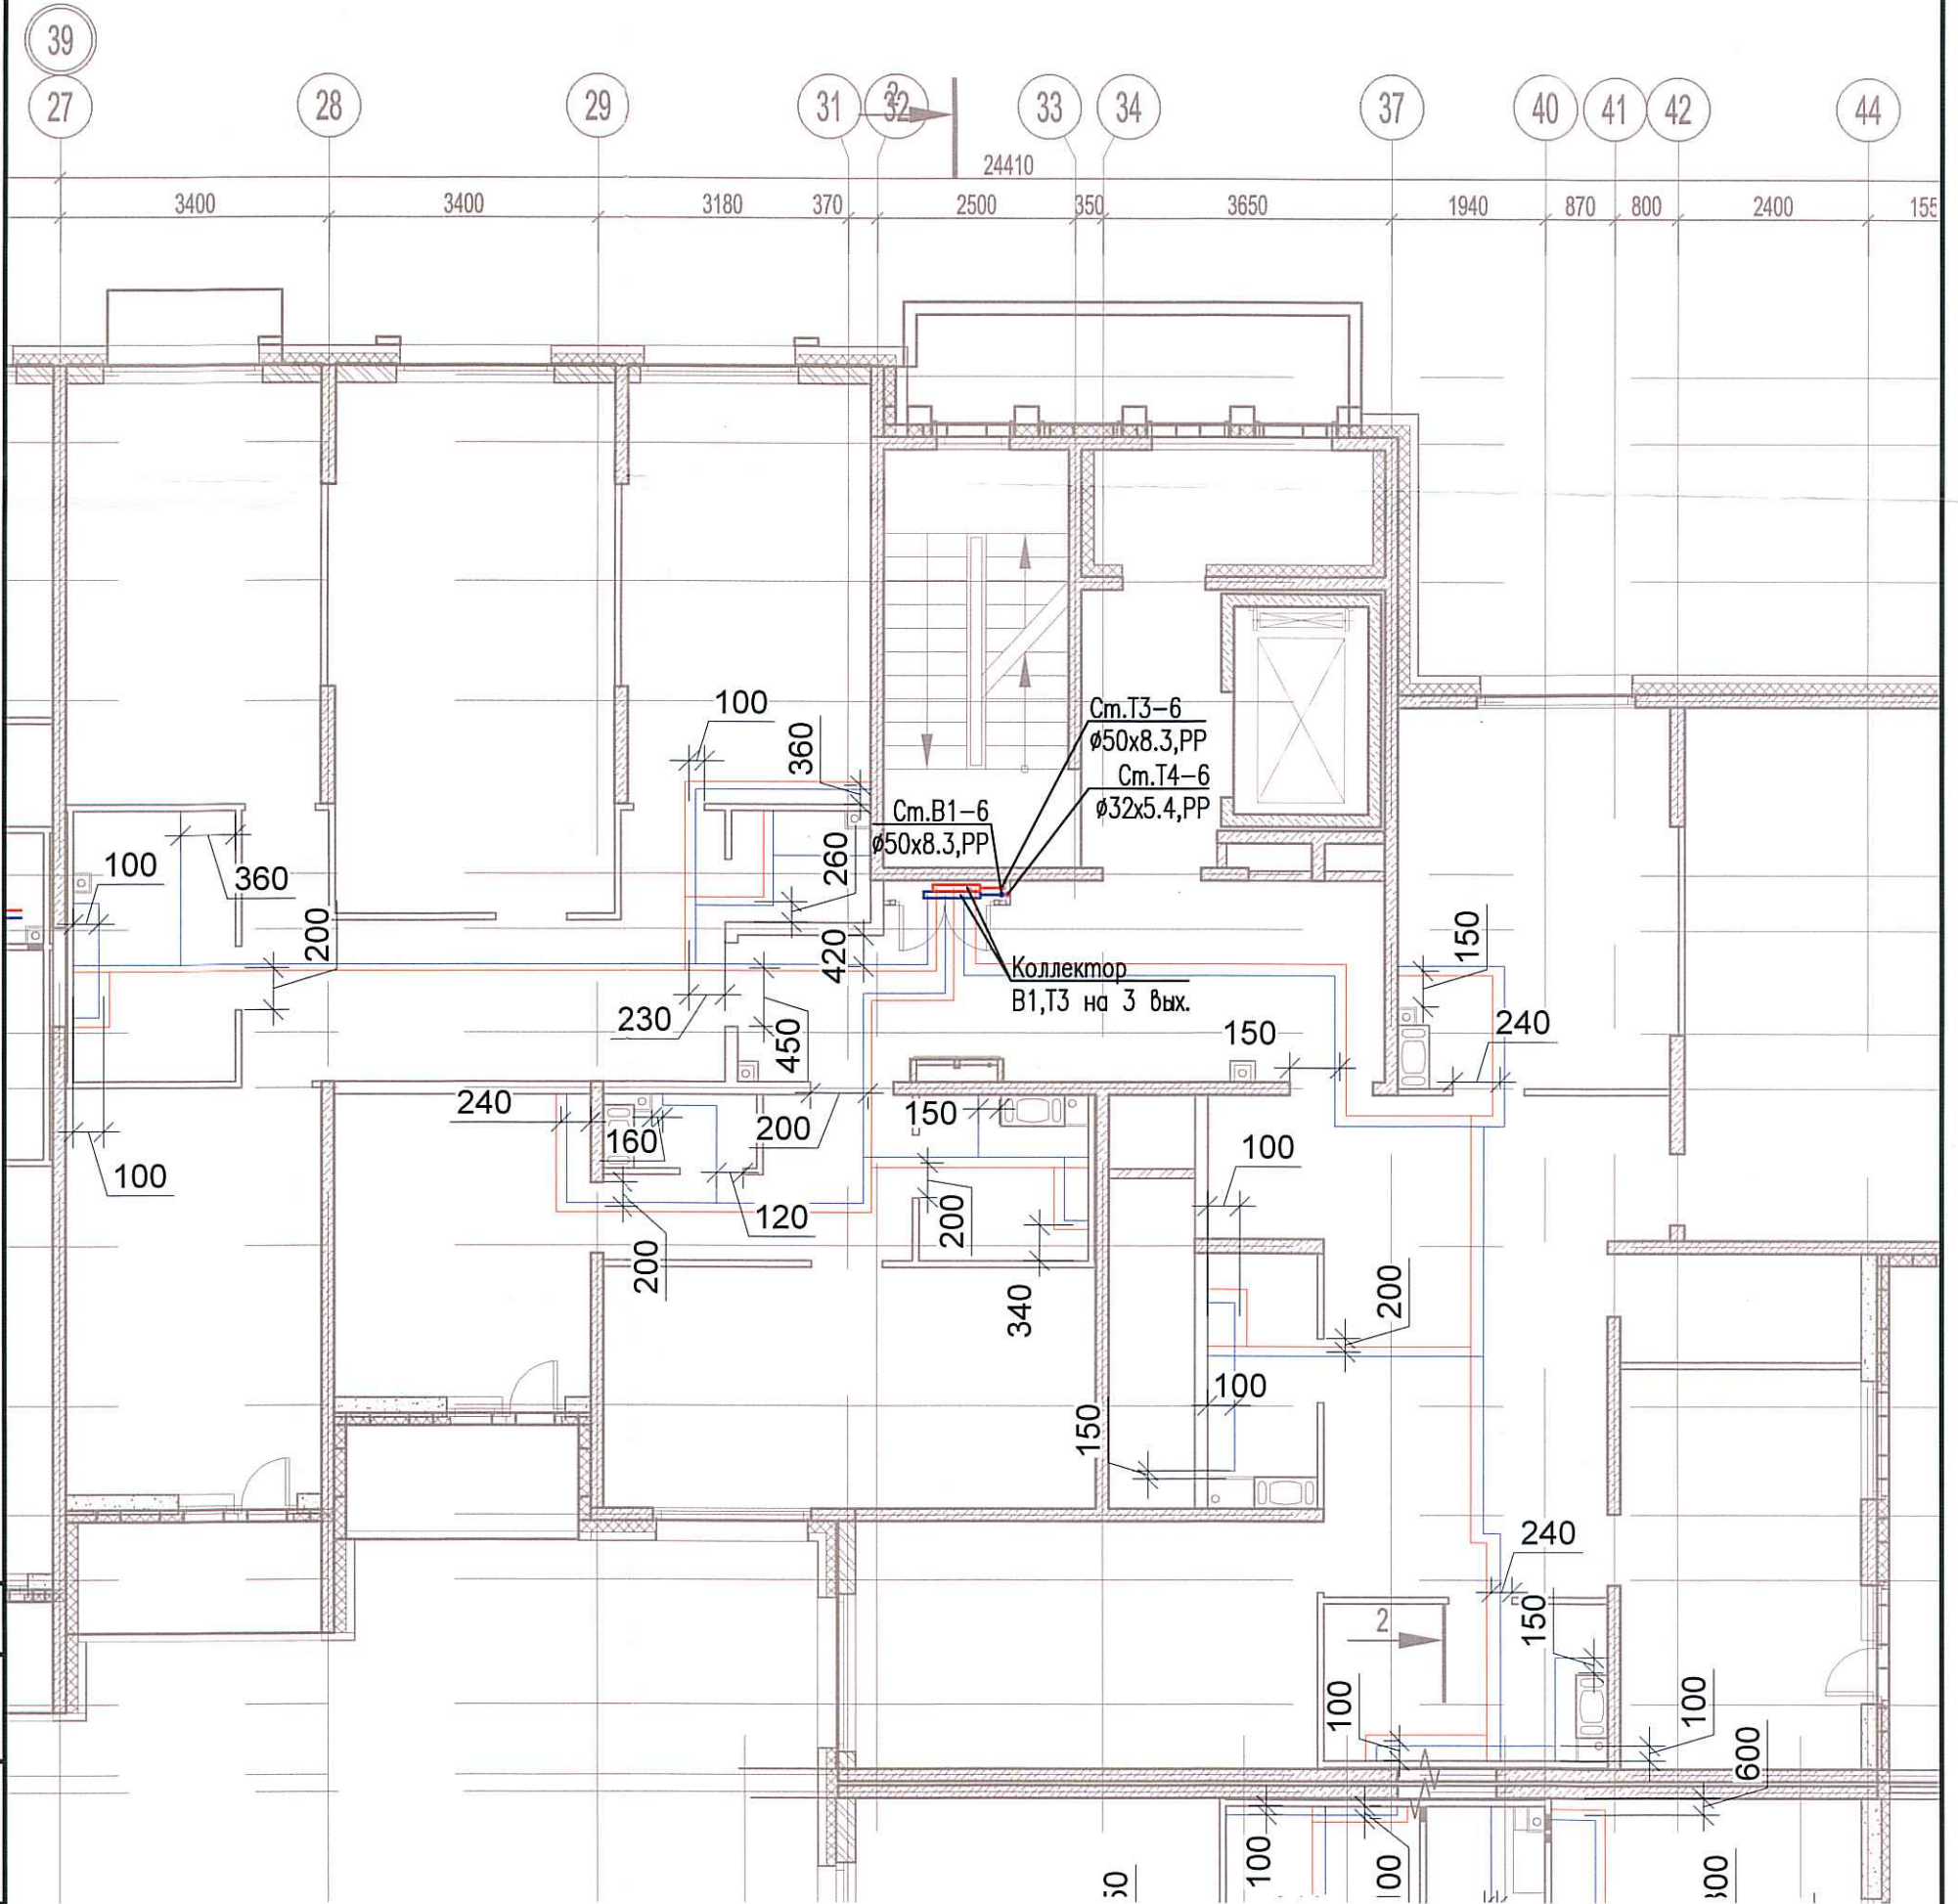


Согласовано

Взам. инв. №

Подпись и дата

Инв. № подл.

Теплоизоляция Тилит/Гофрированная ПМД труба Sapexht
Труба из сшитого полиэтилена Sapexht
Крепление трубопровода

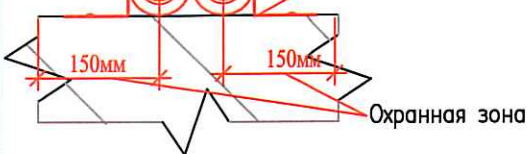

03-2017-БС66-5-ВК

Многоэтажная жилая застройка (жилой комплекс со встроенными помещениями, подземными автостоянками) по адресу: г. Санкт-Петербурга, Большой Сампсониевский проспект (кад. номер участка 78:36:0005016:1309)

Изм.	Кол. уч.	Лист	№ док.	Подп.	Дата
Разраб.			Бабаяев Р.И.		

Корпус 5

Исполнительная схема №62. Водоснабжение.
План 5 этажа.
Секция 6.

Стадия	Лист	Листов
ИД	666	

ООО "ПСК"

Формат А3