



Исполнительная схема №63. Водоснабжение.
План 6 этажа.
Секция 6.

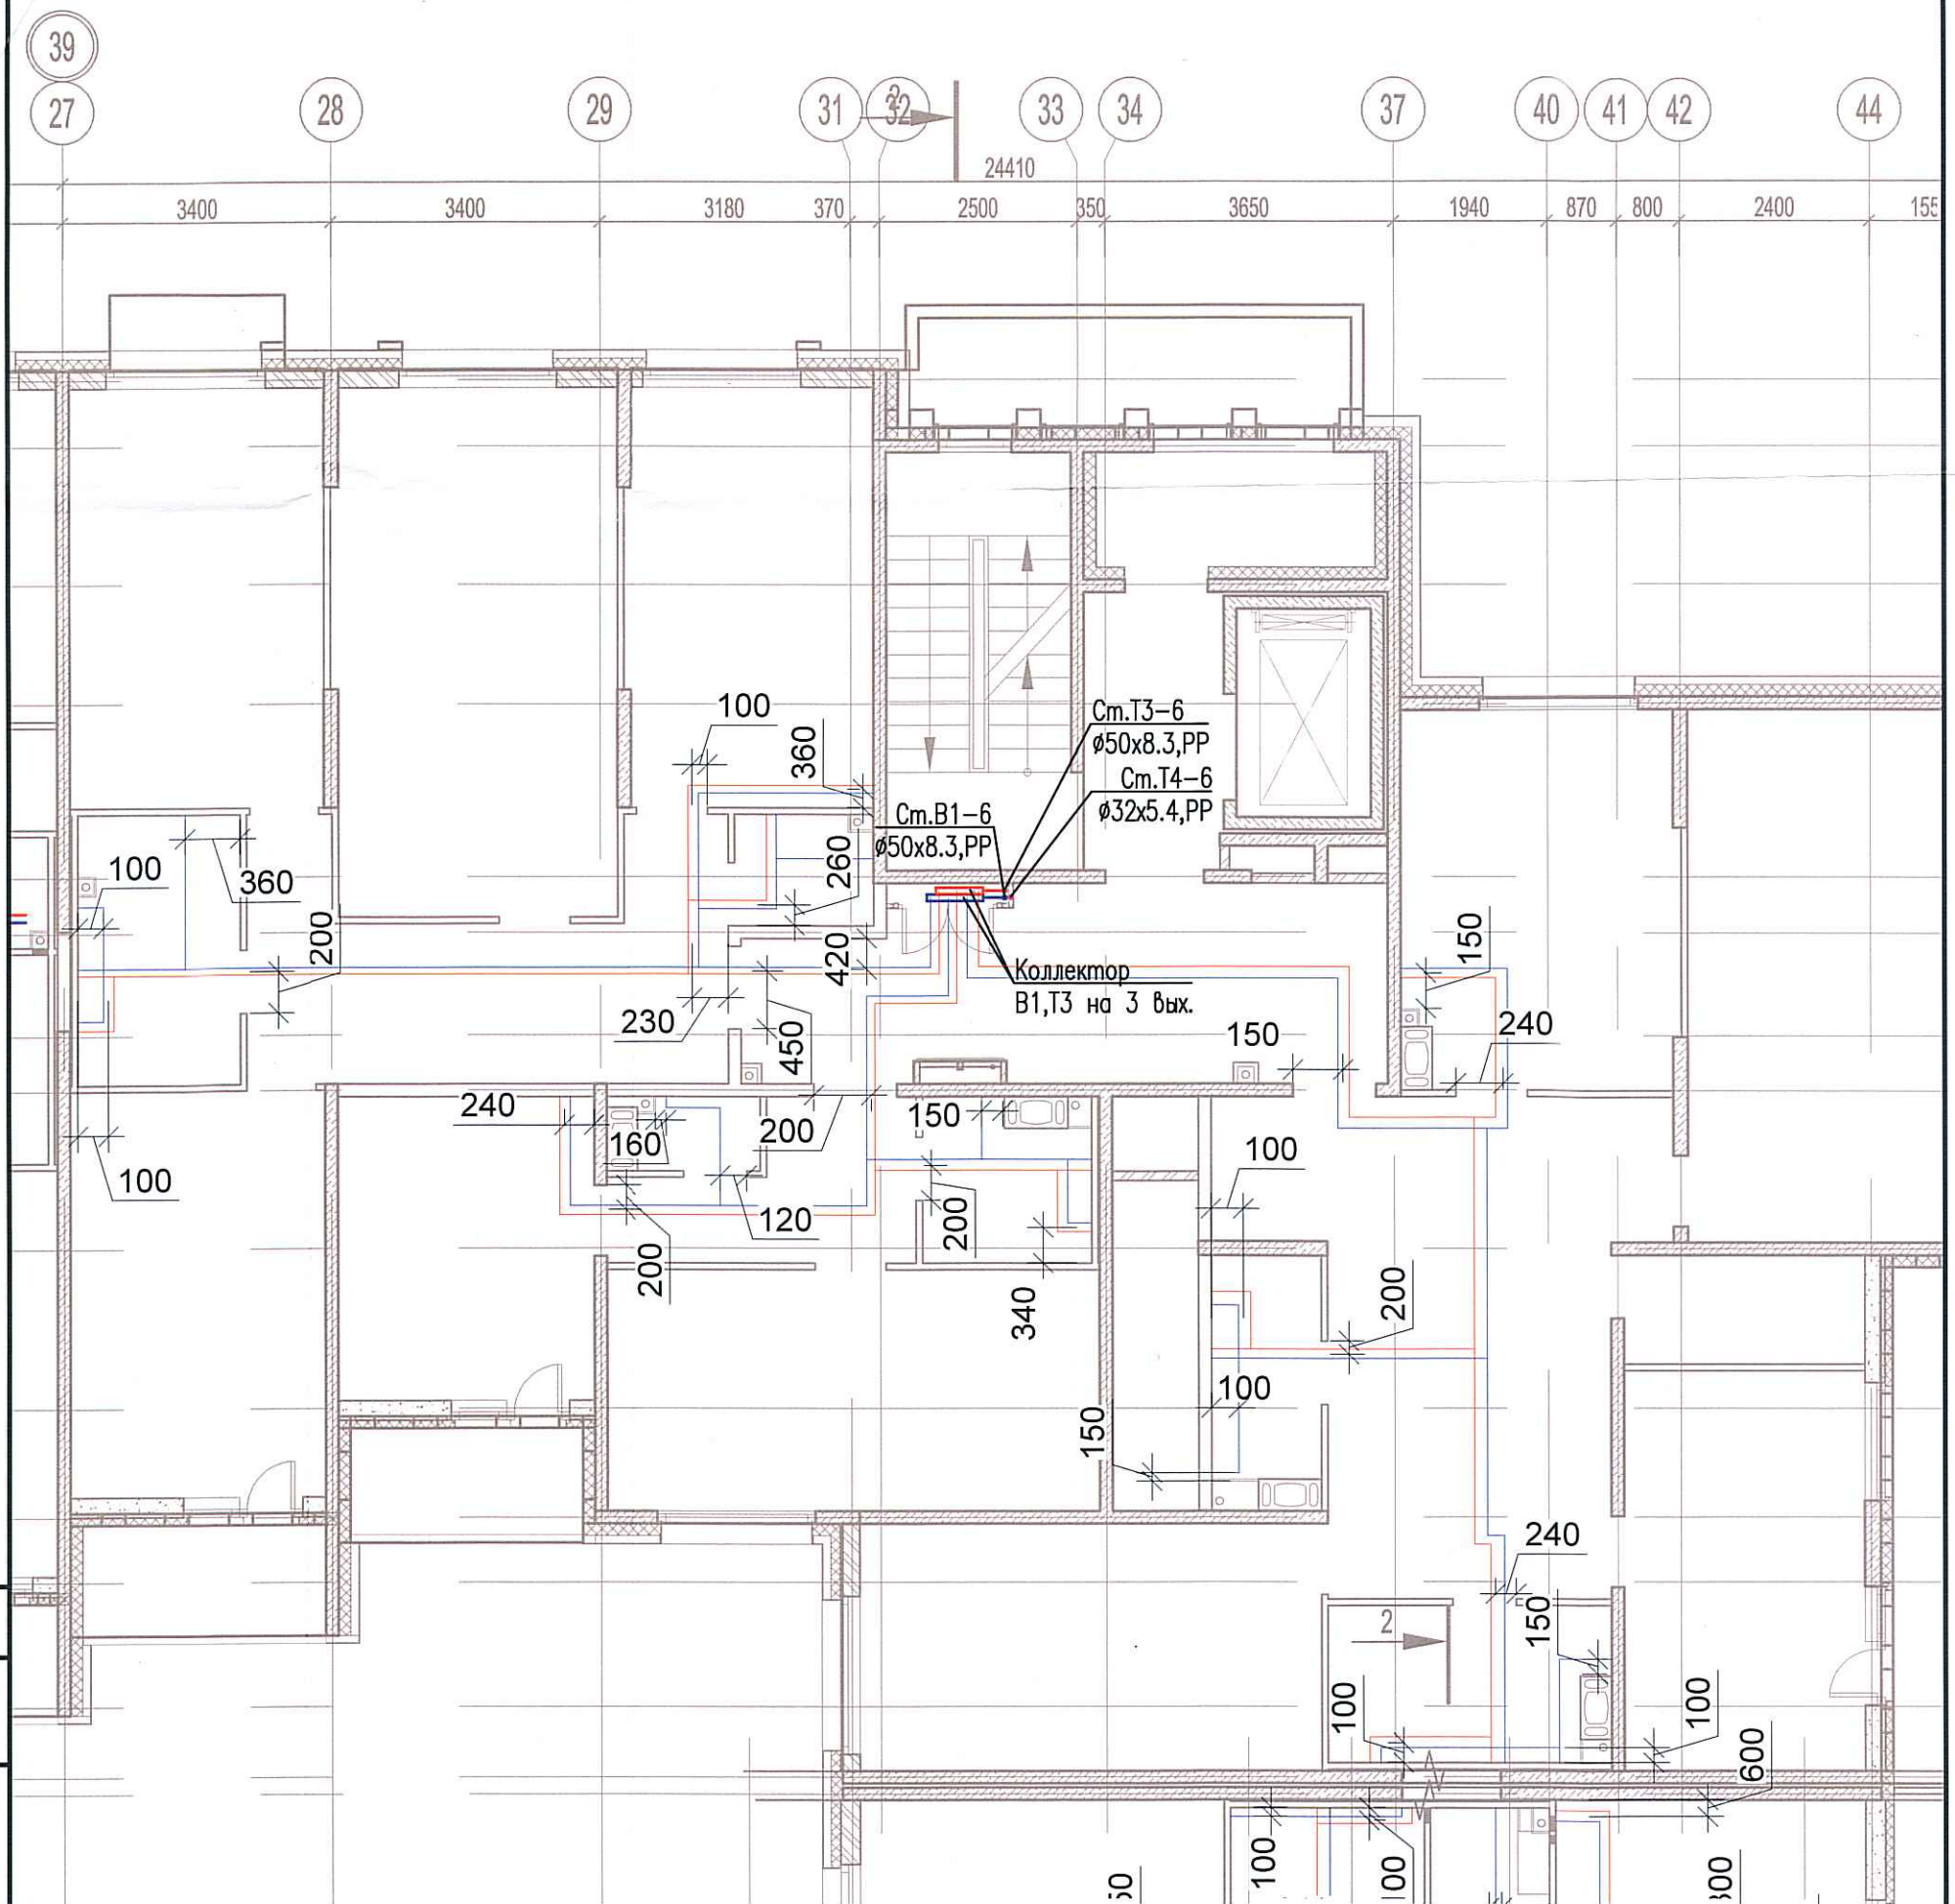

Согласовано

Взам. инв. №
Подпись и дата
Инв. № подл.

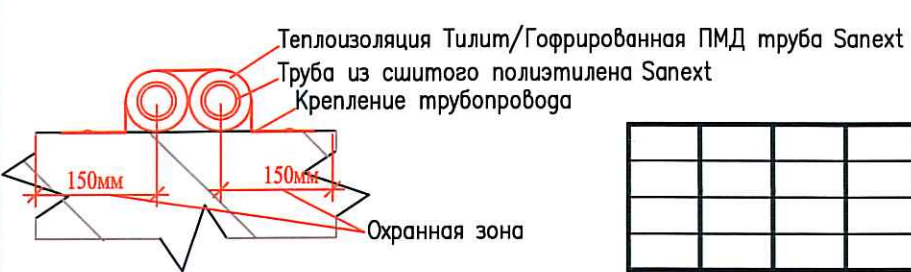

03-2017-БС66-5-ВК					
Многоэтажная жилая застройка (жилой комплекс со встроенными помещениями, подземными автостоянками) по адресу: г. Санкт-Петербург, Большой Сампсониевский проспект (кад. номер участка 78:36:0005016:1309)					
Изм.	Кол. уч.	Лист	№ док.	Подп.	Дата
Разраб.	Бабаяев Р.И.				
Корпус 5				Стадия	Лист
				ИД	647
Исполнительная схема №63. Водоснабжение. План 6 этажа. Секция 6.				000 "ПСК"	