



Исполнительная схема №66. Водоснабжение.
План 9 этажа.
Секция 6.

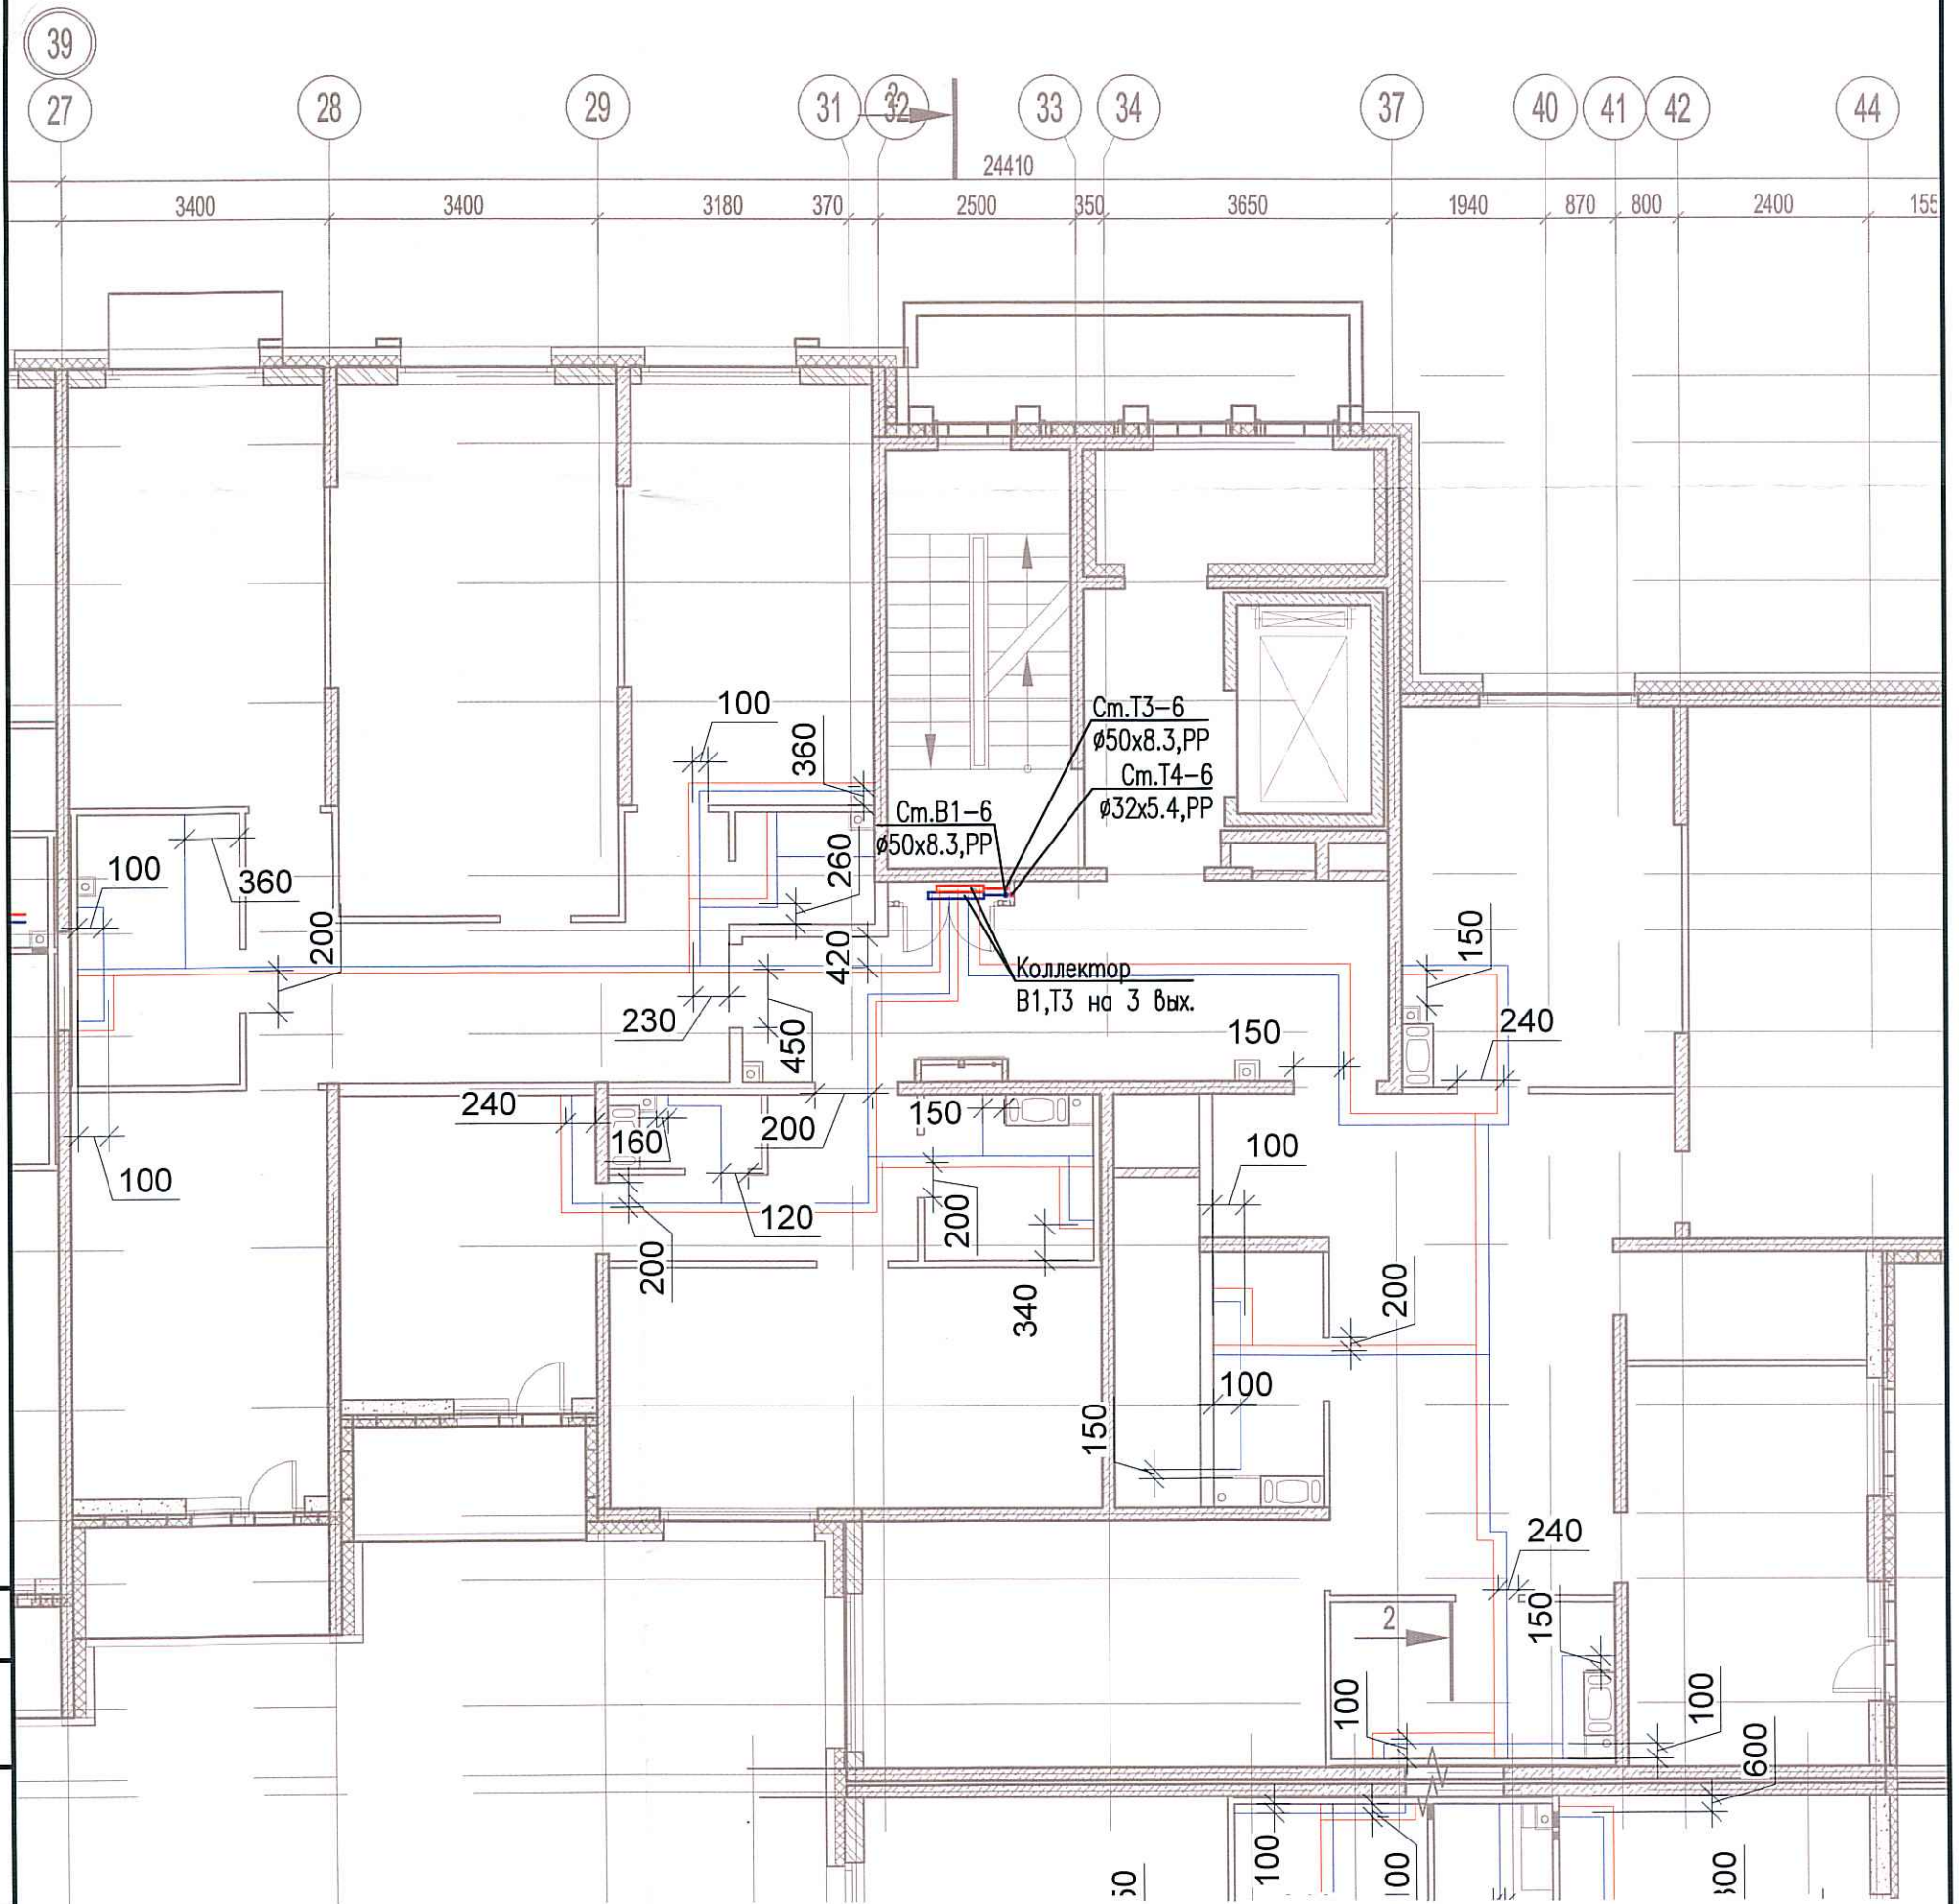

Согласовано

Взам. инв. №
Подпись и дата
Инв. № подл.

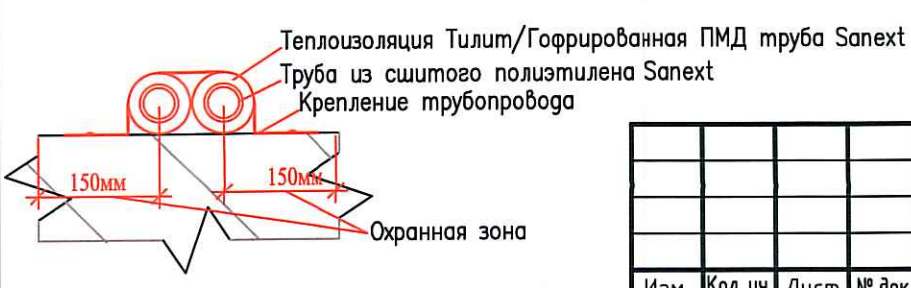

Изм.	Кол. уч.	Лист	№ док.	Подп.	Дата
Разраб.			Бабаев Р.И.		

03-2017-БС66-5-ВК		
Многоэтажная жилая застройка (жилой комплекс со встроенными помещениями, подземными автостоянками) по адресу: г. Санкт-Петербург, Большой Сампсониевский проспект (кад. номер участка 78:36:0005016:1309)		
Корпус 5	Стадия	Лист
	ИД	650
Исполнительная схема №66. Водоснабжение. План 9 этажа. Секция 6.		000 "ПСК"

Формат А3