
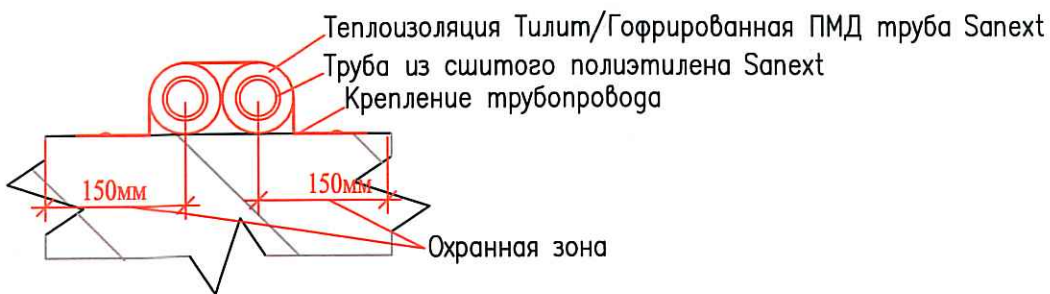


Исполнительная схема №73. Водоснабжение.  
План 7 этажа.  
Секция 7.

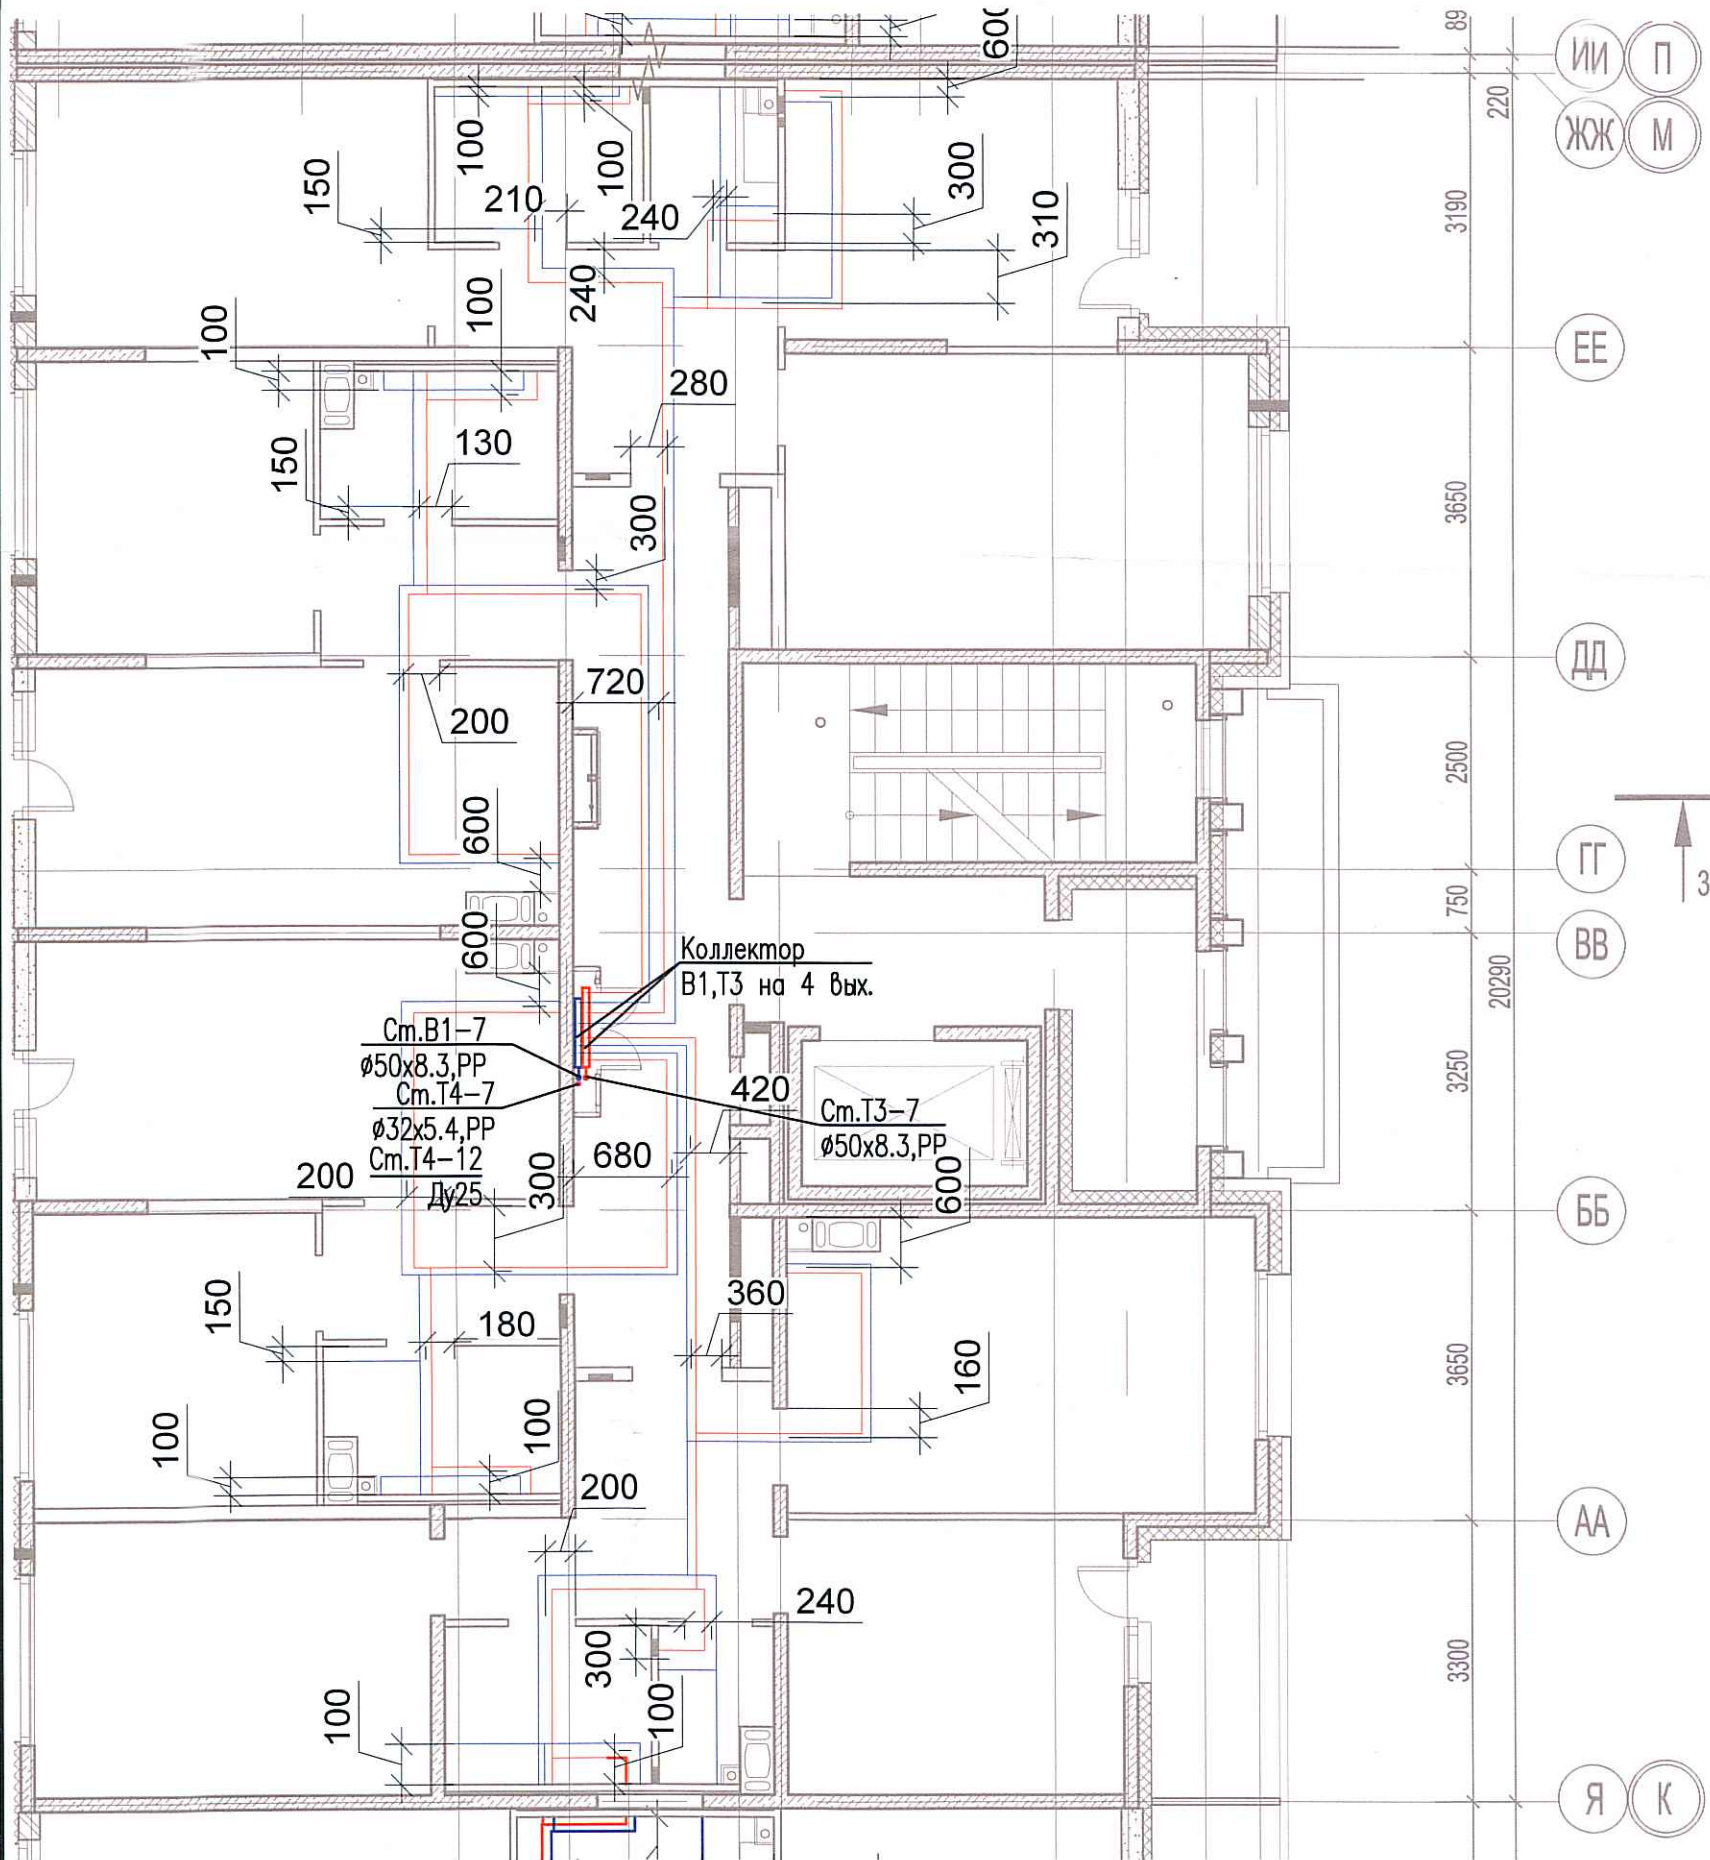

|                |  |
|----------------|--|
| Согласовано    |  |
| Инд. № подл.   |  |
| Подпись и дата |  |
| Взам. инв. №   |  |

|         |             |      |        |       |      |   |        |           |        |  |
|---------|-------------|------|--------|-------|------|---|--------|-----------|--------|--|
|         |             |      |        |       |      | 03-2017-БС66-5-ВК   |        |           |        |  |
|         |             |      |        |       |      | Многоэтажная жилая застройка (жилой комплекс со встроенными помещениями, подземными автостоянками) по адресу: г. Санкт-Петербург, Большой Сампсониевский проспект (кад. номер участка 78:36:0005016:1309) |        |           |        |  |
| Изм.    | Кол. уч.    | Лист | № док. | Подп. | Дата | Корпус 5  | Стадия | Лист      | Листов |  |
| Разраб. | Бабаев Р.И. |      |        |       |      |   | ИД     | 657       |        |  |
|         |             |      |        |       |      | Исполнительная схема №73. Водоснабжение.<br>План 7 этажа.<br>Секция 7.  |        | 000 "ПСК" |        |  |