
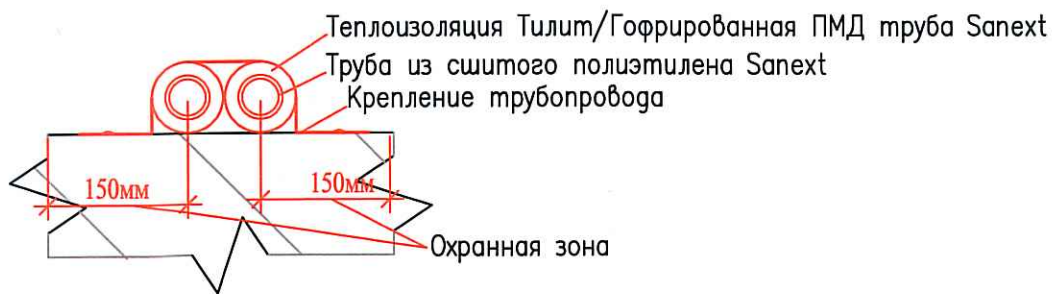


Исполнительная схема №74. Водоснабжение.

План 8 этажа.

Секция 7.

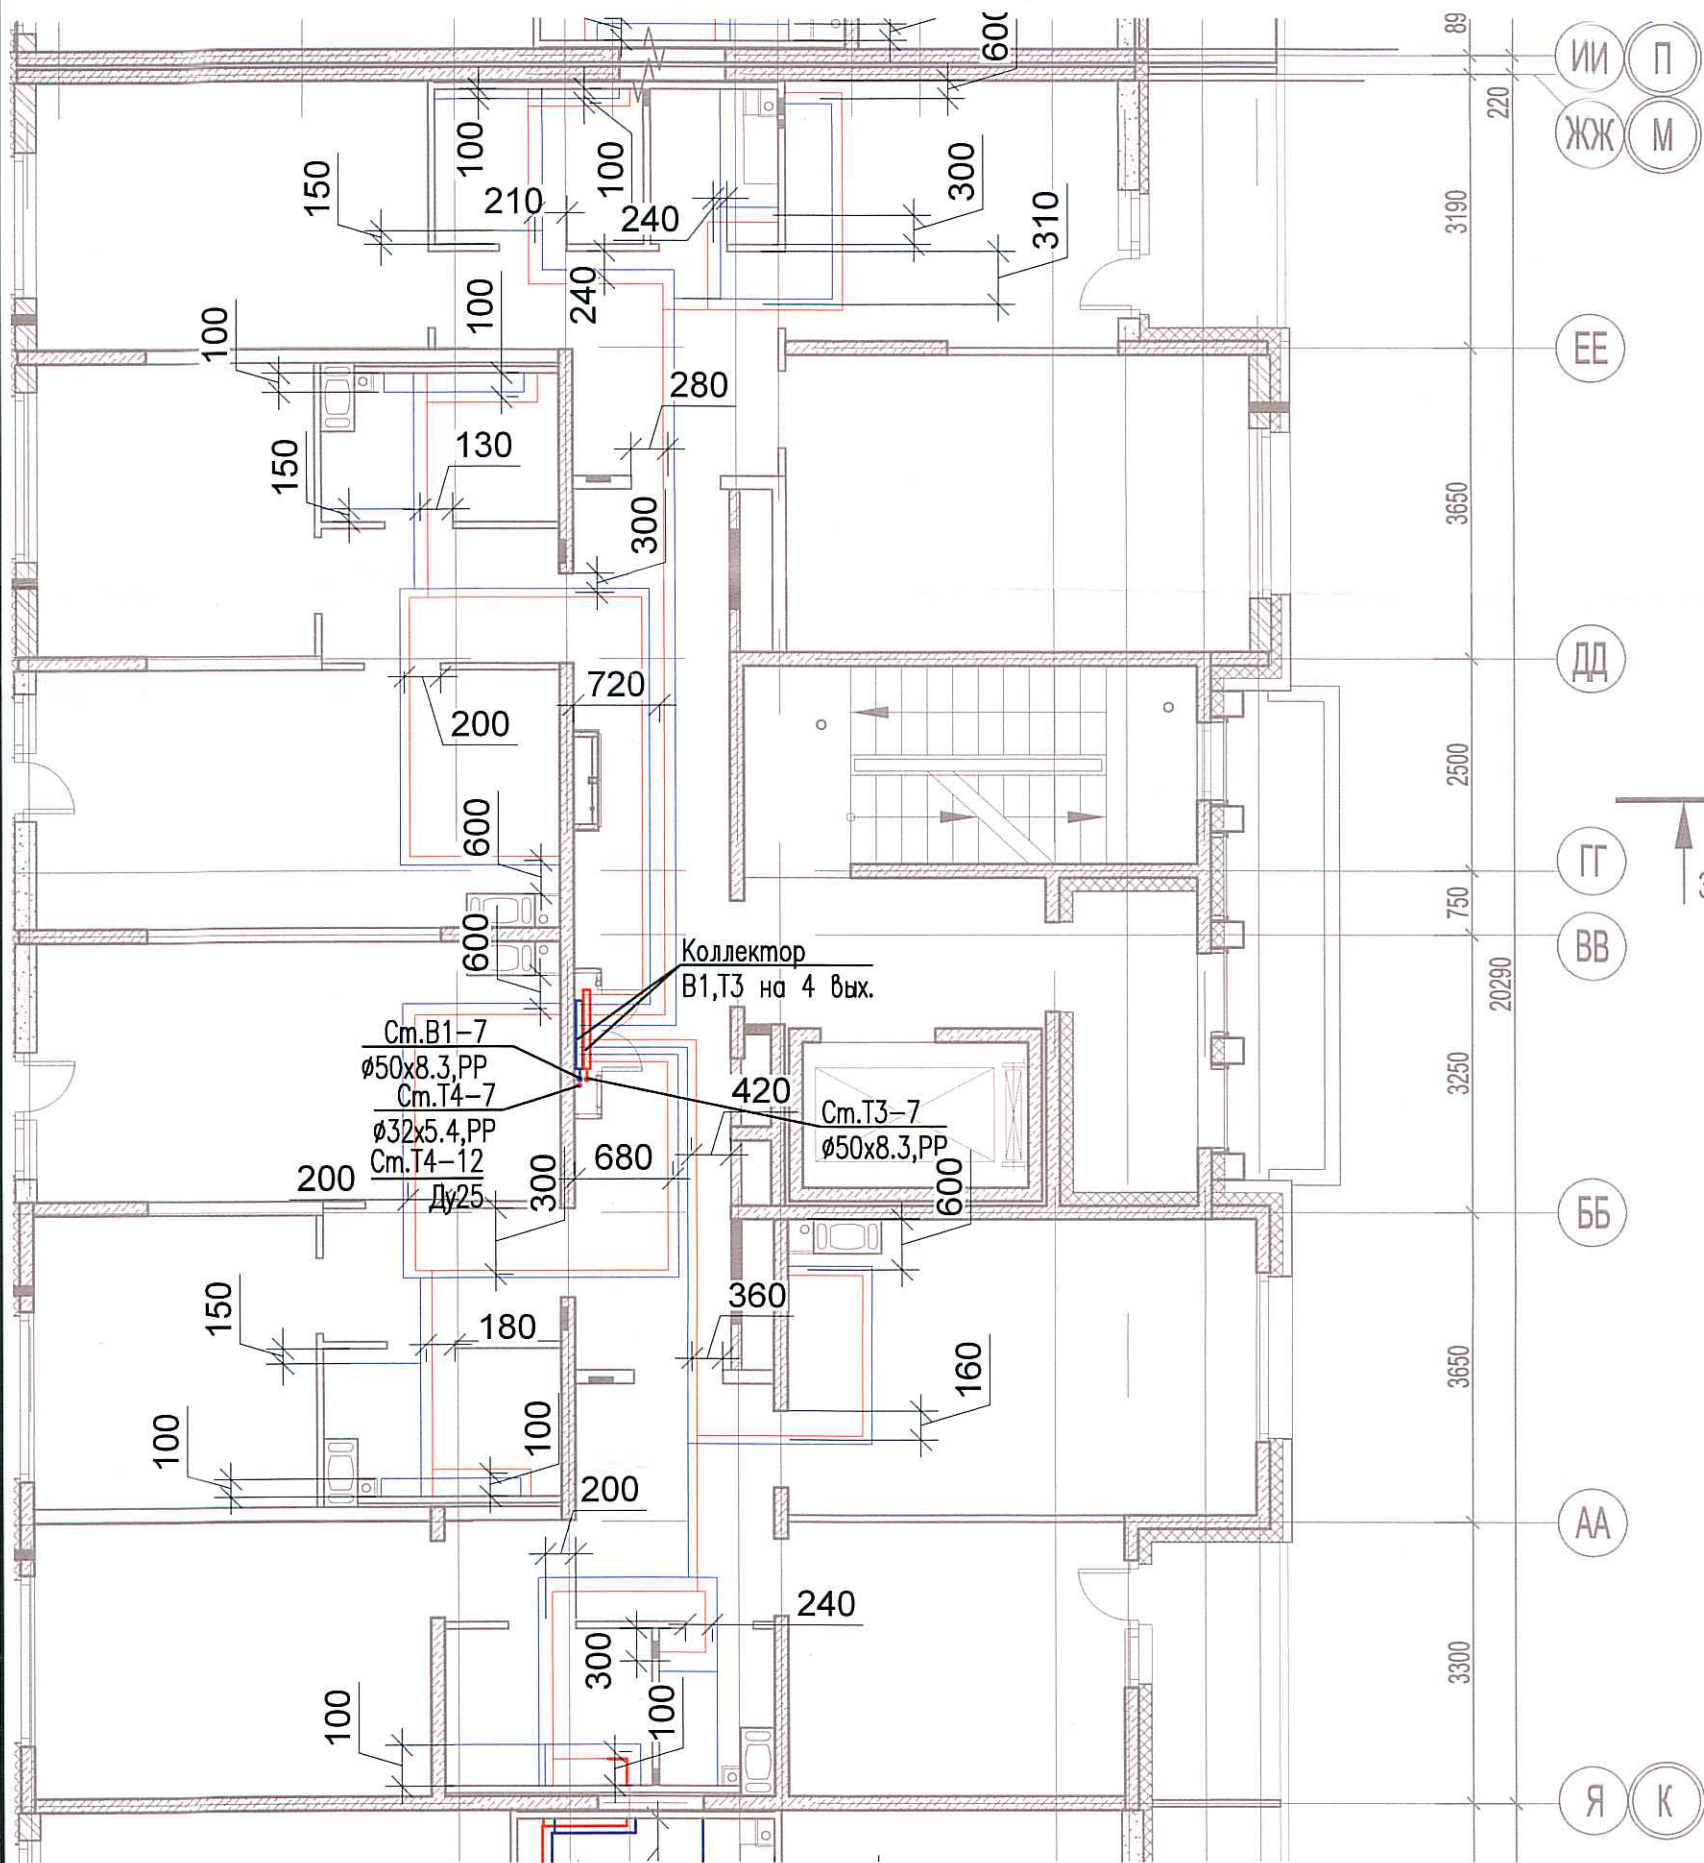

Согласовано	
Взам. инв. №	
Подпись и дата	
Инв. № подл.	

03-2017-БС66-5-ВК					
Многоэтажная жилая застройка (жилой комплекс со встроенными помещениями, подземными автостоянками) по адресу: г. Санкт-Петербург, Большой Сампсониевский проспект (кад. номер участка 78:36:0005016:1309)					
Изм.	Кол. уч.	Лист	№ док.	Подп.	Дата
Разраб.	Бабаев Р.И.				
Корпус 5				Стадия	Лист
				ИД	658
Исполнительная схема №74. Водоснабжение. План 8 этажа. Секция 7.				ООО "ПСК"	

