
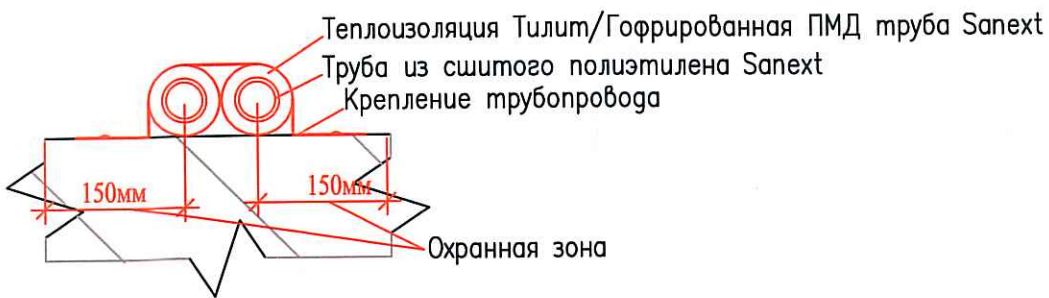


Исполнительная схема №75. Водоснабжение.

План 9 этажа.

Секция 7.

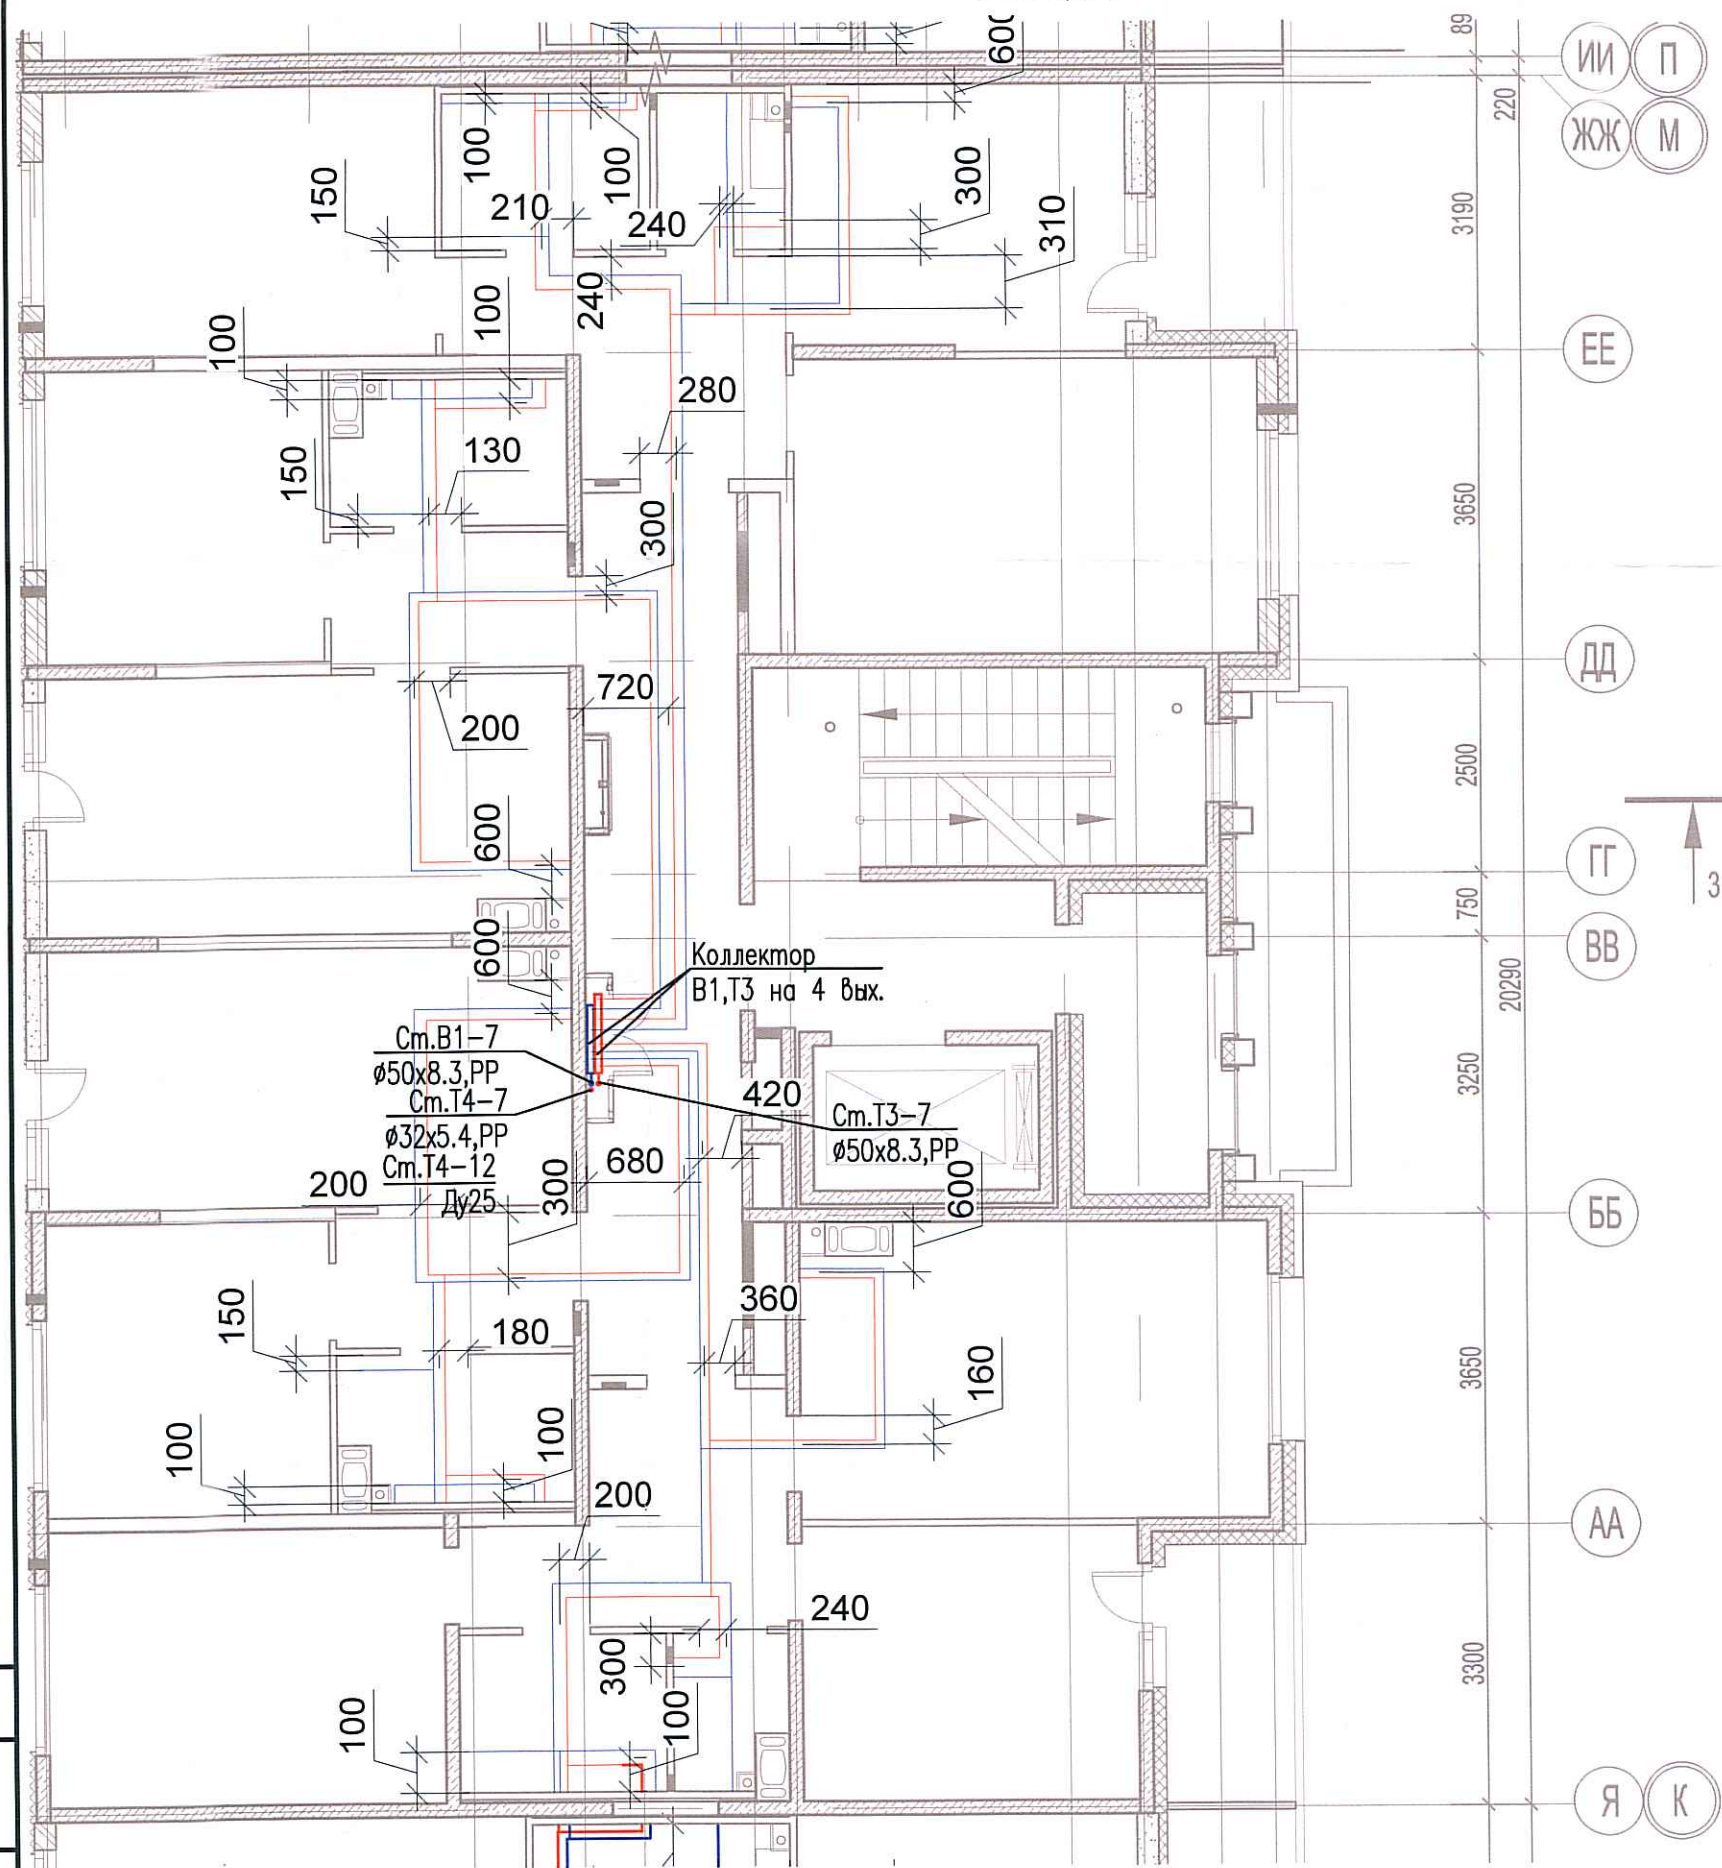

Согласовано

Взам. инв. №

Подпись и дата

Инв. № подл.

Изм.	Кол. уч.	Лист	№ док.	Проб.	Дата
Разраб.		Бабаев Р.И.			

03-2017-БС66-5-ВК

Многоэтажная жилая застройка (жилой комплекс со встроенными помещениями, подземными автостоянками) по адресу: г. Санкт-Петербург, Большой Сампсониевский проспект (кад. номер участка 78:36:0005016:1309)

Корпус 5

Стадия Лист Листов

ИД

659

Исполнительная схема №75. Водоснабжение.
План 9 этажа.
Секция 7.

ООО "ПСК"

Формат А3

