


Исполнительная схема №76. Водоснабжение.

План 1 этажа.

Секция 8.

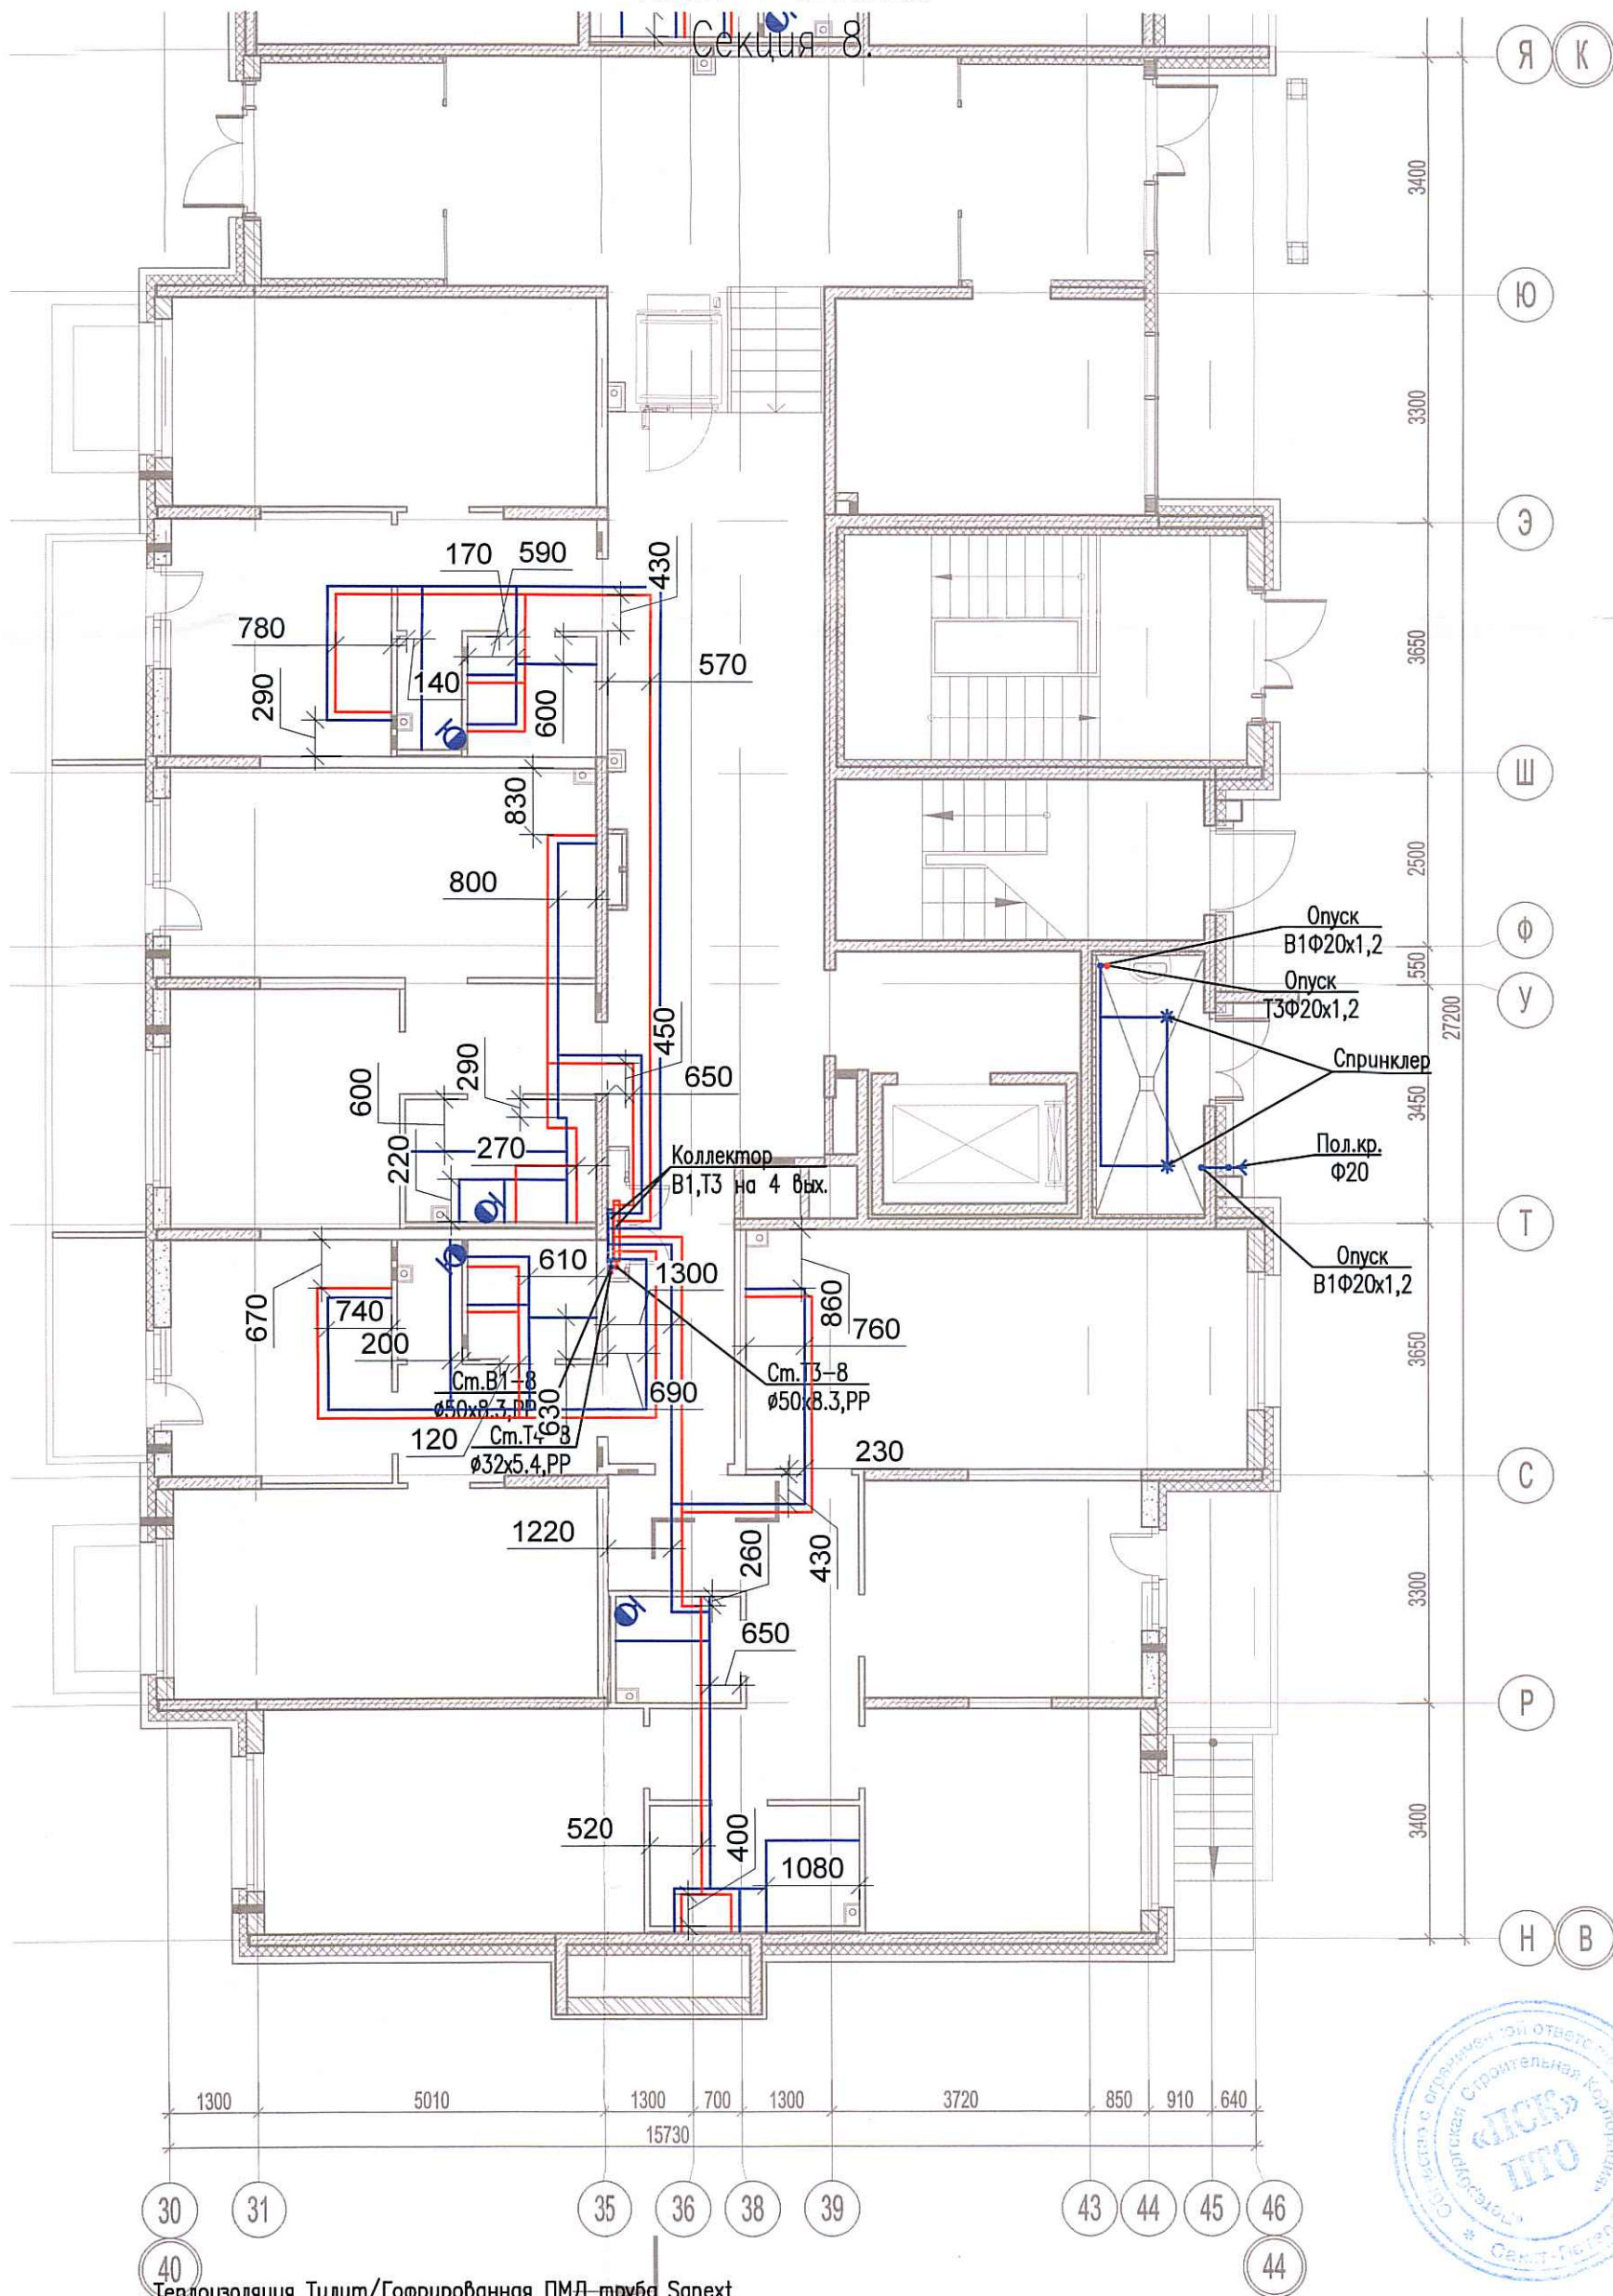

Согласовано

Инв. № подл. Подпись и дата. Взам. инв. №



Изм.	Кол. уч.	Лист	№ док.	Подп.	Дата
Разраб.					
	Бабаев Р.И.				

03-2017-БС66-5-ВК		
Многоэтажная жилая застройка (жилой комплекс со встроенными помещениями, подземными автостоянками) по адресу: г. Санкт-Петербург, Большой Сампсониевский проспект (кад. номер участка 78:36:0005016:1309)		
Корпус 5	Стадия	Лист
	ИД	600
Исполнительная схема №76. Водоснабжение. План 1 этажа. Секция 8.		ООО "ПСК"

