
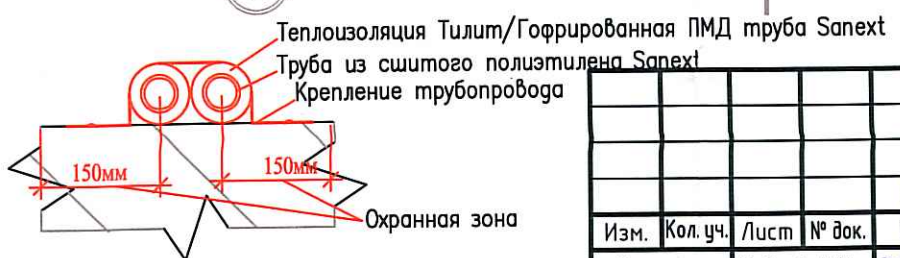


Исполнительная схема №78. Водоснабжение.

План 3 этажа.

Секция 8.

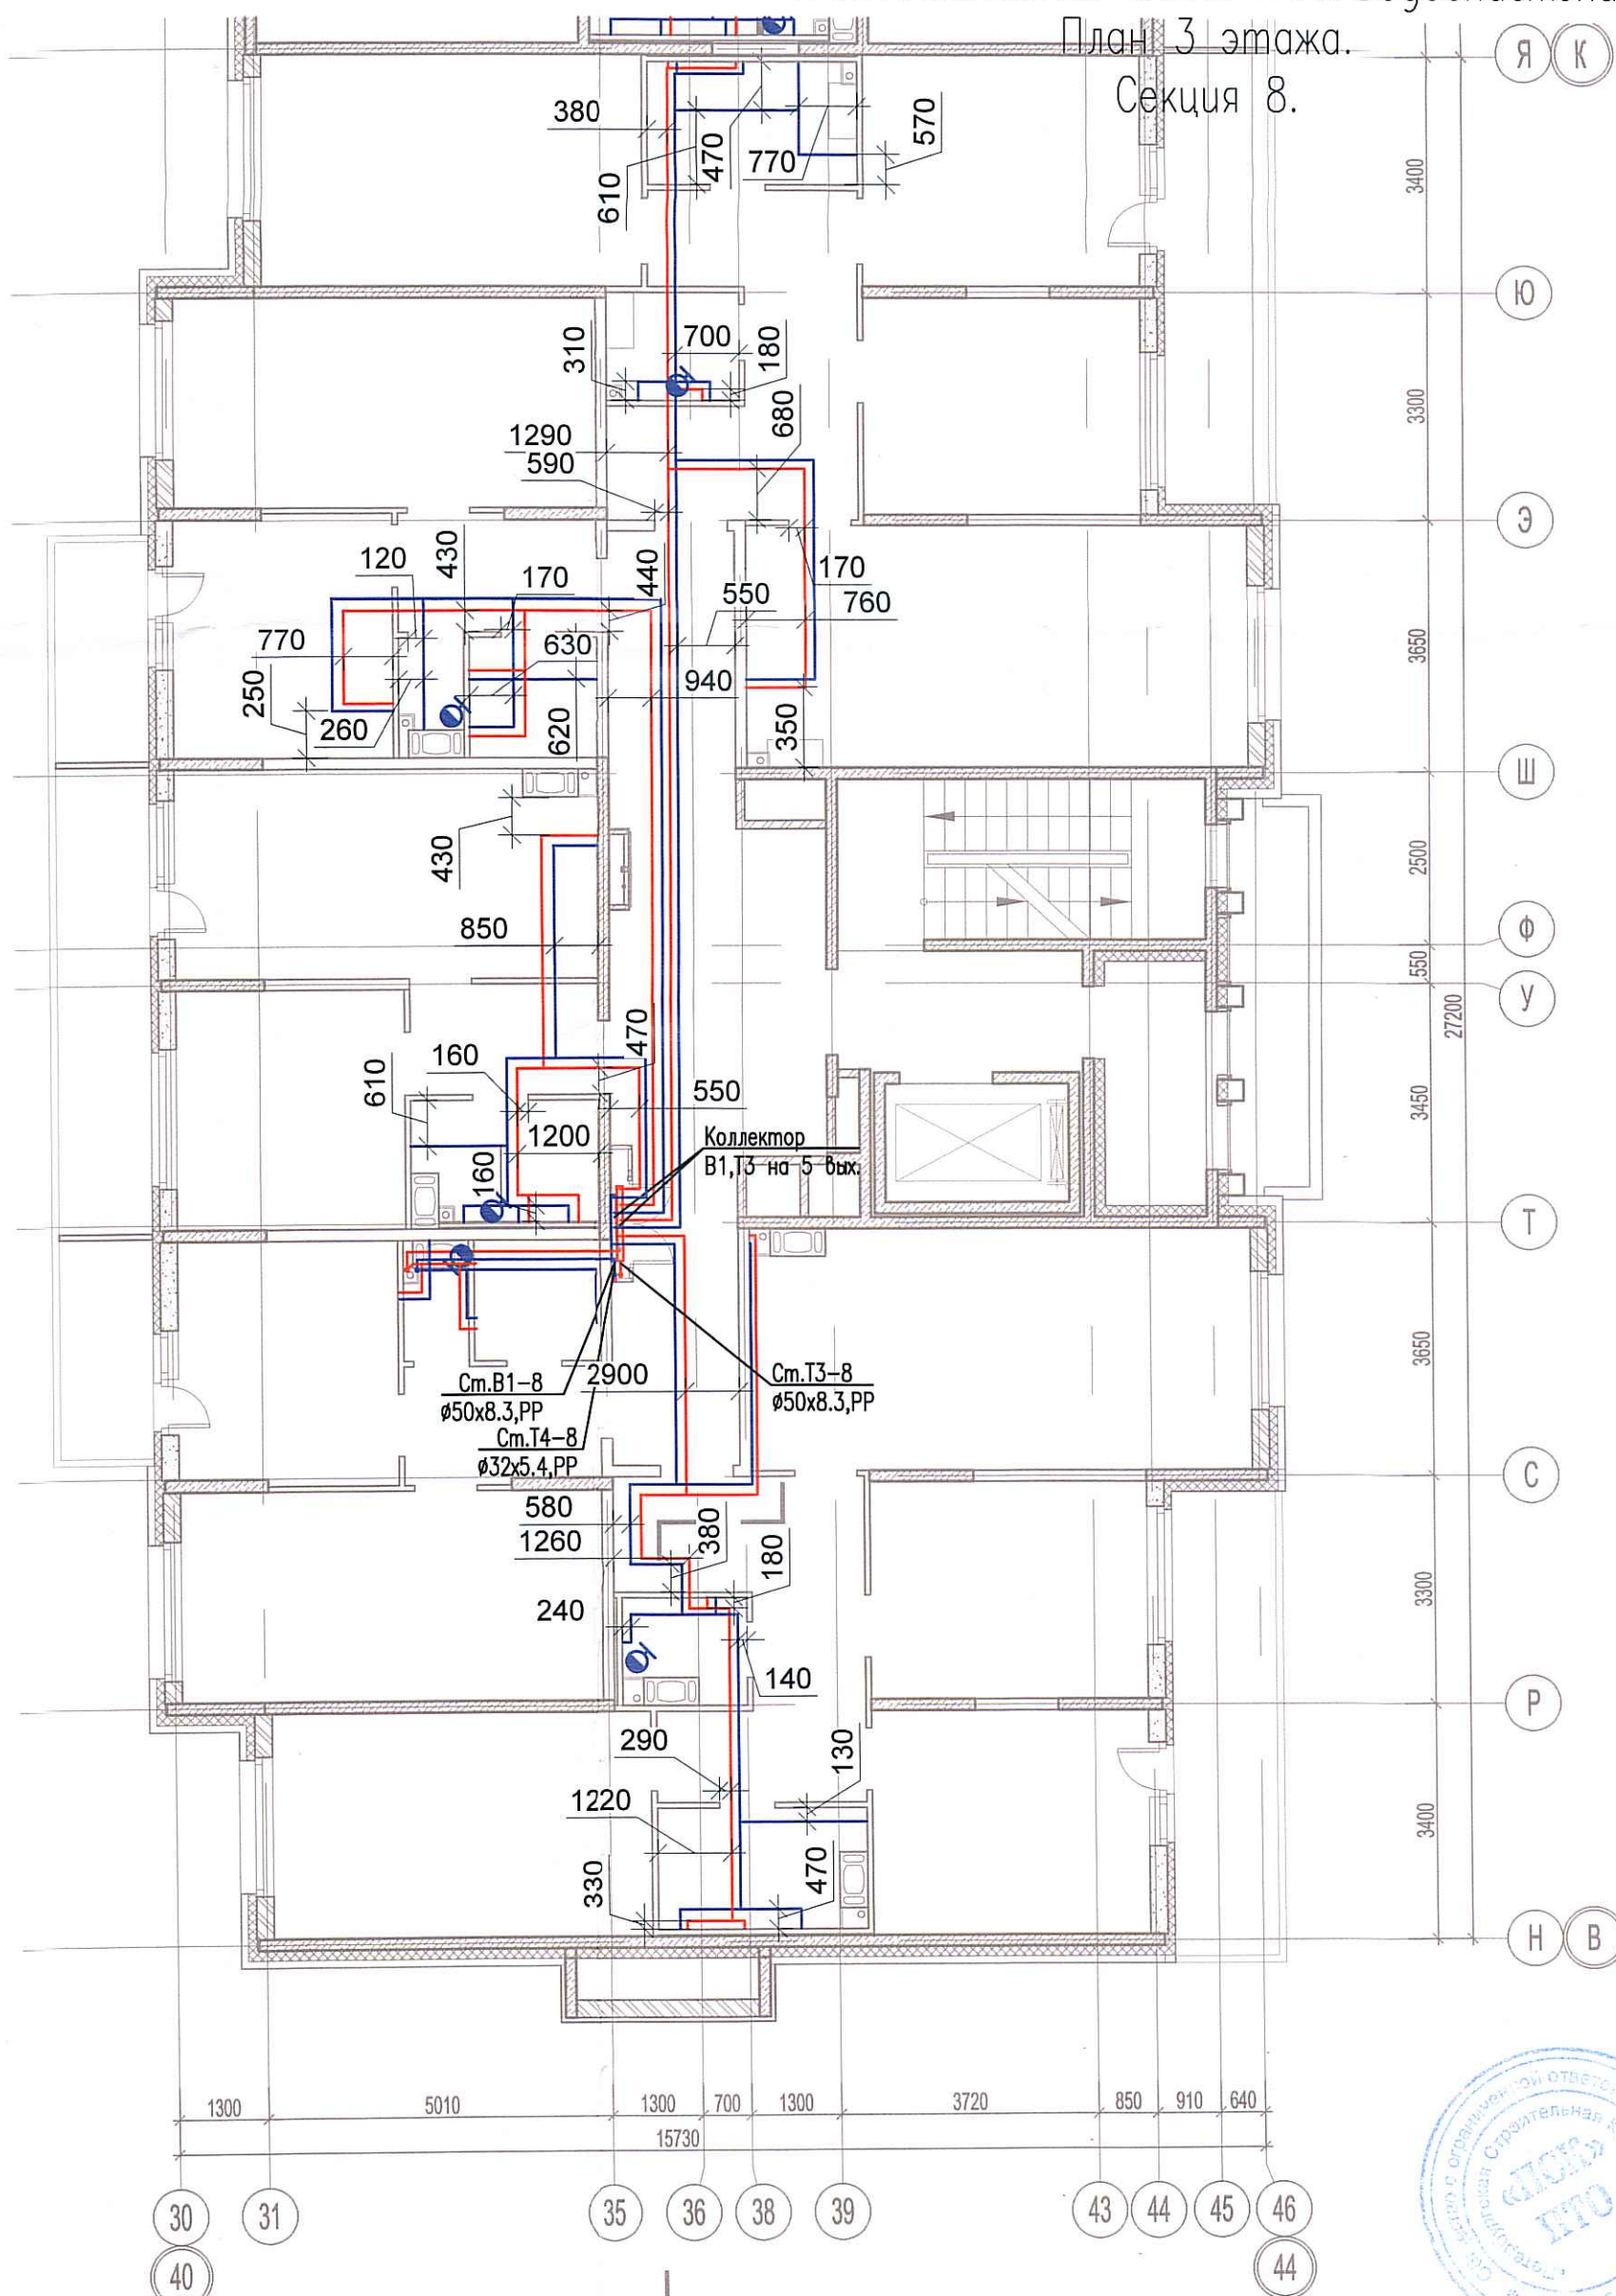

Согласовано	Взам. инв. №
	Подпись и дата
Инв. № подл.	

03-2017-БС66-5-ВК					
Многоэтажная жилая застройка (жилой комплекс со встроенными помещениями, подземными автостоянками) по адресу: г. Санкт-Петербург, Большой Сампсониевский проспект (кад. номер участка 78:36:0005016:1309)					
Изм.	Кол. уч.	Лист	№ док.	Подп.	Дата
			Бабаев Р.И.		
Корпус 5				Стадия	Лист
Исполнительная схема №78. Водоснабжение. План 3 этажа. Секция 8.				ИД	Листов
				000 "ПСК"	