
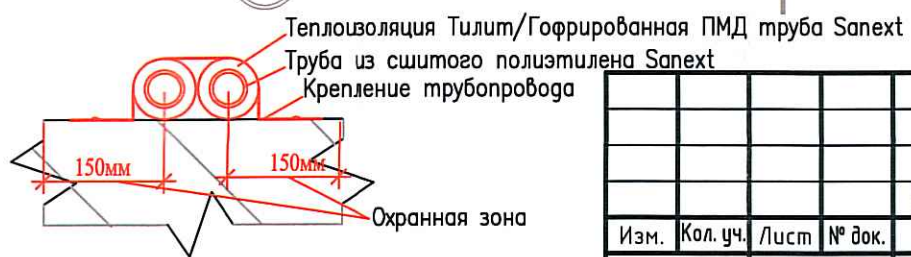


Исполнительная схема №84. Водоснабжение.

План 9 этажа.

Секция 8.

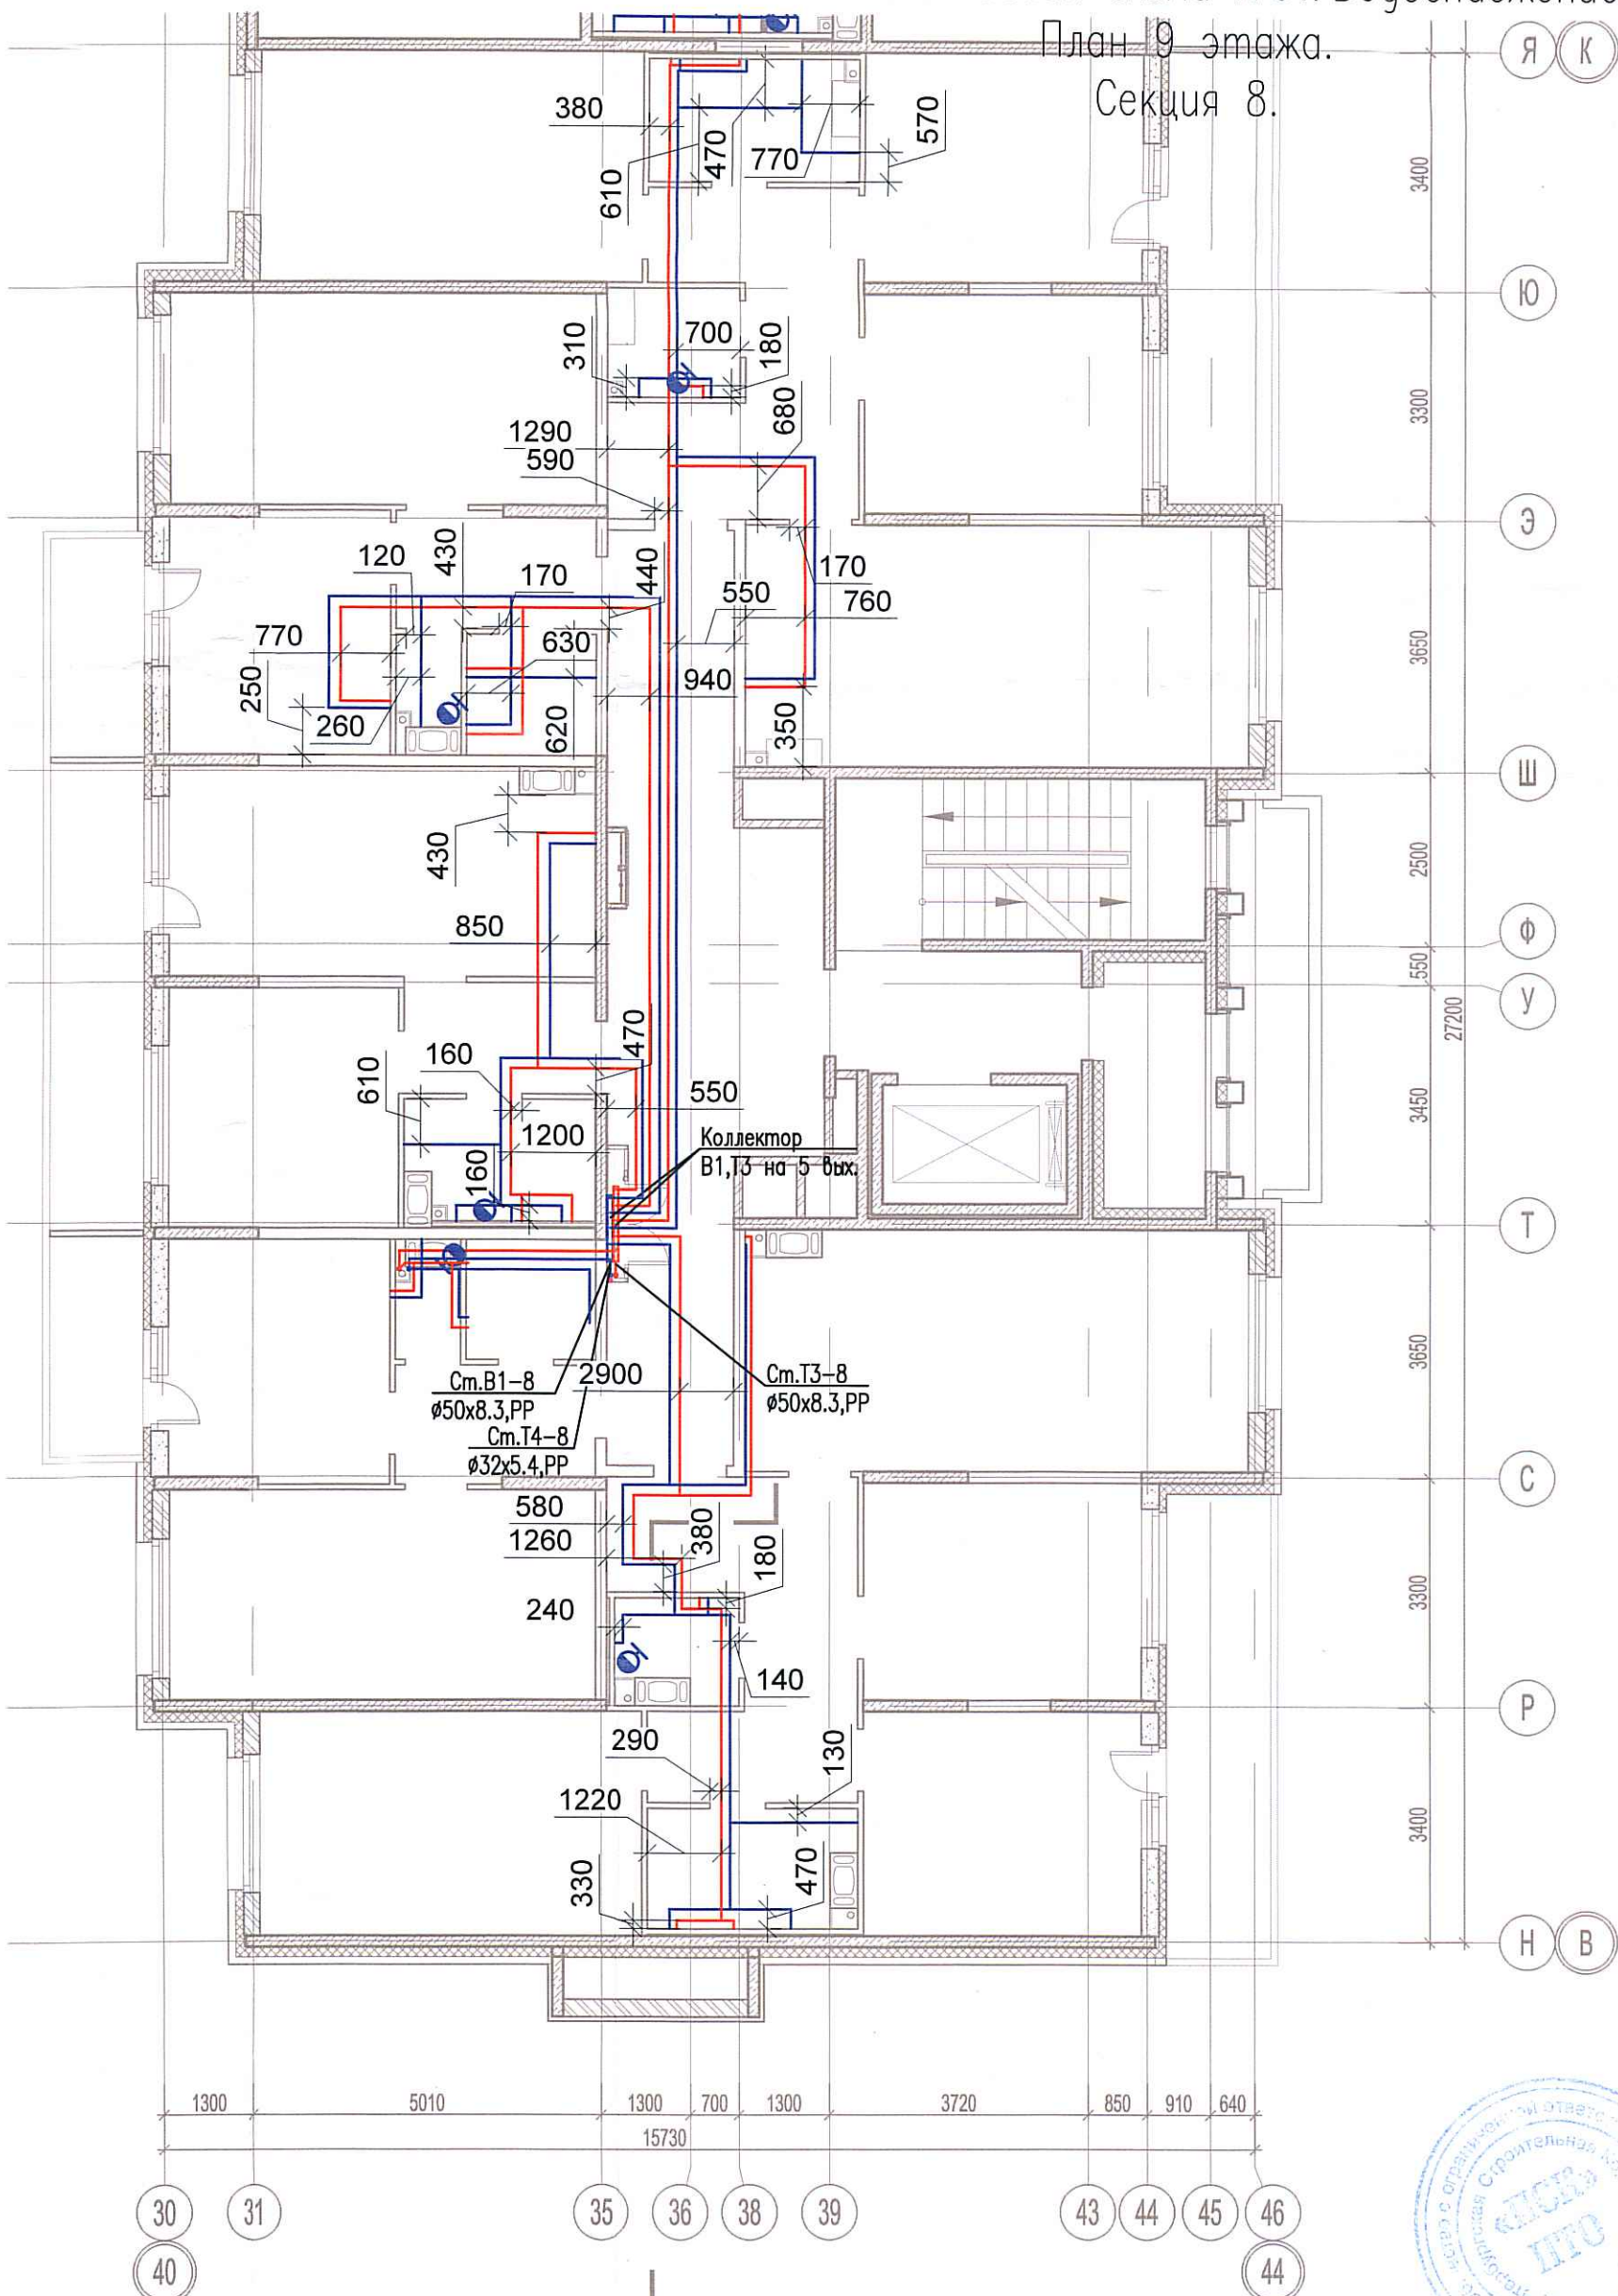

Согласовано	
Взам. инв. №	
Подпись и дата	
Инв. № подл.	

Изм.	Кол. уч.	Лист	№ док.	Подп.	Дата
Разраб.					
	Бабаяев Р.И.				

03-2017-БС66-5-ВК		
Многоэтажная жилая застройка (жилой комплекс со встроенными помещениями, подземными автостоянками) по адресу: г. Санкт-Петербург, Большой Сампсониевский проспект (кад. номер участка 78:36:0005016:1309)		
Корпус 5	Стадия	Лист
	ИД	668
Исполнительная схема №84. Водоснабжение. План 9 этажа. Секция 8.		000 "ПСК"