
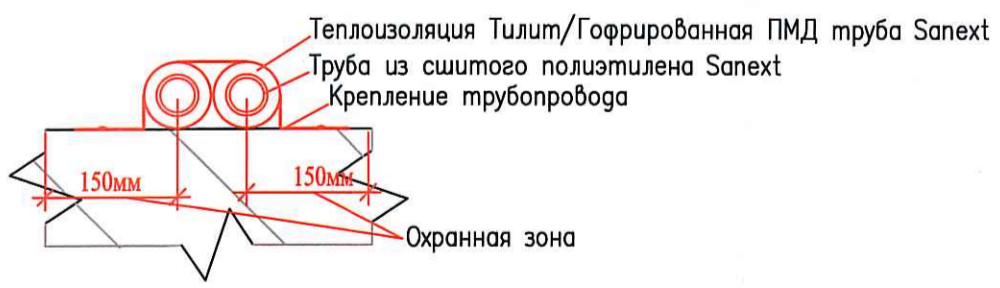


Исполнительная схема
 №13. Водоснабжение.
 План 3 этажа.
 Секция 1.

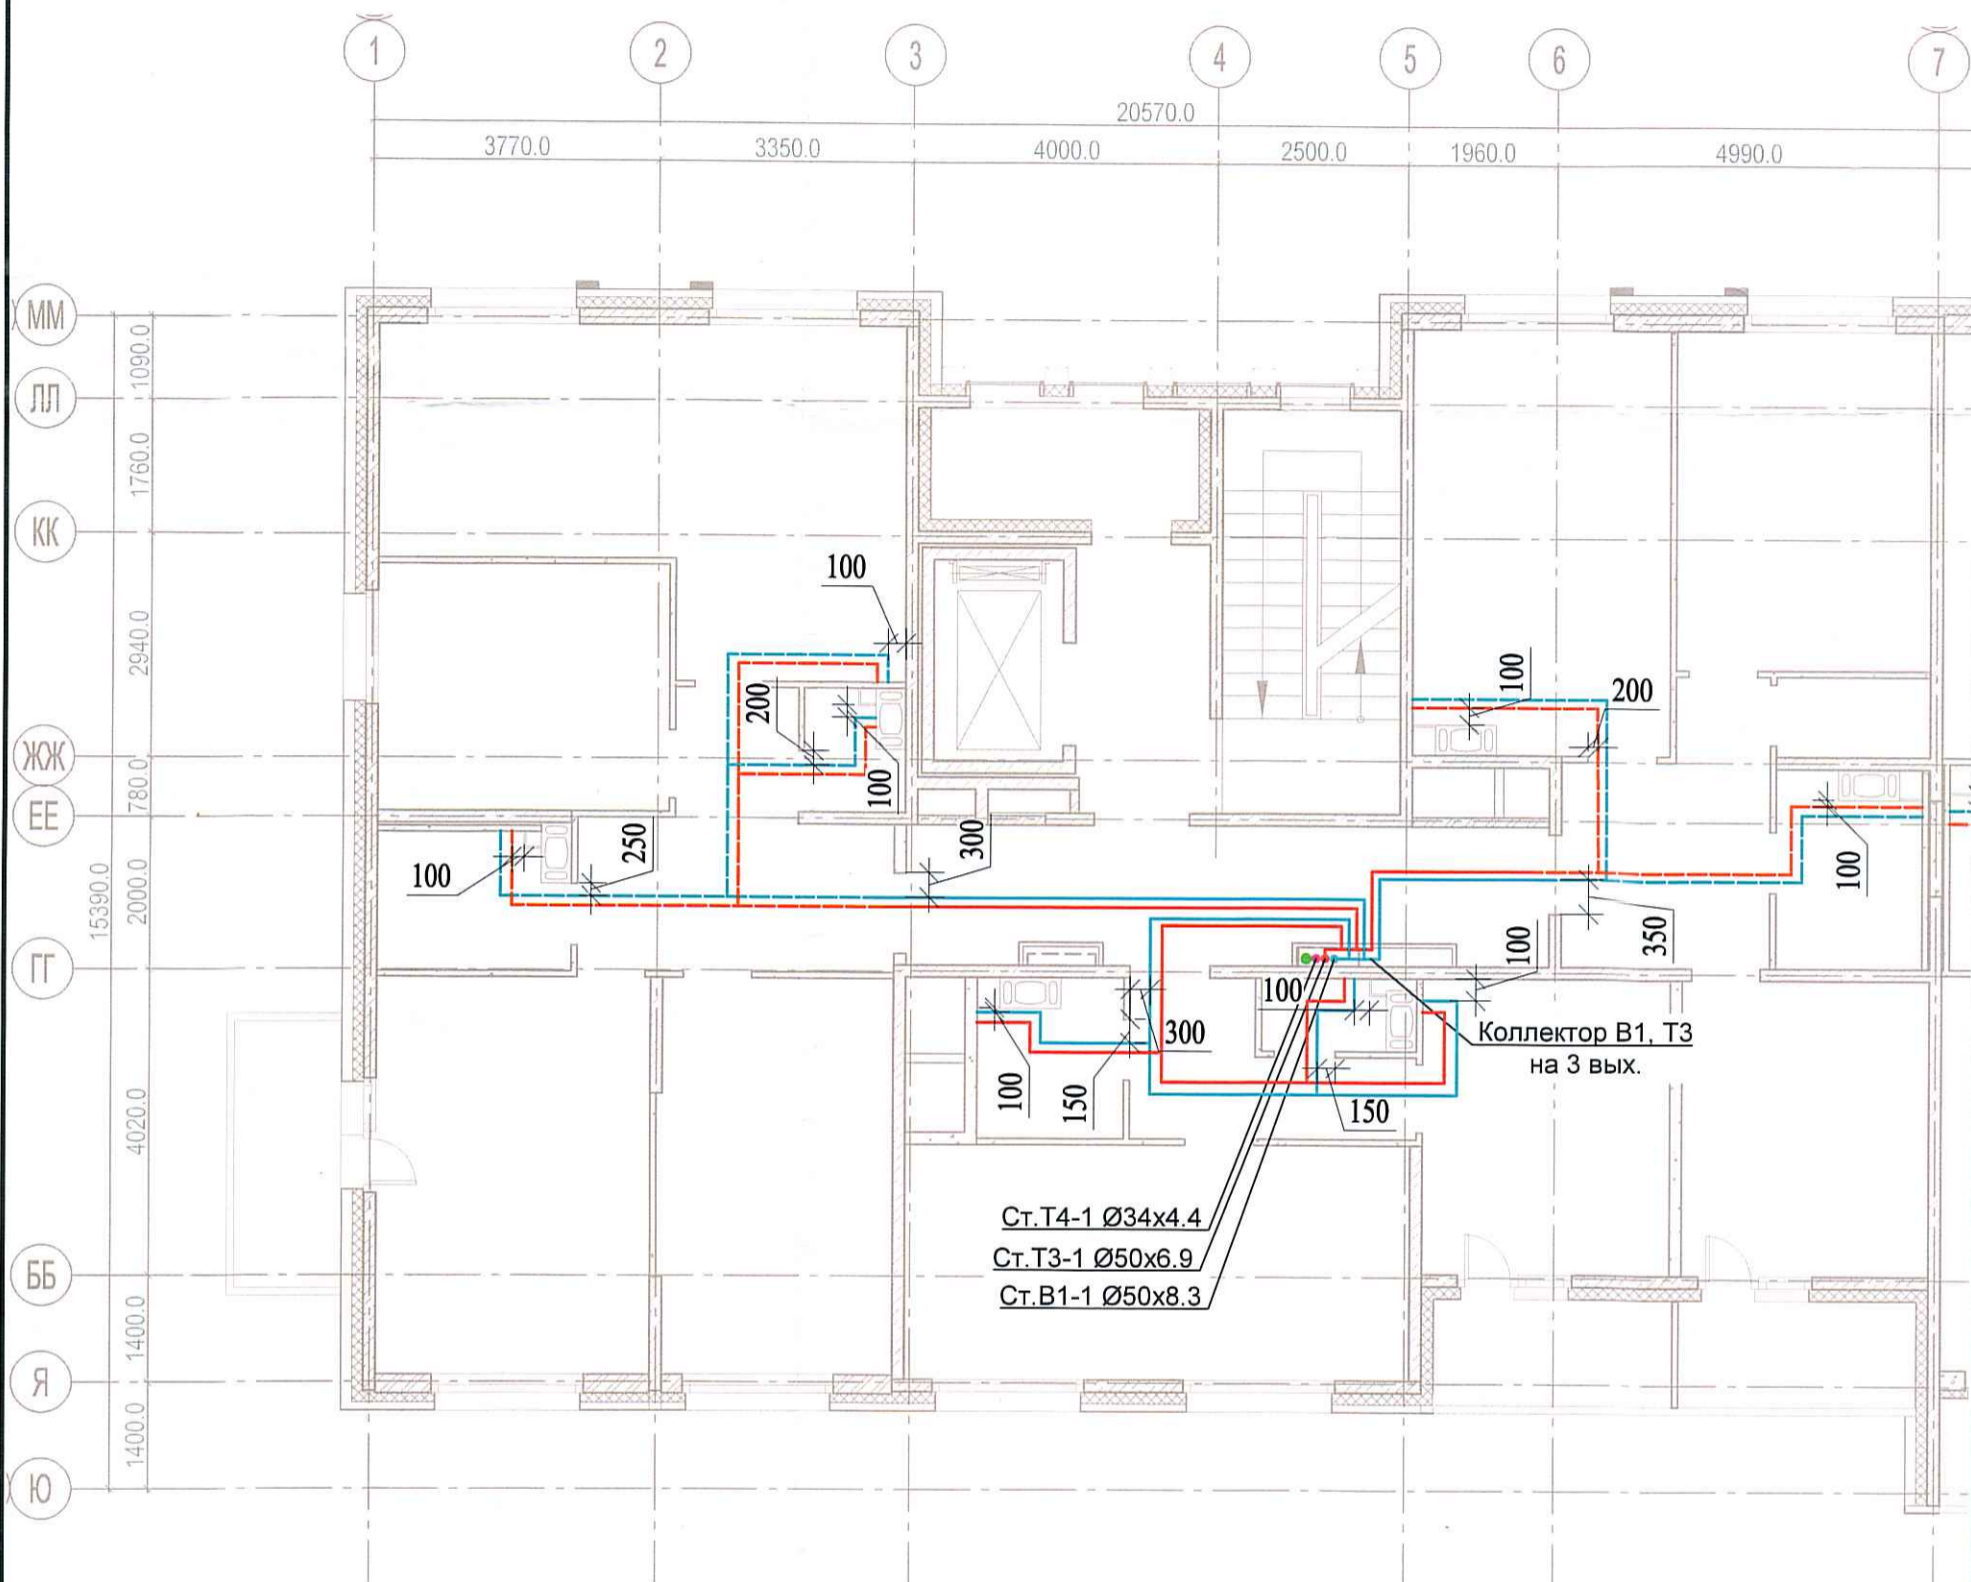

Согласовано	
Взам. инв. №	
Подпись и дата	
Инв. № подл.	

03-2017-БС66-6-ВК					
Многоэтажная жилая застройка (жилой комплекс со встроенными помещениями, подземными автостоянками) по адресу: г. Санкт-Петербург, Большой Сампсониевский проспект (кад. номер участка 78:36:0005016:1309)					
Изм.	Кол. уч.	Лист	№ док.	Подп.	Дата
Разраб.			Бабаев Р.И.		
Корпус 6				Стадия	Лист
Исполнительная схема №13. Водоснабжение. План 3 этажа. Секция 1.				ИД	403
				ООО "ПСК"	