
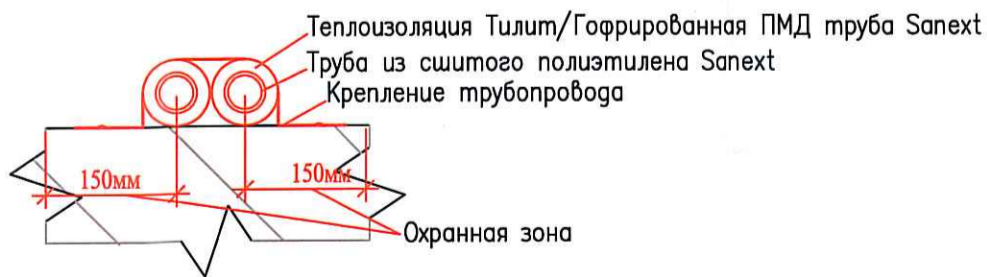


Исполнительная схема  
 №14. Водоснабжение.  
 План 4 этажа.  
 Секция 1.

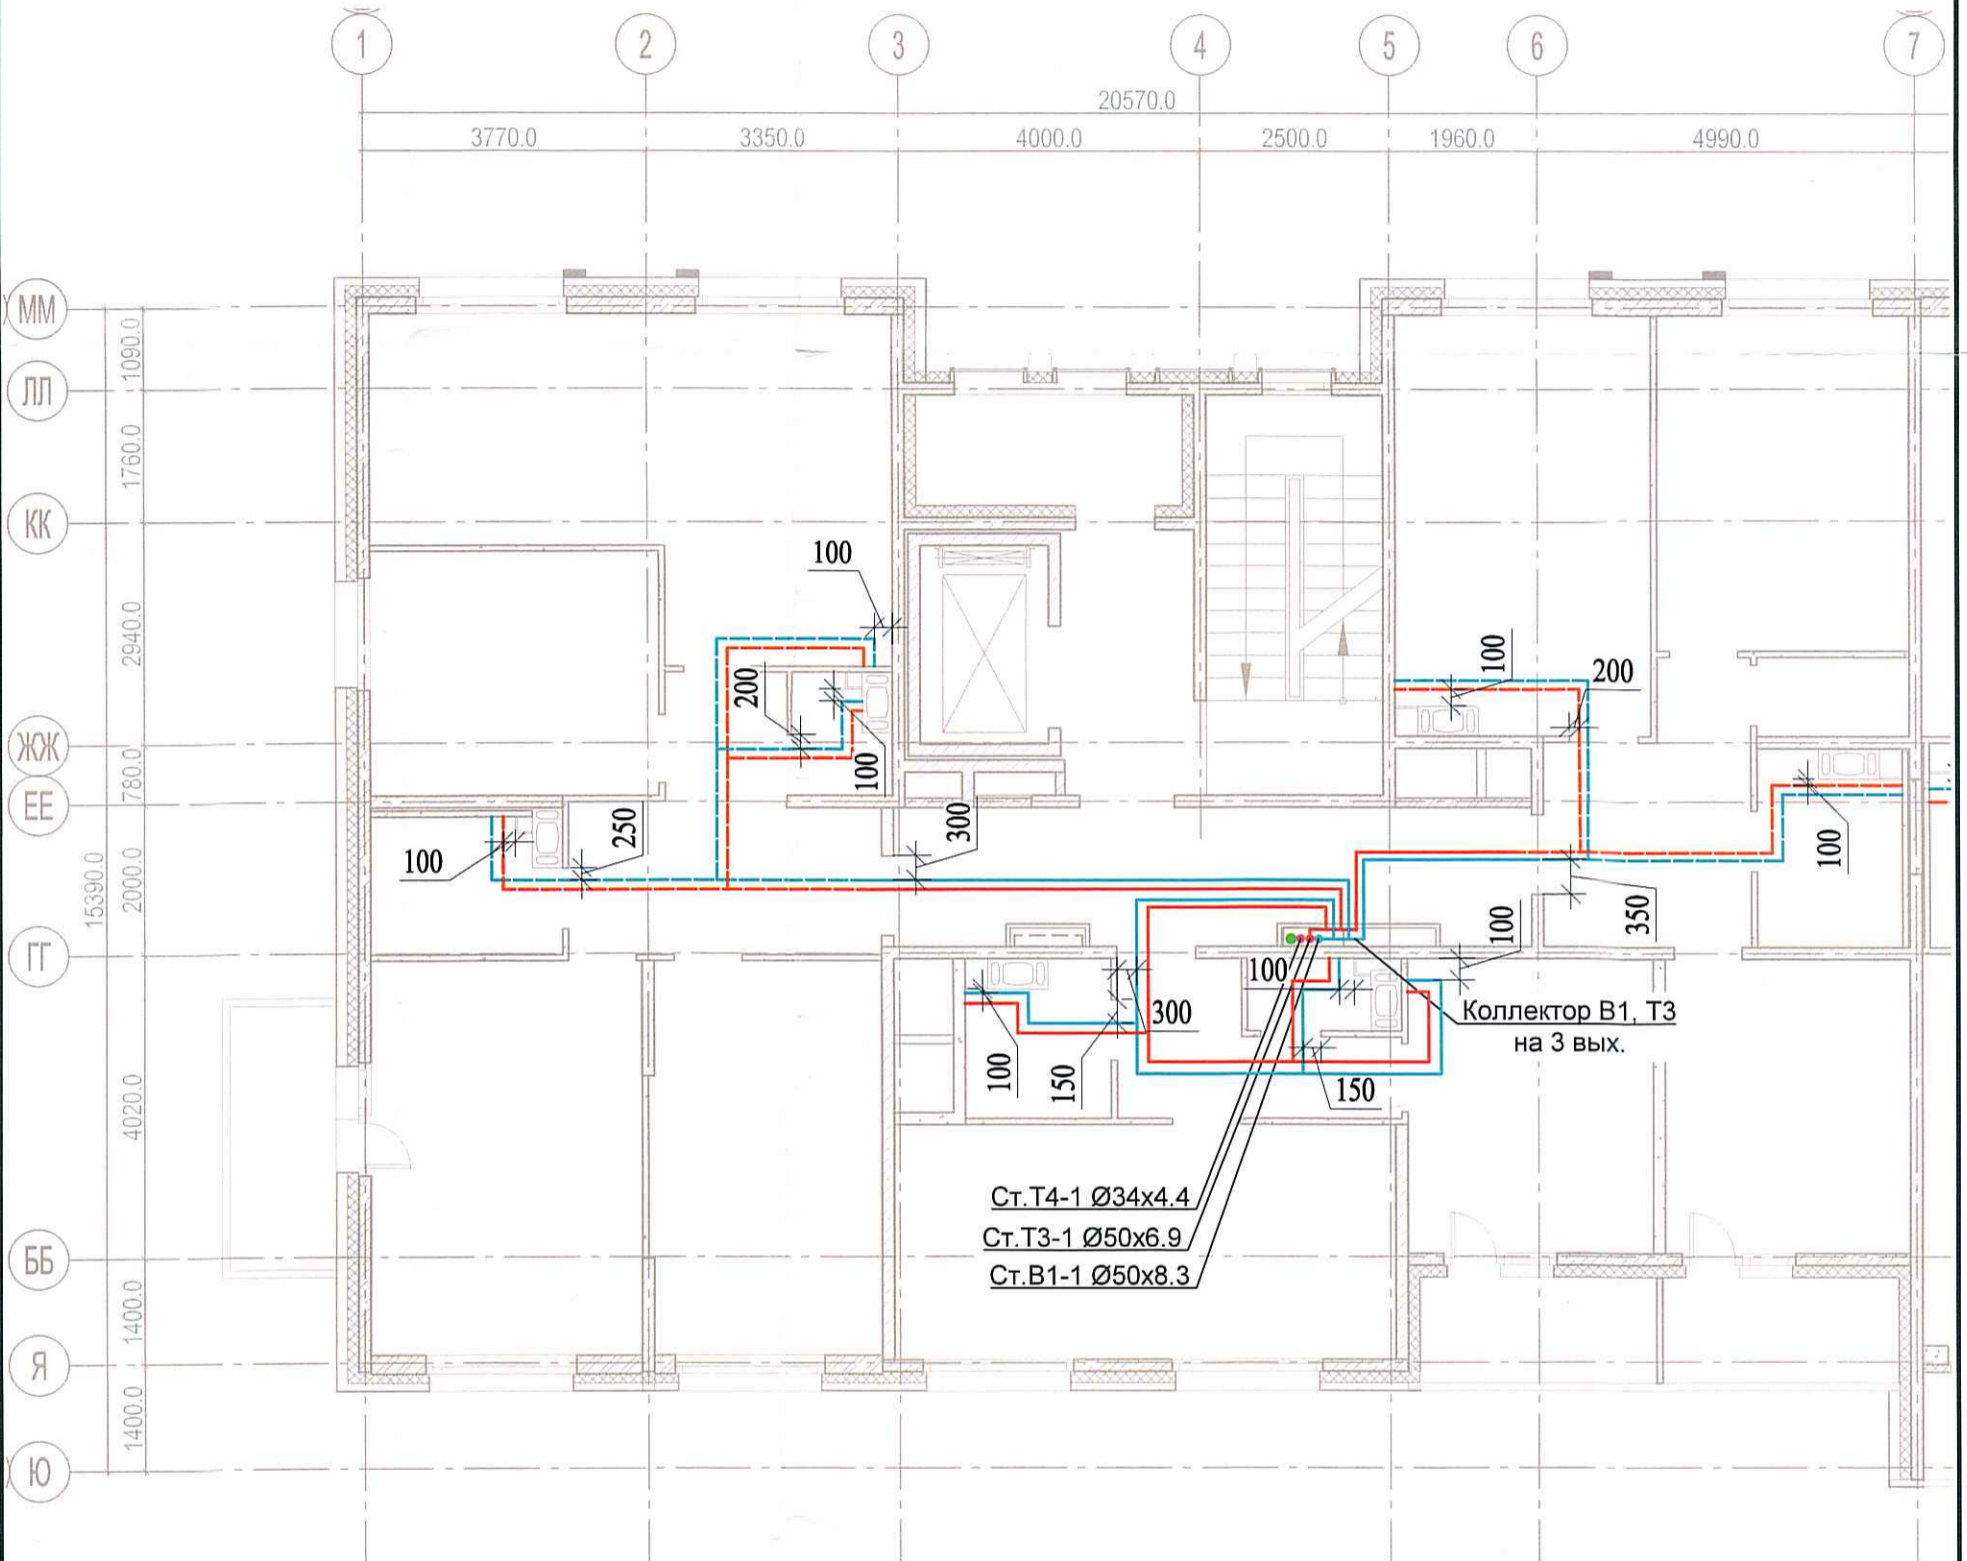

Согласовано

Инва. № подл. Подпись и дата. Взам. инв. №

						03-2017-БС66-6-ВК			
						Многоэтажная жилая застройка (жилой комплекс со встроенными помещениями, подземными автостоянками) по адресу: г. Санкт-Петербург, Большой Сампсониевский проспект (кад. номер участка 78:36:0005016:1309)			
Изм.	Кол. уч.	Лист	№ док.	Подп.	Дата	Корпус 6	Стадия	Лист	Листов
Разраб.			Бабаев Р.И.				ИД	404	
						Исполнительная схема №14. Водоснабжение. План 4 этажа. Секция 1.		ООО "ПСК"	

Формат А3