
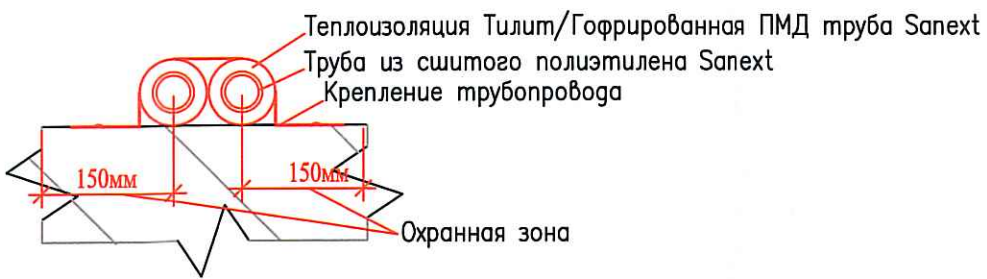


Исполнительная схема  
**№18. Водоснабжение.**  
 План 8 этажа.  
 Секция 1.

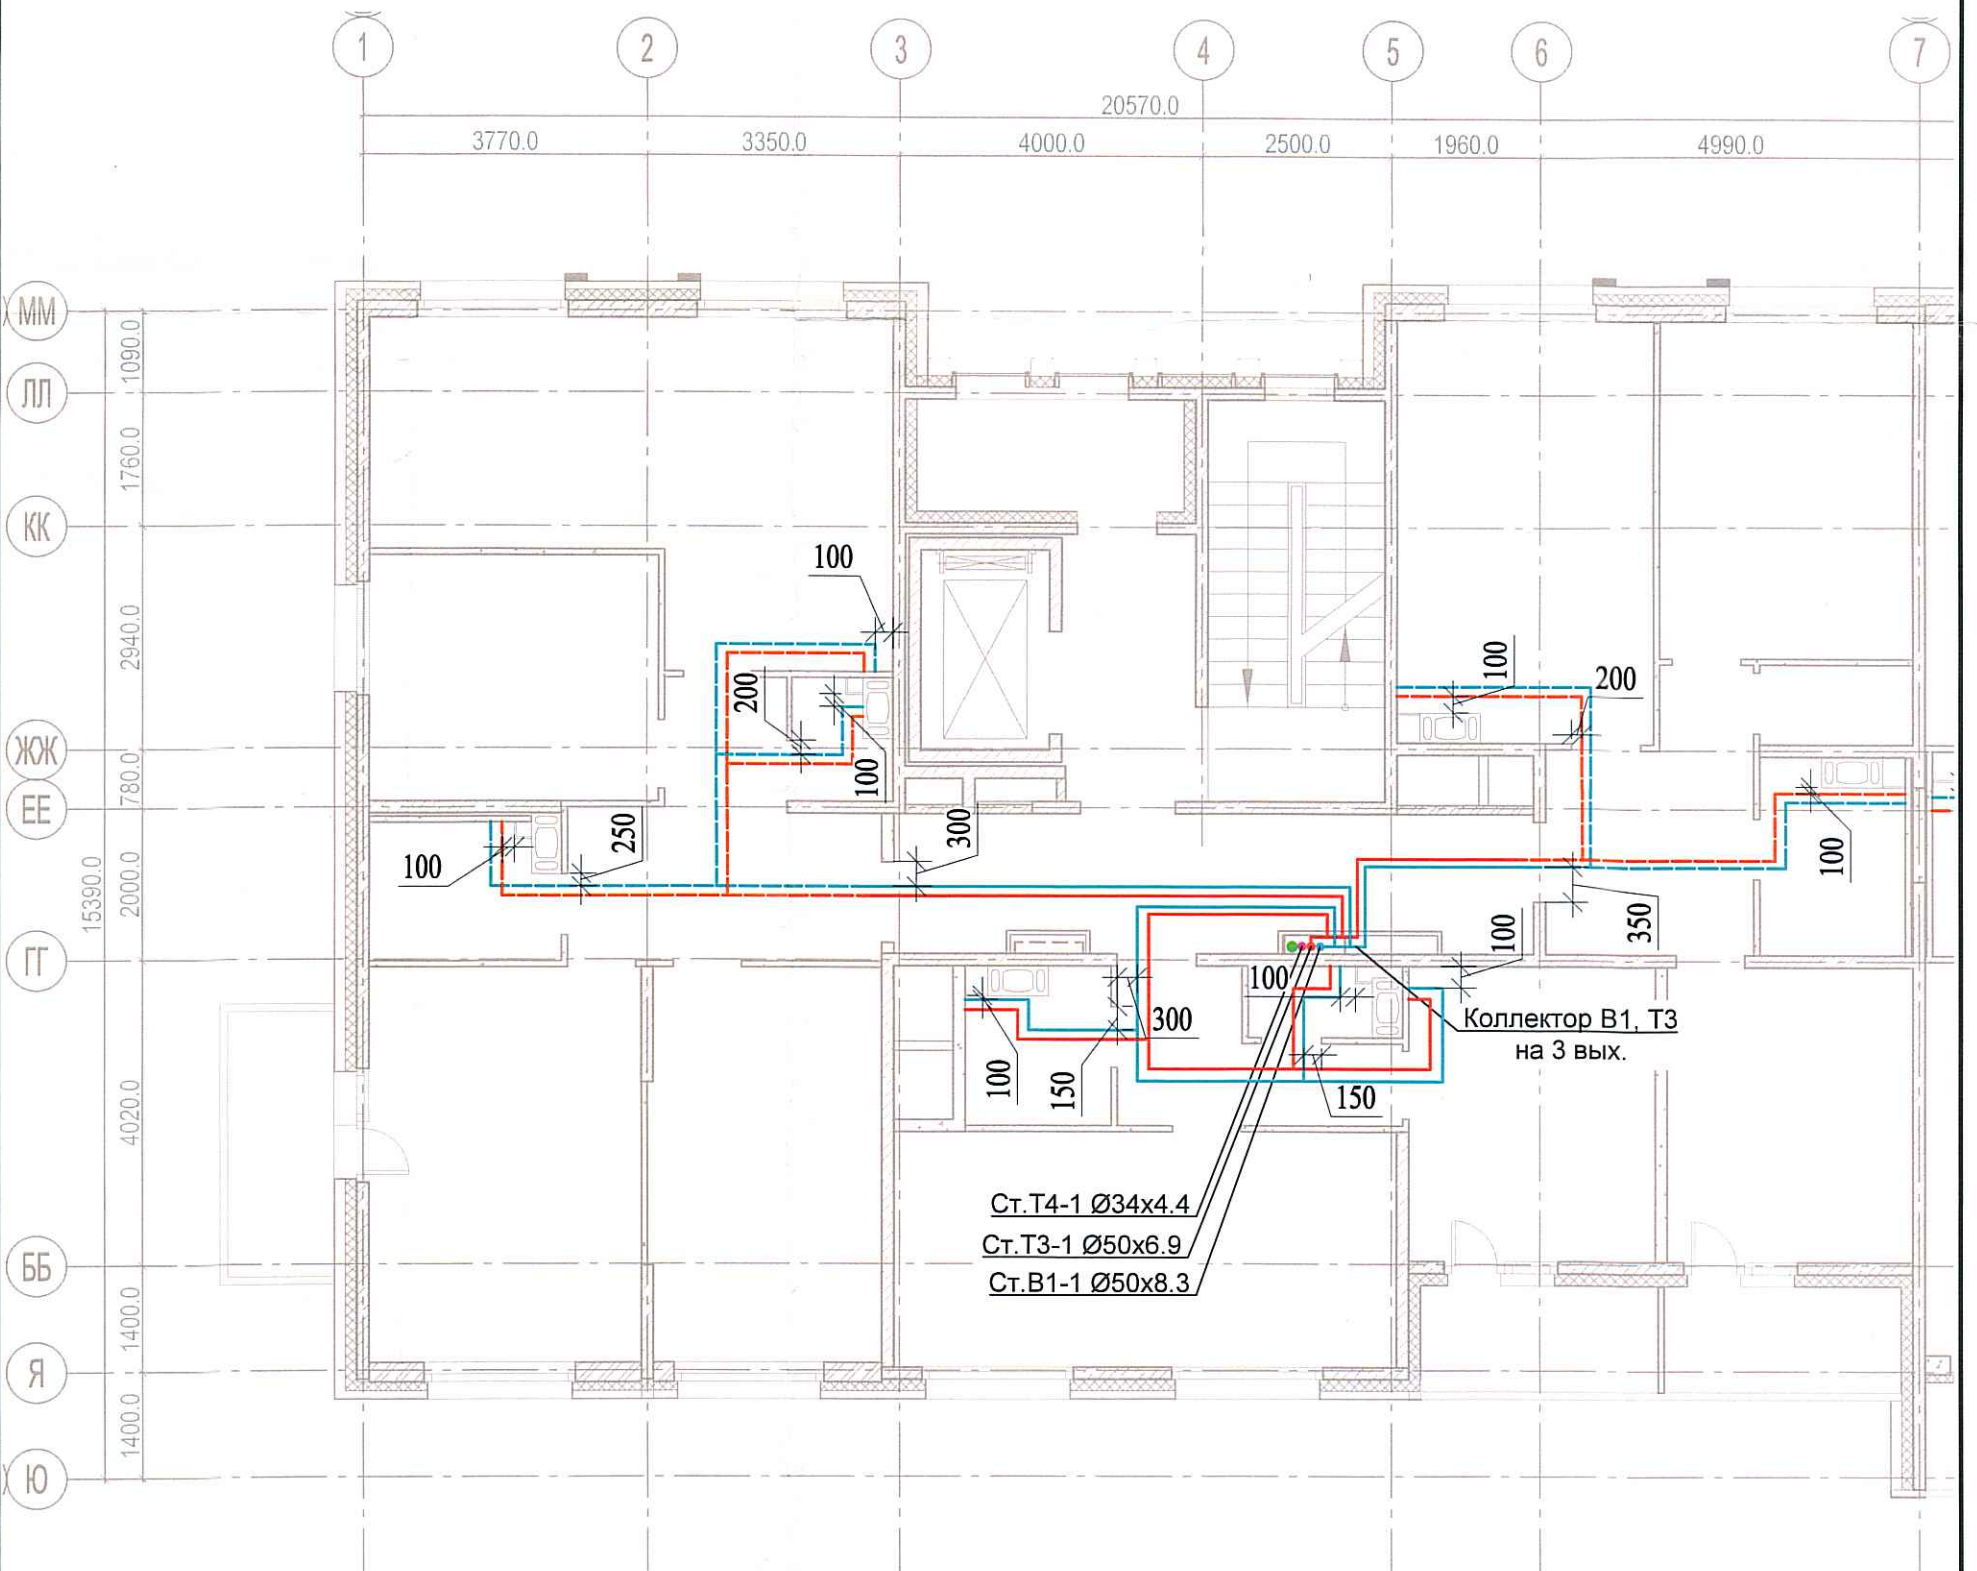

Согласовано

Взам. инв. №  
 Подпись и дата  
 Инв. № подл.

| Изм.    | Кол. уч. | Лист | № док.      | Подп. | Дата |
|---------|----------|------|-------------|-------|------|
| Разраб. |          |      | Бабаев Р.И. |       |      |

03-2017-БС66-6-ВК

Многоэтажная жилая застройка (жилой комплекс со встроенными помещениями, подземными автостоянками) по адресу: г. Санкт-Петербург, Большой Сампсониевский проспект (кад. номер участка 78:36:0005016:1309)

Корпус 6

Стадия Лист Листов

ИД 408

Исполнительная схема №18. Водоснабжение.  
 План 8 этажа.  
 Секция 1.

ООО "ПСК"

Формат А3