



Исполнительная

схема №23.

Водоснабжение.

План 5 этажа.

Секция 2/1

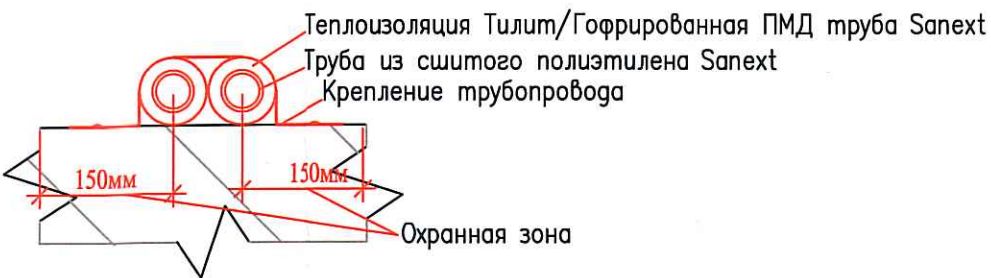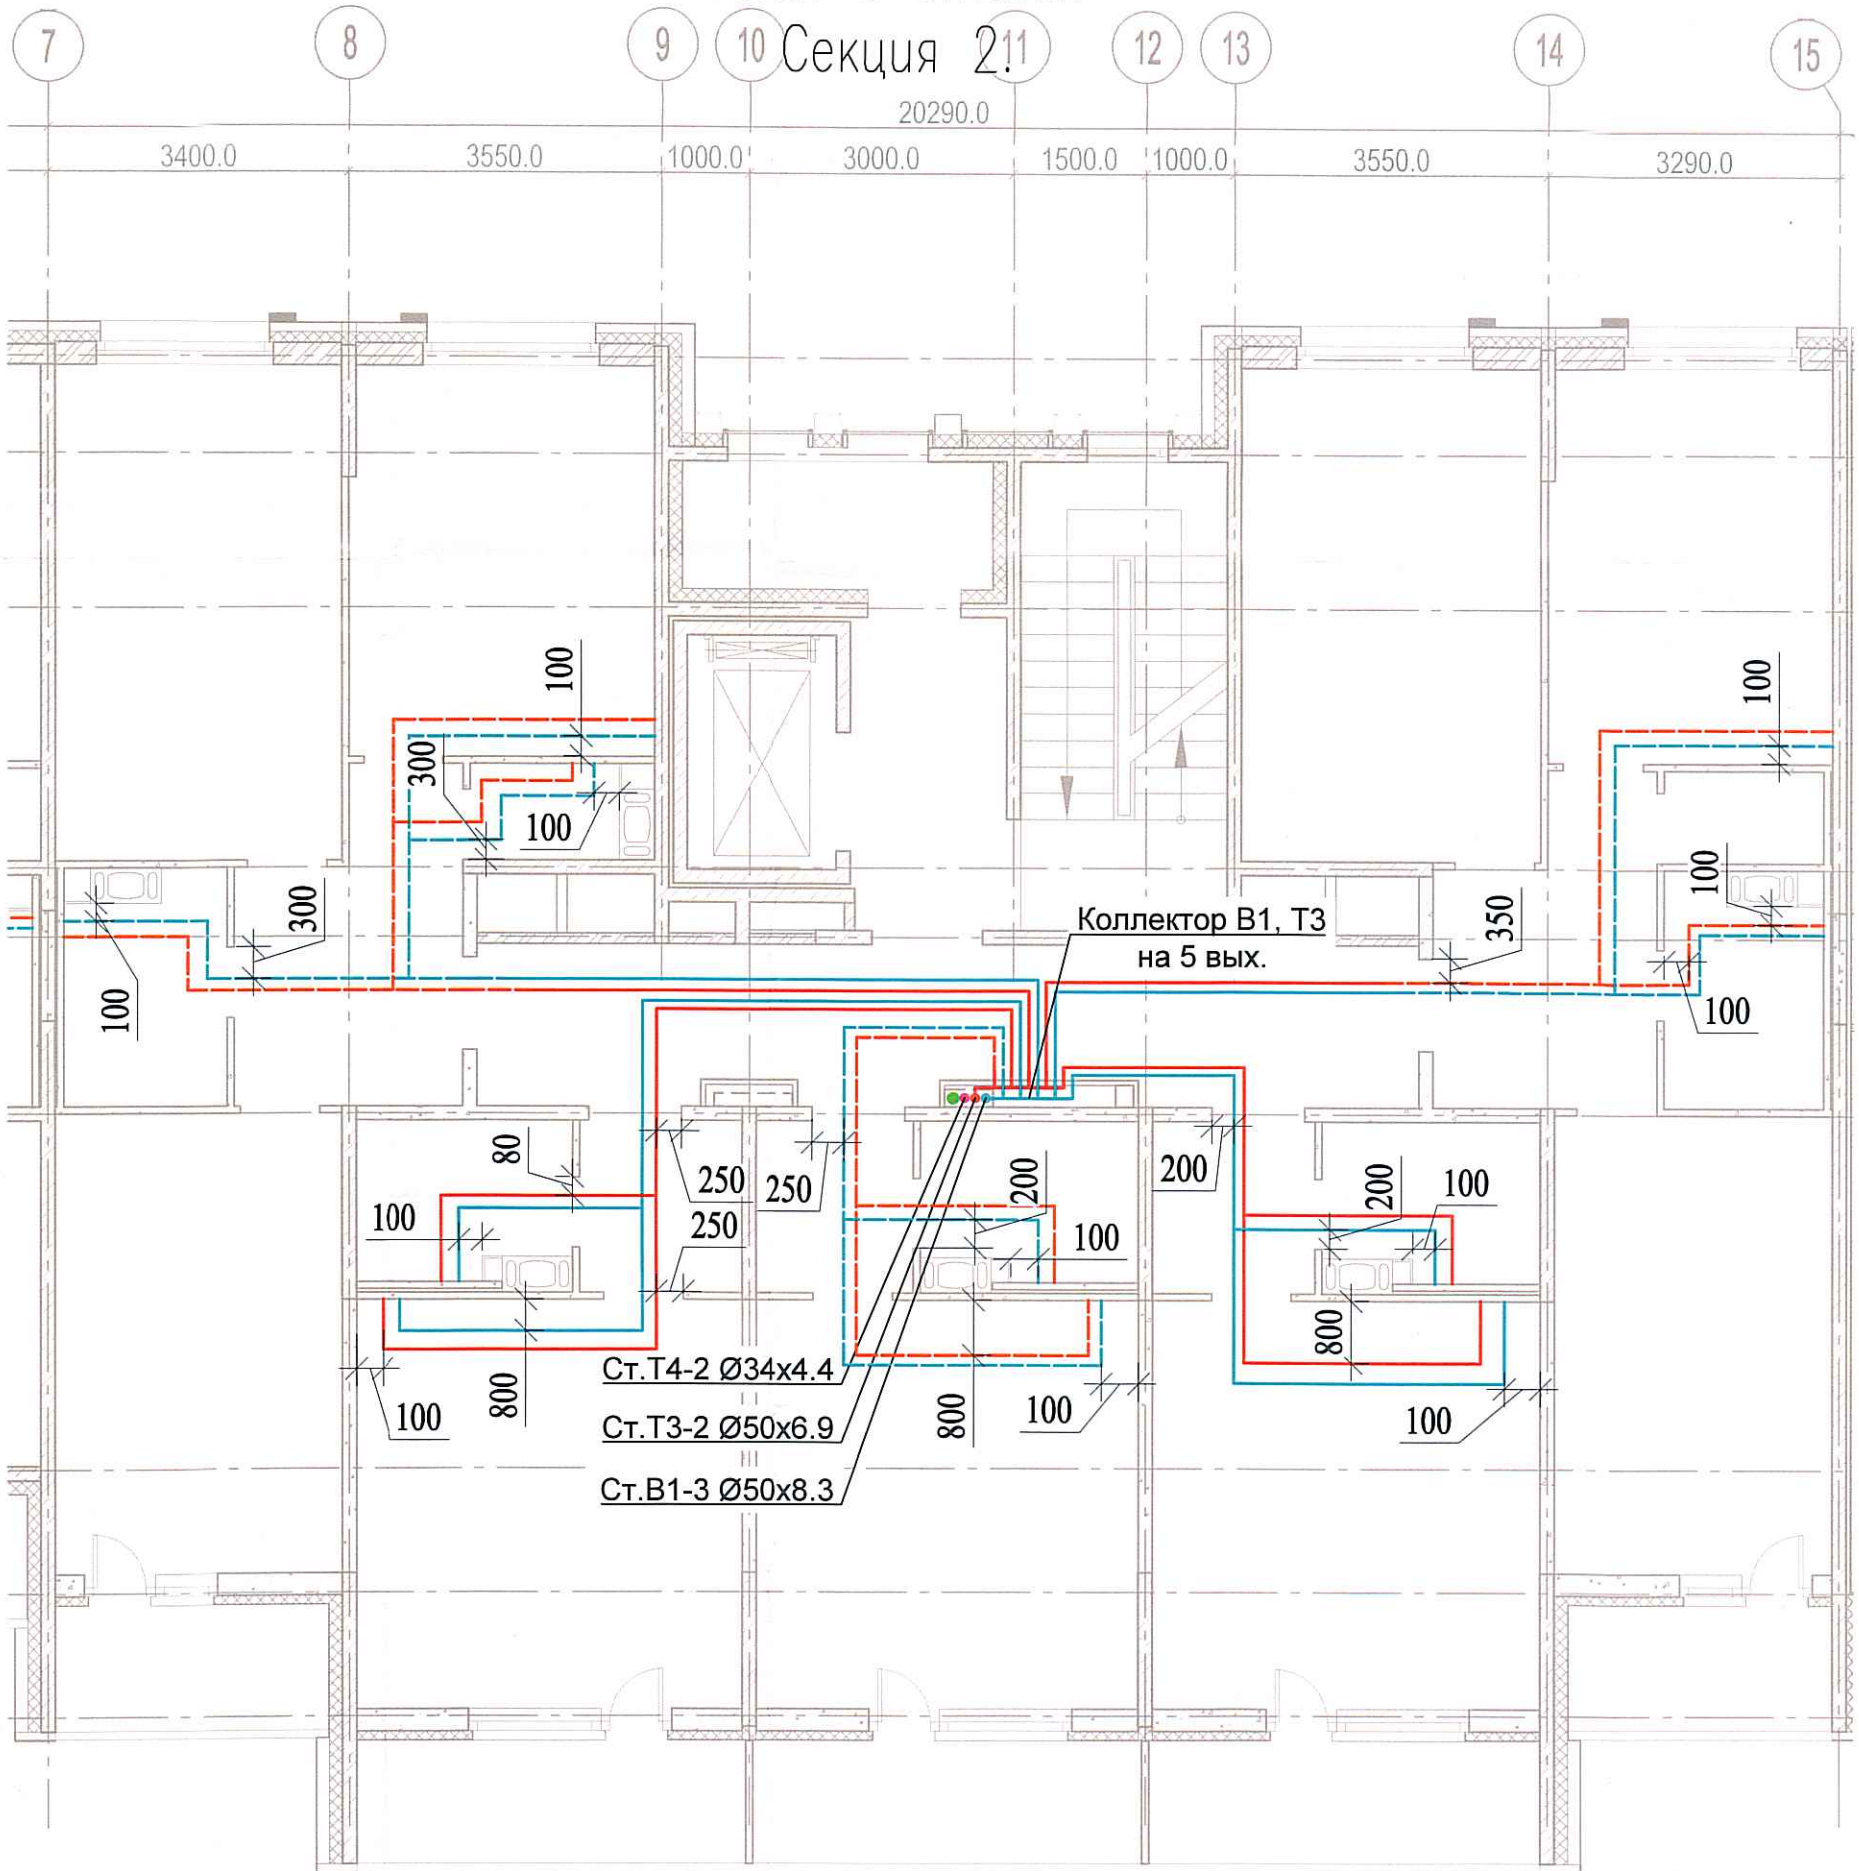

Согласовано

Инв. № подл. Подпись и дата. Взам. инв. №

Изм.	Кол. уч.	Лист	№ док.	Подп.	Дата
Разраб.			Бабаев Р.И.		

03-2017-БС66-6-ВК		
Многоэтажная жилая застройка (жилой комплекс со встроенными помещениями, подземными автостоянками) по адресу: г. Санкт-Петербург, Большой Сампсониевский проспект (кад. номер участка 78:36:0005016:1309)		
Корпус 6	Стадия	Лист
Исполнительная схема №23. Водоснабжение. План 5 этажа. Секция 2.	ИД	4/18
	ООО "ПСК"	

Формат А3