
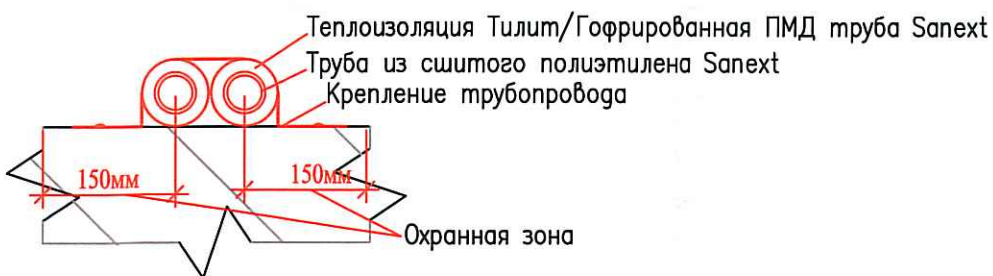


Исполнительная схема №26.

Водоснабжение.

План 8 этажа.

Секция 2.

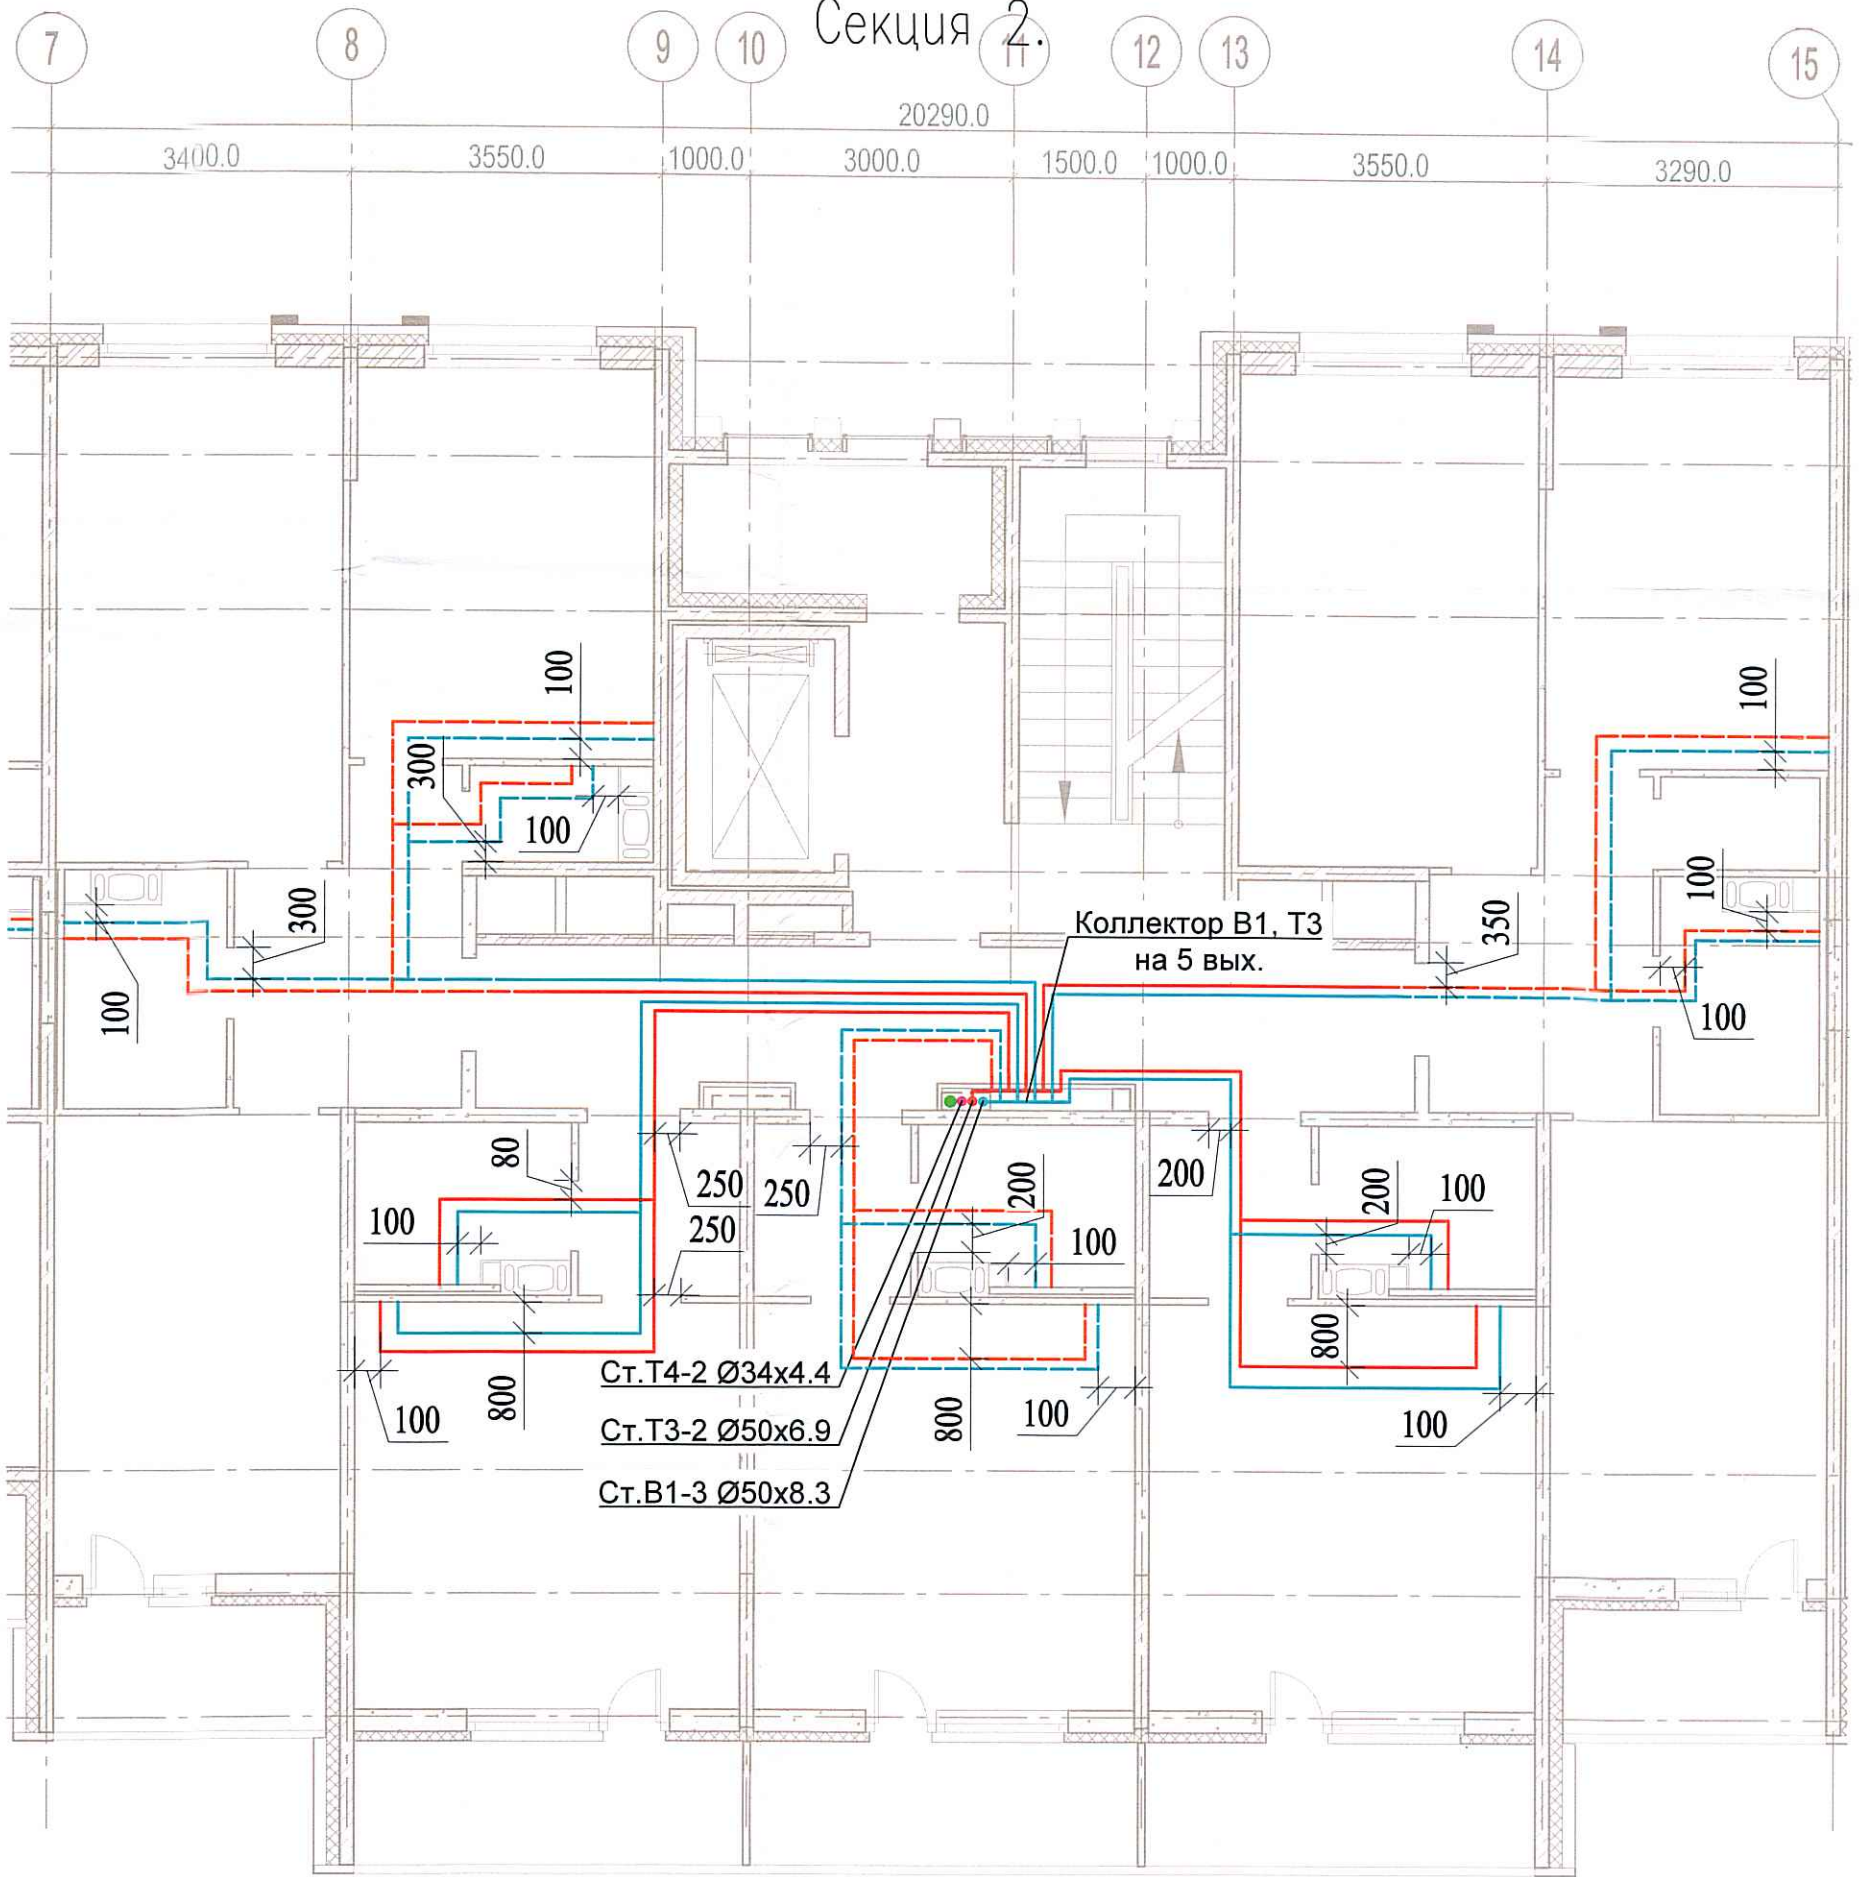

Согласовано	
Изм. №	
Вза	
Подпись и дата	
Изм. № подл.	

						03-2017-БС66-6-ВК				
						Многоэтажная жилая застройка (жилой комплекс со встроенными помещениями, подземными автостоянками) по адресу: г. Санкт-Петербурга, Большой Сампсониевский проспект (кад. номер участка 78:36:0005016:1309)				
Изм.	Кол. уч.	Лист	№ док.	Подп.	Дата	Корпус 6	Стадия	Лист	Листов	
Разраб.	Бабеев Р.И.						ИД	4/6		
						Исполнительная схема №26. Водоснабжение. План 8 этажа. Секция 2.		ООО "ПСК"		