
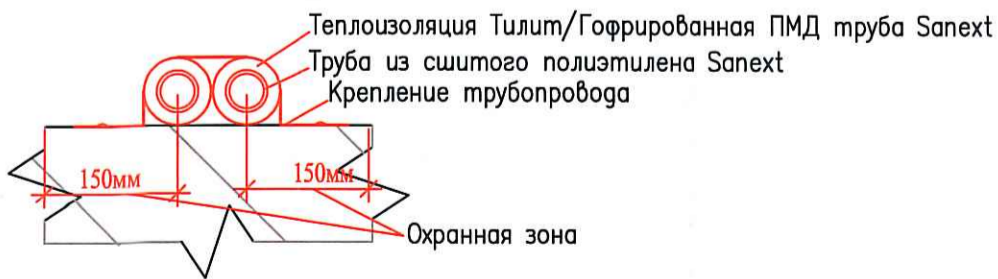


Исполнительная схема
 №30. Водоснабжение.
 План 4 этажа.
 Секция 3.

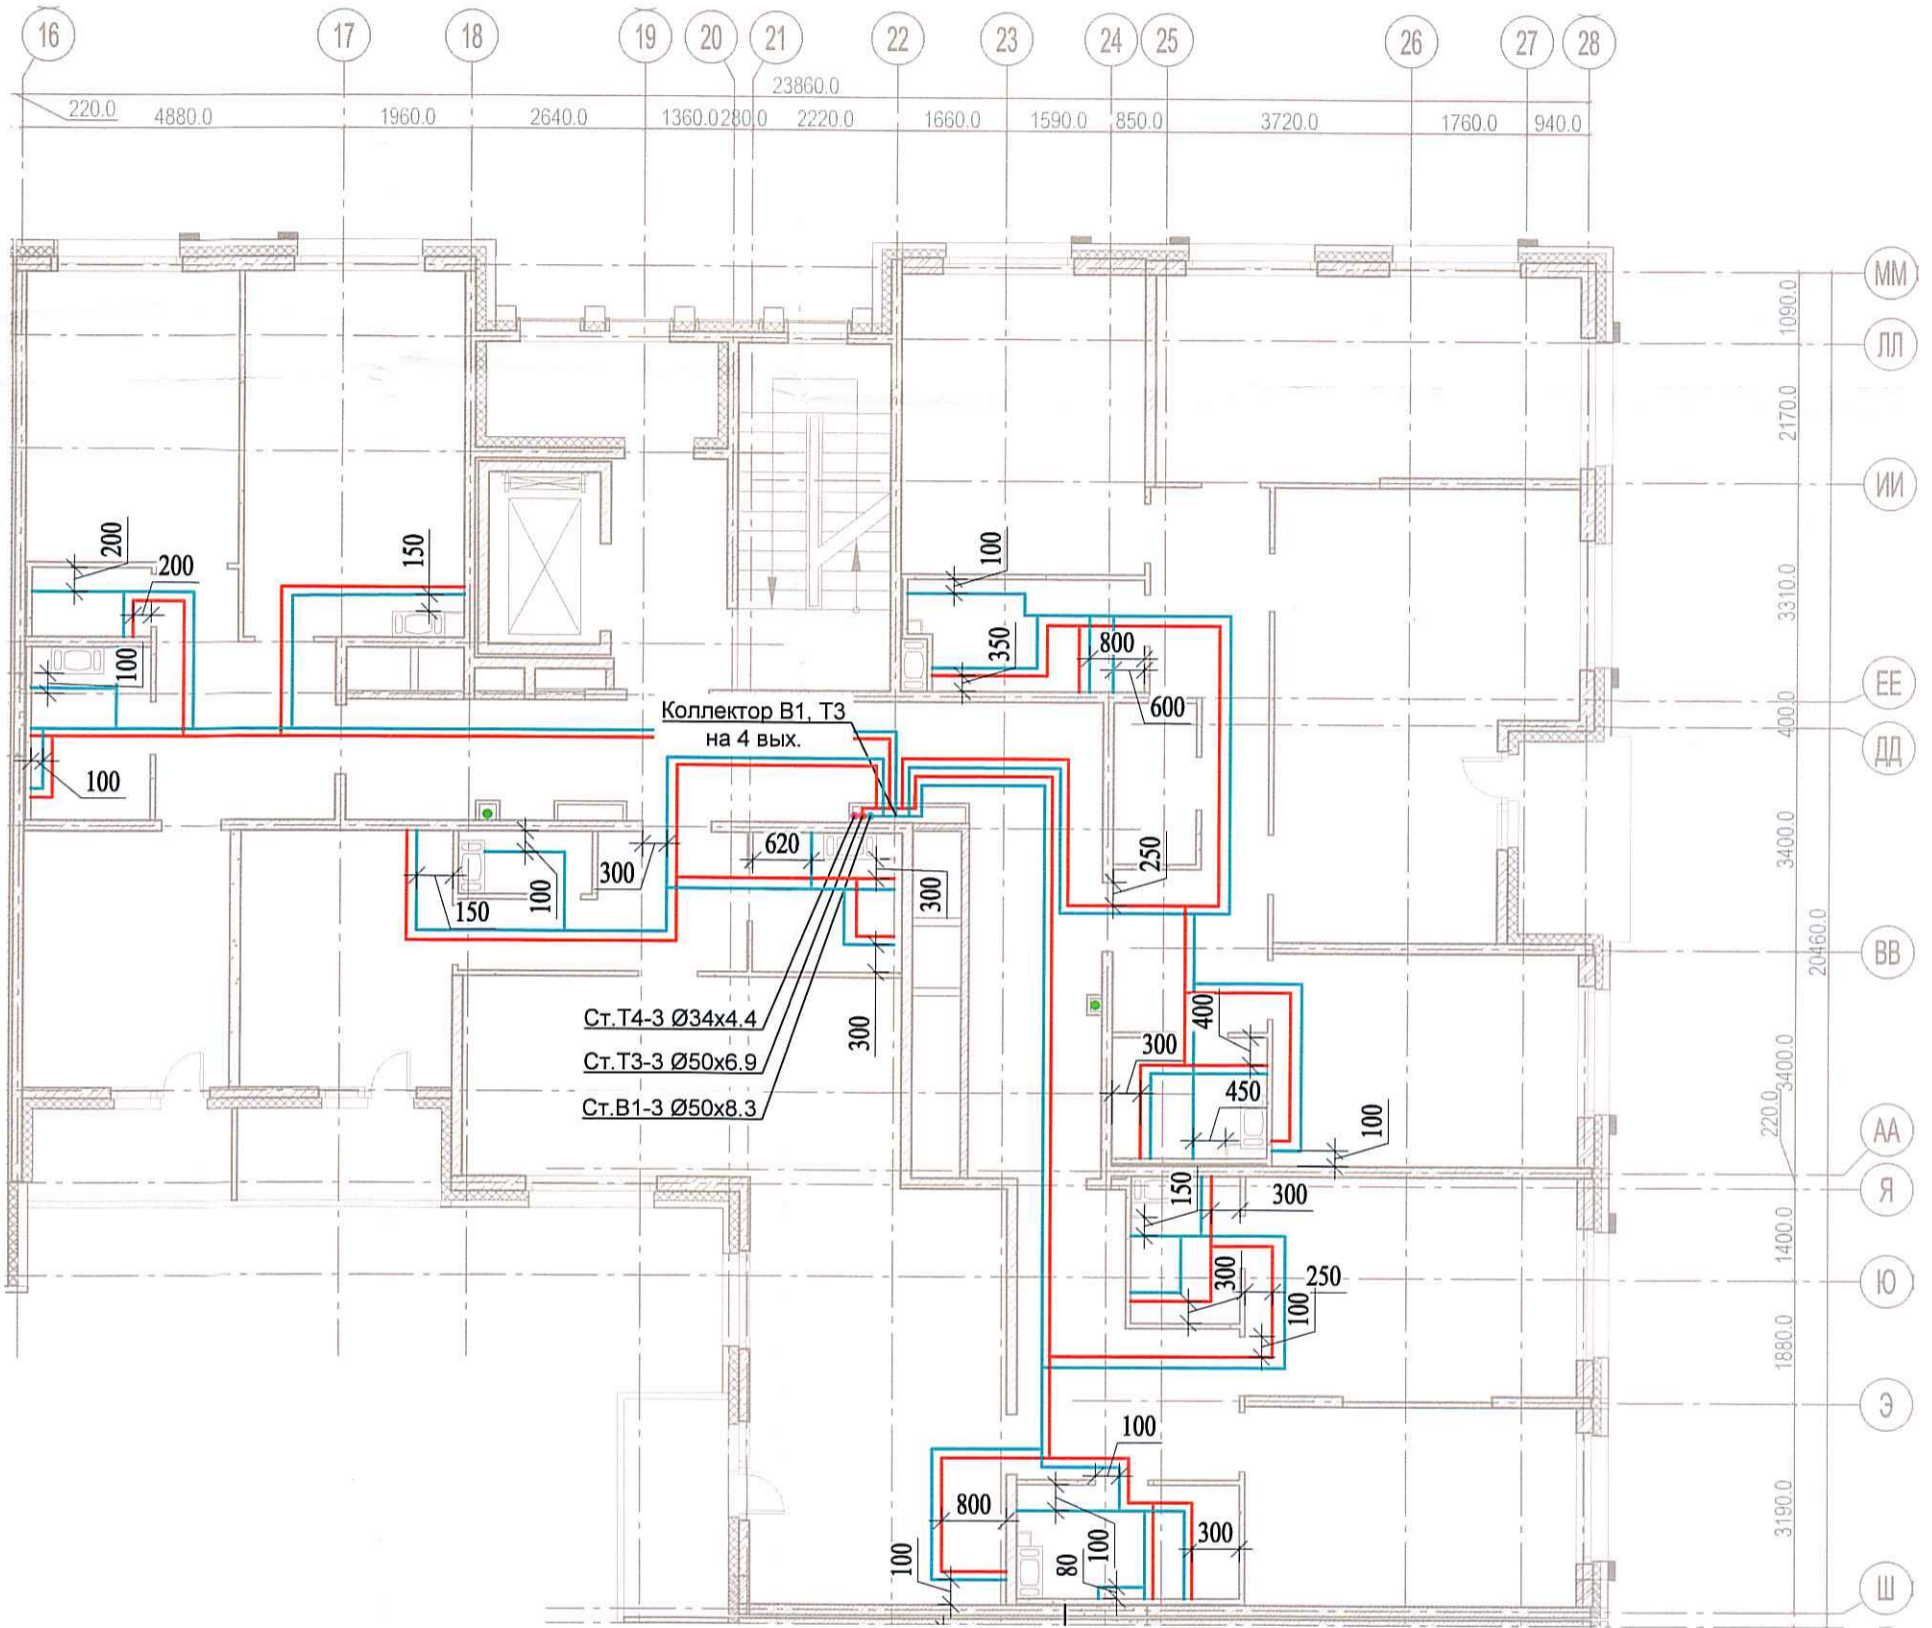

						03-2017-БС66-6-ВК				
						Многоэтажная жилая застройка (жилой комплекс со встроенными помещениями, подземными автостоянками) по адресу: г. Санкт-Петербург, Большой Сампсониевский проспект (кад. номер участка 78:36:0005016:1309)				
Изм.	Кол. уч.	Лист	№ док.	Подп.	Дата	Корпус 6	Стадия	Лист	Листов	
Разраб.	Бабаев Р.И.						ИД	4/20		
						Исполнительная схема №30. Водоснабжение. План 4 этажа. Секция 3.		ООО "ПСК"		

Согласовано

Инв. № подл. | Подпись и дата | Взаг. №