
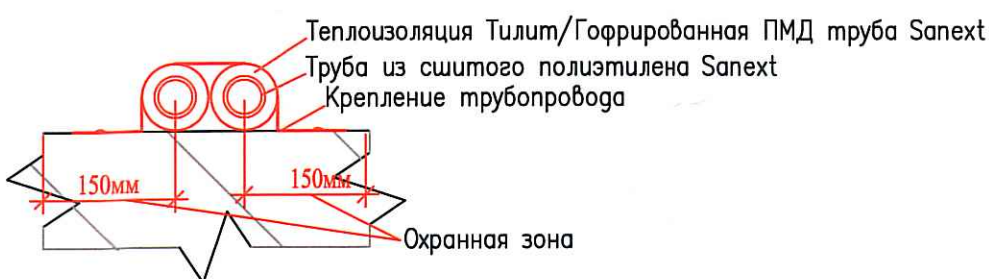


Исполнительная схема  
 №32. Водоснабжение.  
 План 6 этажа.  
 Секция 3.

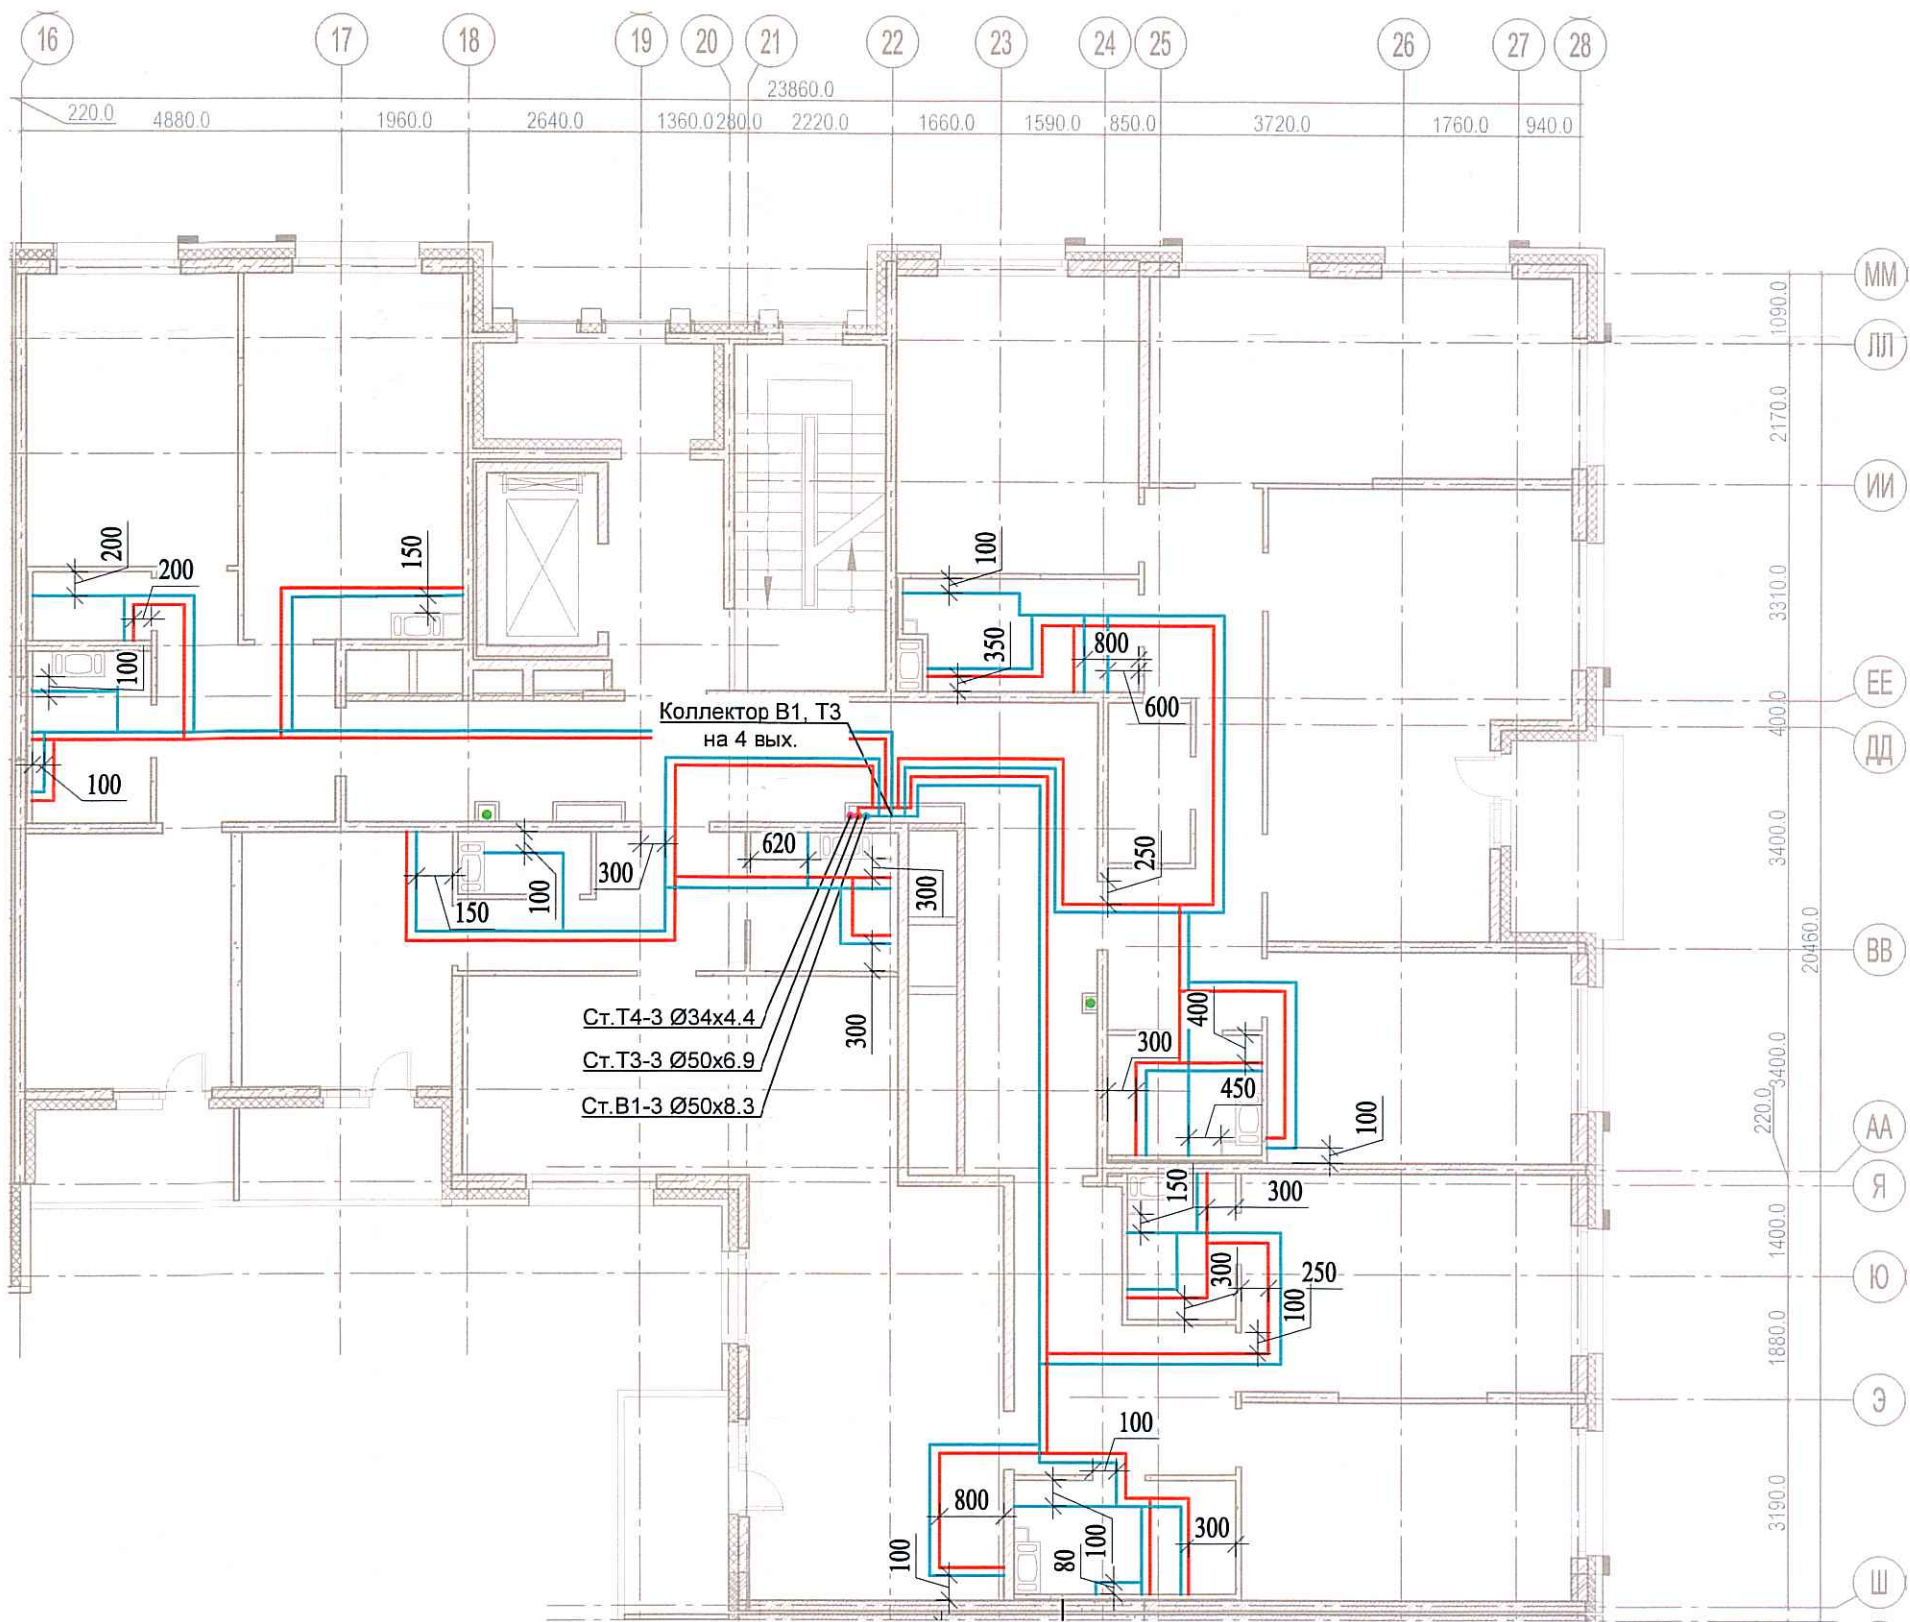

Согласовано

Инт. № подл.	Взам. ц. №
Подпись и дата	

					03-2017-БС66-6-ВК					
					Многоэтажная жилая застройка (жилой комплекс со встроенными помещениями, подземными автостоянками) по адресу: г. Санкт-Петербург, Большой Сампсониевский проспект (кад. номер участка 78:36:0005016:1309)					
Изм.	Кол. уч.	Лист	№ док.	Подп.	Дата	Корпус 6	Стадия	Лист	Листов	
Разраб.	Бабаев Р.И.						ИД	6/2		
					Исполнительная схема №32. Водоснабжение. План 6 этажа. Секция 3.			ООО "ПСК"		