
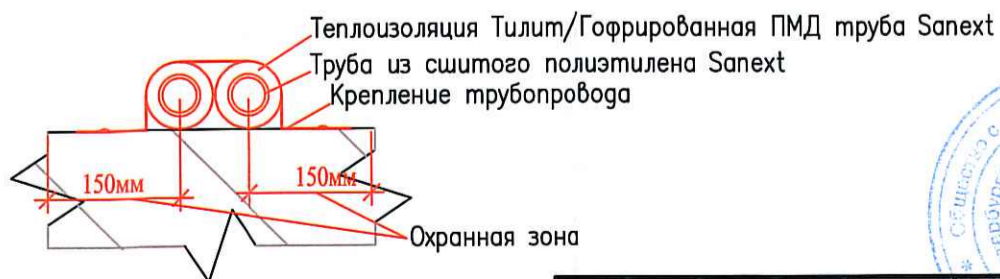


Исполнительная схема №36.

Водоснабжение.

План 1 этажа.

Секция 4.

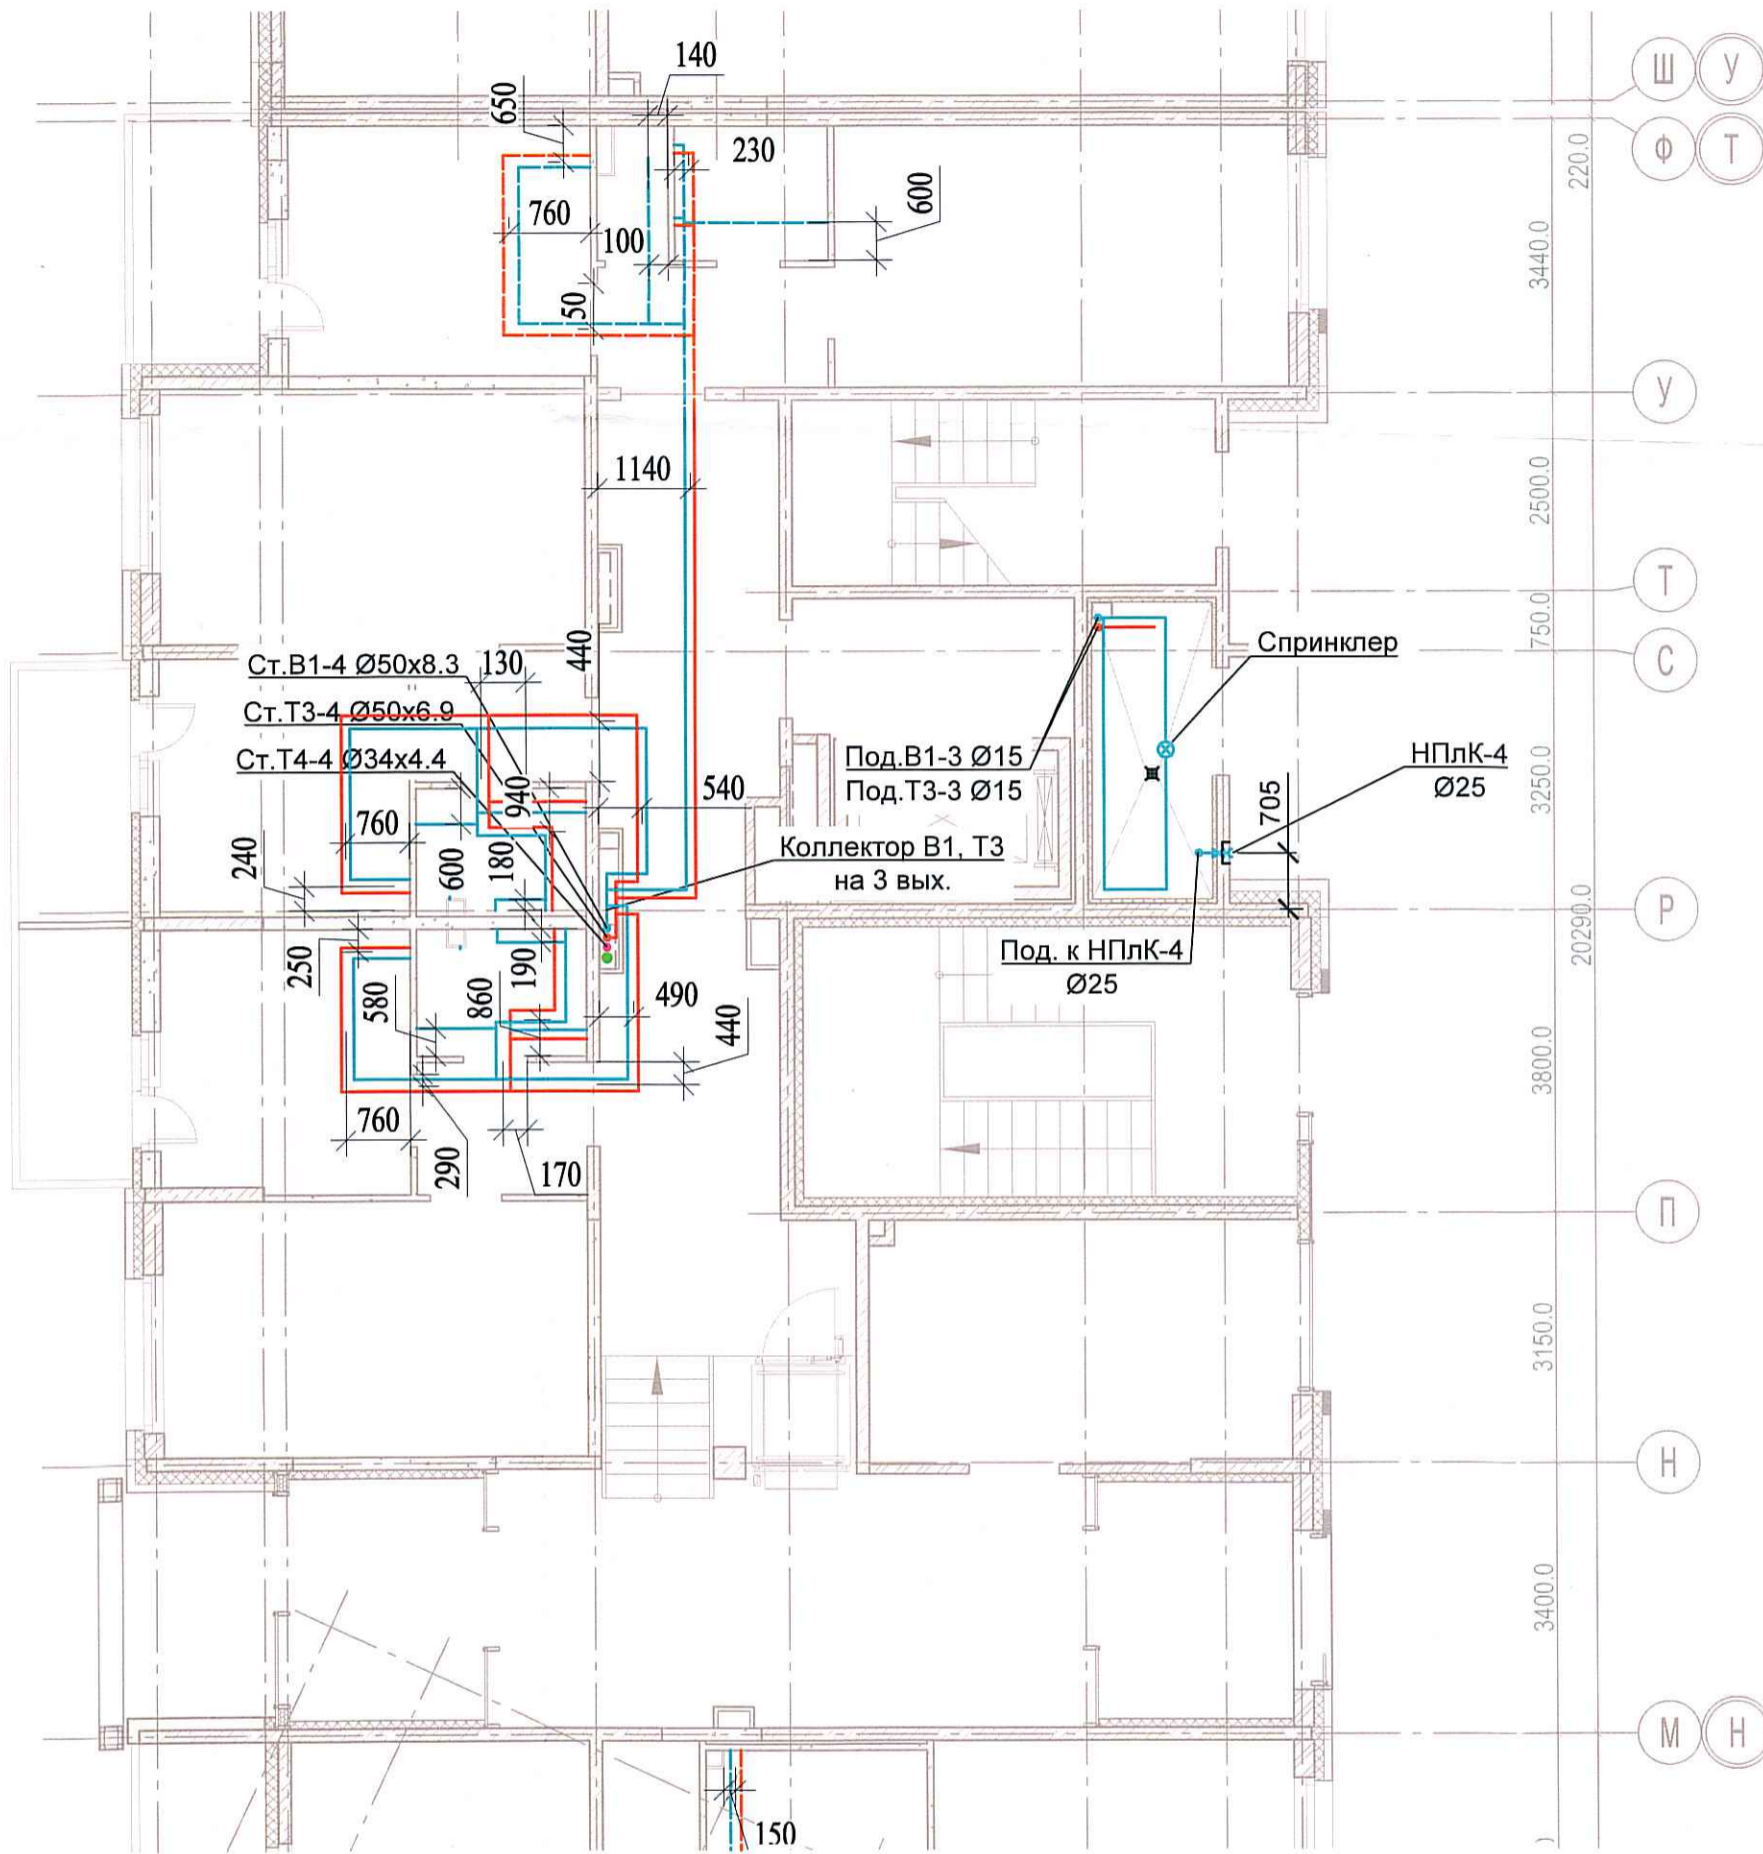

Согласовано

Взам. инв. №

Подпись и дата

Инв. № подл.

Изм.	Кол. уч.	Лист	№ док.	Проб.	Дата
Разраб.			Бабаяев Р.И.		

03-2017-БС66-6-ВК

Многоэтажная жилая застройка (жилой комплекс со встроенными помещениями, подземными автостоянками) по адресу: г. Санкт-Петербург, Большой Сампсониевский проспект (кад. номер участка 78:36:0005016:1309)

Корпус 6

Стадия Лист Листов

ИД

000 "ИСК"

Исполнительная схема №36. Водоснабжение.  
План 1 этажа.  
Секция 4.