



Исполнительная схема №41.  
Водоснабжение.  
План 6 этажа.  
Секция 4.

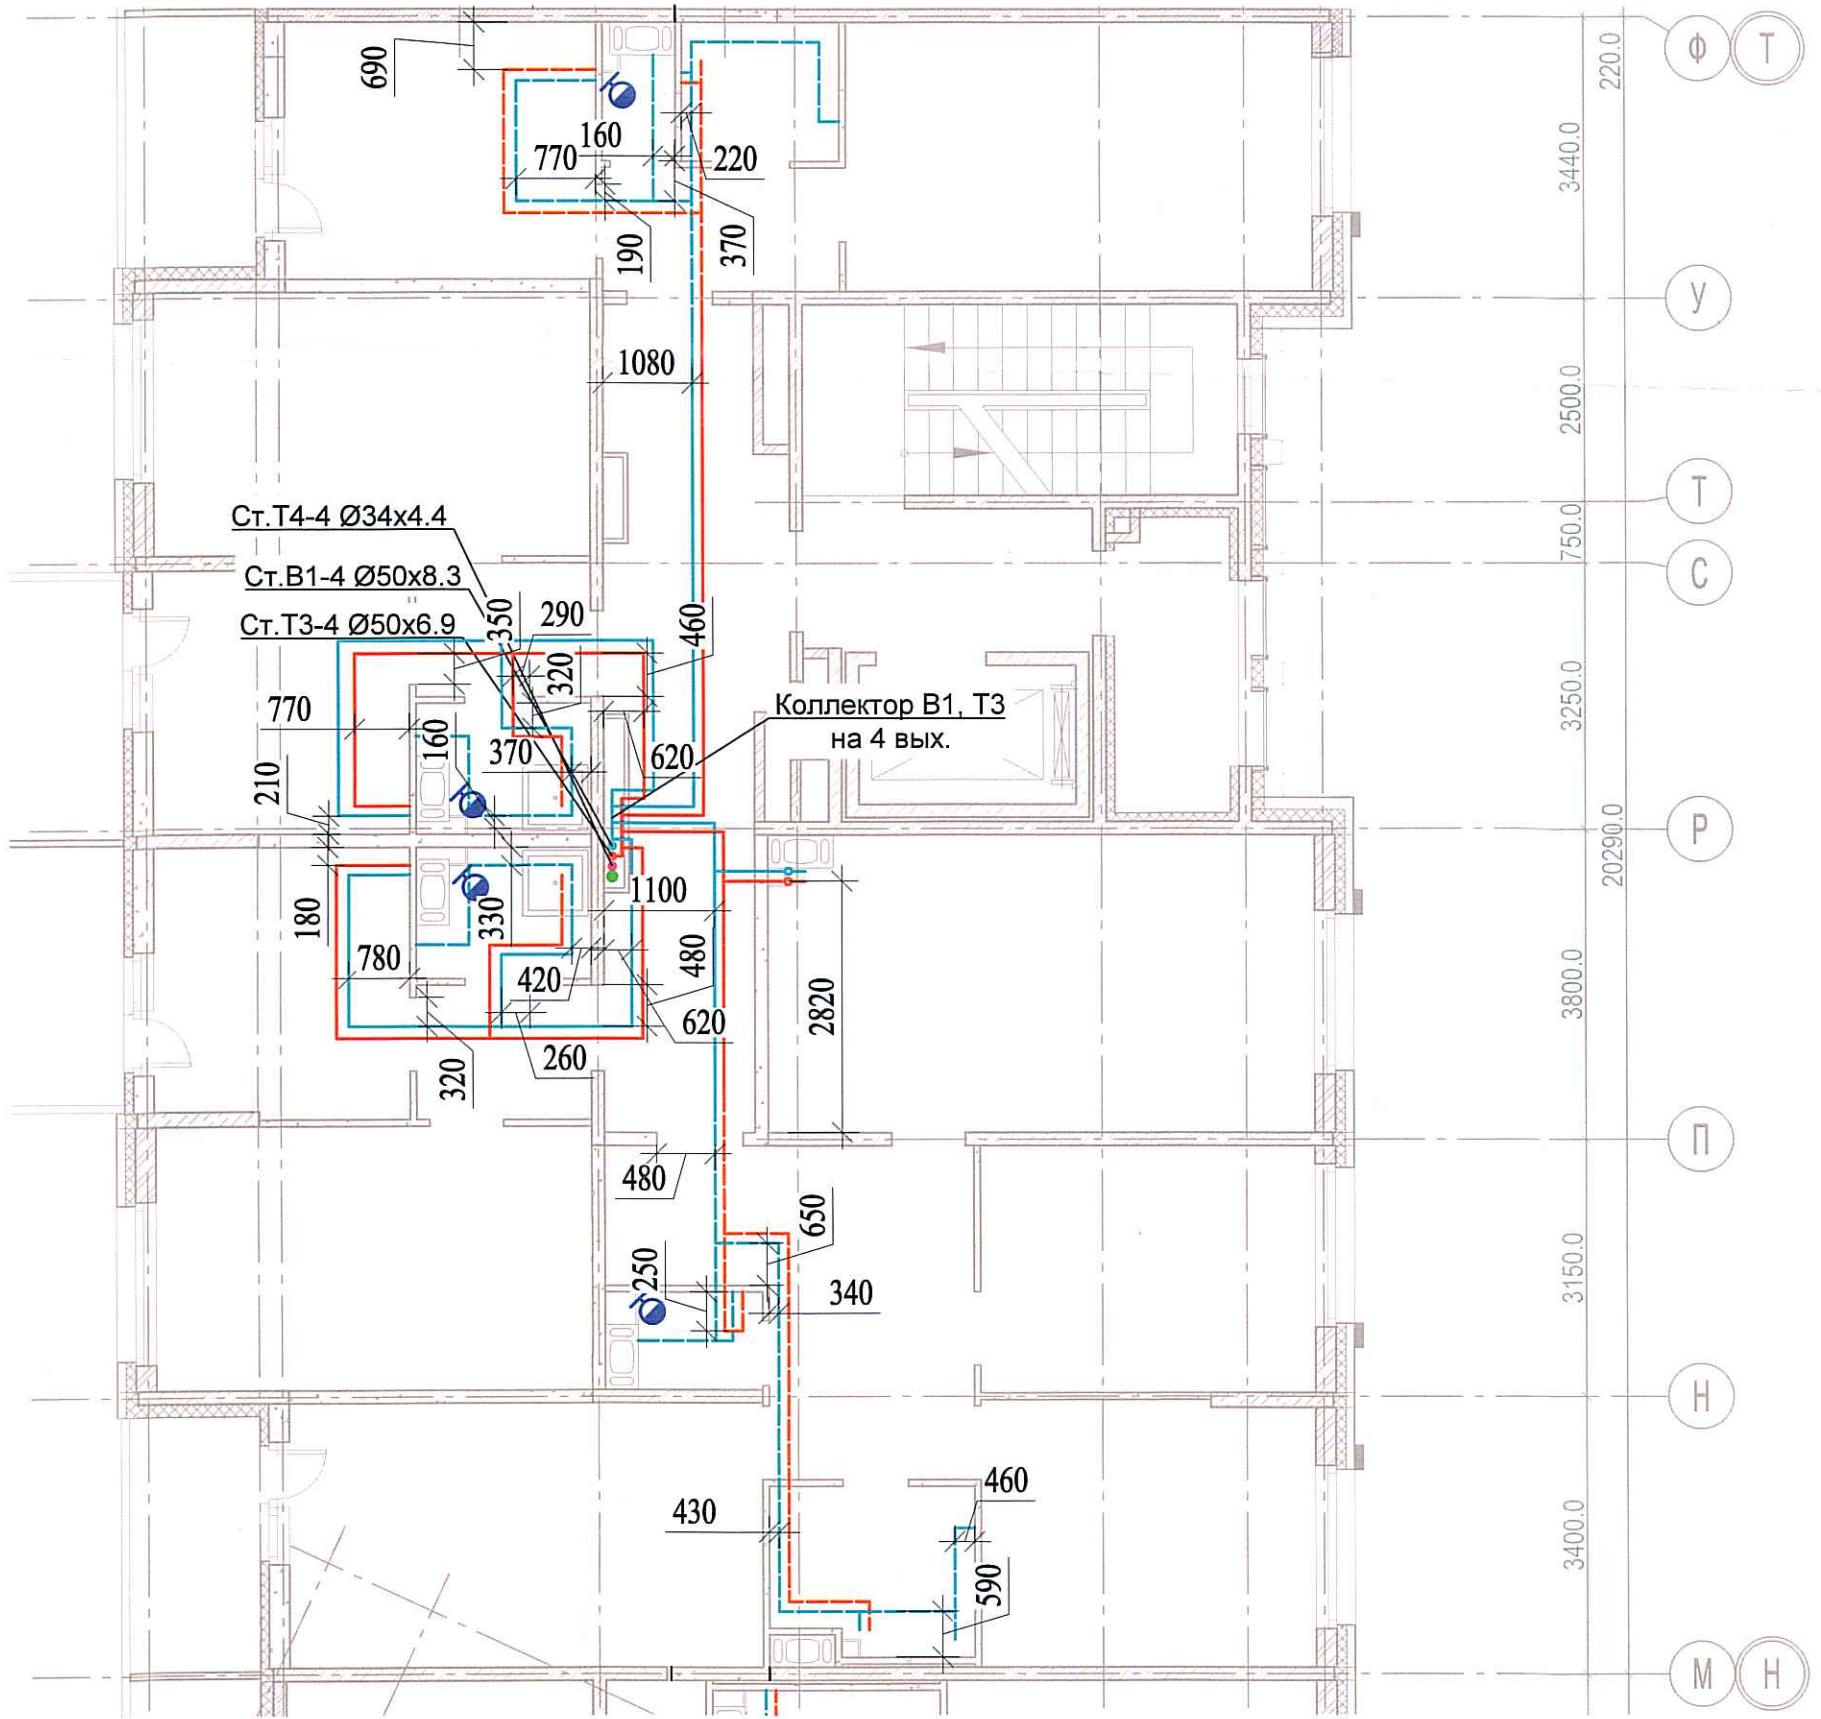

Ст.Т4-4 Ø34x4.4  
Ст.В1-4 Ø50x8.3  
Ст.Т3-4 Ø50x6.9

Коллектор В1, Т3  
на 4 вых.

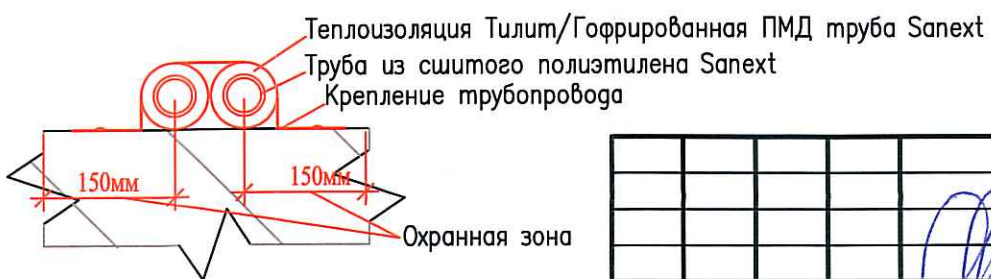

Согласовано

Взам. инв. №

Подпись и дата

Инв. № подл.

03-2017-БС66-6-ВК

Многоэтажная жилая застройка (жилой комплекс со встроенными помещениями, подземными автостоянками) по адресу: г. Санкт-Петербург, Большой Сампсониевский проспект (кад. номер участка 78:36:0005016:1309)

Изм.	Кол.уч.	Лист	№ док.	Подп.	Дата
Разраб.			Бабаев Р.И.		

Корпус 6

Стадия	Лист	Листов
ИД	45/1	

Исполнительная схема №41. Водоснабжение.  
План 6 этажа.  
Секция 4.

ООО "ПСК"

Формат А3