


Исполнительная схема
 №51. Водоснабжение.
 План 7 этажа.
 Секция 5.

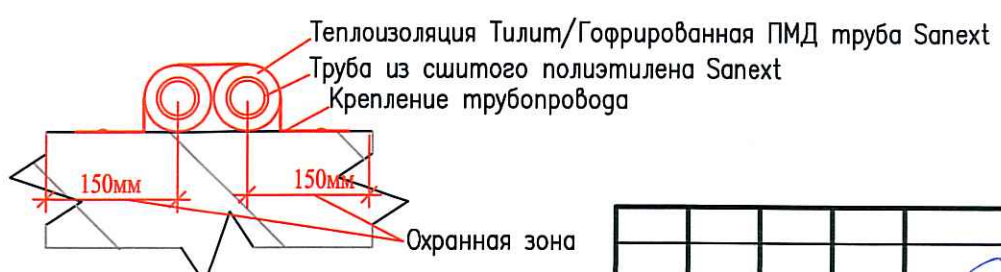

Согласовано	
Взам. инв. №	
Подпись и дата	
Инв. № подл.	



03-2017-БС66-6-ВК					
Многоэтажная жилая застройка (жилой комплекс со встроенными помещениями, подземными автостоянками) по адресу: г. Санкт-Петербург, Большой Сампсониевский проспект (кад. номер участка 78:36:0005016:1309)					
Изм.	Кол. уч.	Лист	№ док.	Подп.	Дата
Разраб.	Бабеев Р.И.				
Корпус 6				Стадия	Лист
				ИД	44
Исполнительная схема №51. Водоснабжение. План 7 этажа. Секция 5.				ООО "ПСК"	