



Исполнительная схема
 №9. Отопление.
 План 1 этажа.
 Секция 1.

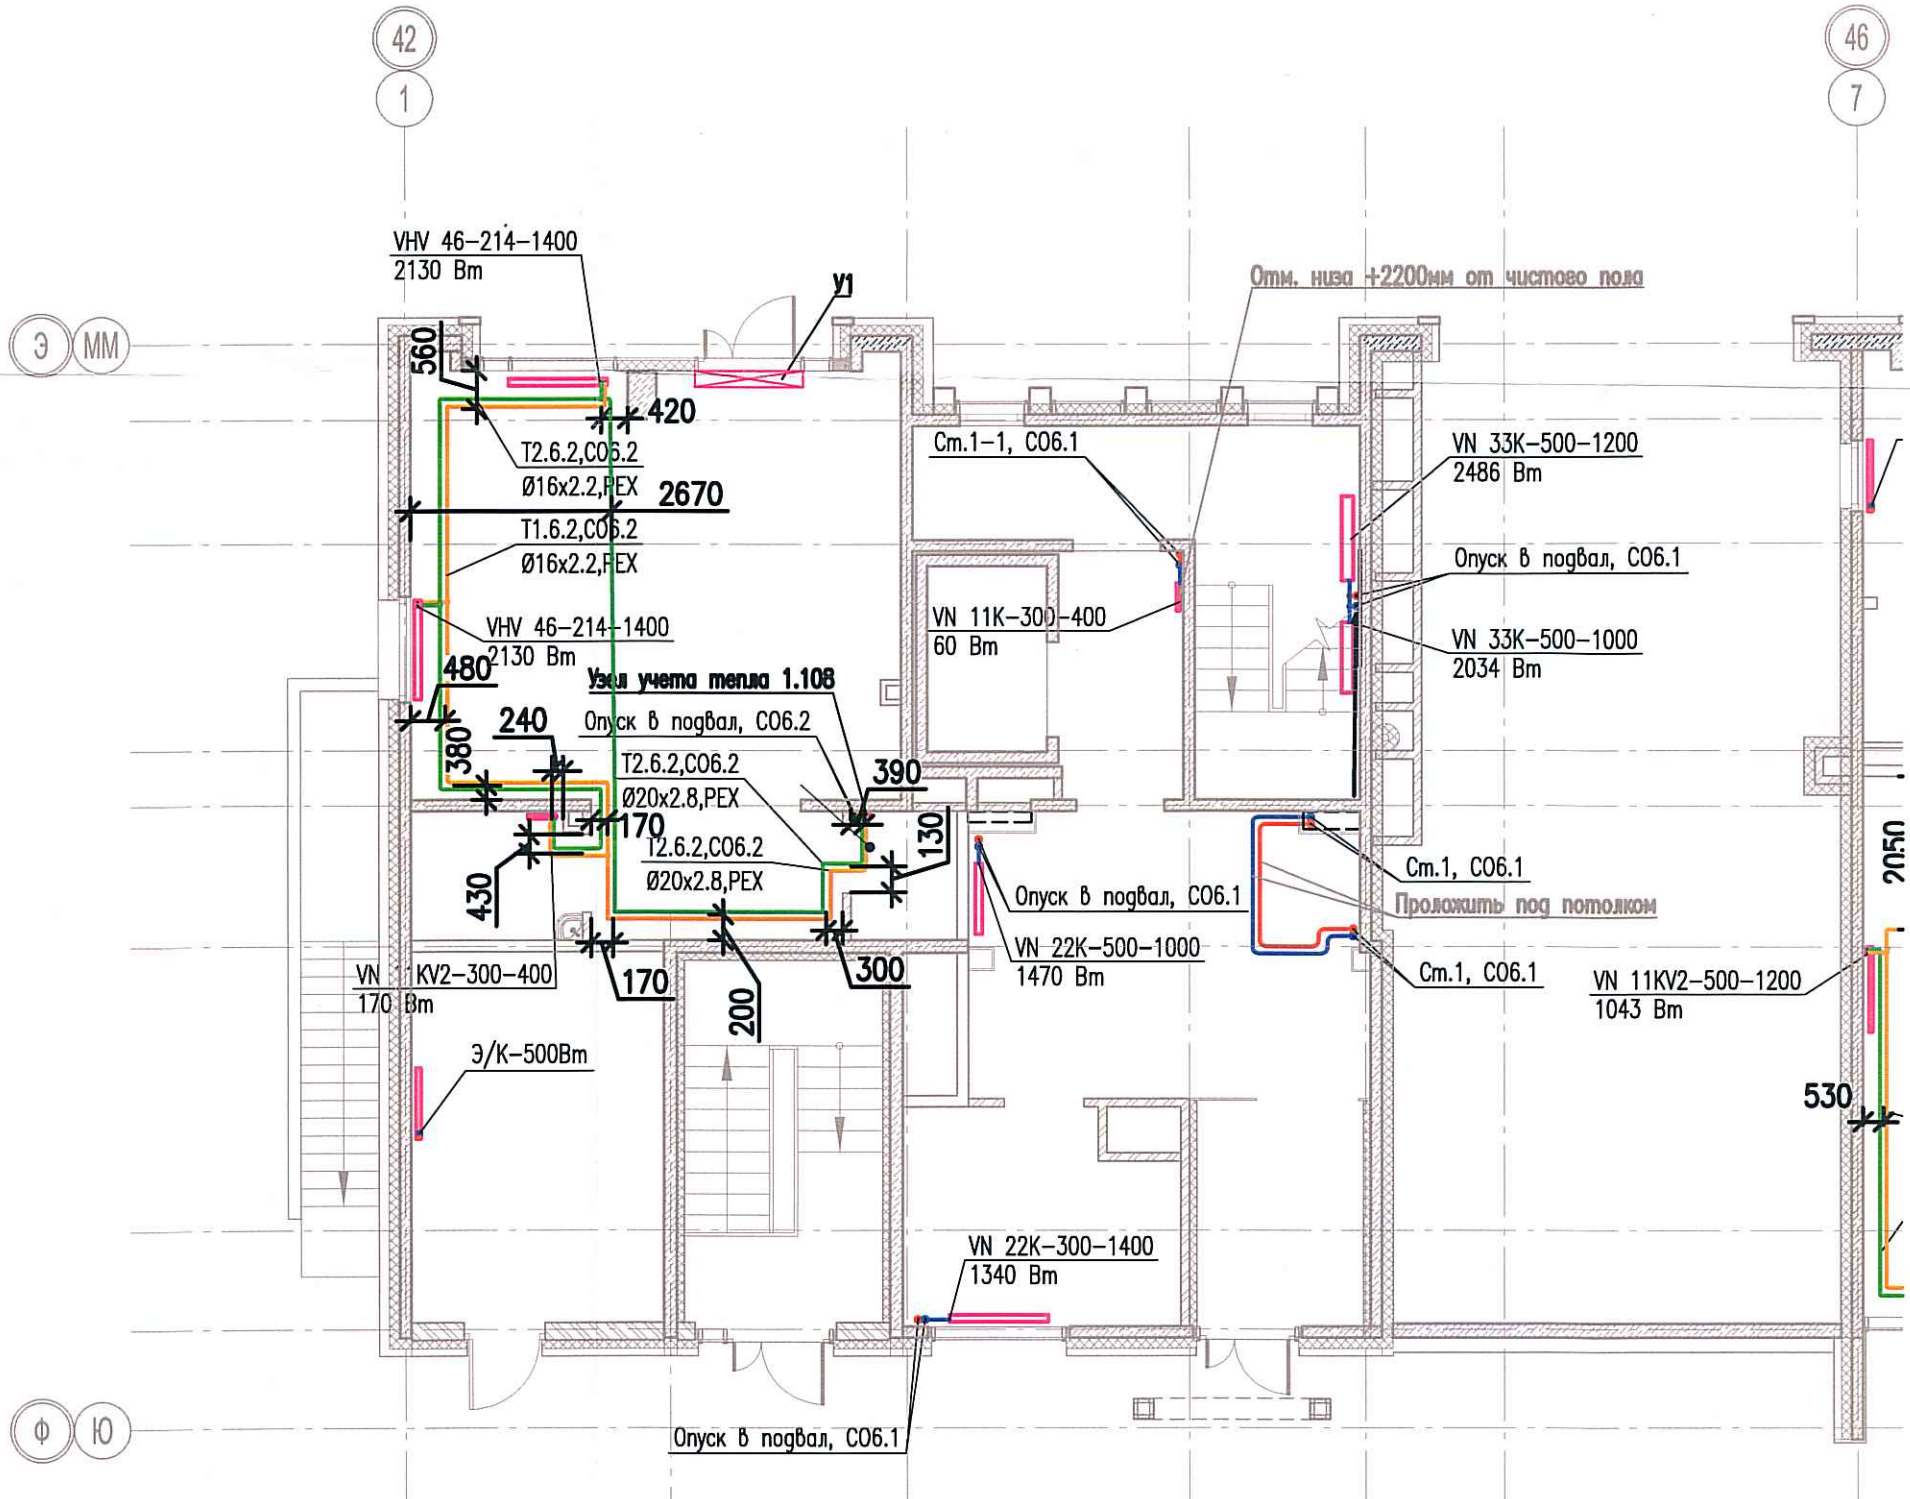

Согласовано	
Взам. инв. №	
Подпись и дата	
Инв. № подл.	

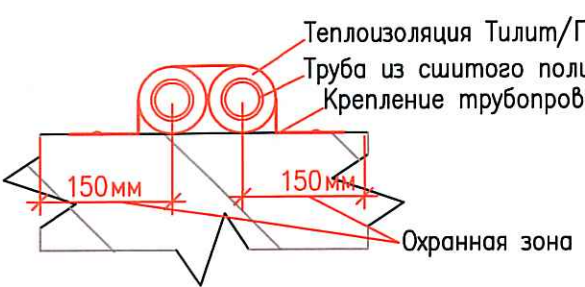

						03-2017-БС66-6-0В			
						Многоэтажная жилая застройка (жилой комплекс со встроенными помещениями, подземными автостоянками) по адресу: г. Санкт-Петербург, Большой Сампсониевский проспект (кад. номер участка 78:36:0005016:1309)			
Изм.	Кол.уч.	Лист	Недок.	Подп.	Дата	Корпус 6	Стадия	Лист	Листов
Разраб.		Бабаев Р.И.					ИД	299	
						Исполнительная схема №9. Отопление. План 1 этажа. Секция 1.		000 "ИПС"	