
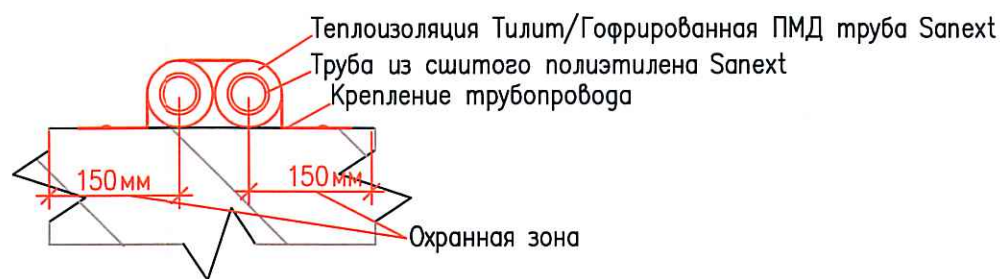


Исполнительная схема
 №11. Отопление.
 План 3 этажа.
 Секция 1.

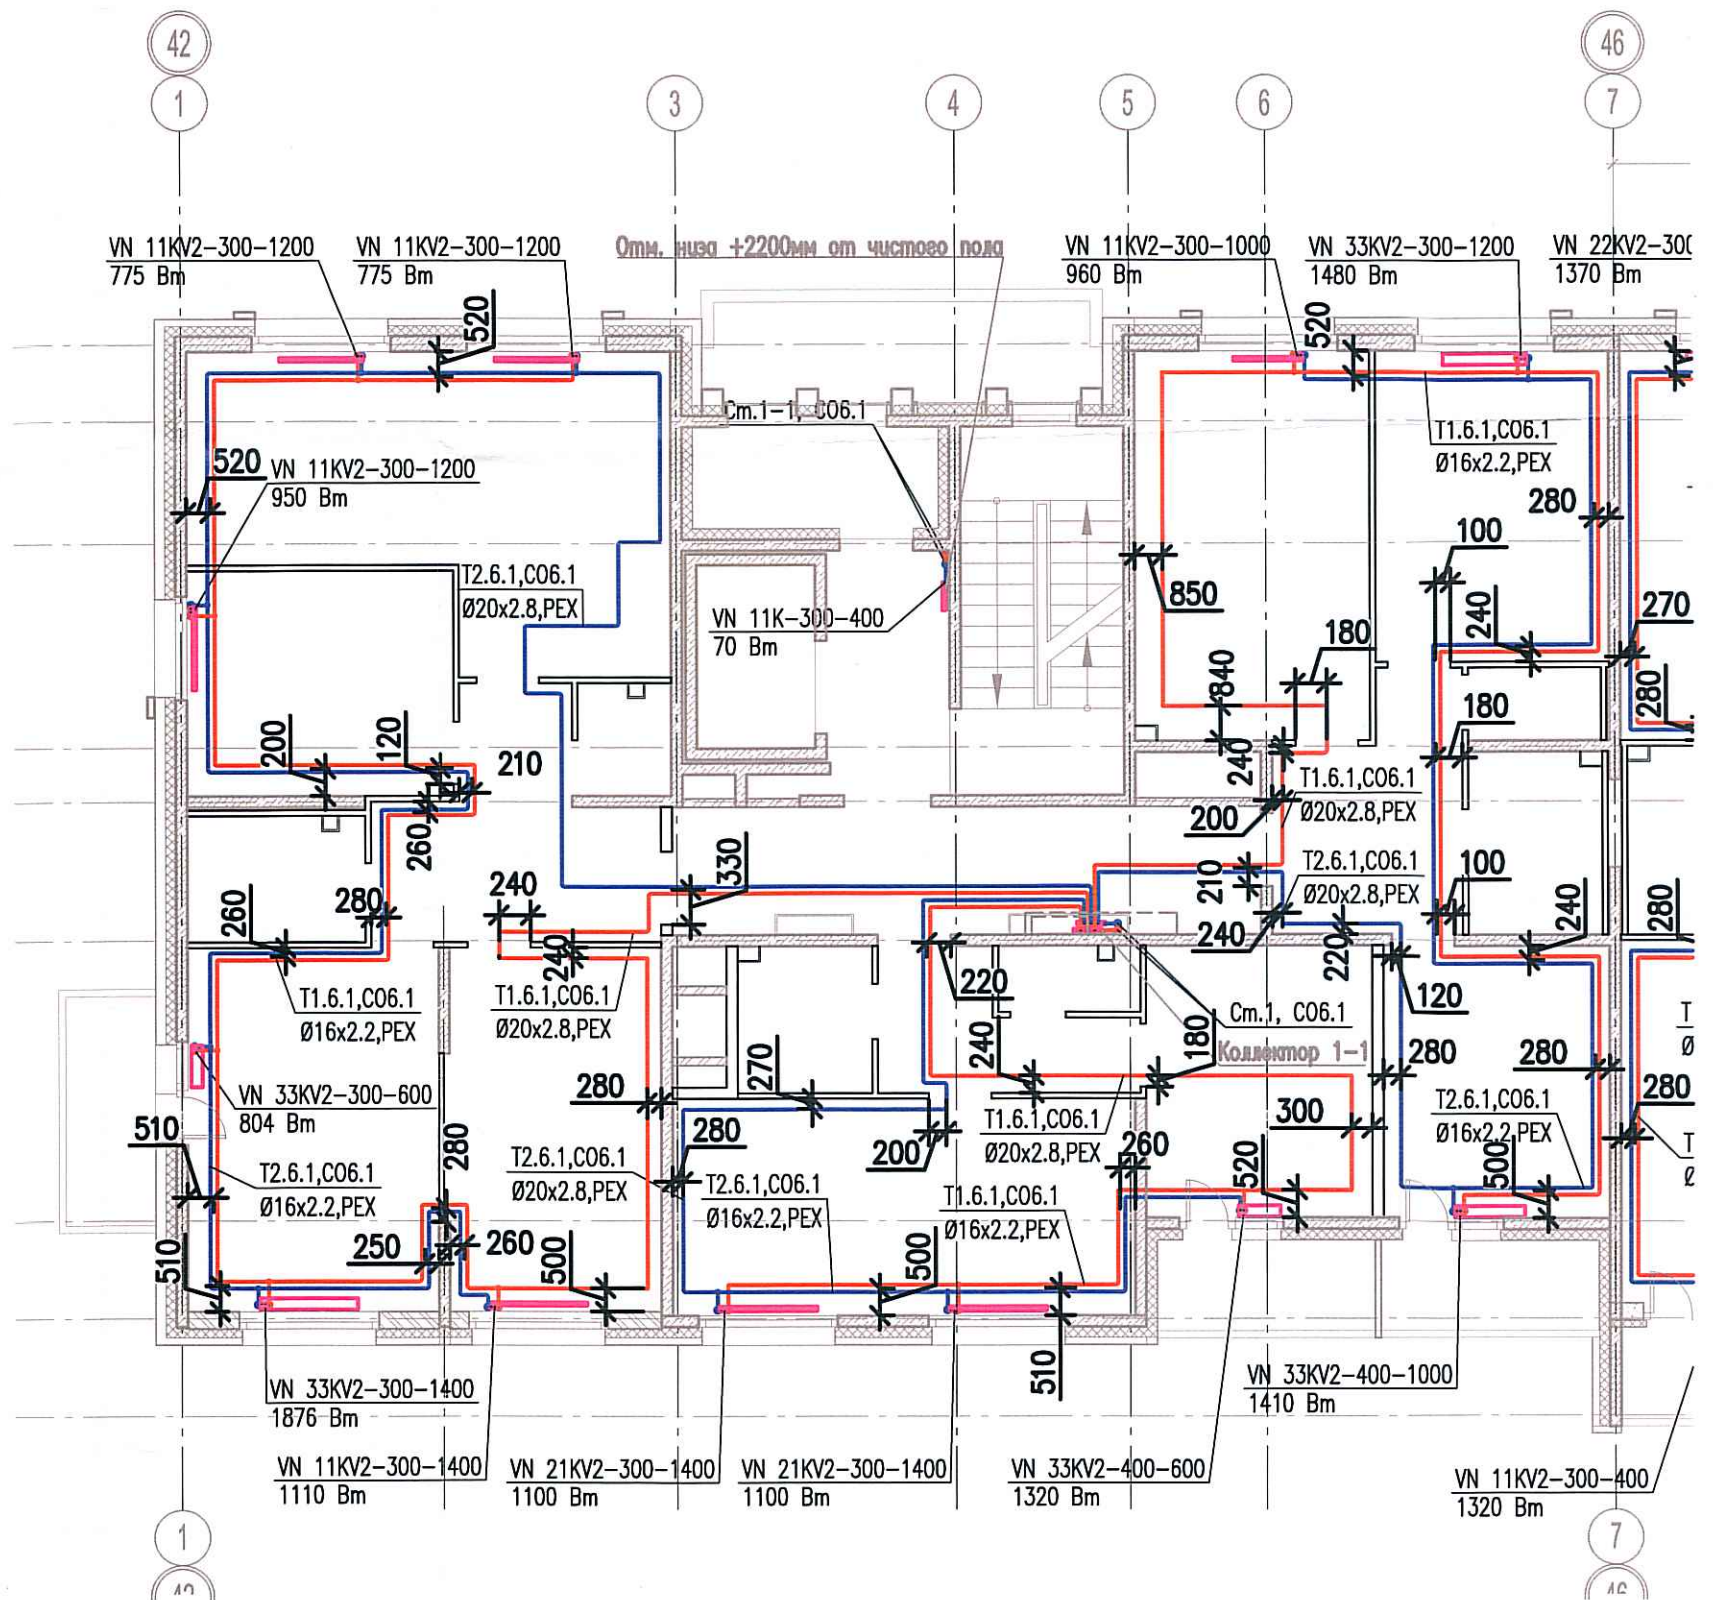

Согласовано

Инд. № подл. Подпись и дата. Взам. инв. №

Изм.	Кол.уч.	Лист	Недок.	Подп.	Дата
Разраб.		Бабаев Р.И.			



03-2017-БС66-6-0В

Многоэтажная жилая застройка (жилой комплекс со встроенными помещениями, подземными автостоянками) по адресу: г. Санкт-Петербург, Большой Сампсониевский проспект (кад. номер участка 78:36:0005016:1309)

Корпус 6		Стадия	Лист	Листов
		ИД	286	
Исполнительная схема №11. Отопление. План 3 этажа. Секция 1.			ООО "ПСК"	

Формат А3