
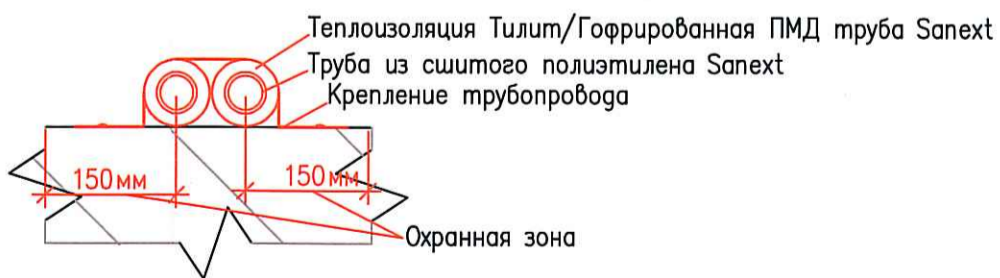


Исполнительная схема
 №14. Отопление.
 План 6 этажа.
 Секция 1.

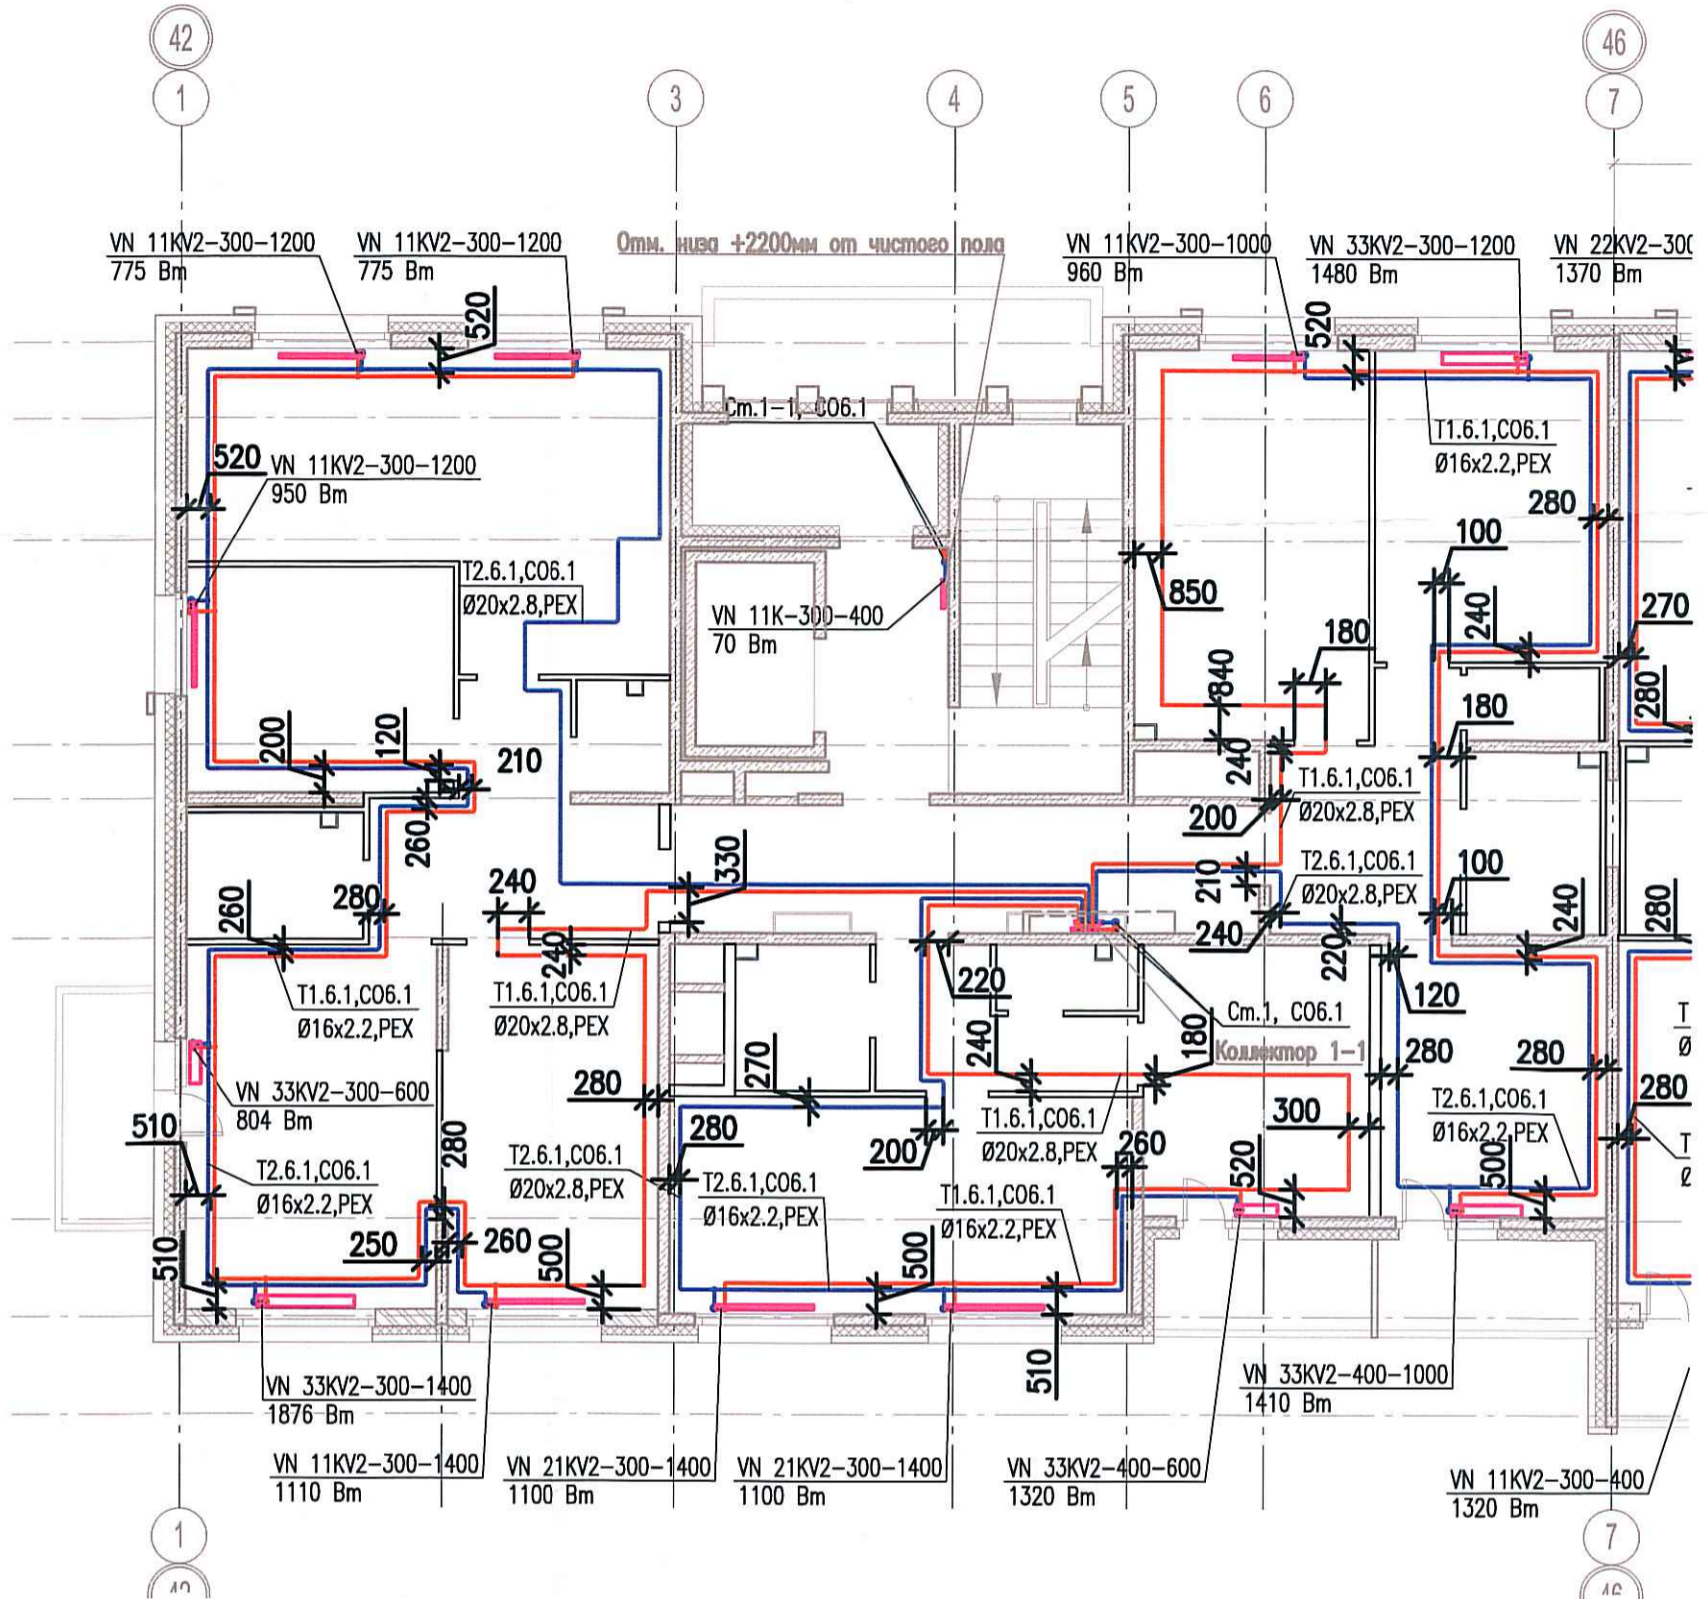

Согласовано

Инв. № подл.

Подпись и дата

Взам. инв. №

Изм.	Кол.уч.	Лист	Недоп.	Пробл.	Дата
Разраб.					
		Бабаев Р.И.			

03-2017-БС66-6-0В		
Многоэтажная жилая застройка (жилой комплекс со встроенными помещениями, подземными автостоянками) по адресу: г. Санкт-Петербург, Большой Сампсониевский проспект (кад. номер участка 78:36:0005016:1309)		
Корпус 6	Стадия	Лист
	ИД	249
Исполнительная схема №14. Отопление. План 6 этажа. Секция 1.		ООО "ПСК"