
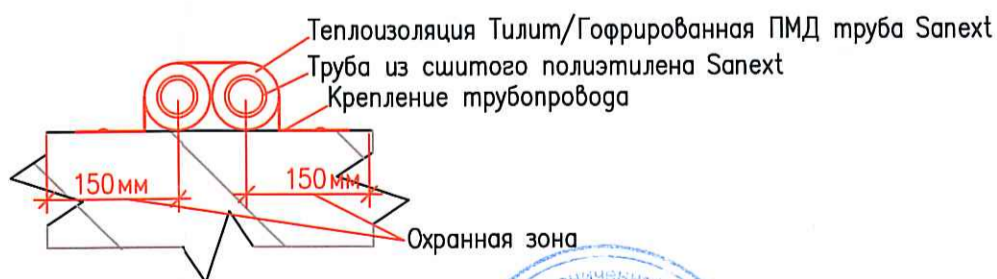


Исполнительная схема
 №17. Отопление.
 План 9 этажа.
 Секция 1.

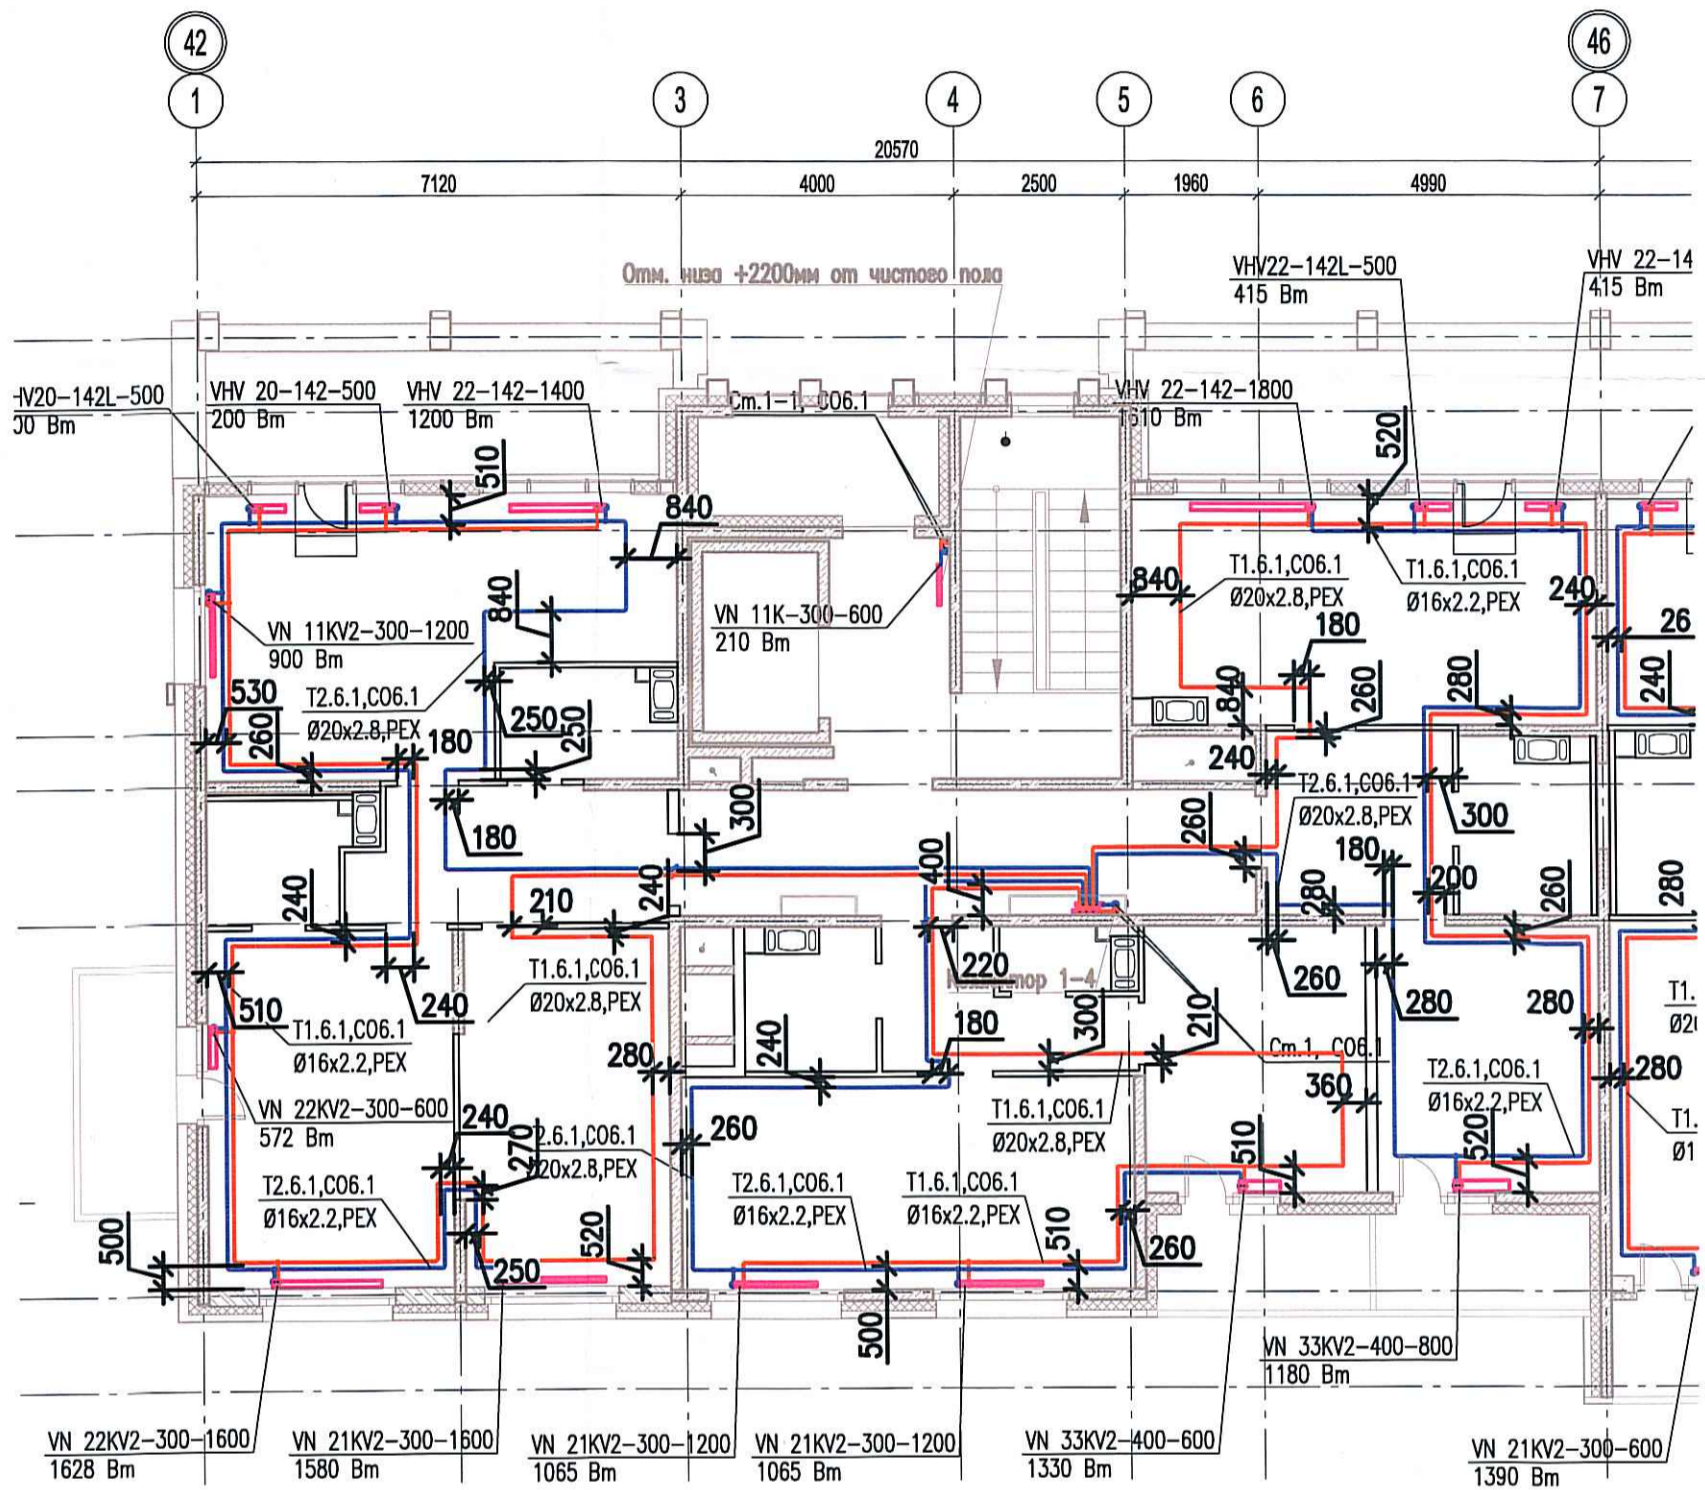

Согласовано

Взам. инв. №

Подпись и дата

Инв. № подл.

Изм.	Кол.уч.	Лист	Подок.	Подп.	Дата
Разраб.		Бабаев Р.И.			



03-2017-БС66-6-0В

Многоэтажная жилая застройка (жилой комплекс со встроенными помещениями, подземными автостоянками) по адресу: г. Санкт-Петербург, Большой Сампсониевский проспект (кад. номер участка 78:36:0005016:1309)

Корпус 6

Исполнительная схема №17. Отопление.
 План 9 этажа.
 Секция 1.

Стадия	Лист	Листов
ИД	202	

ООО "ПСК"

Формат А3