
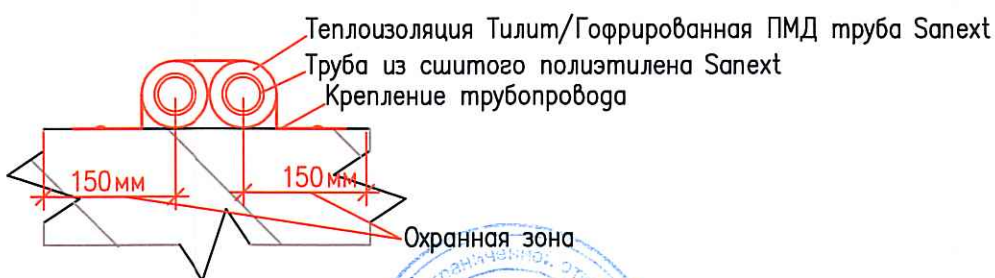


Исполнительная схема  
 №19. Отопление.  
 План 2 этажа.  
 Секция 2.

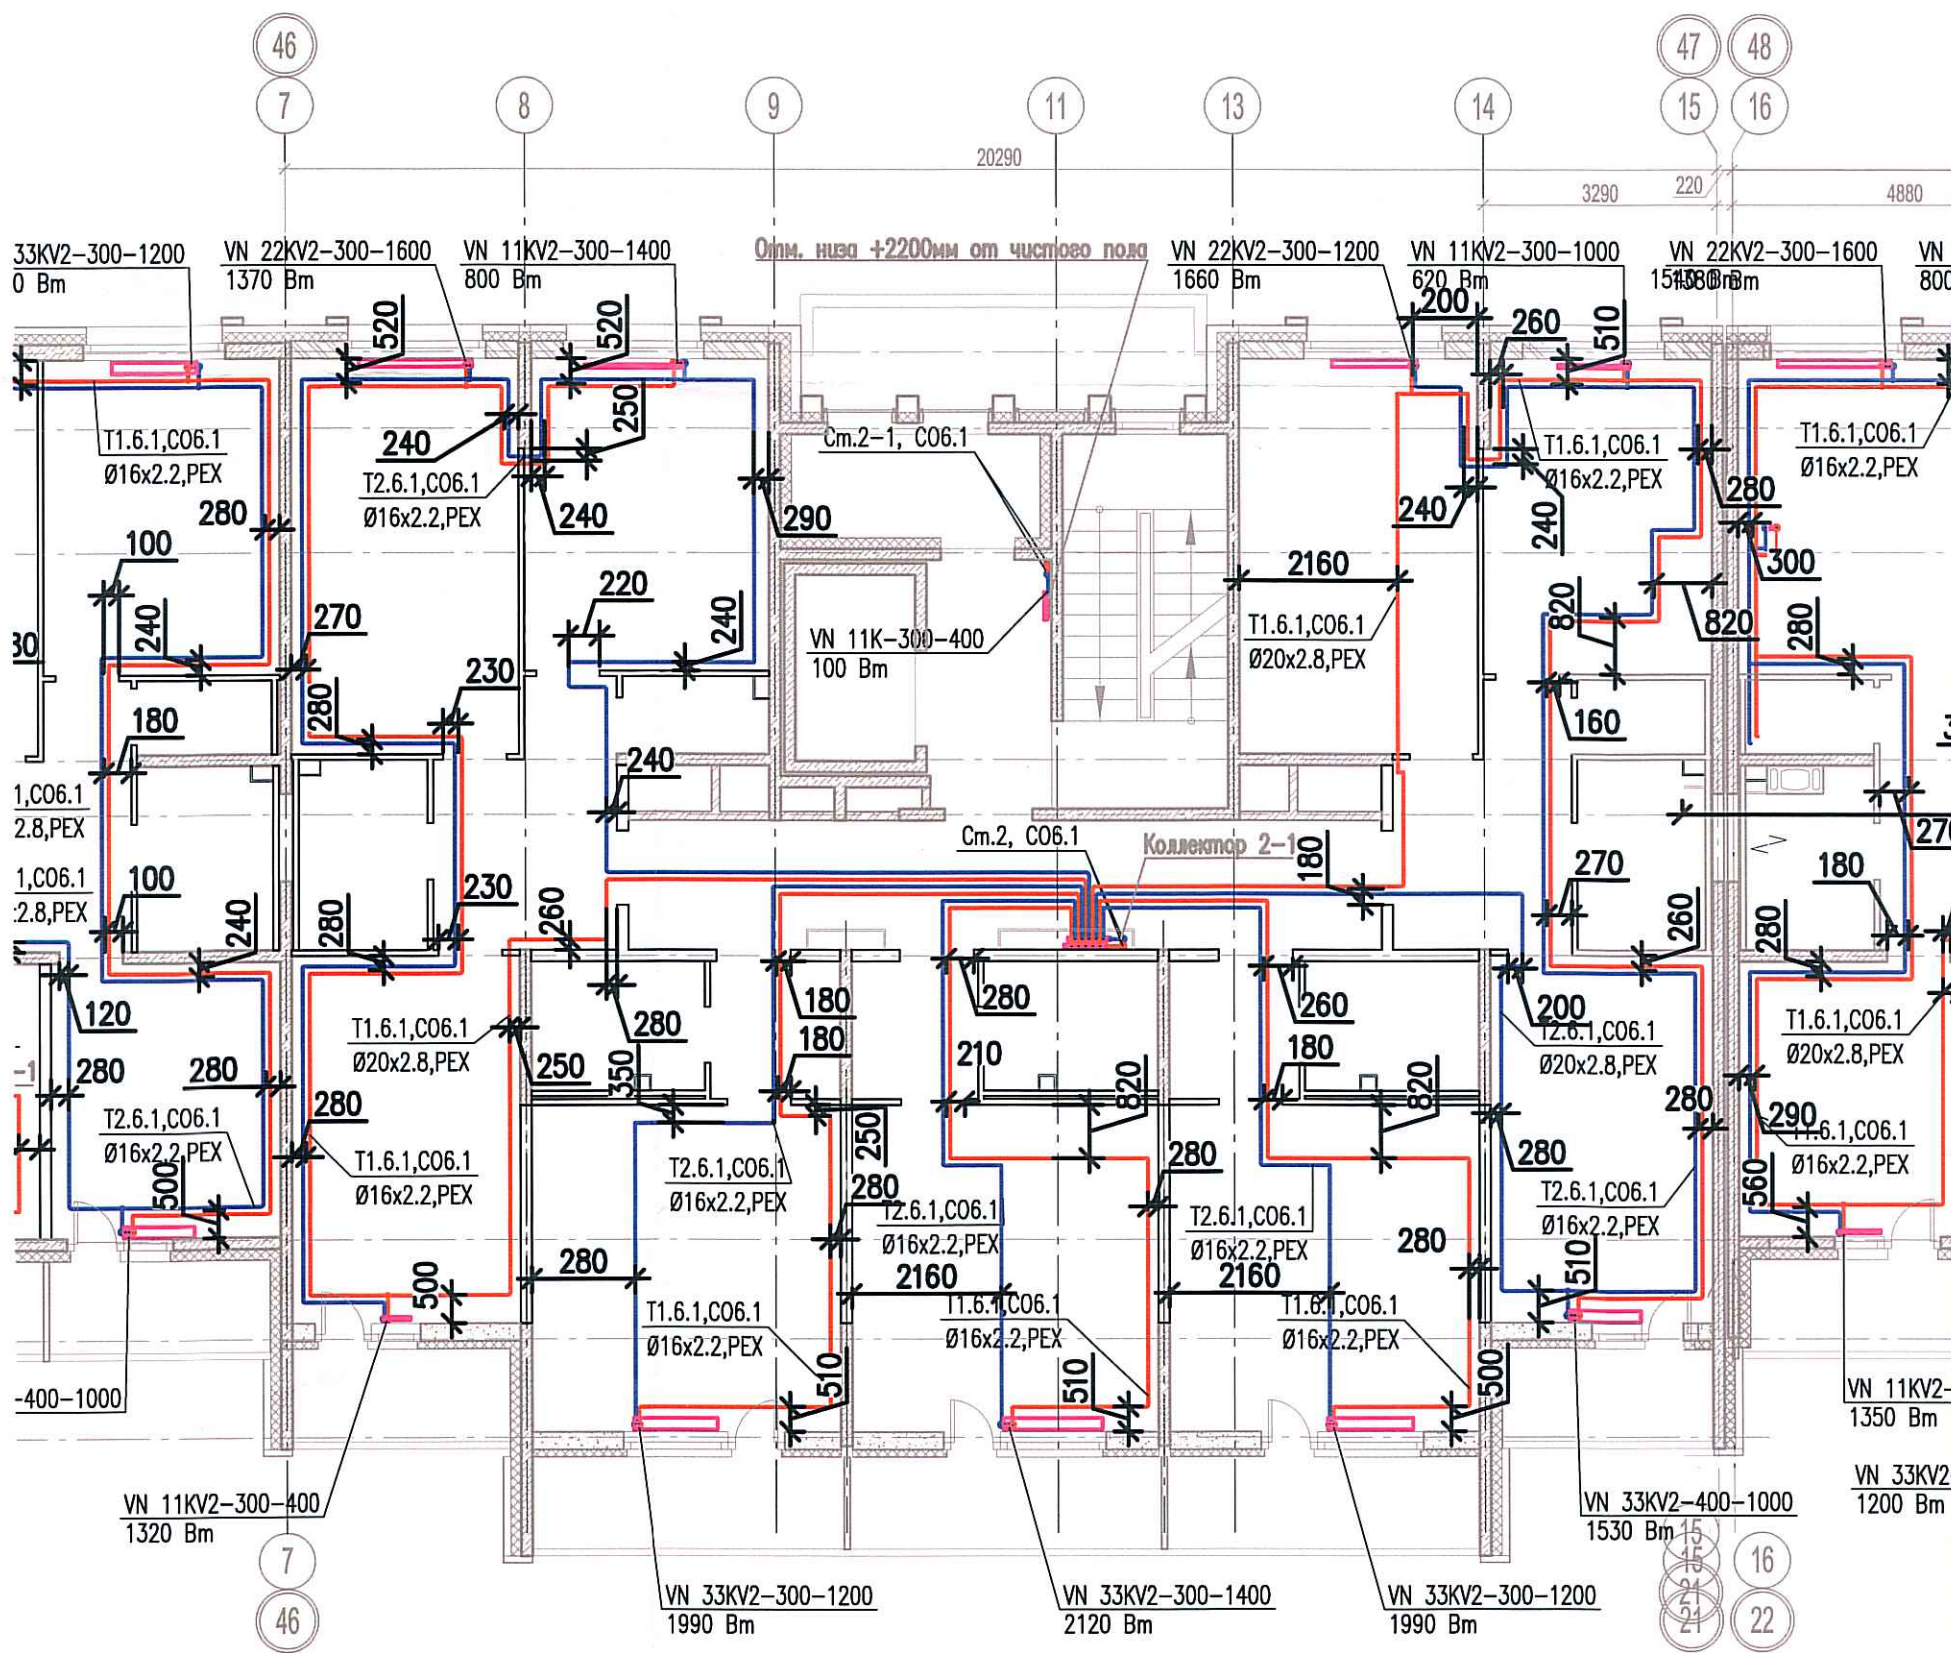

Согласовано	
Взам. инв. №	
Подпись и дата	
Инв. № подл.	

						03-2017-БС66-6-0В			
						Многоэтажная жилая застройка (жилой комплекс со встроенными помещениями, подземными автостоянками) по адресу: г. Санкт-Петербург, Большой Сампсониевский проспект (кад. номер участка 78:36:0005016:1309)			
Изм.	Кол.уч.	Лист	Недок.	Подп.	Дата	Корпус 6	Стадия	Лист	Листов
Разраб.		Бабаев Р.И.					ИД	304	
						Исполнительная схема №19. Отопление. План 2 этажа. Секция 2.		ООО "ИСК"	