
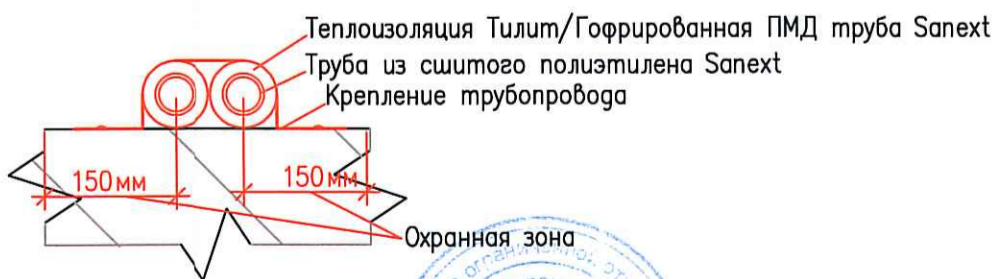


Исполнительная схема
 №20. Отопление.
 План 3 этажа.
 Секция 2.

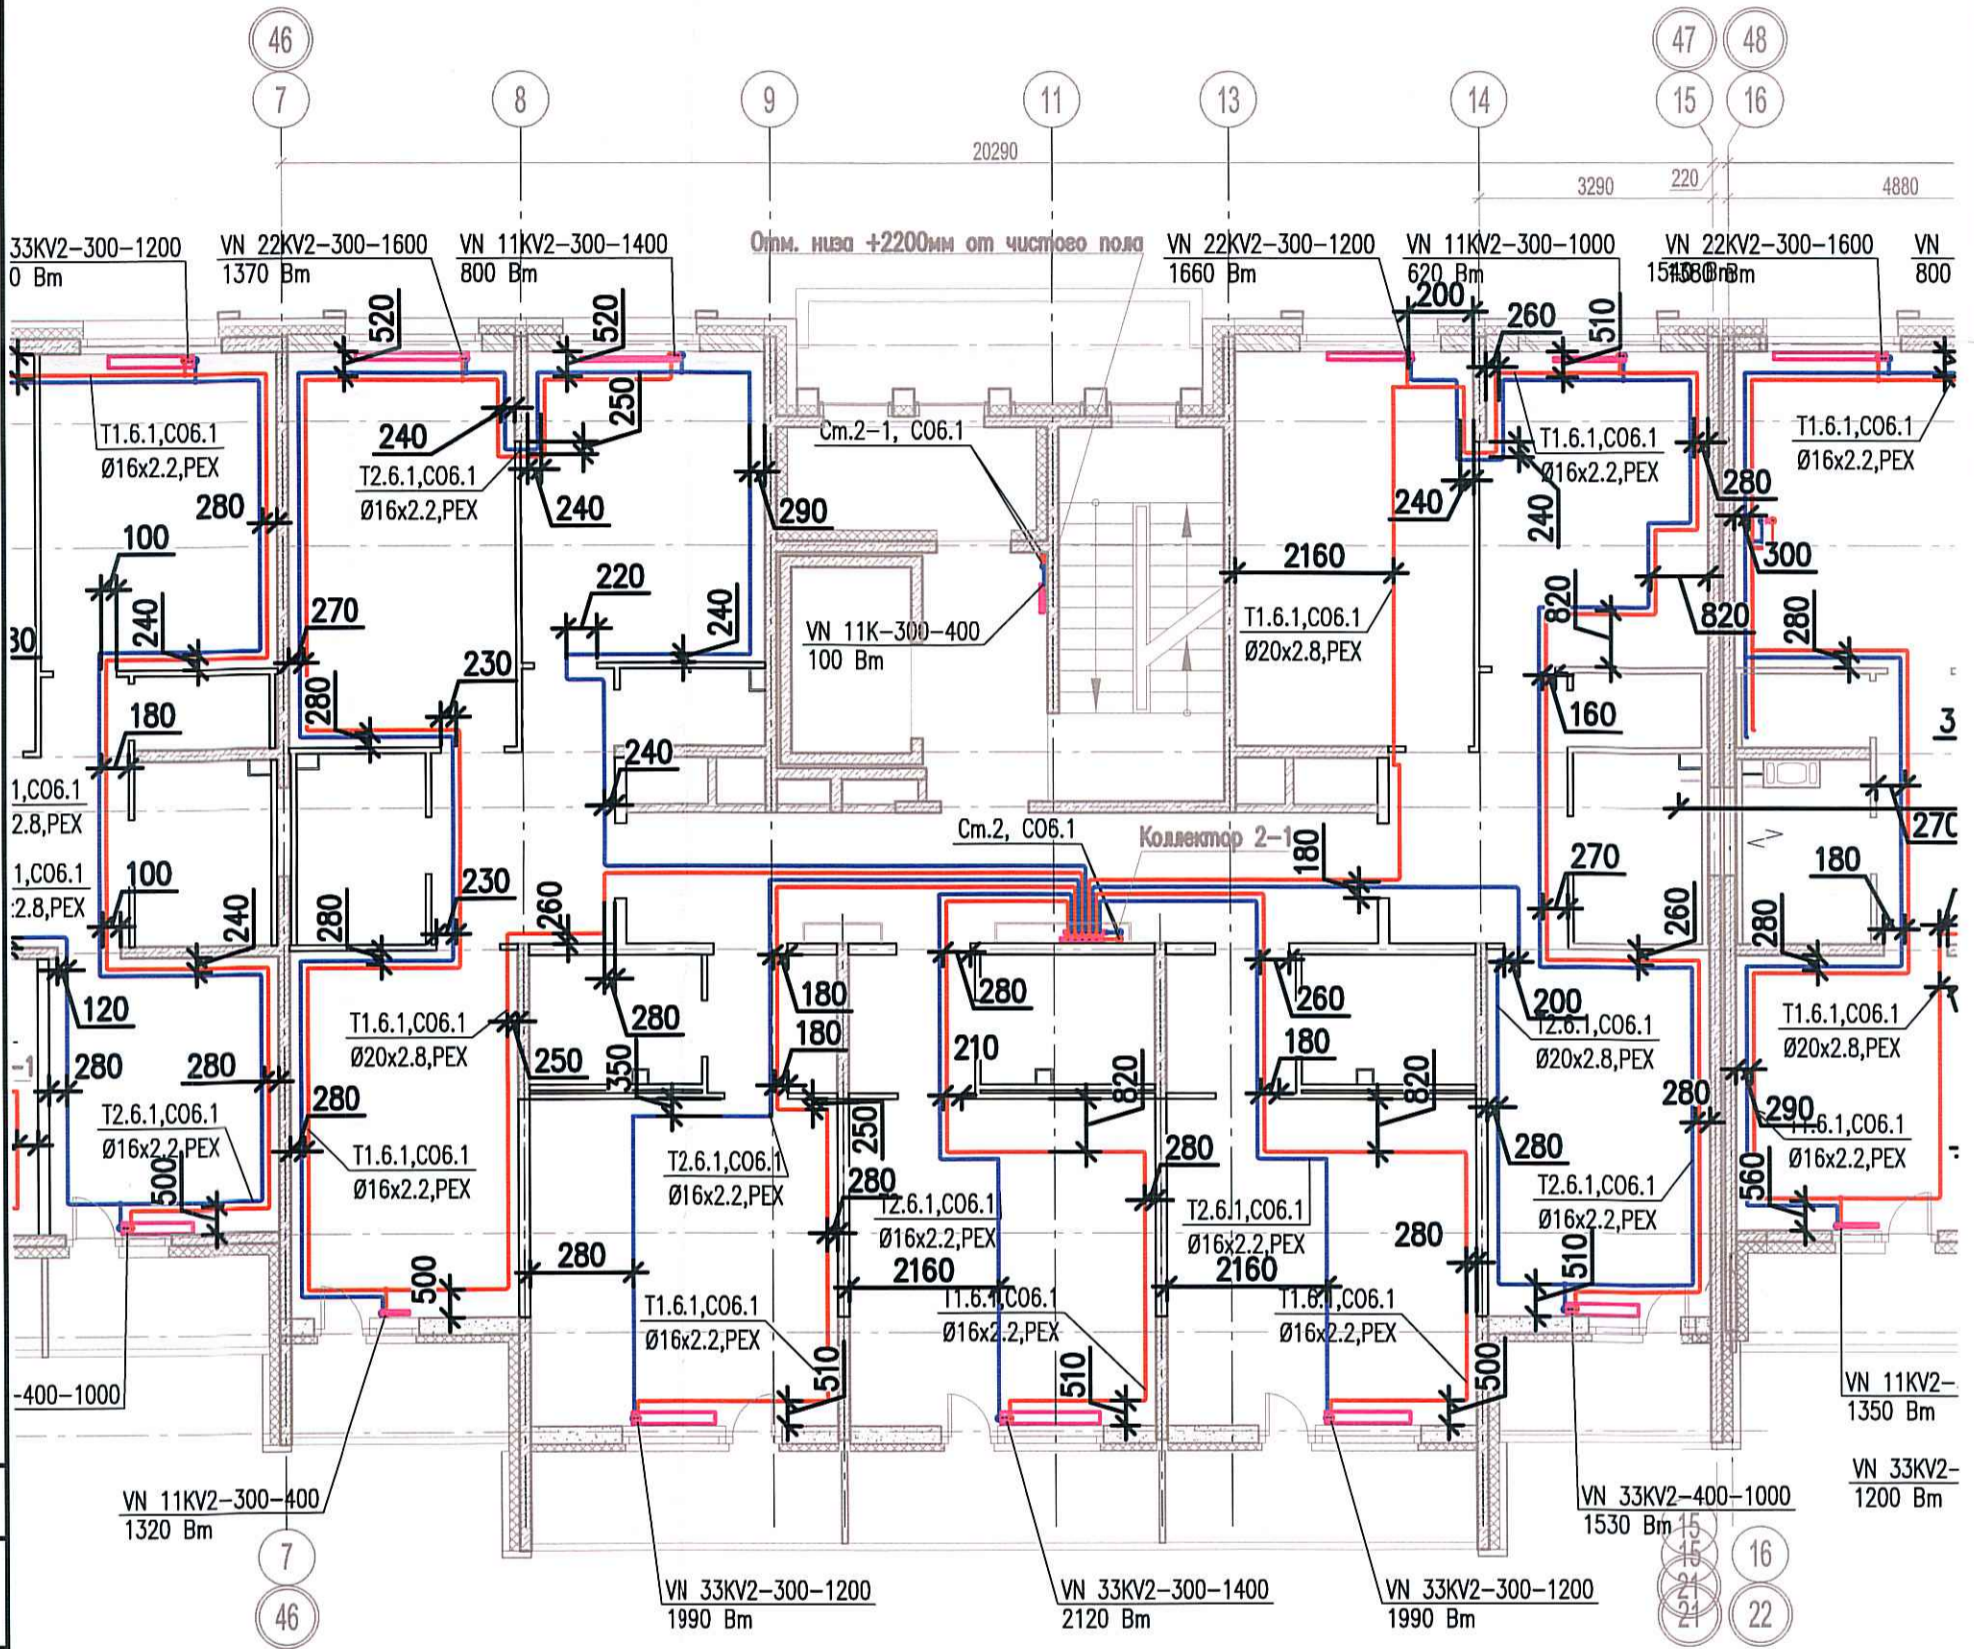

Согласовано

Инв. № подл. | Подпись и дата | Взам. инв. №

03-2017-БС66-6-0В					
Многоэтажная жилая застройка (жилой комплекс со встроенными помещениями, подземными автостоянками) по адресу: г. Санкт-Петербург, Большой Сампсониевский проспект (кад. номер участка 78:36:0005016:1309)					
Изм.	Кол.уч.	Лист	Недок.	Подл.	Дата
Разраб.		Бабаев Р.И.			
Корпус 6				Стадия	Лист
Исполнительная схема №20. Отопление. План 3 этажа. Секция 2.				ИД	306
				ООО "ПСК"	