
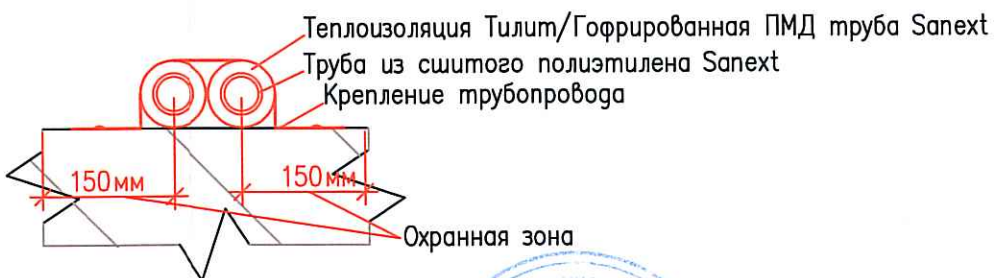


Исполнительная схема
 №24. Отопление.
 План 7 этажа.
 Секция 2.

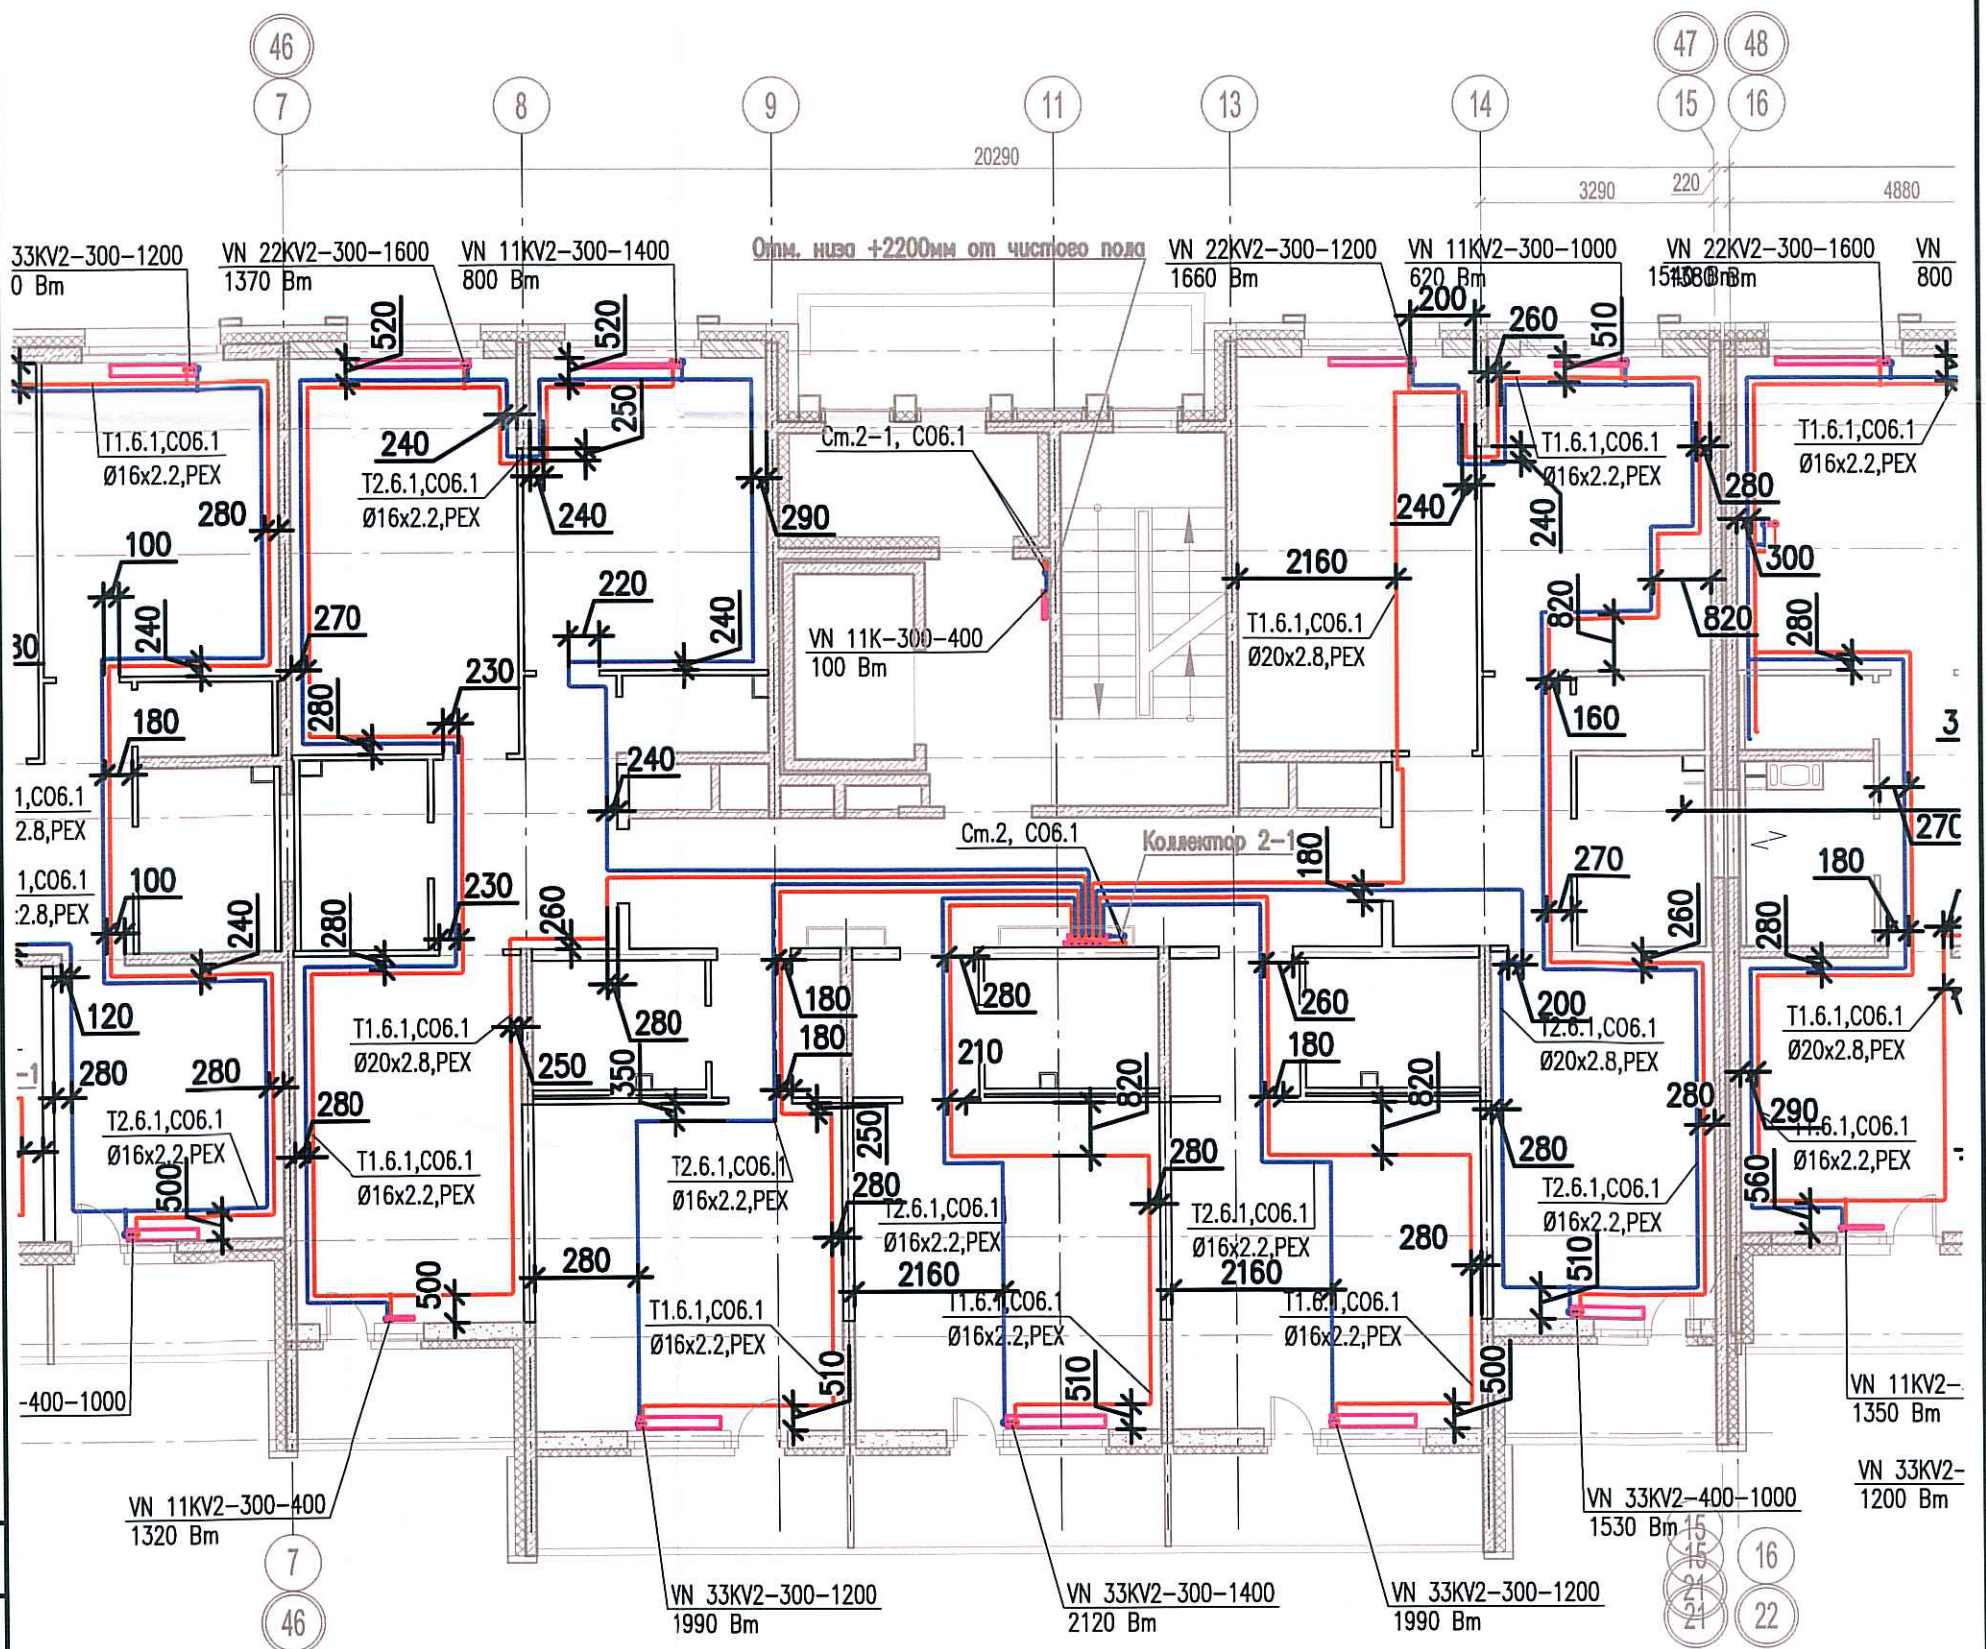

Согласовано

Взам. инв. №

Подпись и дата

Инв. № подл.

03-2017-БС66-6-0В					
Многоэтажная жилая застройка (жилой комплекс со встроенными помещениями, подземными автостоянками) по адресу: г. Санкт-Петербурга, Большой Сампсониевский проспект (кад. номер участка 78:36:0005016:1309)					
Изм.	Кол.уч.	Лист	Издок.	Пробл.	Дата
Разраб.		Бабаев Р.И.			
Корпус 6				Стадия	Лист
Исполнительная схема №24. Отопление. План 7 этажа. Секция 2.				ИД	309
				000 "ПСК"	

Формат А3