
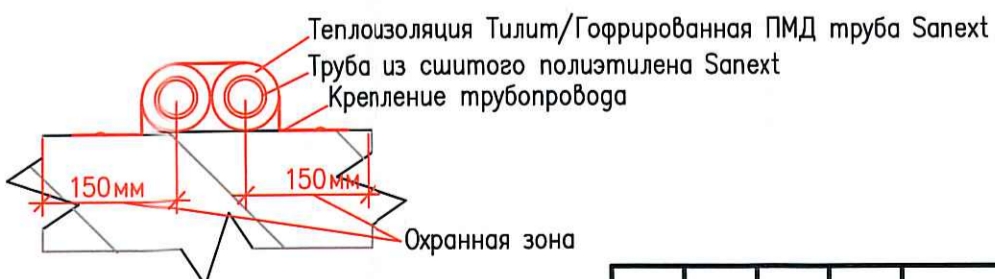


Исполнительная схема
 №29. Отопление.
 План 3 этажа.
 Секция 3.

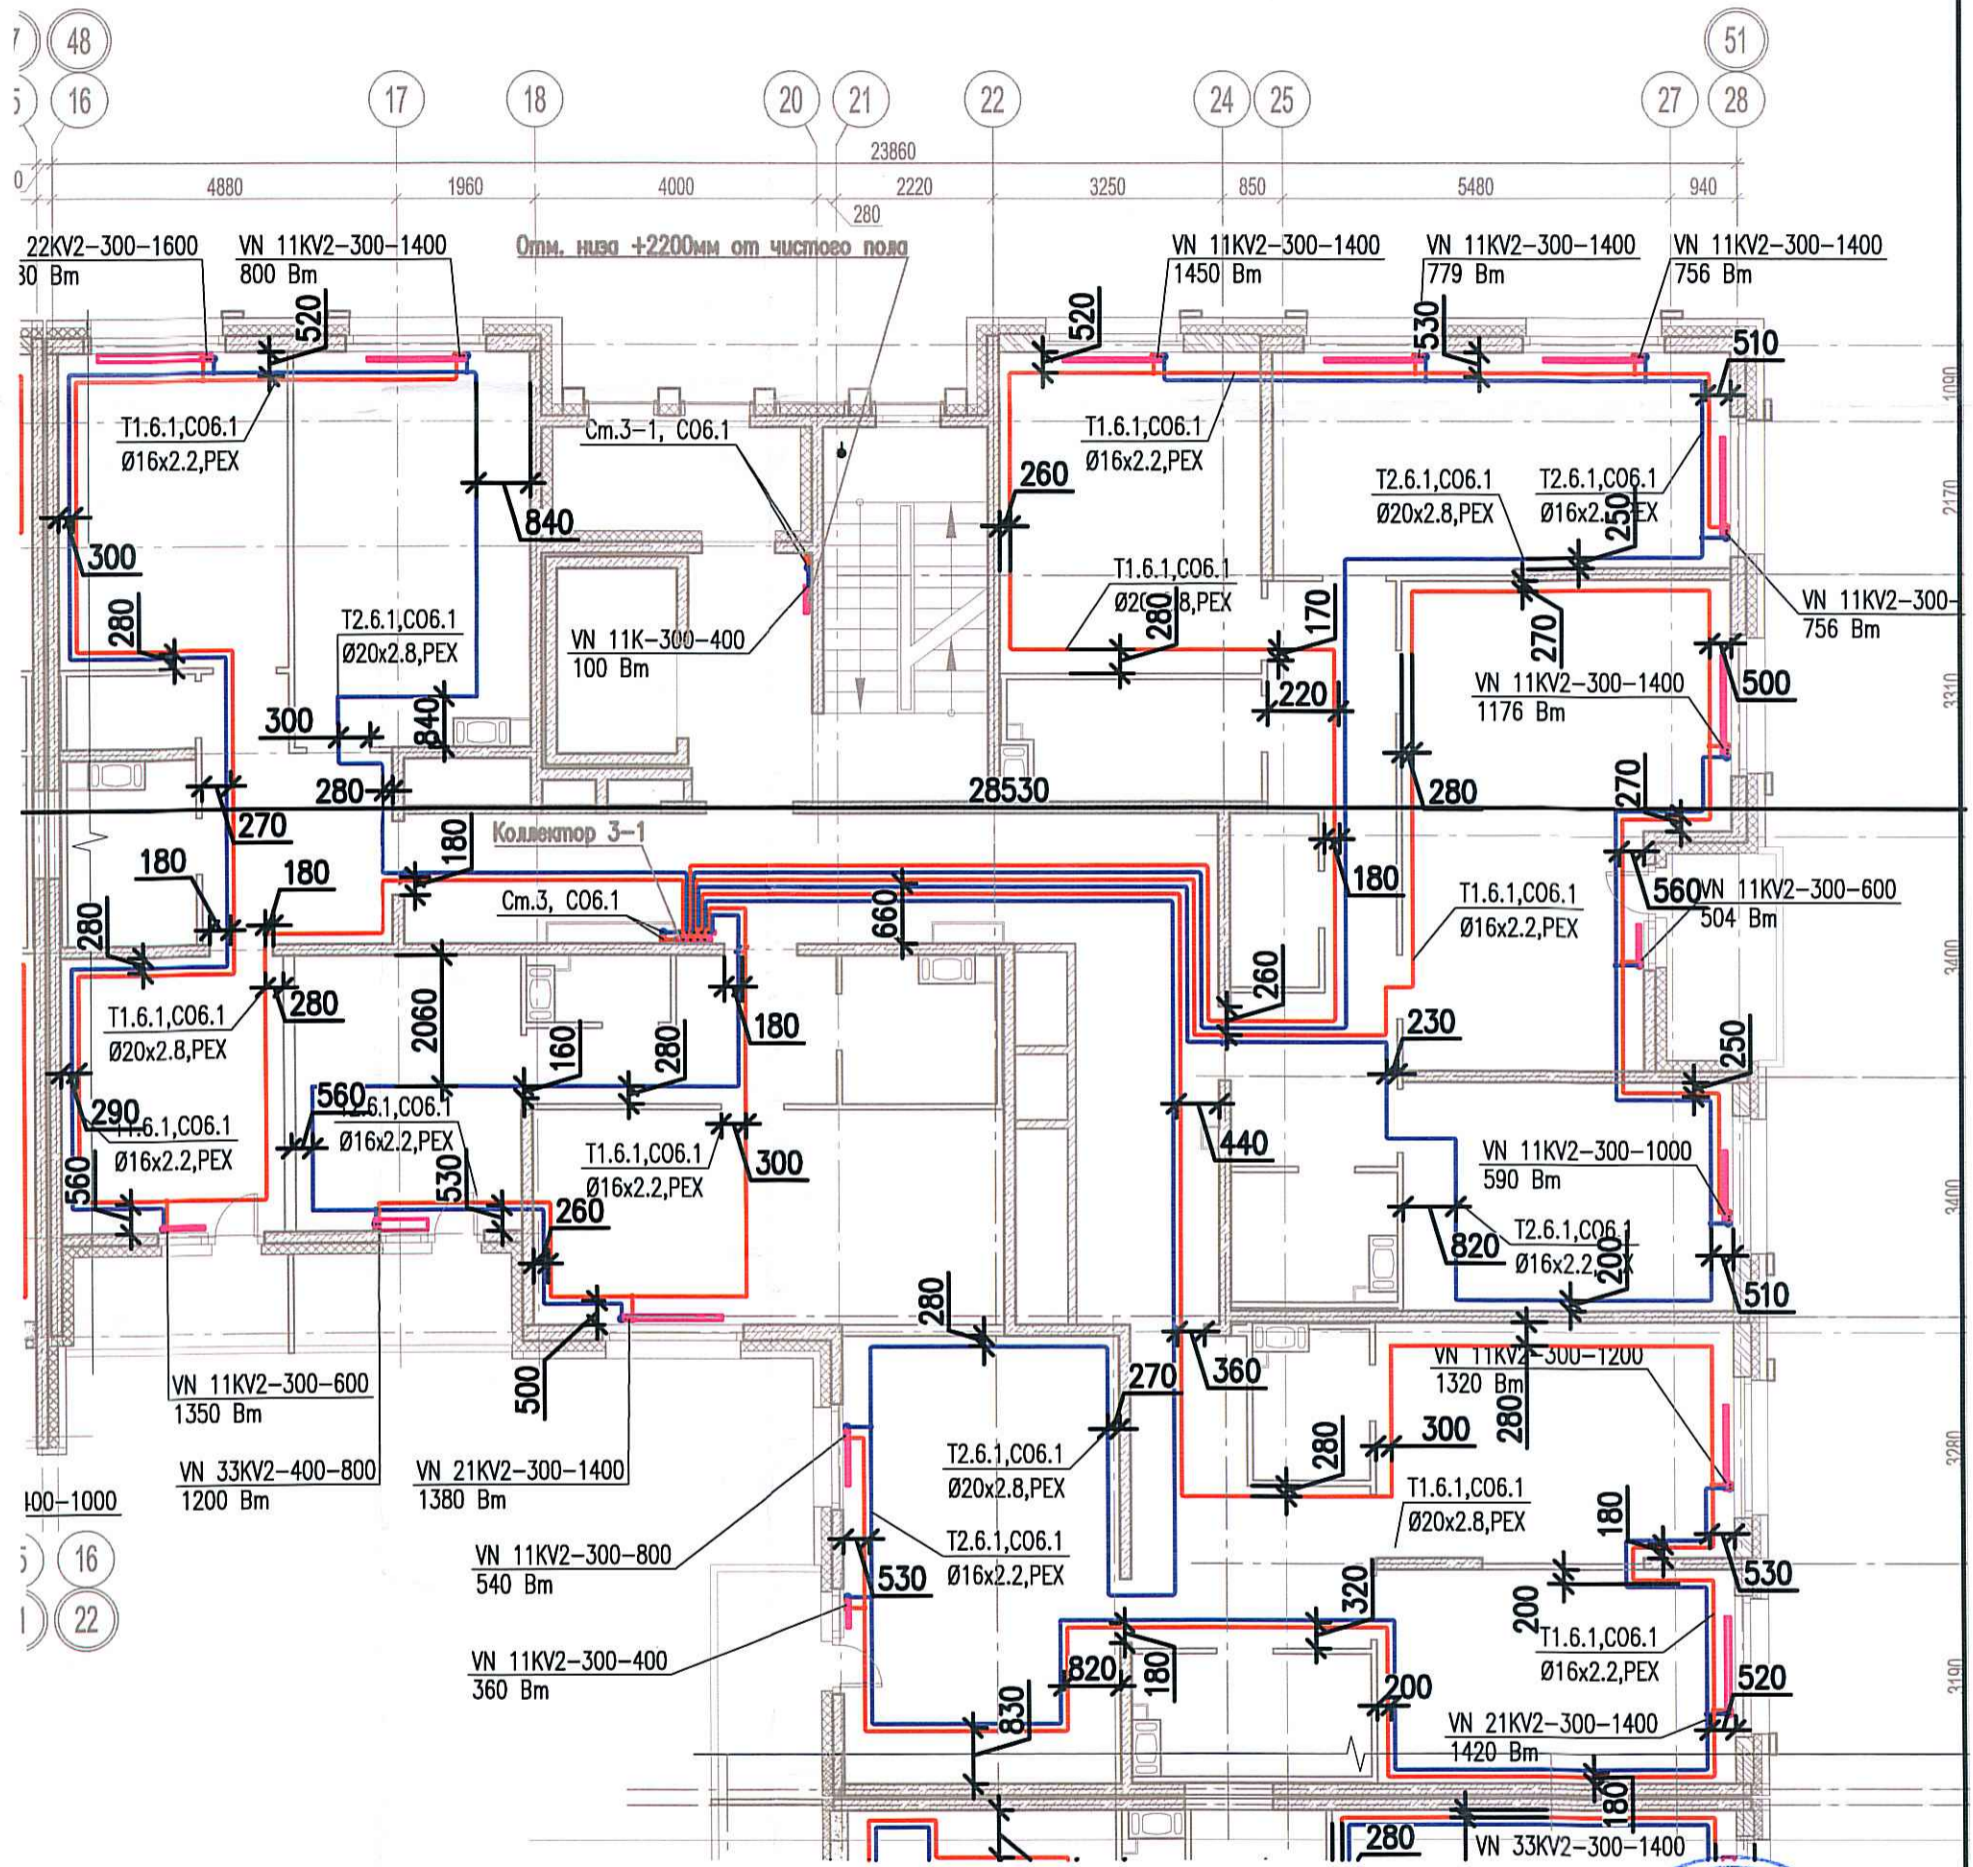

Составлено	
Взам. инв. №	
Подпись и дата	
Инв. № подл.	

					03-2017-БС66-6-0В					
					Многоэтажная жилая застройка (жилой комплекс со встроенными помещениями, подземными автостоянками) по адресу: г. Санкт-Петербург, Большой Сампсониевский проспект (кад. номер участка 78:36:0005016:1309)					
Изм.	Кол.уч.	Лист	Нед.ок.	Подп.	Дата	Корпус 6	Стадия	Лист	Листов	
							ИД	3/9		
Разраб. Бабаев Р.И.					Исполнительная схема №29. Отопление. План 3 этажа. Секция 3.			ООО "ИСК"		