


Исполнительная схема
 №30. Отопление.
 План 4 этажа.
 Секция 3.

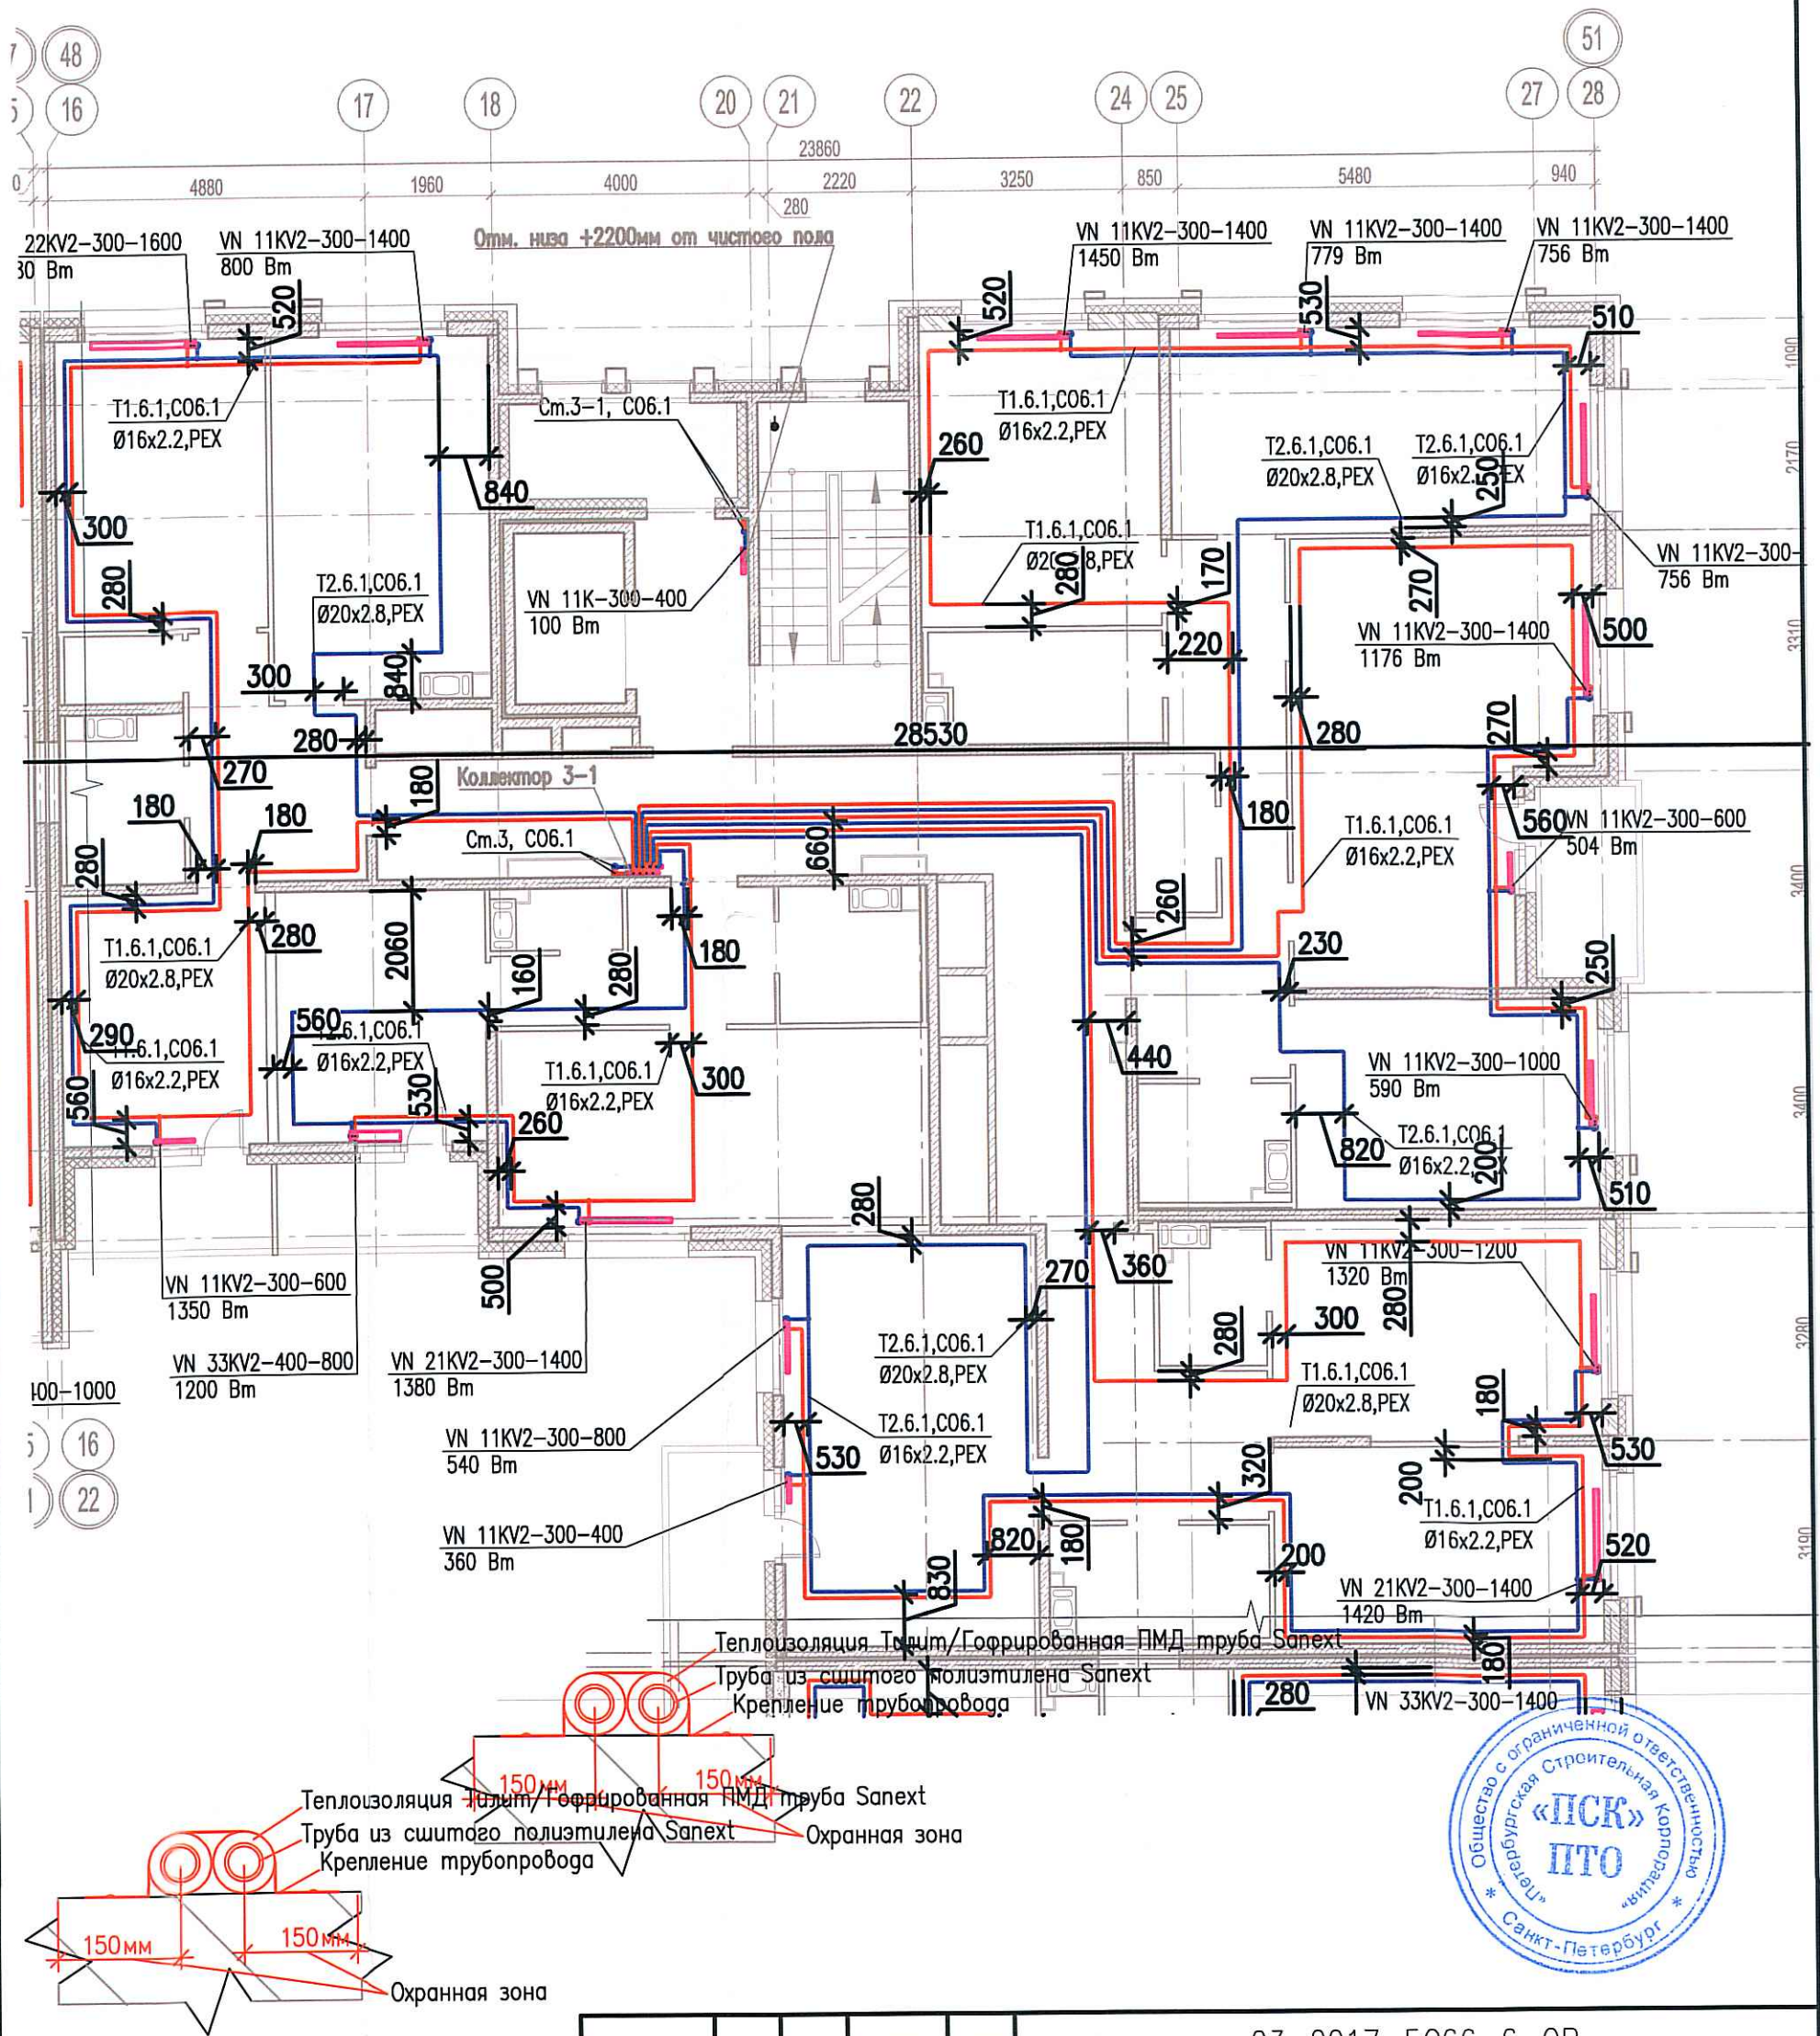

Создано
 Взам. инв. №
 Подпись и дата
 Инв. № подл.

Изм.	Кол.уч.	Лист	Подок.	Подп.	Дата
Разраб.	Бабаев Р.И.				

03-2017-БС66-6-0В		
Многоэтажная жилая застройка (жилой комплекс со встроенными помещениями, подземными автостоянками) по адресу: г. Санкт-Петербург, Большой Сампсониевский проспект (кад. номер участка 78:36:0005016:1309)		
Корпус 6	Стадия	Лист
	ИД	919
Исполнительная схема №30. Отопление. План 4 этажа. Секция 3.		000 "ИСК"