
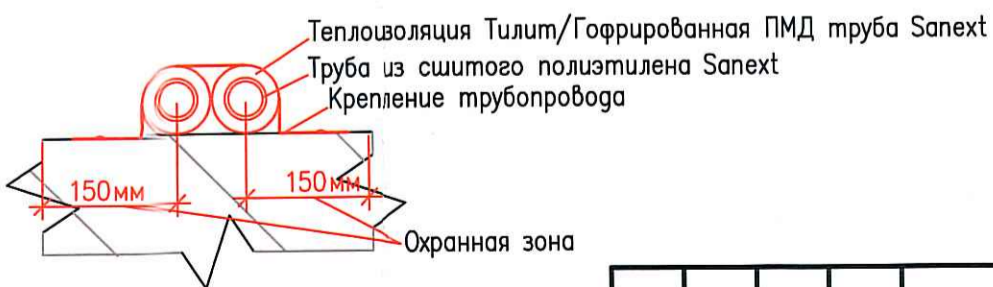


Исполнительная схема
 №33. Отопление.
 План 7 этажа.
 Секция 3.

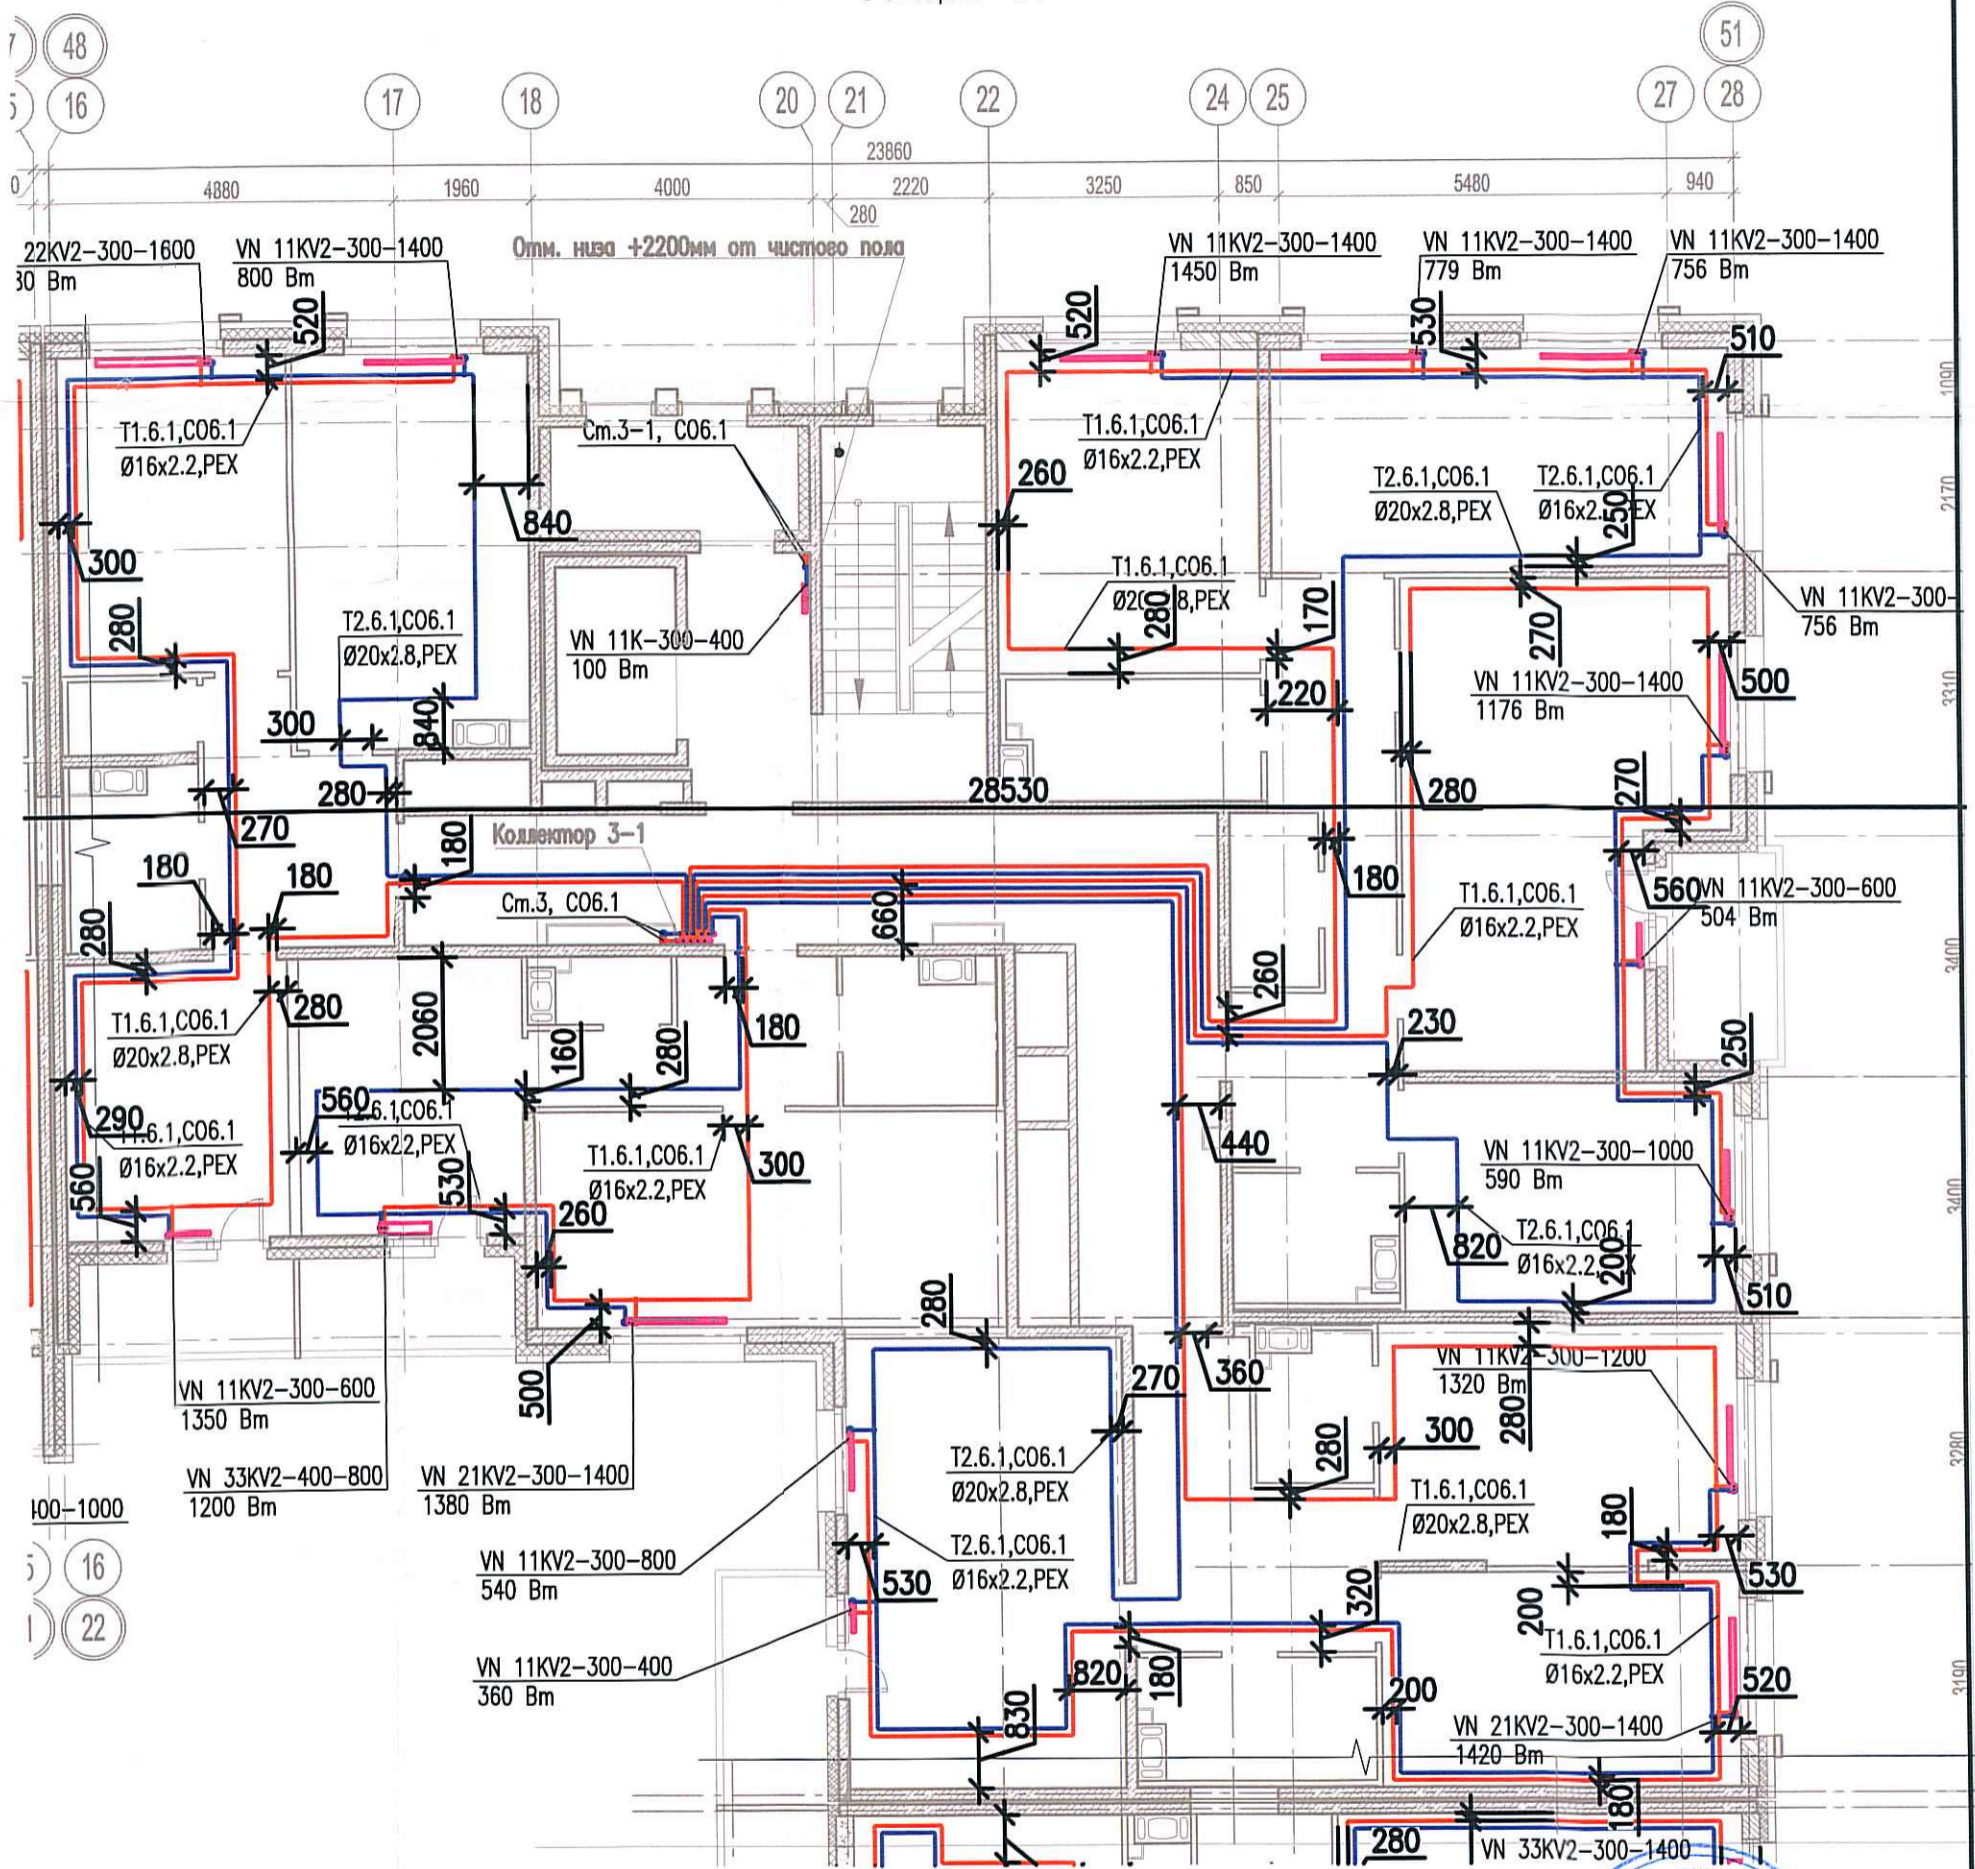

Согласовано	
Взам. инв. №	
Подпись и дата	
Инв. № подл.	

						03-2017-БС66-6-0В			
						Многоэтажная жилая застройка (жилой комплекс со встроенными помещениями, подземными автостоянками) по адресу: г. Санкт-Петербург, Большой Сампсониевский проспект (кад. номер участка 78:36:0005016:1309)			
Изм.	Кол.уч.	Лист	Надок.	Подп.	Дата	Корпус 6	Стадия	Лист	Листов
Разраб.	Бабаев Р.И.						ИД	318	
						Исполнительная схема №33. Отопление. План 7 этажа. Секция 3.		ООО "ПСК"	