
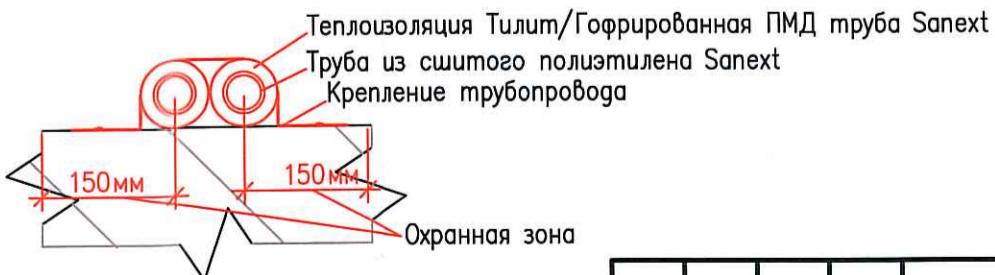


Исполнительная схема
 №34. Отопление.
 План 8 этажа.
 Секция 3.

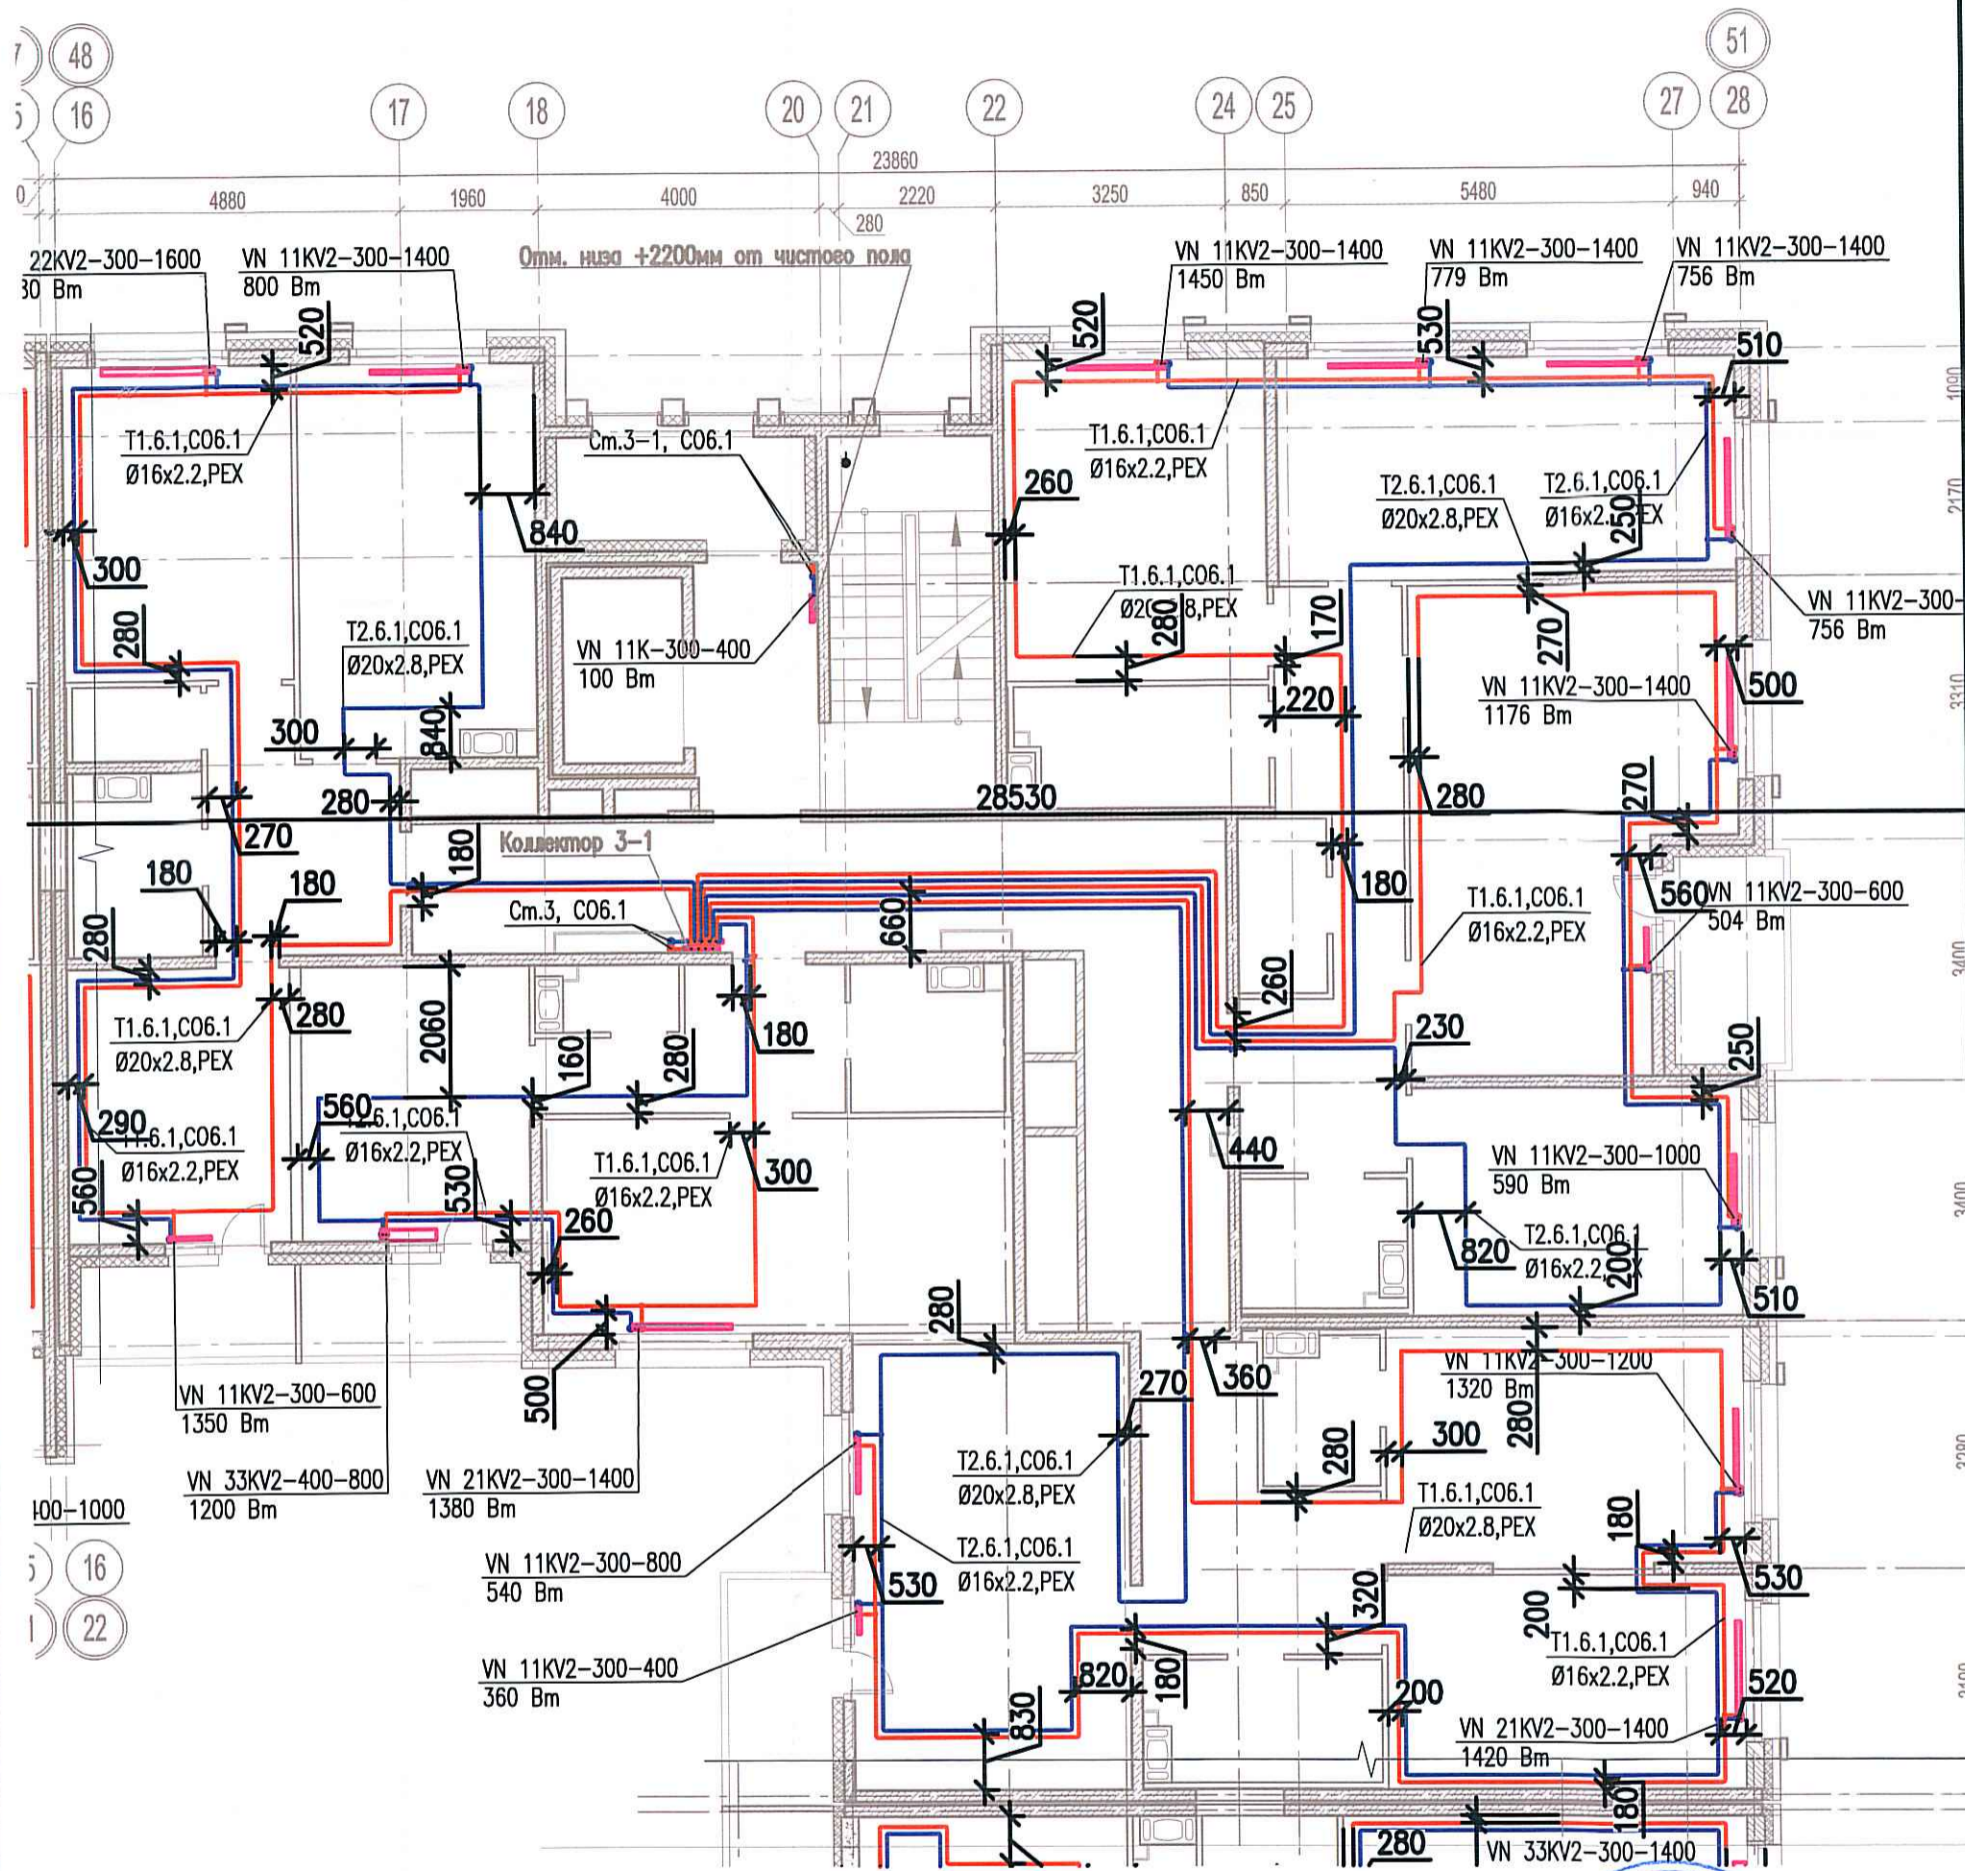

Согласовано	
Взам. инв. №	
Подпись и дата	
Инв. № подл.	

03-2017-БС66-6-0В					
Многоэтажная жилая застройка (жилой комплекс со встроенными помещениями, подземными автостоянками) по адресу: г. Санкт-Петербург, Большой Сампсониевский проспект (кад. номер участка 78:36:0005016:1309)					
Изм.	Кол.уч.	Лист	Нед.ок.	Подп.	Дата
Разраб.		Бабаев Р.И.			
Корпус 6				Стадия	Лист
				ИД	319
Исполнительная схема №34. Отопление. План 8 этажа. Секция 3.				ООО "ПСК"	