


Исполнительная схема

№36. Отопление.

План 1 этажа.

Секция 4.

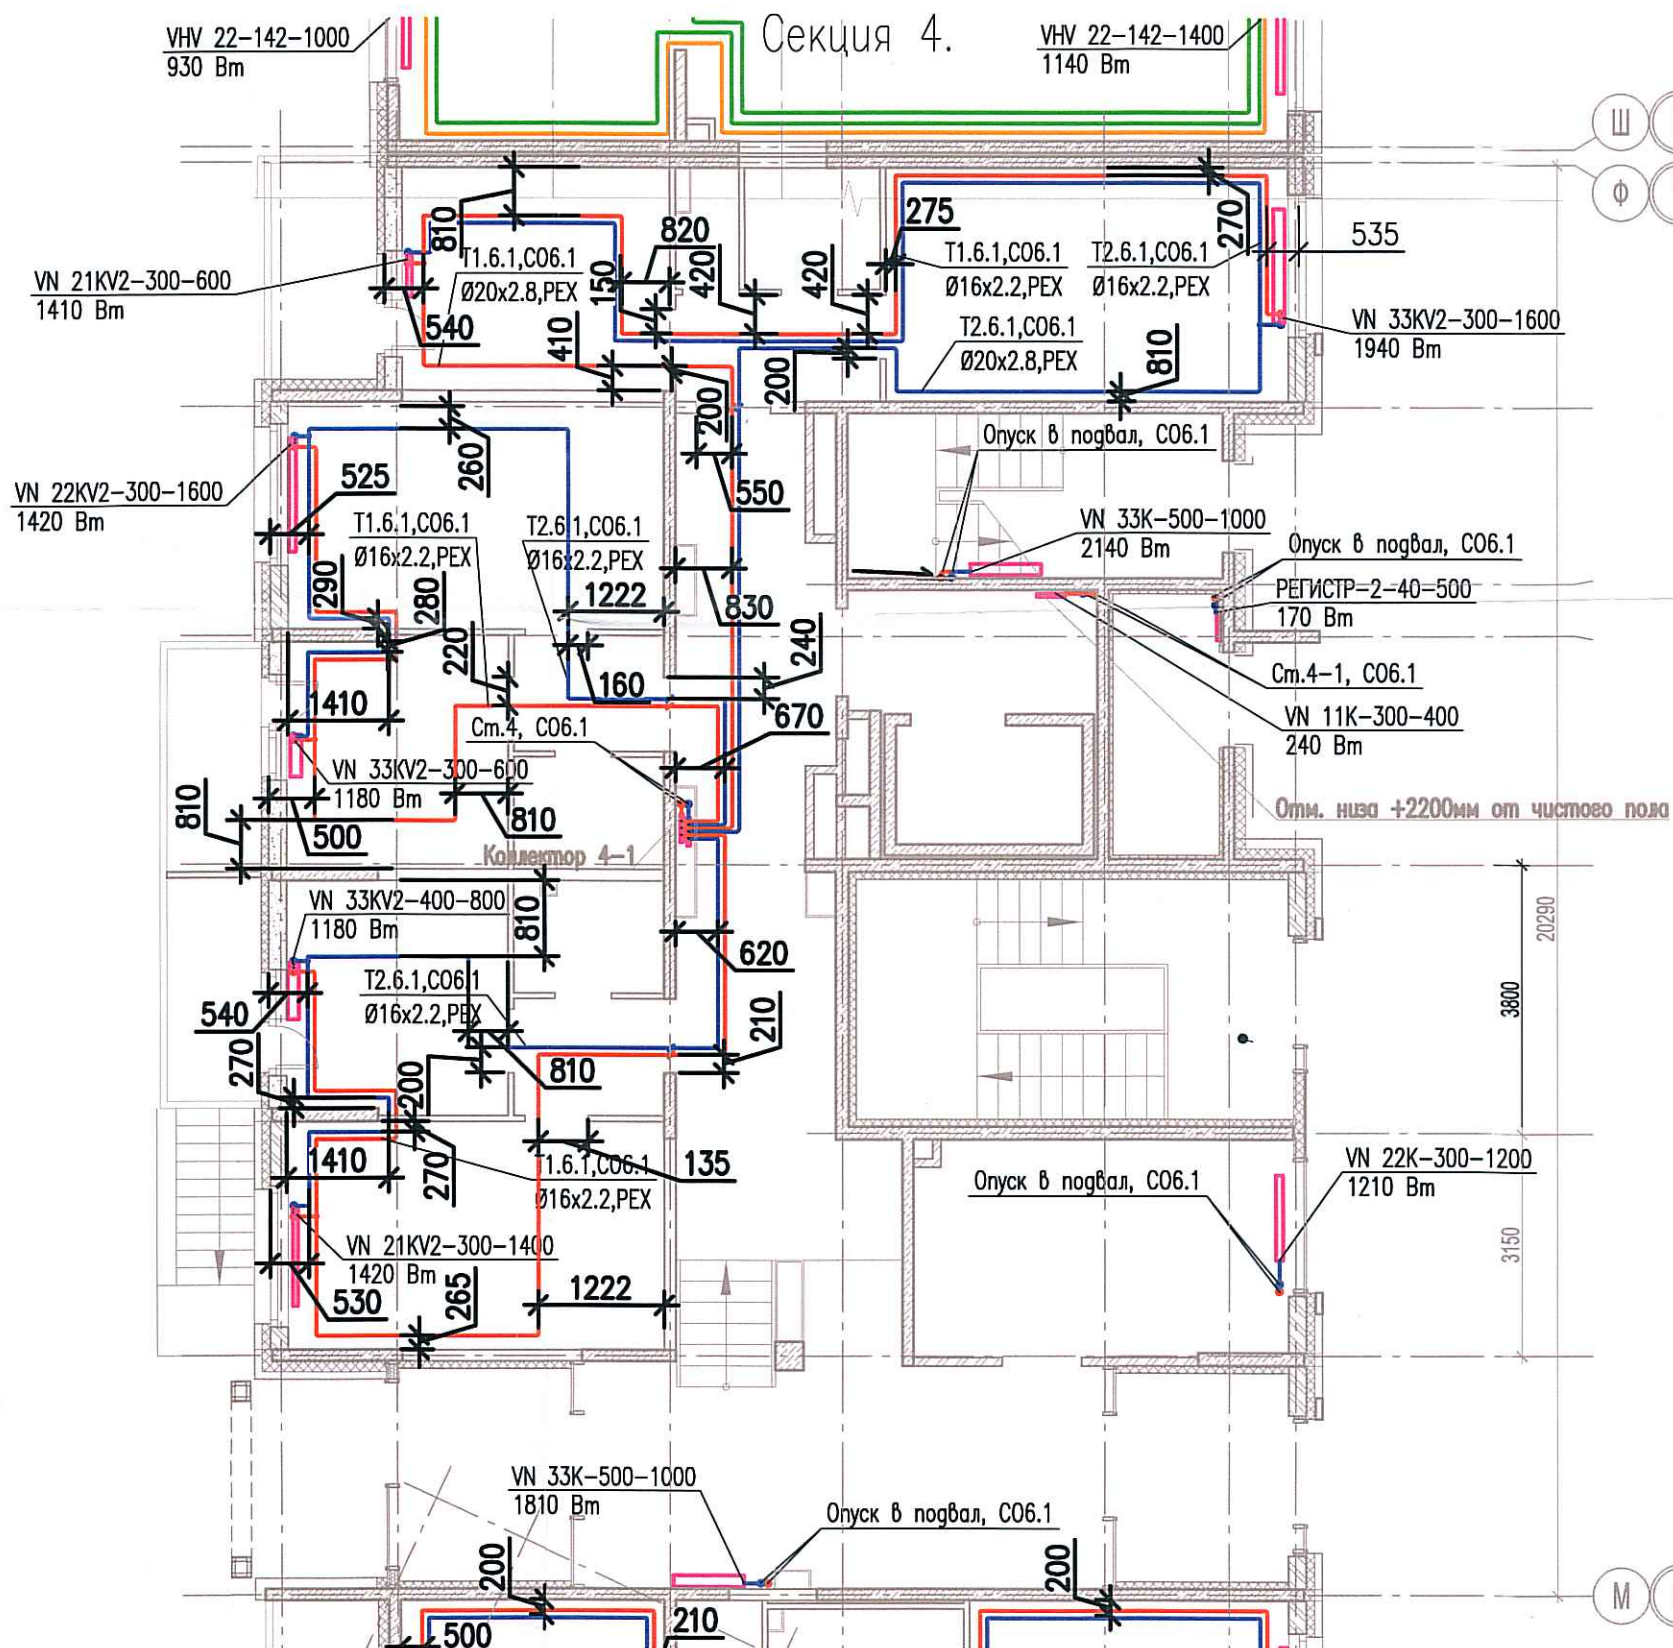

Согласовано	
Инв. № подл.	
Подпись и дата	
Взам. инв. №	

03-2017-БС66-6-0В					
Многоэтажная жилая застройка (жилой комплекс со встроенными помещениями, подземными автостоянками) по адресу: г. Санкт-Петербург, Большой Сампсониевский проспект (кад. номер участка 78:36:0005016:1309)					
Изм.	Кол.уч.	Лист	Недок.	Пробл.	Дата
Разраб.	Бабаев Р.И.				
Корпус 6				Стадия	Лист
Исполнительная схема №36. Отопление. План 1 этажа. Секция 4.				ИД	328
				000 "ПСК"	