
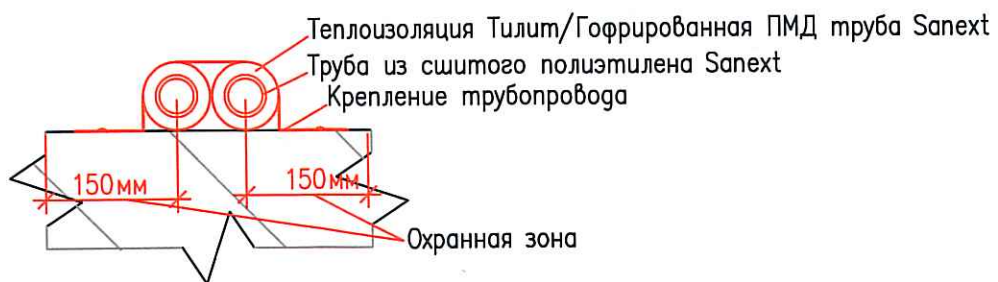


Исполнительная схема

№37. Отопление.

План 2 этажа.

Секция 4.

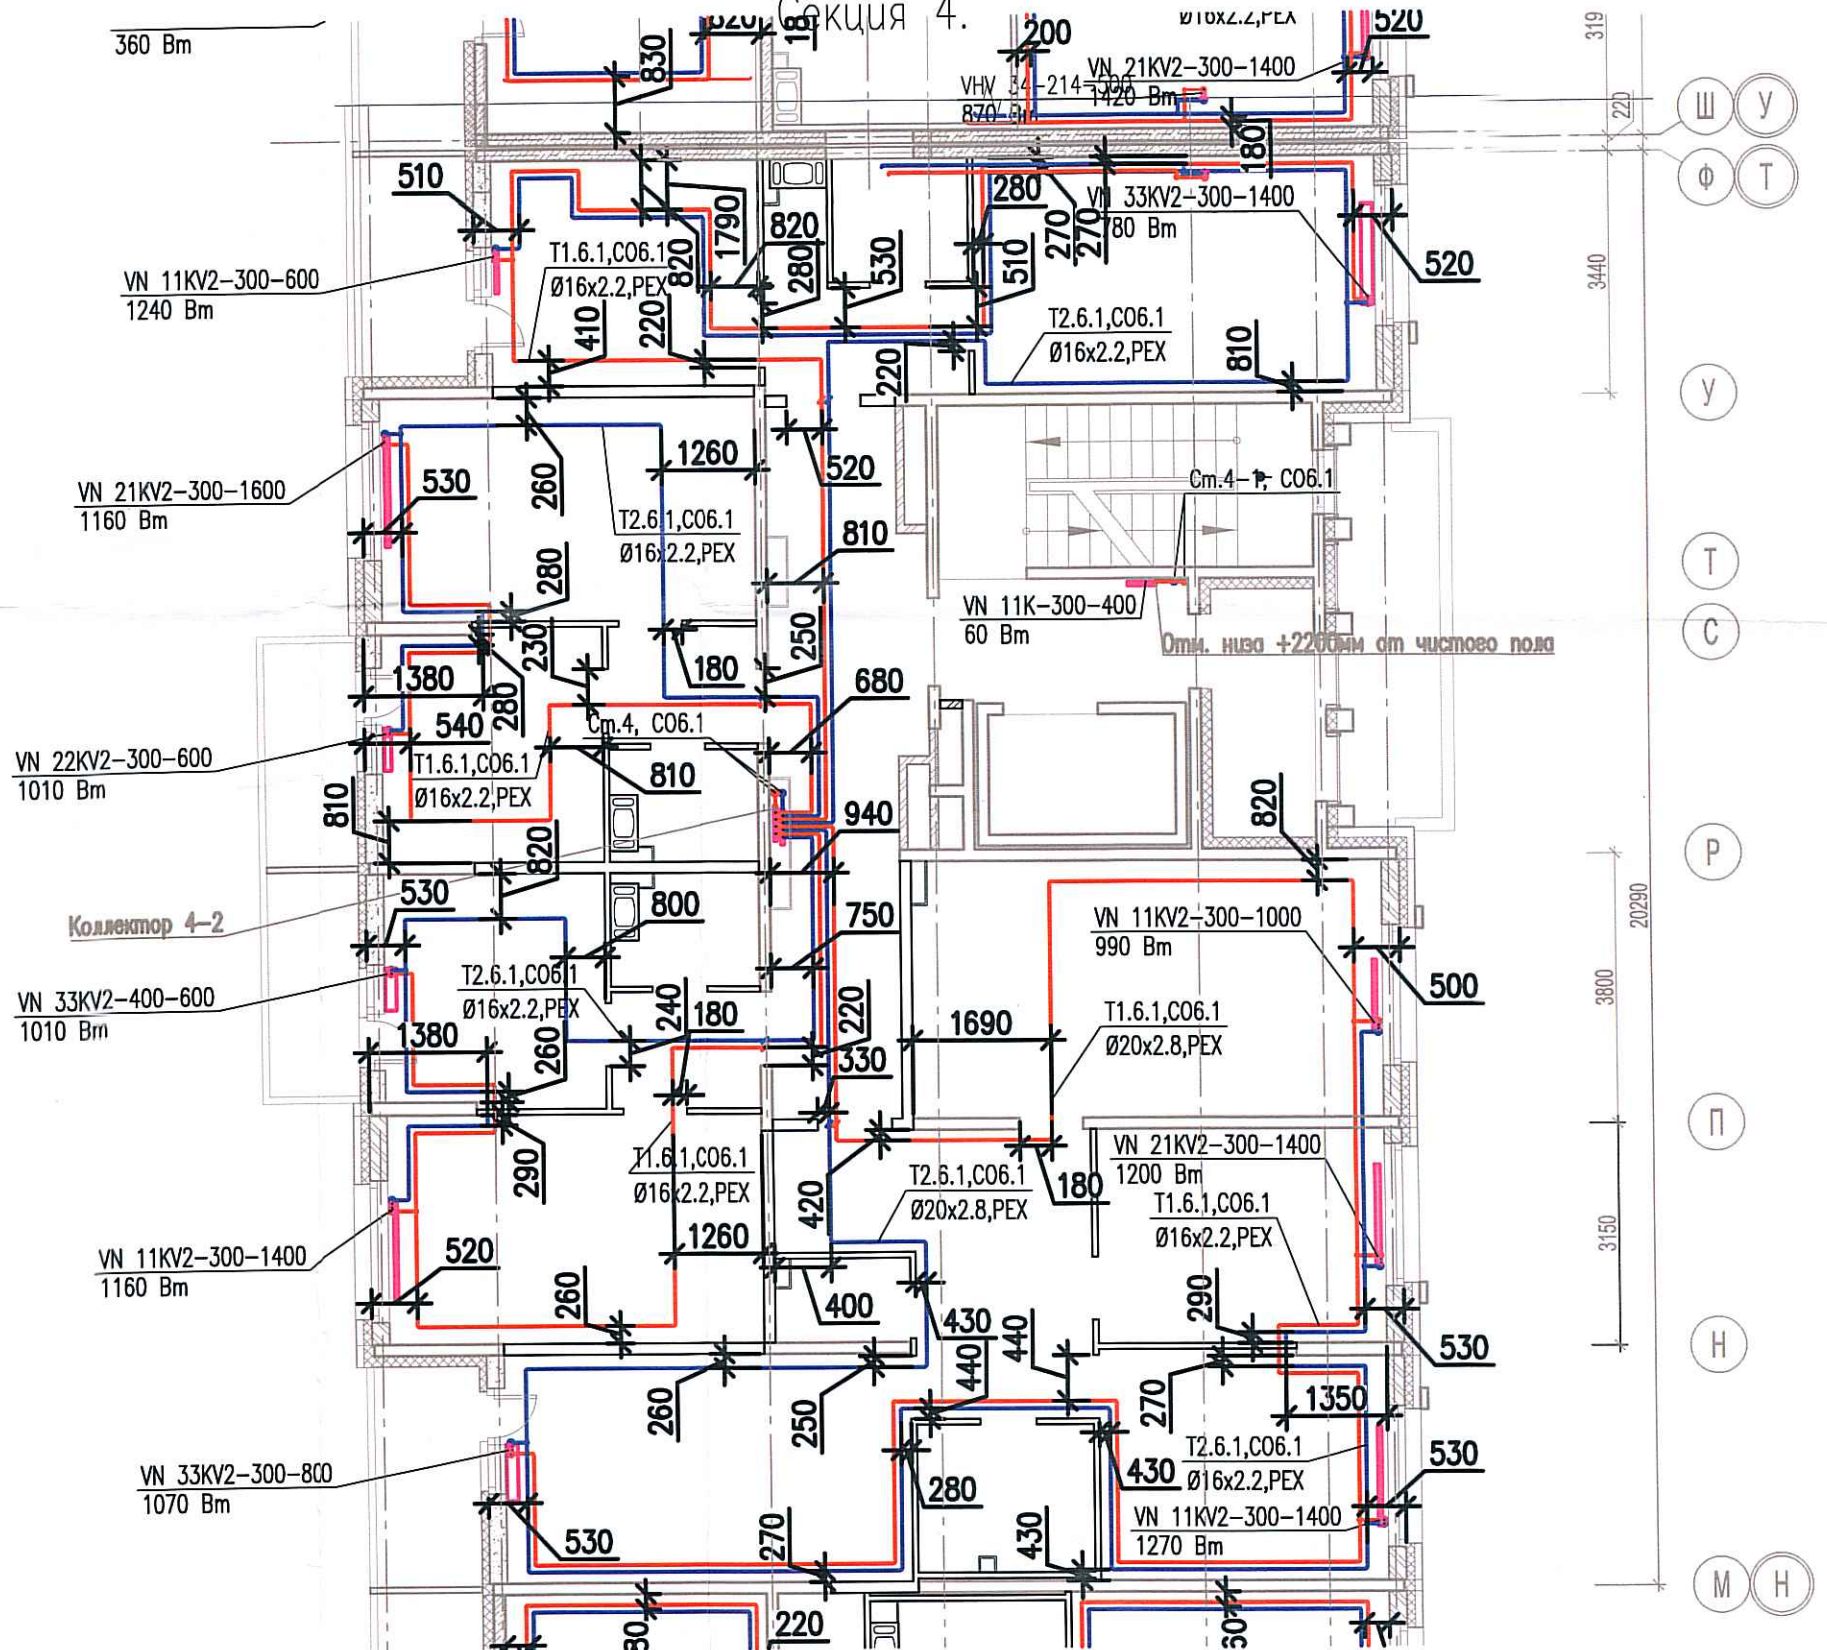

Согласовано	
Инв. № подл.	
Подпись и дата	
Взам. инв. №	

03-2017-БС66-6-0В					
Многоэтажная жилая застройка (жилой комплекс со встроенными помещениями, подземными автостоянками) по адресу: г. Санкт-Петербург, Большой Сампсониевский проспект (кад. номер участка 78:36:0005016:1309)					
Изм.	Кол.уч.	Лист	Надок.	Подп.	Дата
Разраб.	Бабаев Р.И.				
Корпус 6				Стадия	Лист
Исполнительная схема №37. Отопление. План 2 этажа. Секция 4.				ИД	Листов
				000 "ПСК"	