
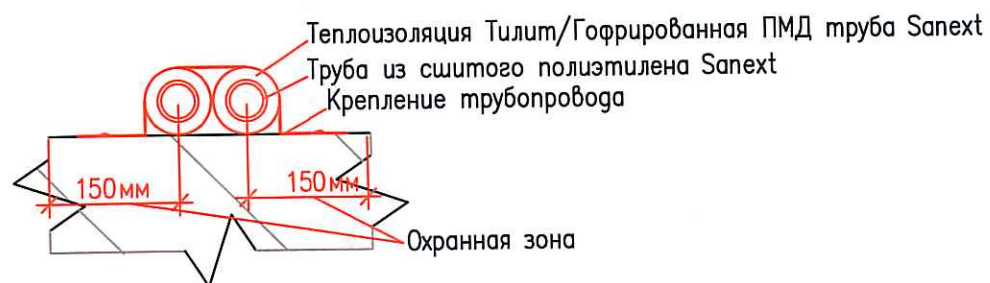


Исполнительная схема
 №38. Отопление.
 План 3 этажа.
 Секция 4.

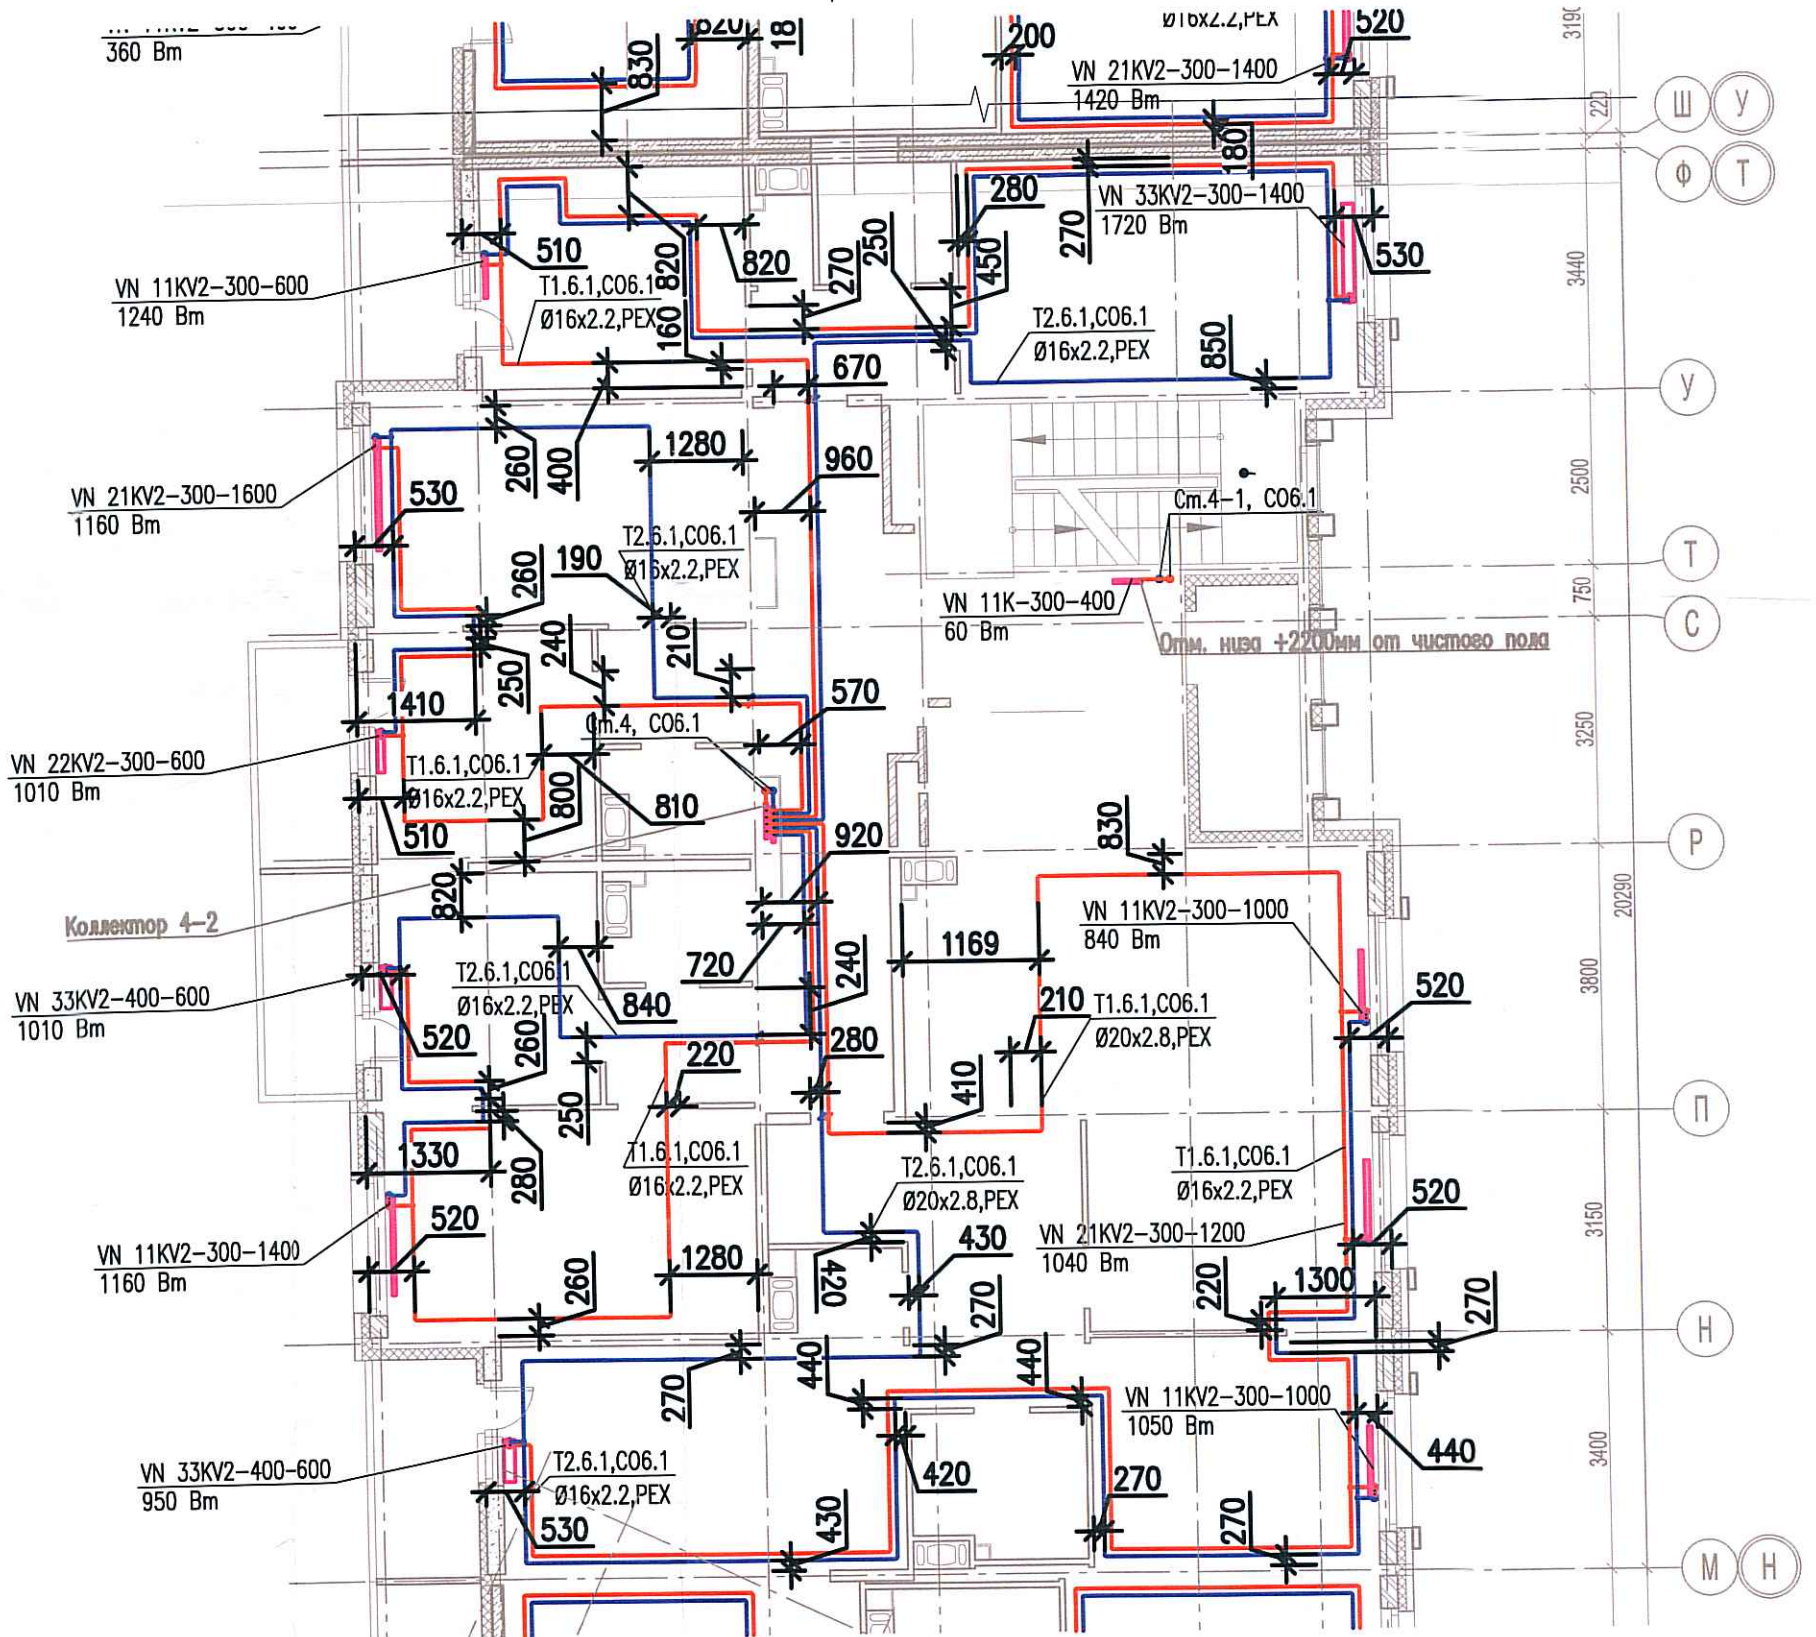

| | |
|----------------|--|
| Согласовано | |
| Инв. № подл. | |
| Подпись и дата | |
| Взам. инв. № | |

| | | | | | |
|---|---------|-------------|--------|-----------|------|
| 03-2017-БС66-6-0В | | | | | |
| Многоэтажная жилая застройка (жилой комплекс со встроенными помещениями, подземными автостоянками) по адресу: г. Санкт-Петербург, Большой Сампсониевский проспект (кад. номер участка 78:36:0005016:1309) | | | | | |
| Изм. | Кол.уч. | Лист | Издок. | Подп. | Дата |
| Разраб. | | Бабаев Р.И. | | | |
| Корпус 6 | | | | Стадия | Лист |
| Исполнительная схема №38. Отопление. План 3 этажа. Секция 4. | | | | ИД | 32/3 |
| | | | | 000 "ПСК" | |
| Формат А3 | | | | | |