


Исполнительная схема  
 №40. Отопление.  
 План 5 этажа.  
 Секция 4.

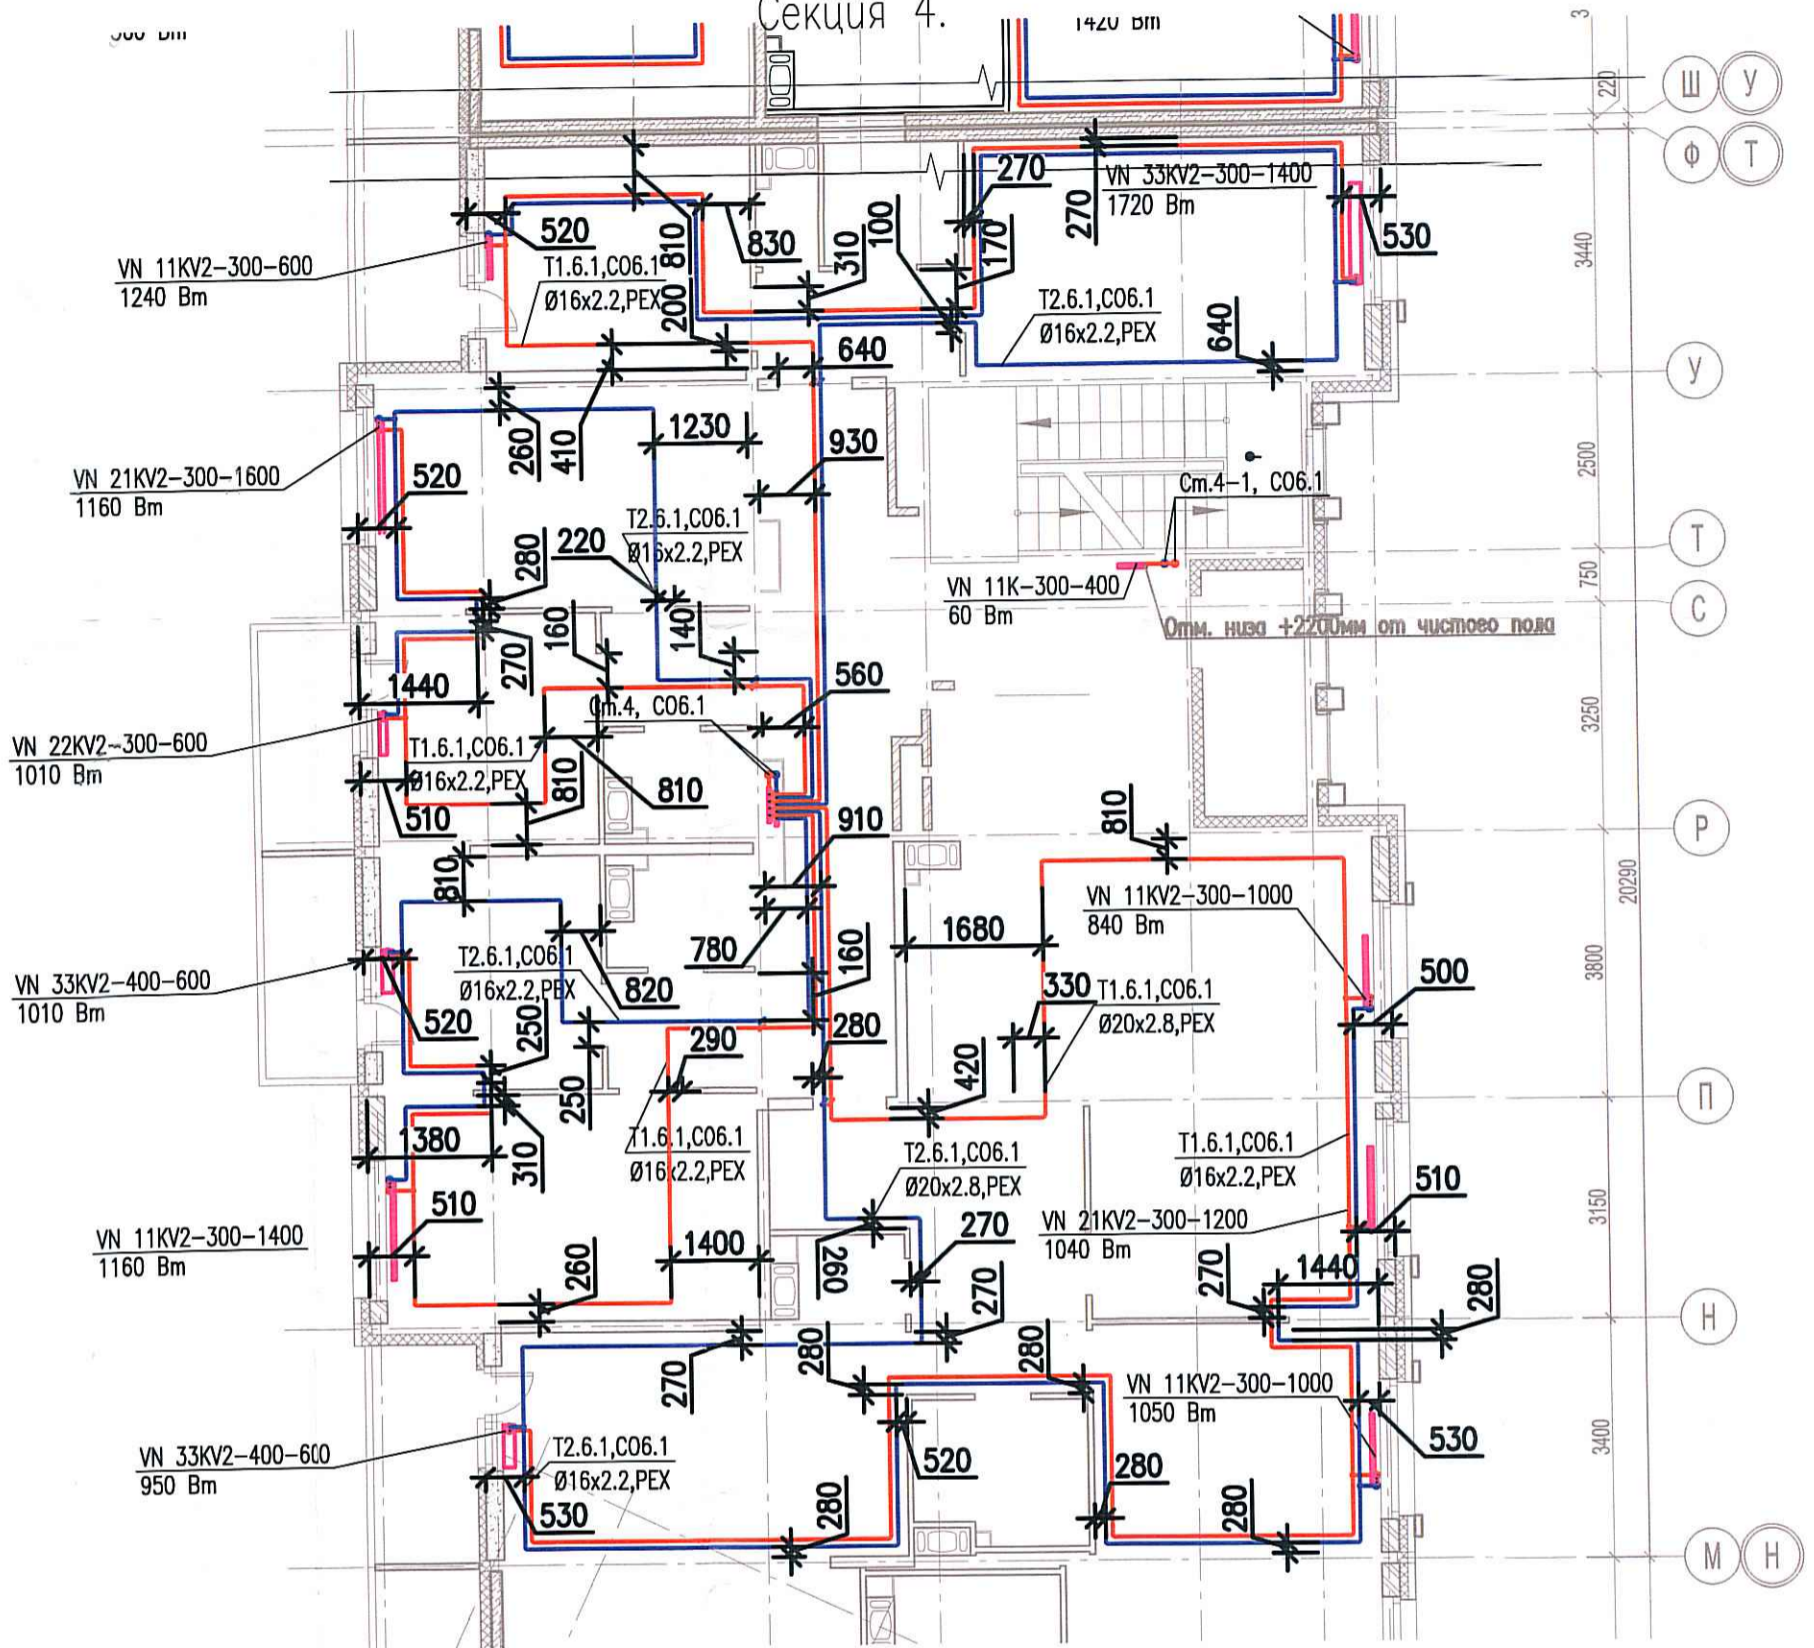

03-2017-БС66-6-0В				
Многоэтажная жилая застройка (жилой комплекс со встроенными помещениями, подземными автостоянками) по адресу: г. Санкт-Петербург, Большой Сампсониевский проспект (кад. номер участка 78:36:0005016:1309)				
Изм.	Кол.уч.	Лист	Недок.	Подп.
Разраб.	Бабаев Р.И.			
Корпус 6			Стадия	Лист
Исполнительная схема №40. Отопление. План 5 этажа. Секция 4.			ИД	325
			000 "ПСК"	
Формат А3				