
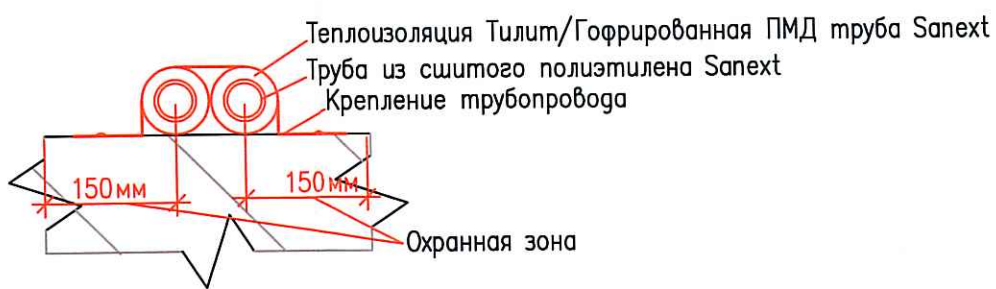


Исполнительная схема
№44. Отопление.
 План 9 этажа.
 Секция 4.

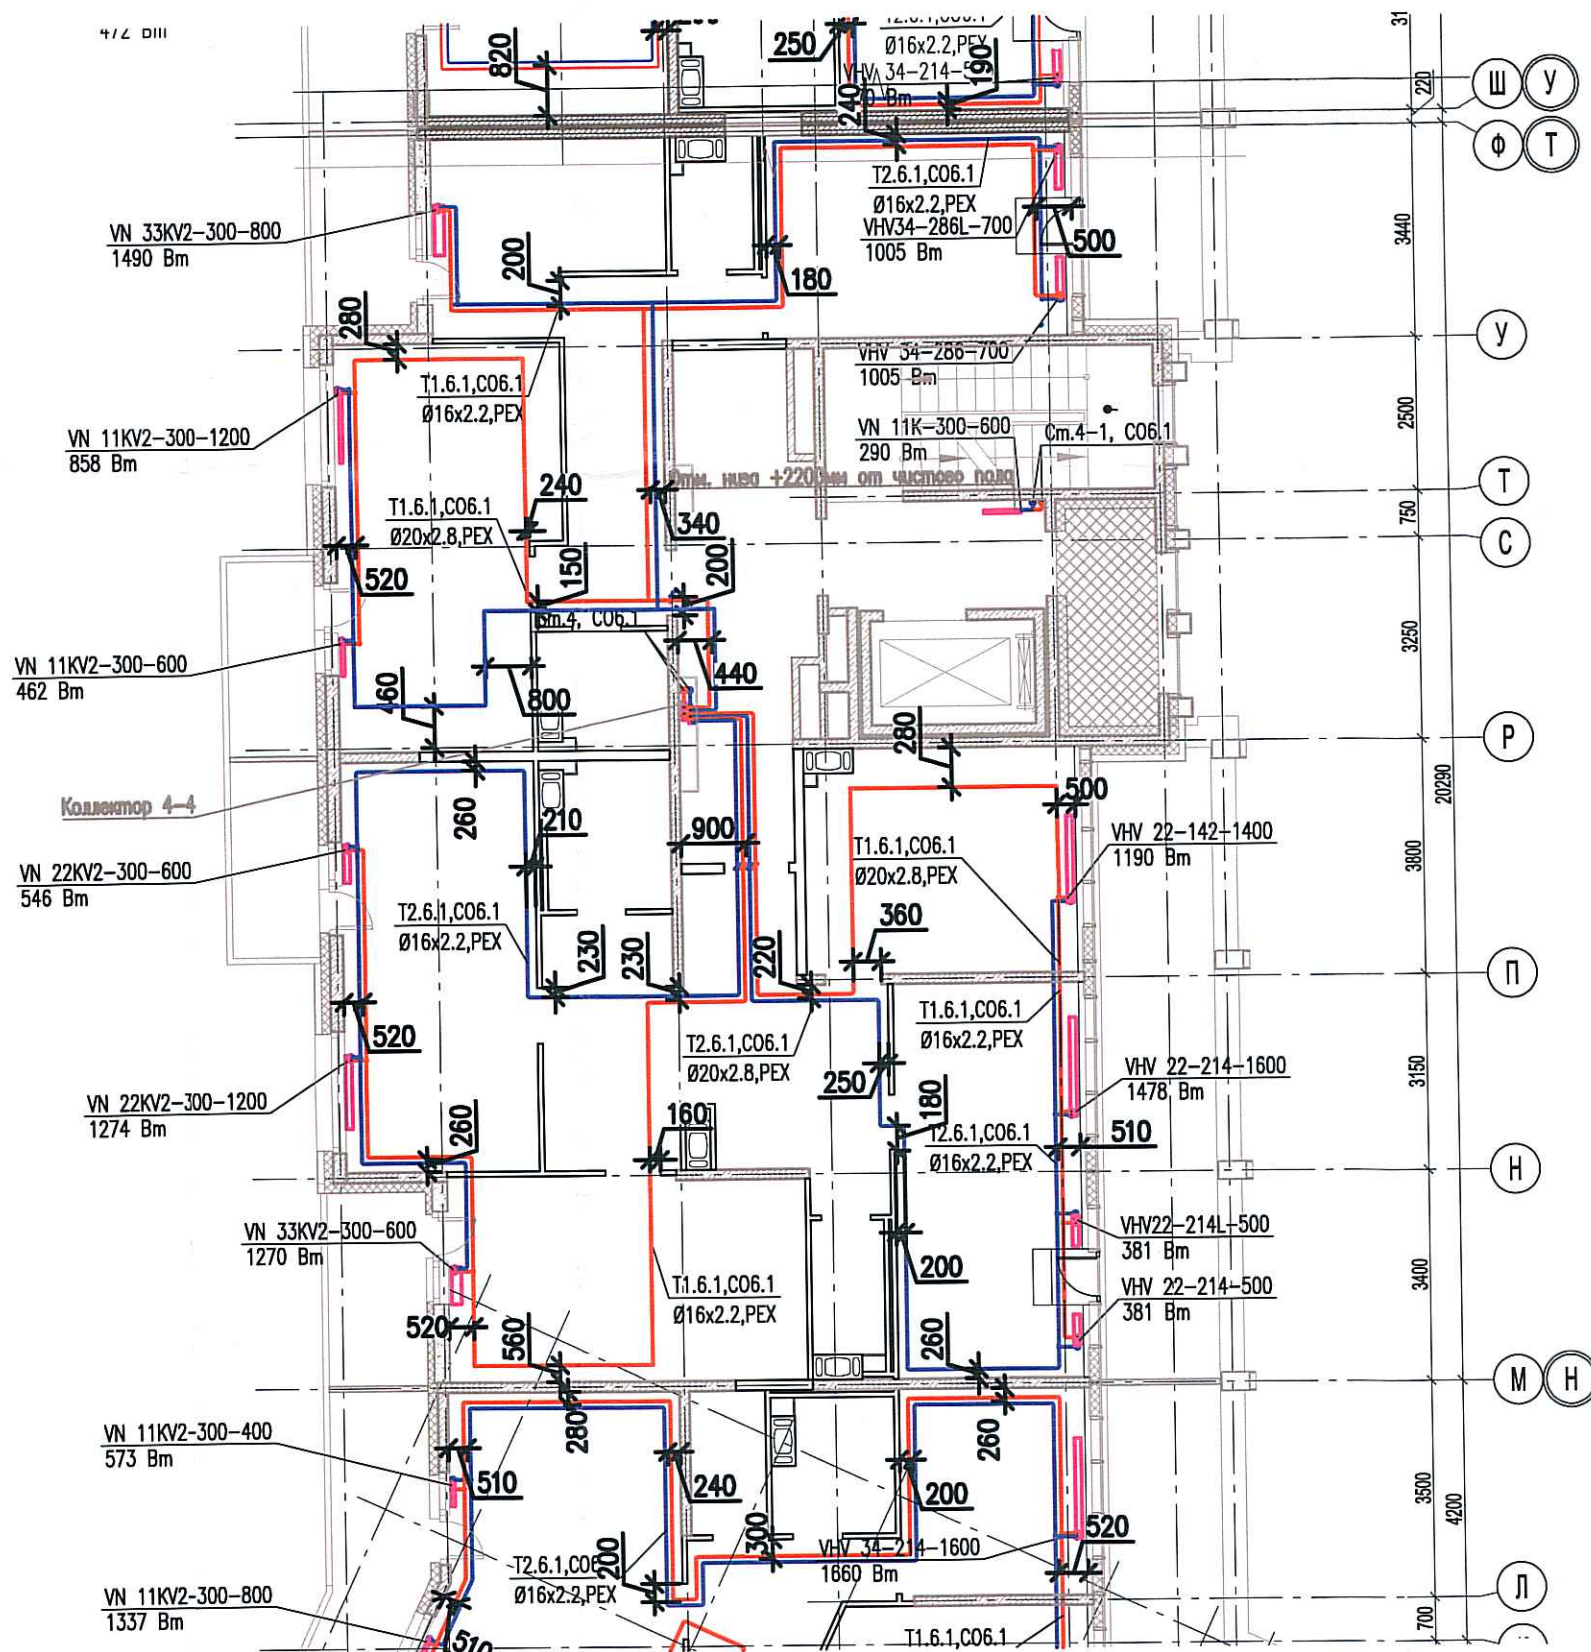

Согласовано					
Инв. № подл.	Подпись и дата	Взам. инв. №			

03-2017-БС66-6-0В					
Многоэтажная жилая застройка (жилой комплекс со встроенными помещениями, подземными автостоянками) по адресу: г. Санкт-Петербург, Большой Сампсониевский проспект (кад. номер участка 78:36:0005016:1309)					
Изм.	Кол.уч.	Лист	Нед.ок.	Подп.	Дата
Разраб.	Бабаев Р.И.				
Корпус 6				Стадия	Лист
Исполнительная схема №44. Отопление. План 9 этажа. Секция 4.				ИД	329
				ООО "ПСК"	
Формат А3					