
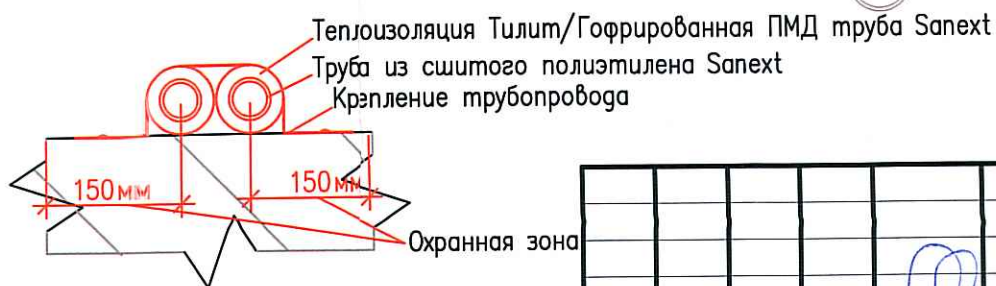


Исполнительная схема
 №46. Отопление.
 План 2 этажа.
 Секция 5.

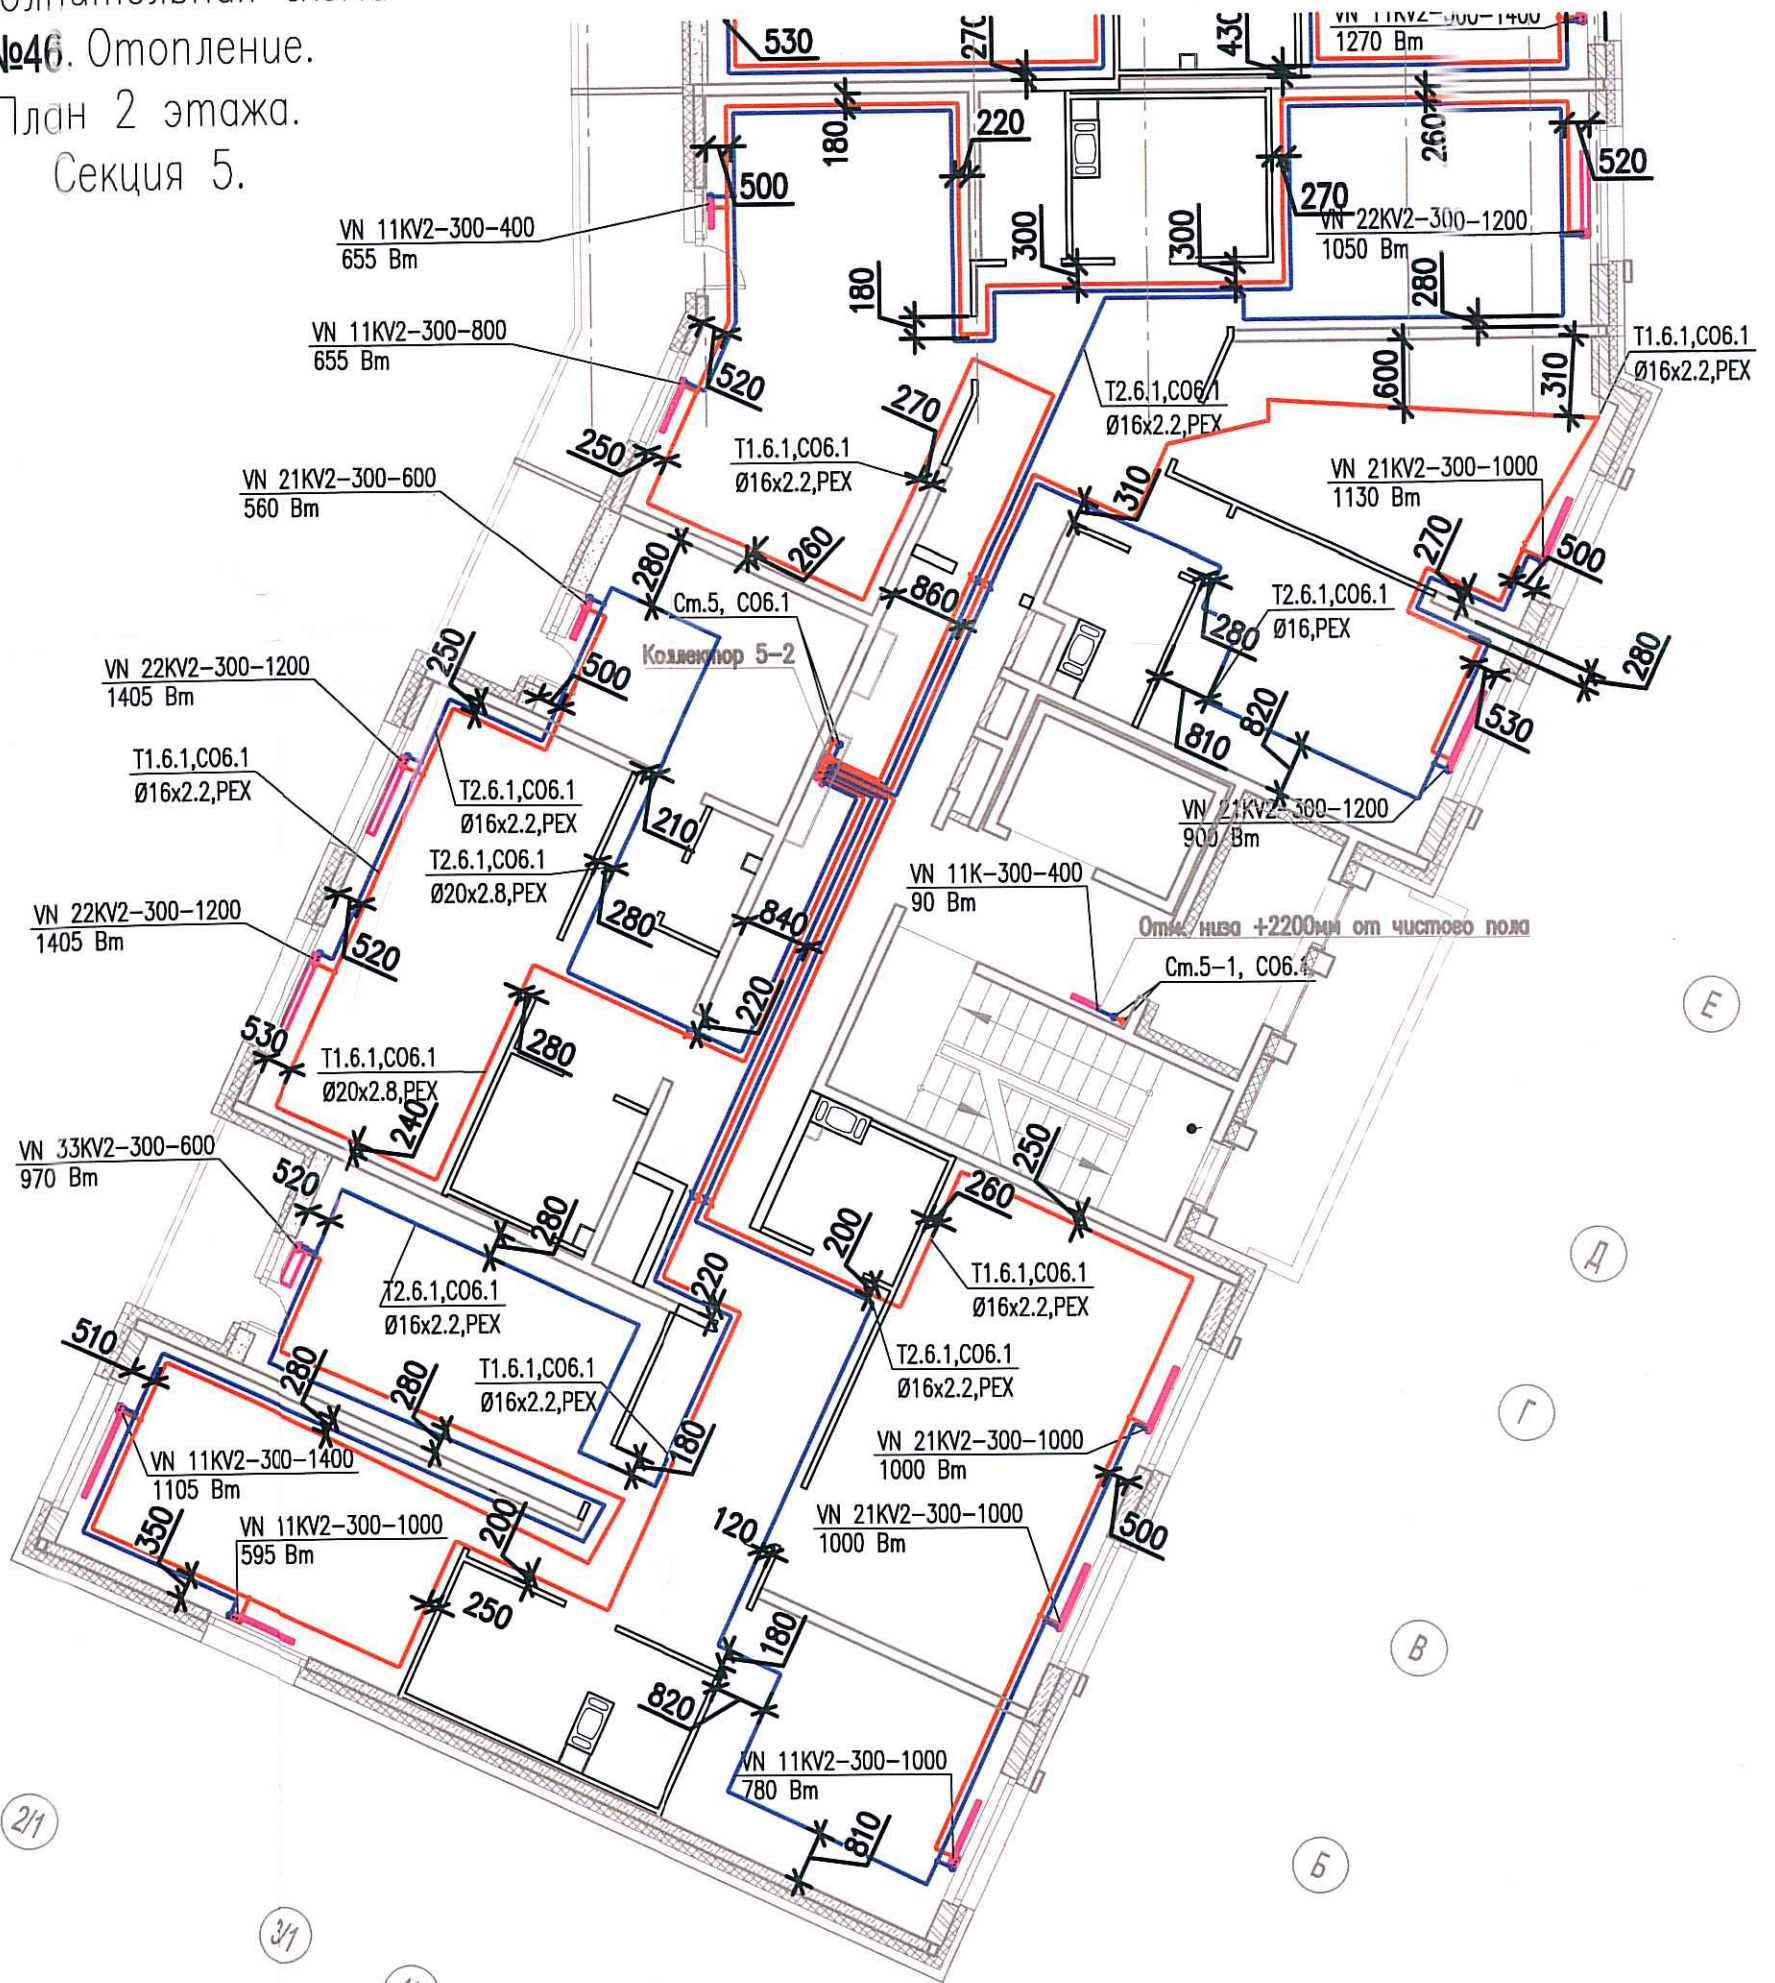

Согласовано	
Взам. инв. №	
Подпись и дата	
Инв. № подл.	

Изм.	Кол.уч.	Лист	Недок.	Подп.	Дата
Разраб.		Бабаев Р.И.			

03-2017-БС66-6-0В		
Многоэтажная жилая застройка (жилой комплекс со встроенными помещениями, подземными автостоянками) по адресу: г. Санкт-Петербурга, Большой Сампсониевский проспект (кад. номер участка 78:36:0005016:1309)		
Корпус 6	Стадия	Лист
	ИД	3/1
Исполнительная схема №46. Отопление. План 2 этажа. Секция 5.		000 "ПСК"