
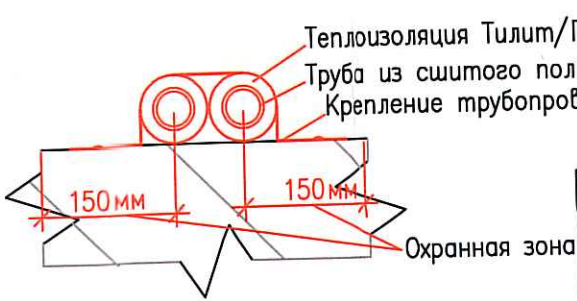


Исполнительная схема  
 №48. Отопление.  
 План 4 этажа.  
 Секция 5.

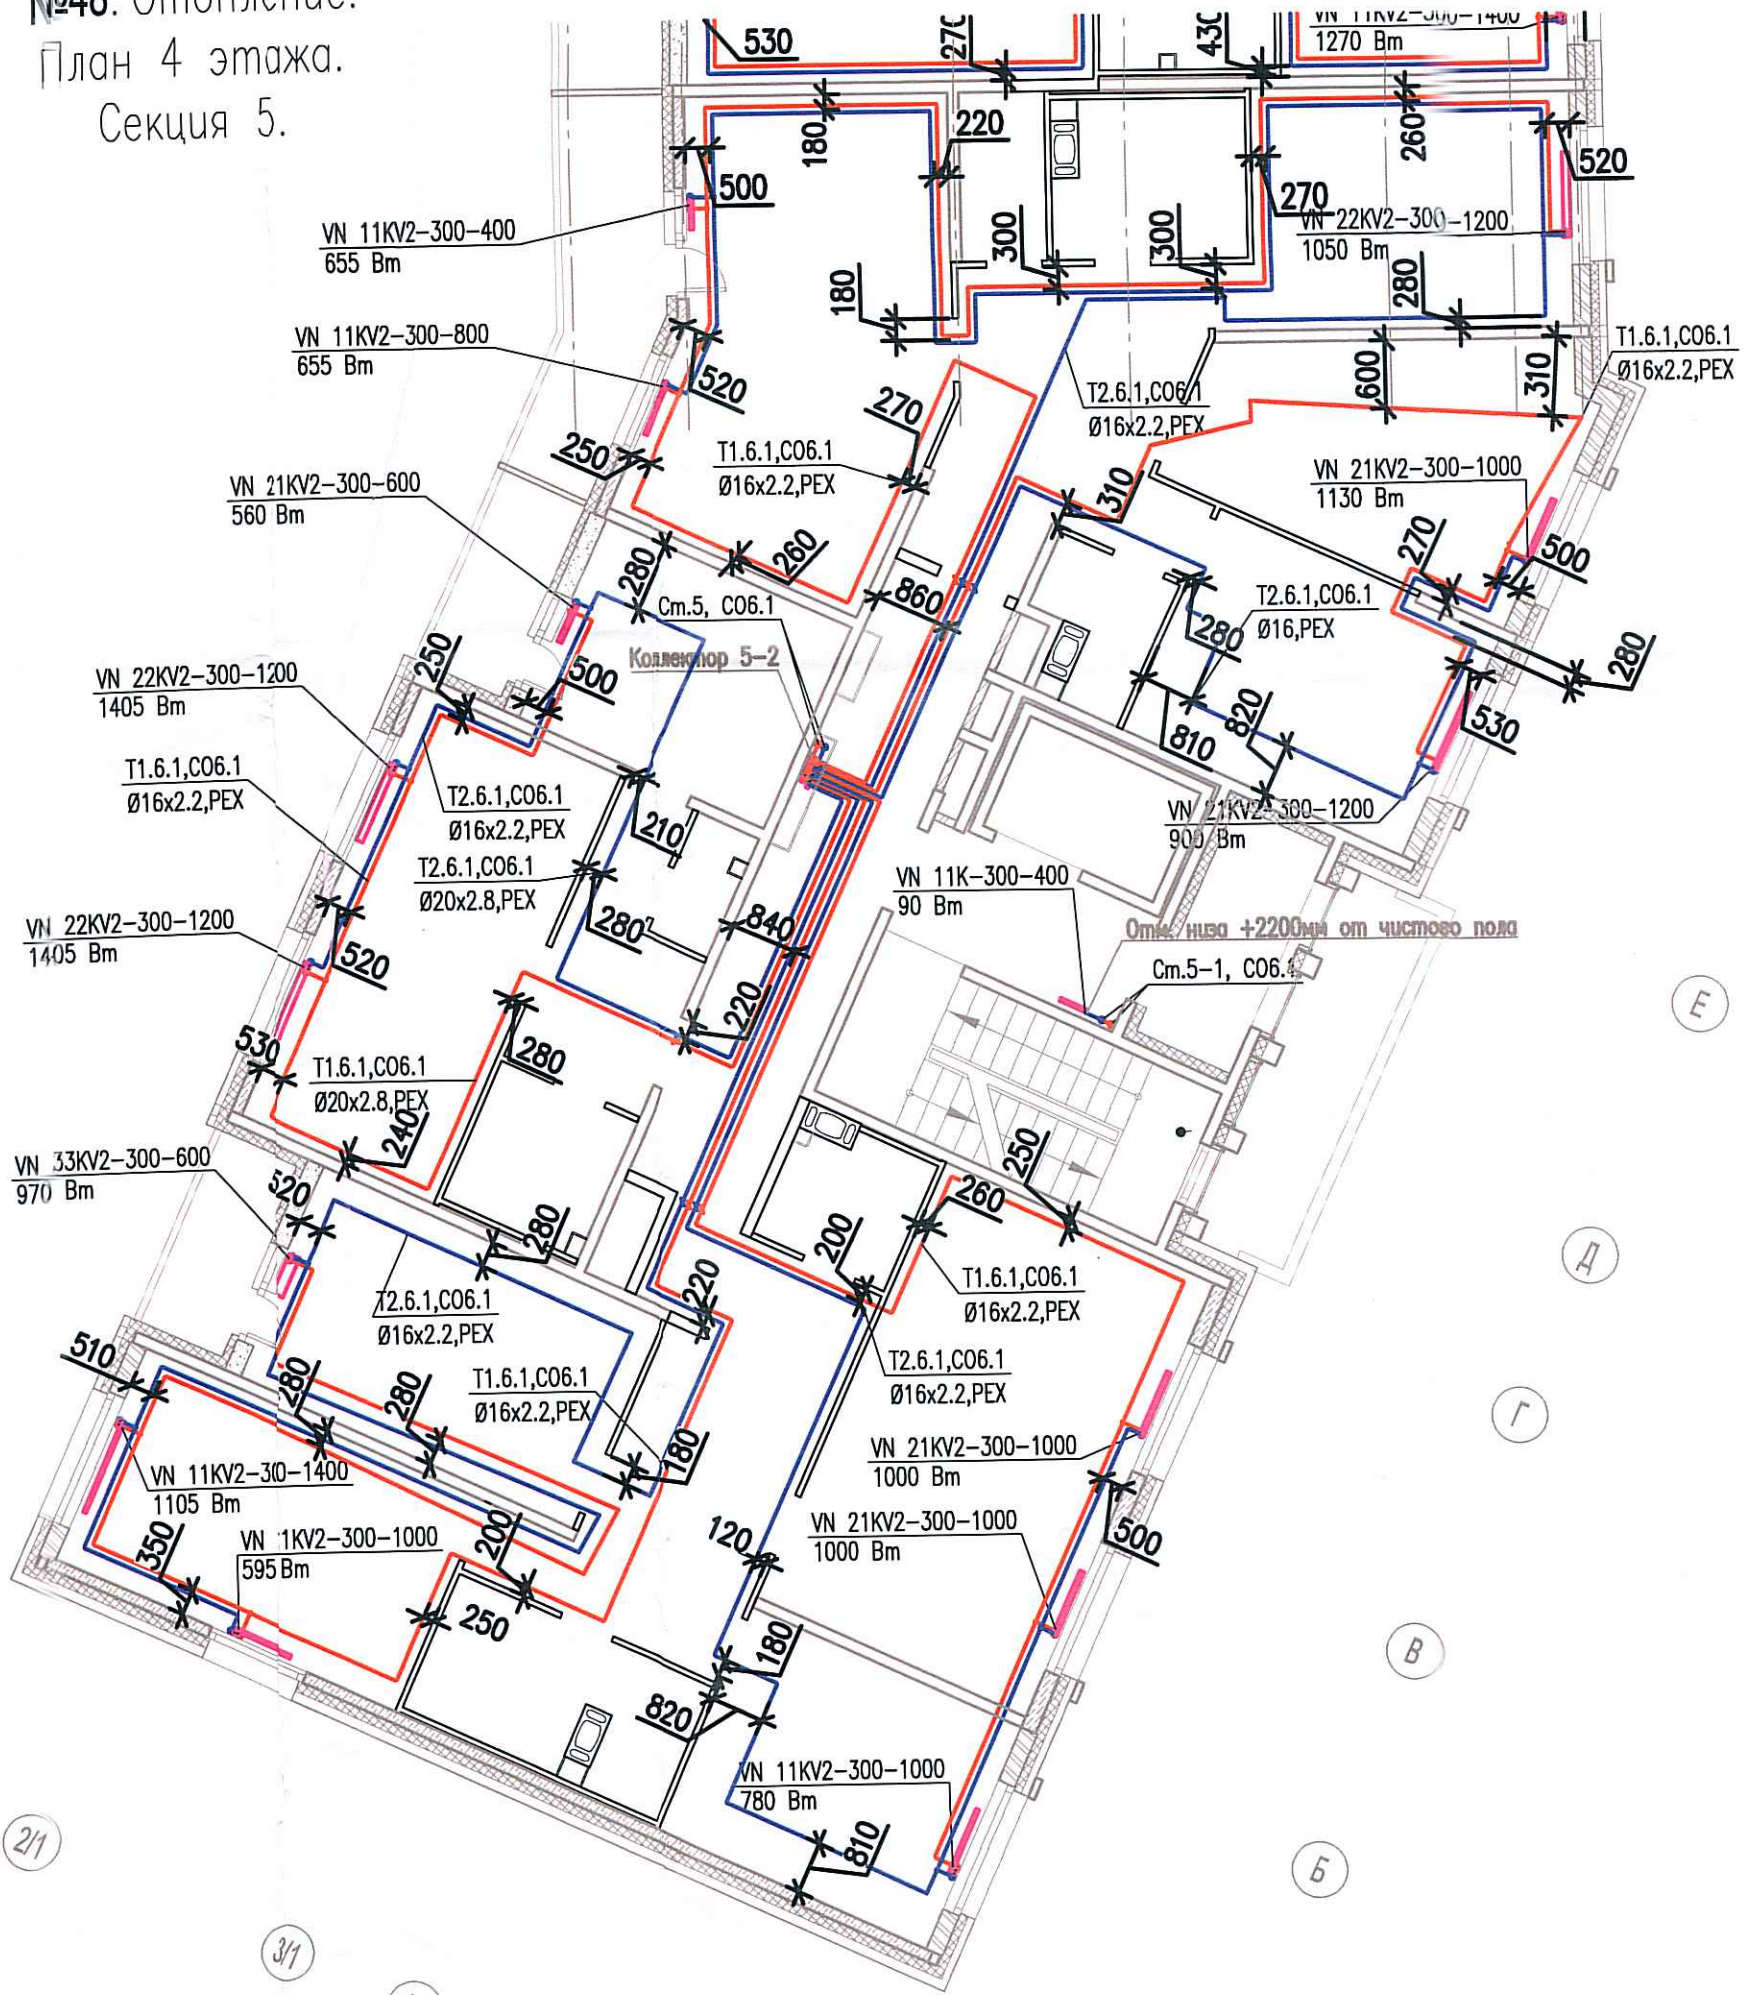

Согласовано	
Взам. инв. №	
Подпись и дата	
Инв. № подл.	

03-2017-БС66-6-0В					
Многоэтажная жилая застройка (жилой комплекс со встроенными помещениями, подземными автостоянками) по адресу: г. Санкт-Петербург, Большой Сампсониевский проспект (кад. номер участка 78:36:0005016:1309)					
Изм.	Кол.уч.	Лист	Надк.	Подп.	Дата
	Разраб.	Бабаев Р.И.			
Корпус 6				Стадия	Лист
Исполнительная схема №48. Отопление. План 4 этажа. Секция 5.				ИД	393
				ООО "ПСК"	
Формат А3					