



Исполнительная схема  
 №50. Отопление.  
 План 6 этажа.  
 Секция 5.

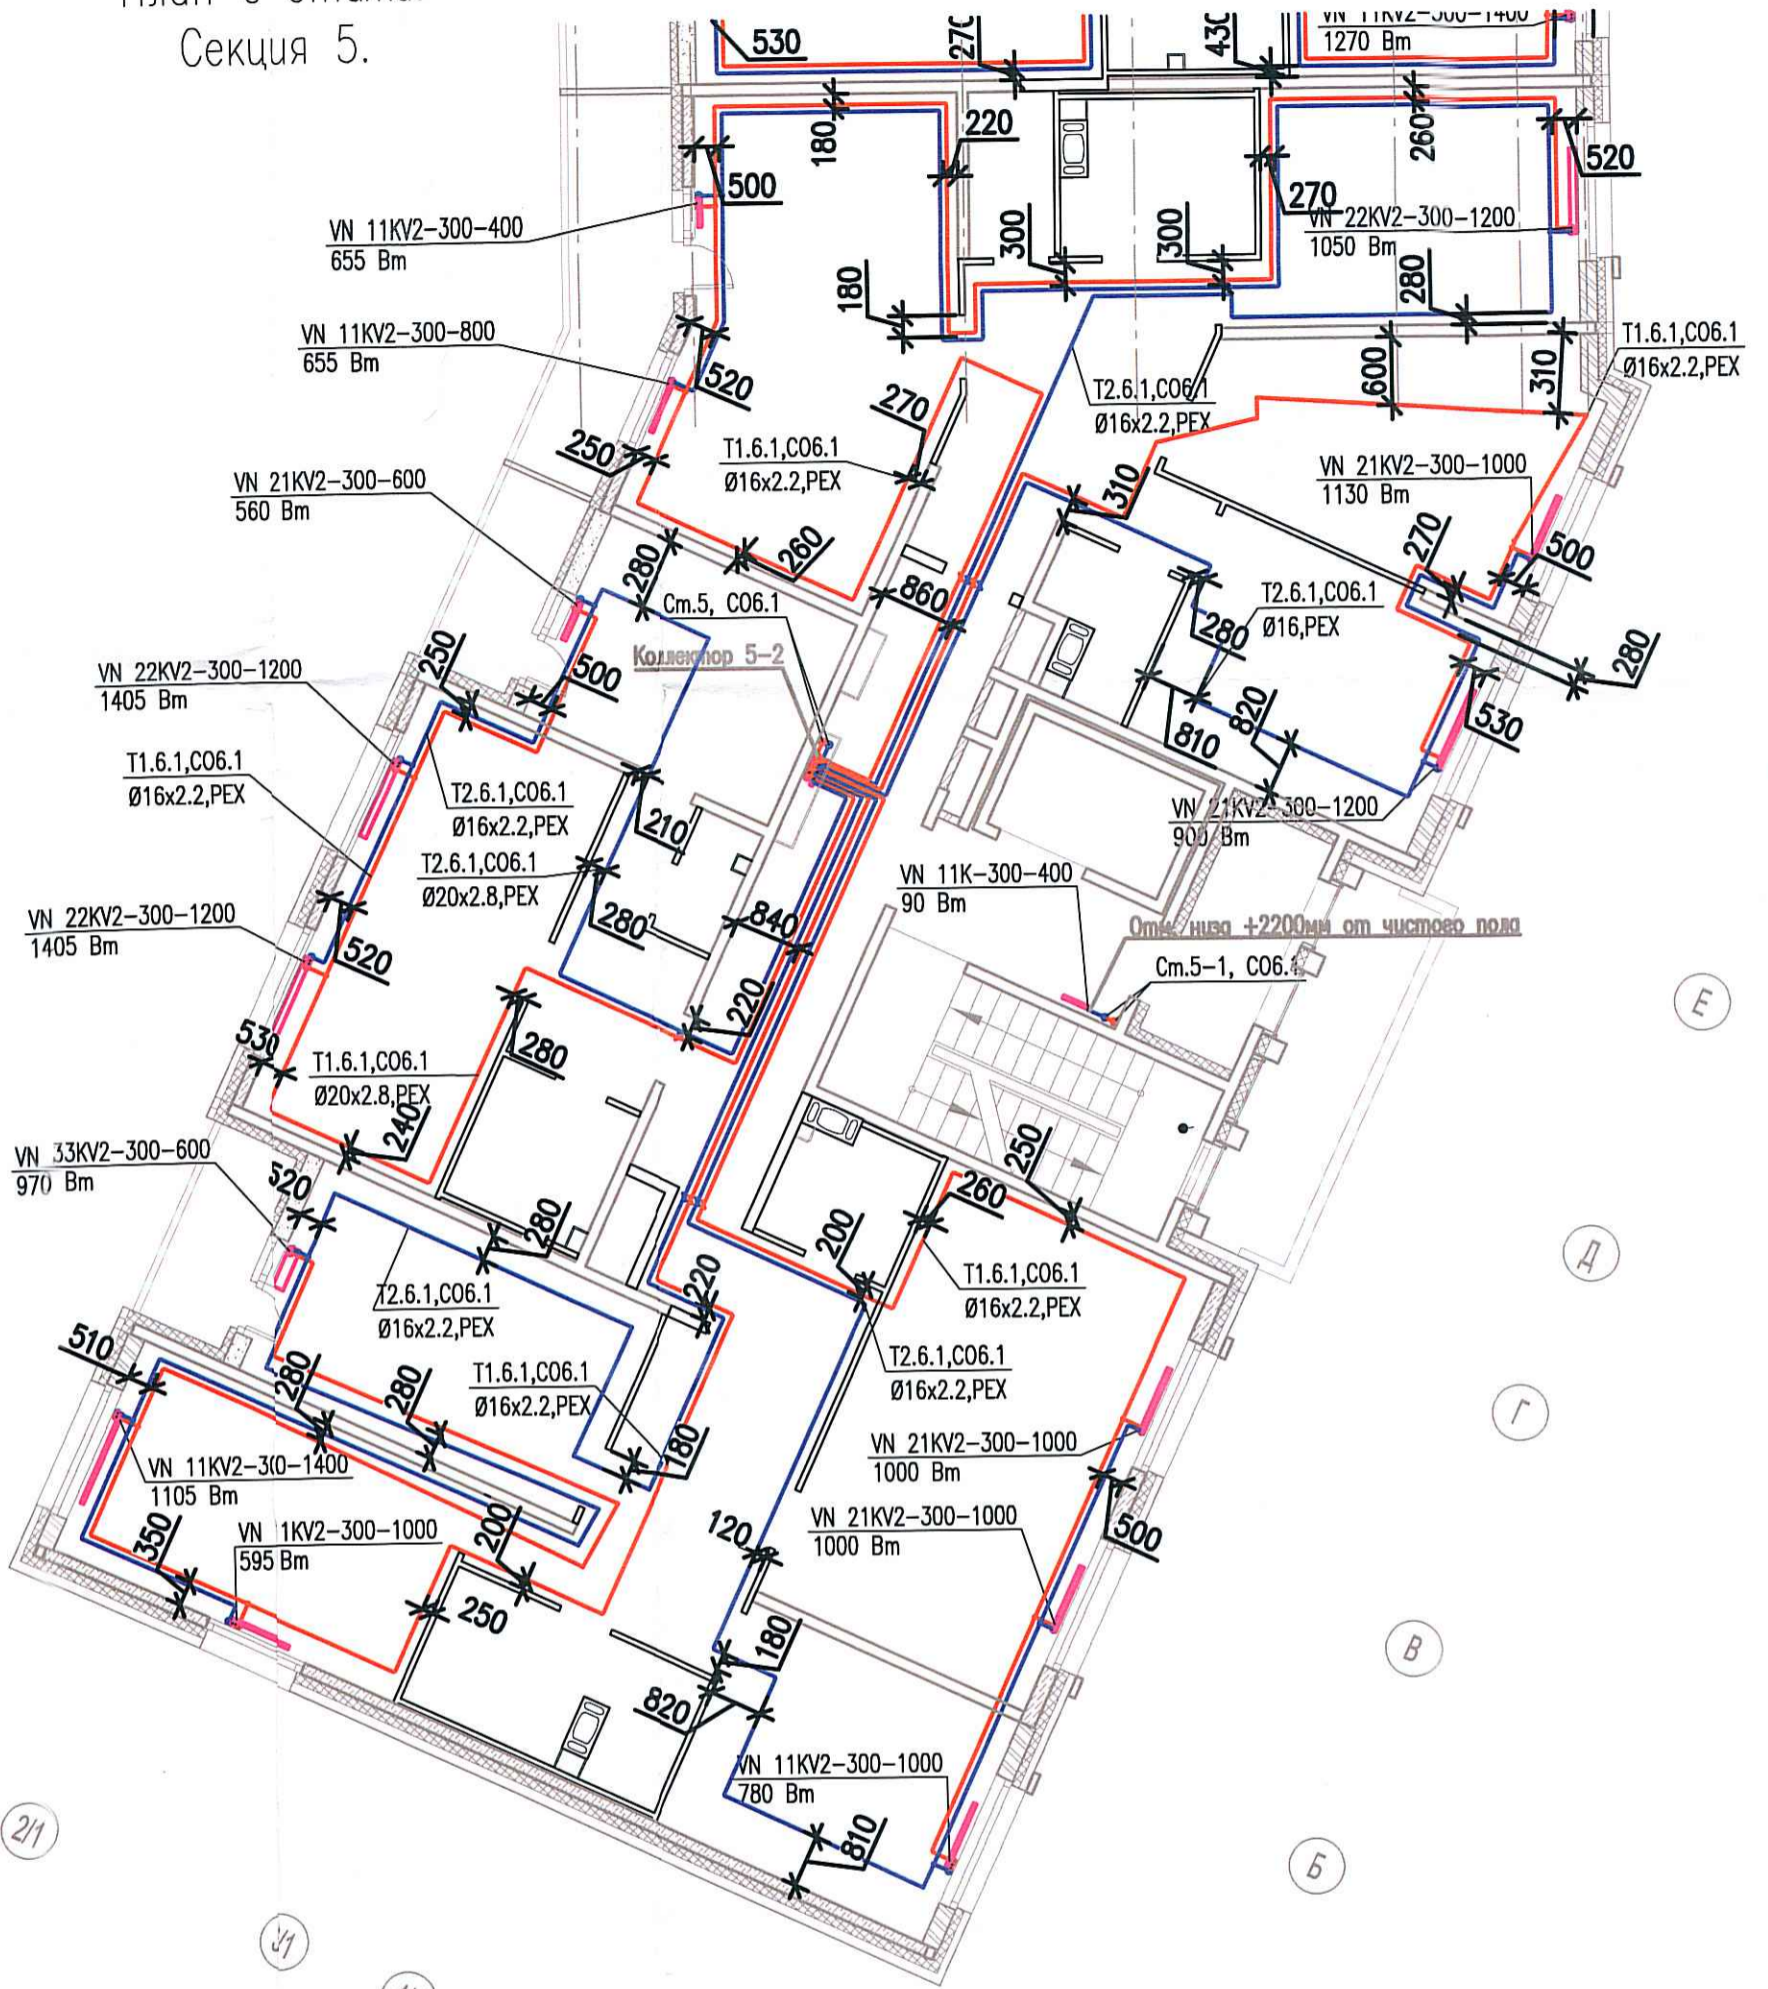

1/1  
 3/1  
 2/1  
 4/1  
 5/1  
 6/1  
 7/1  
 6/1



Теплоизоляция Тилит/Гофрированная ПМД труба Sapex  
 Труба из сшитого полиэтилена Sapex  
 Крепление трубопровода

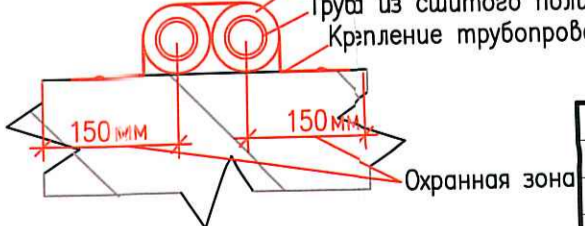

Согласовано	
Взам. инв. №	
Подпись и дата	
Инв. № подл.	

					03-2017-БС66-6-0В			
					Многоэтажная жилая застройка (жилой комплекс со встроенными помещениями, подземными автостоянками) по адресу: г. Санкт-Петербург, Большой Сампсониевский проспект (кад. номер участка 78:36:0005016:1309)			
Изм.	Кол.уч.	Лист	Надок.	Подп.	Дата	Стадия	Лист	Листов
Разраб.		Бабаев Р.И.				ИД	336	
					Корпус 6			
					Исполнительная схема №50. Отопление. План 6 этажа. Секция 5.		ООО "ПСК"	
					Формат А3			