
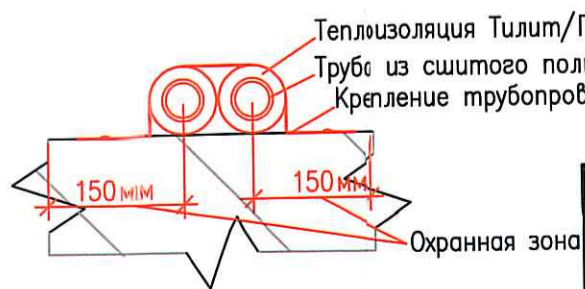


Исполнительная схема  
 №51. Отопление.  
 План 7 этажа.  
 Секция 5.

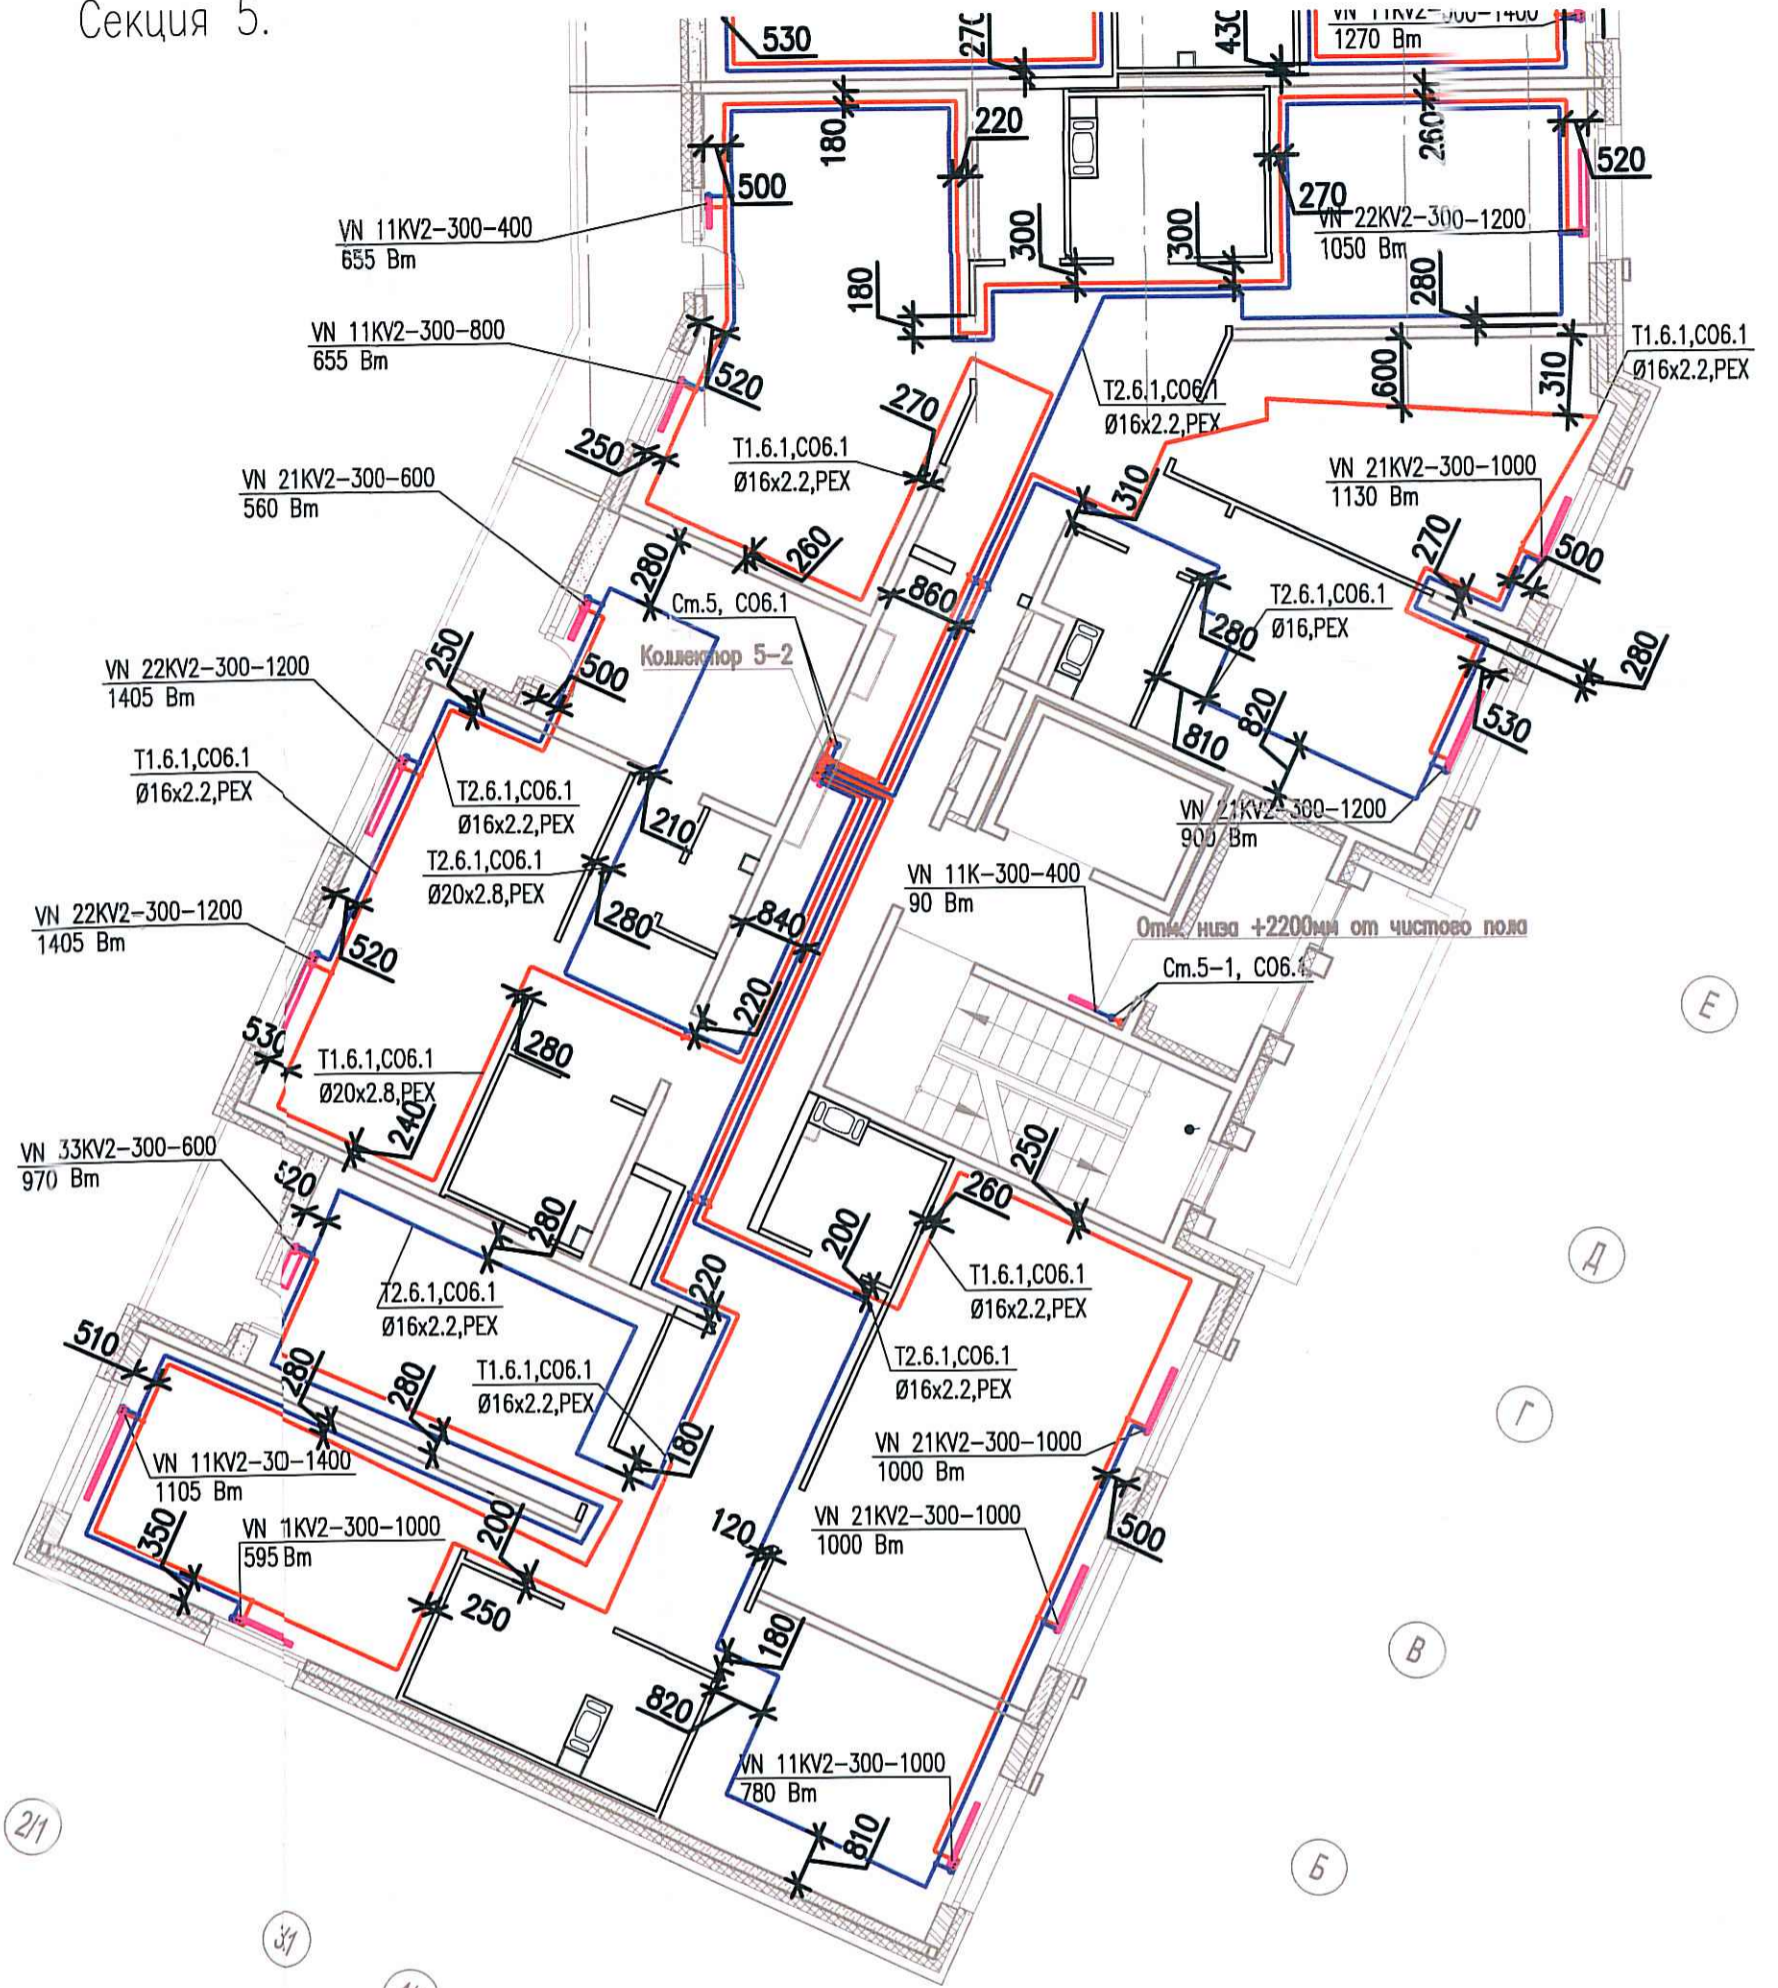

|                |  |
|----------------|--|
| Согласовано    |  |
| Взам. инв. №   |  |
| Подпись и дата |  |
| Инв. № подл.   |  |

| Изм.    | Кол.ч. | Лист        | Подк. | Подп. | Дата |
|---------|--------|-------------|-------|-------|------|
|         |        |             |       |       |      |
| Разраб. |        | Бабаев Р.И. |       |       |      |

|   |        |           |
|---|--------|-----------|
| 03-2017-БС66-6-0В   |        |           |
| Многоэтажная жилая застройка (жилой комплекс со встроенными помещениями, подземными автостоянками) по адресу: г. Санкт-Петербург, Большой Сампсониевский проспект (кад. номер участка 78:36:0005016:1309) |        |           |
| Корпус 6  | Стадия | Лист      |
|   | ИД     | 296       |
| Исполнительная схема №51. Отопление.<br>План 7 этажа.<br>Секция 5.  |        | 000 "ПСК" |