
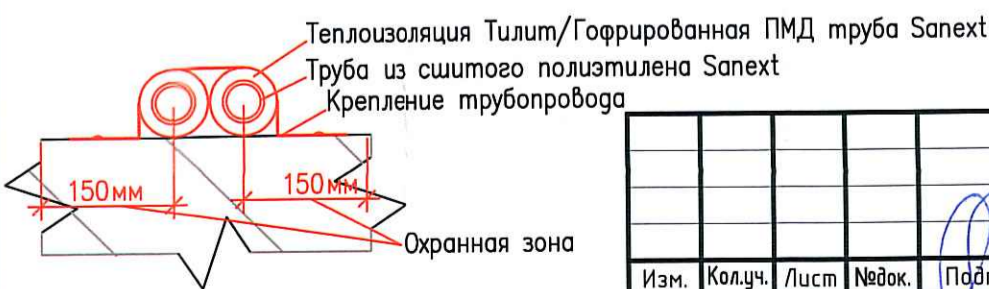


Исполнительная схема
 №53. Отопление.
 План 9 этажа.
 Секция 5.

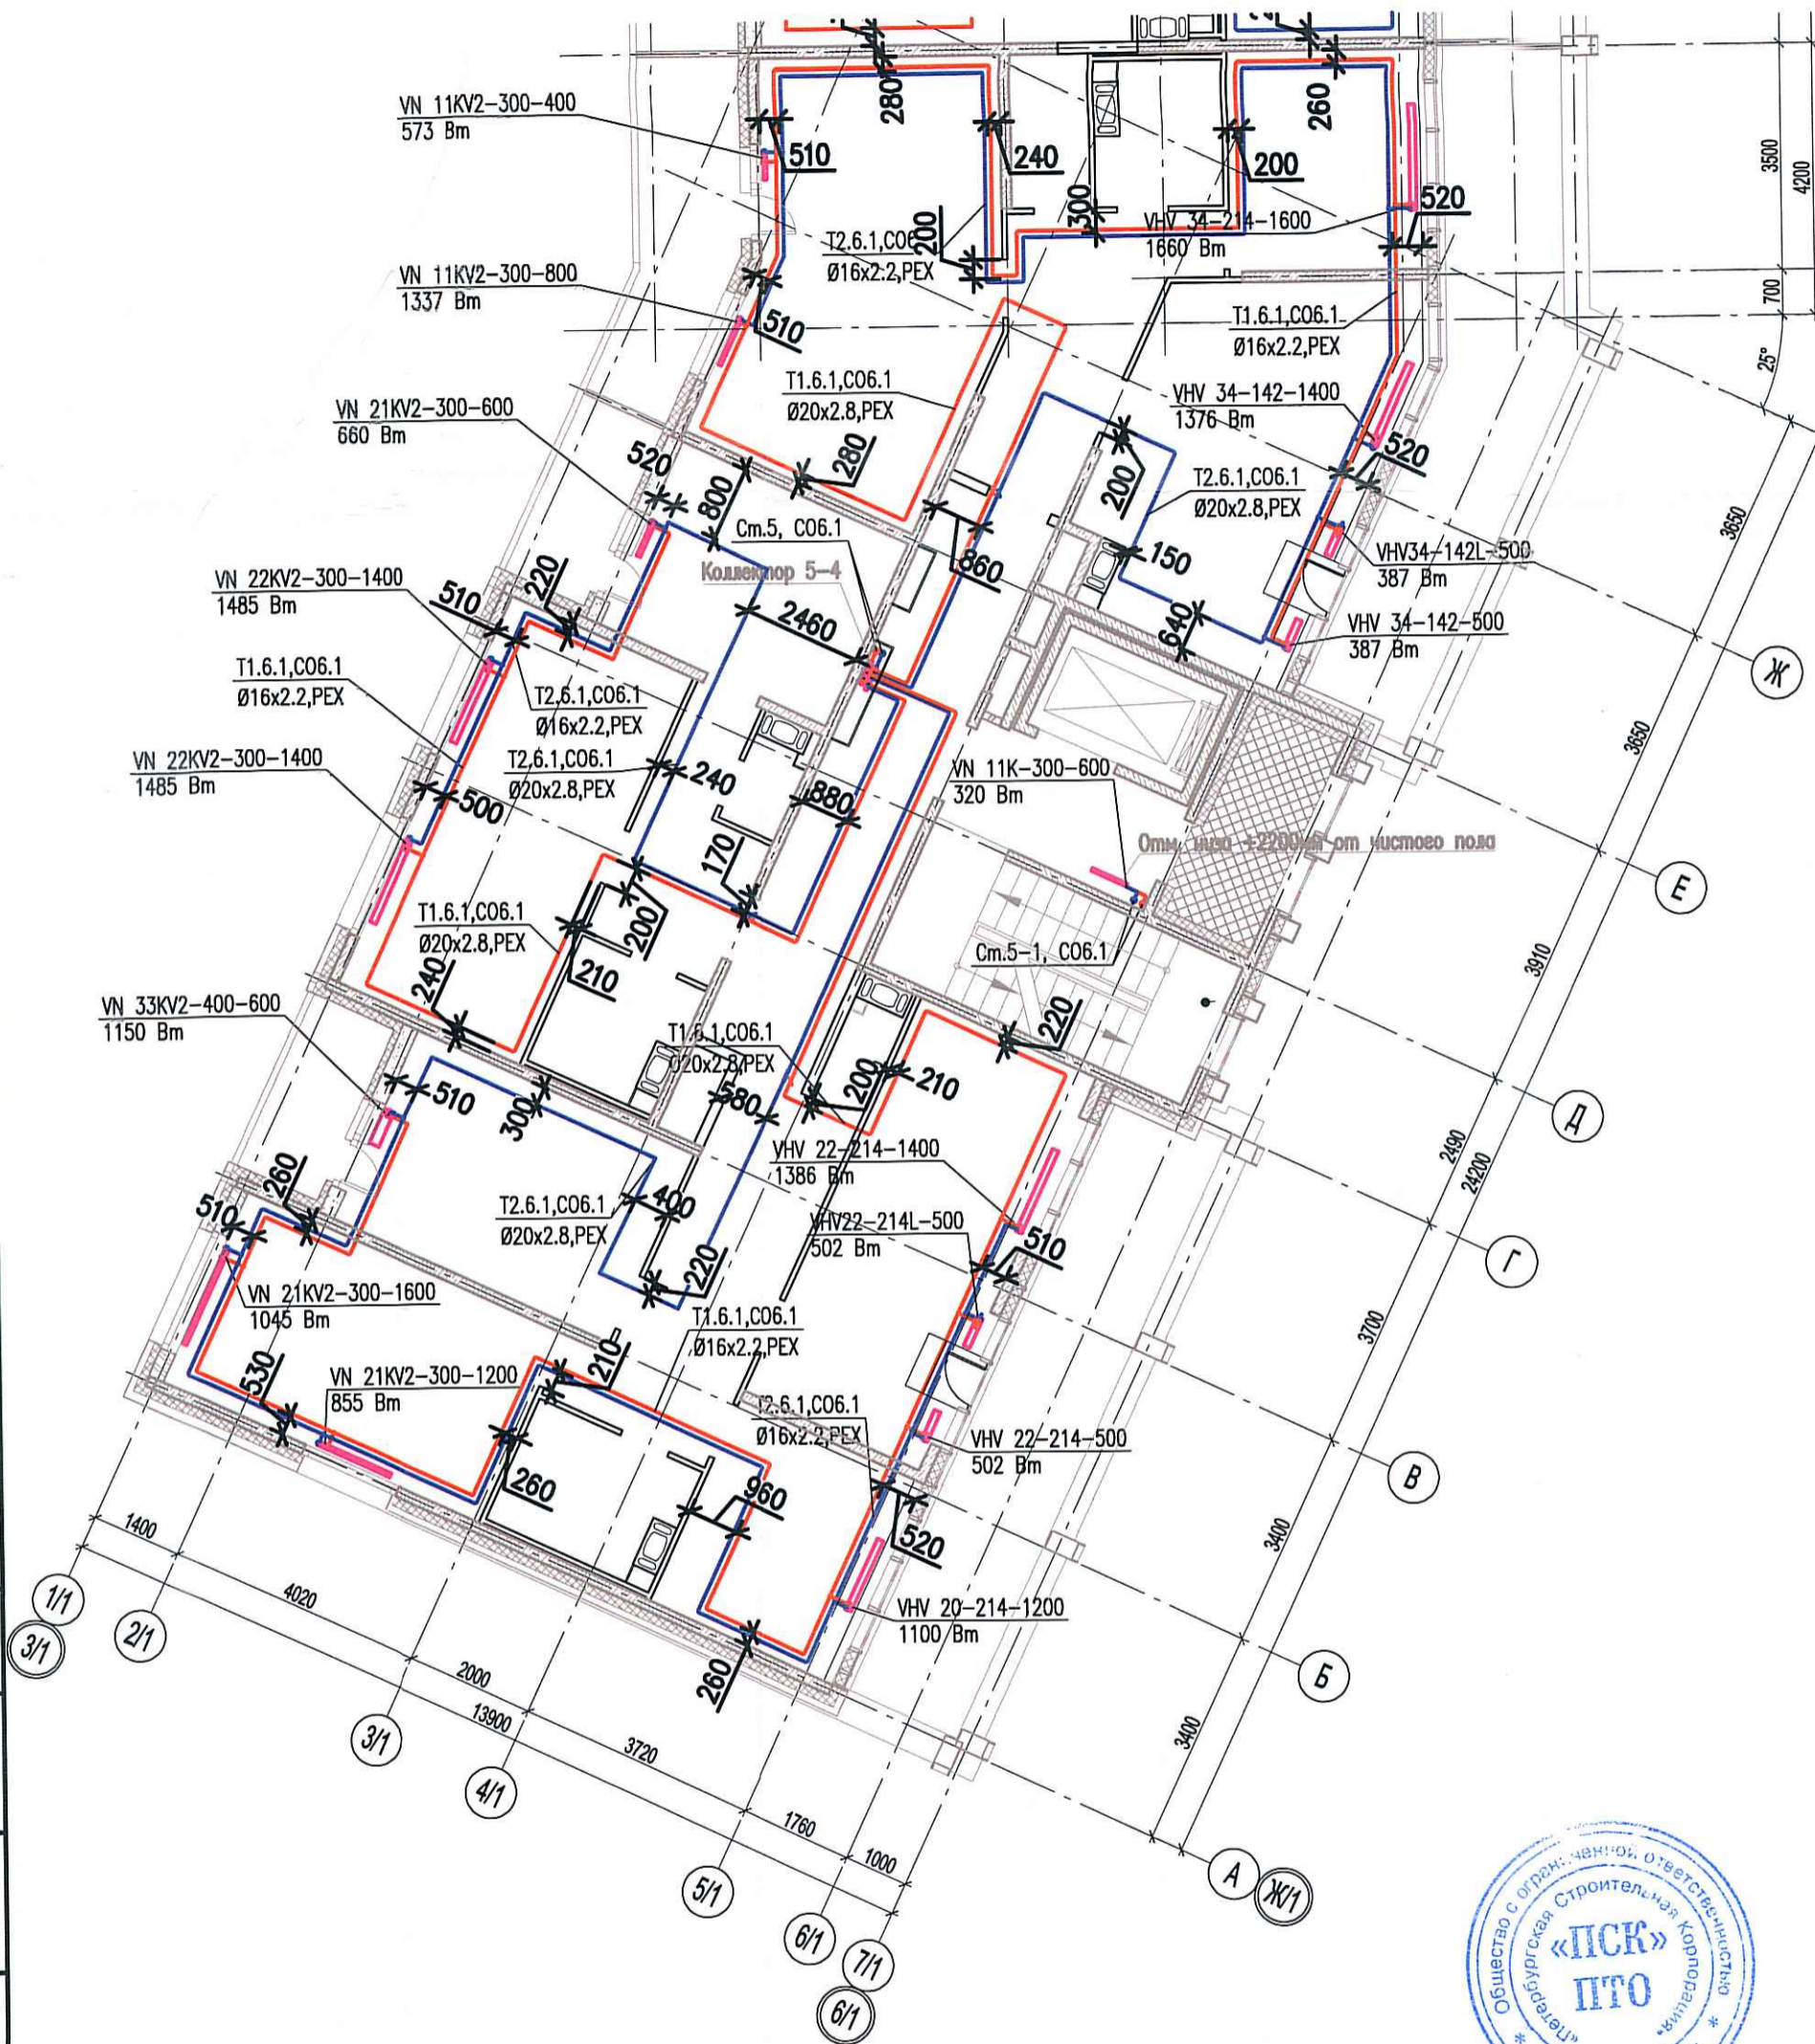

Инв. № подл.	Подпись и дата	Взам. инв. №	Согласовано

Изм.	Кол.уч.	Лист	Недок.	Подп.	Дата
Разраб.					

03-2017-БС66-6-0В		
Многоэтажная жилая застройка (жилой комплекс со встроенными помещениями, подземными автостоянками) по адресу: г. Санкт-Петербург, Большой Сампсониевский проспект (кад. номер участка 78:36:0005016:1309)		
Корпус 6	Стадия	Лист
	ИД	338
Исполнительная схема №53. Отопление. План 9 этажа. Секция 5.		000 "ИСК"