

секция 1.3


фасад 6 этажа

секция 1.2

фасад 6 этажа

секция 1.1

фасад 7 этажа

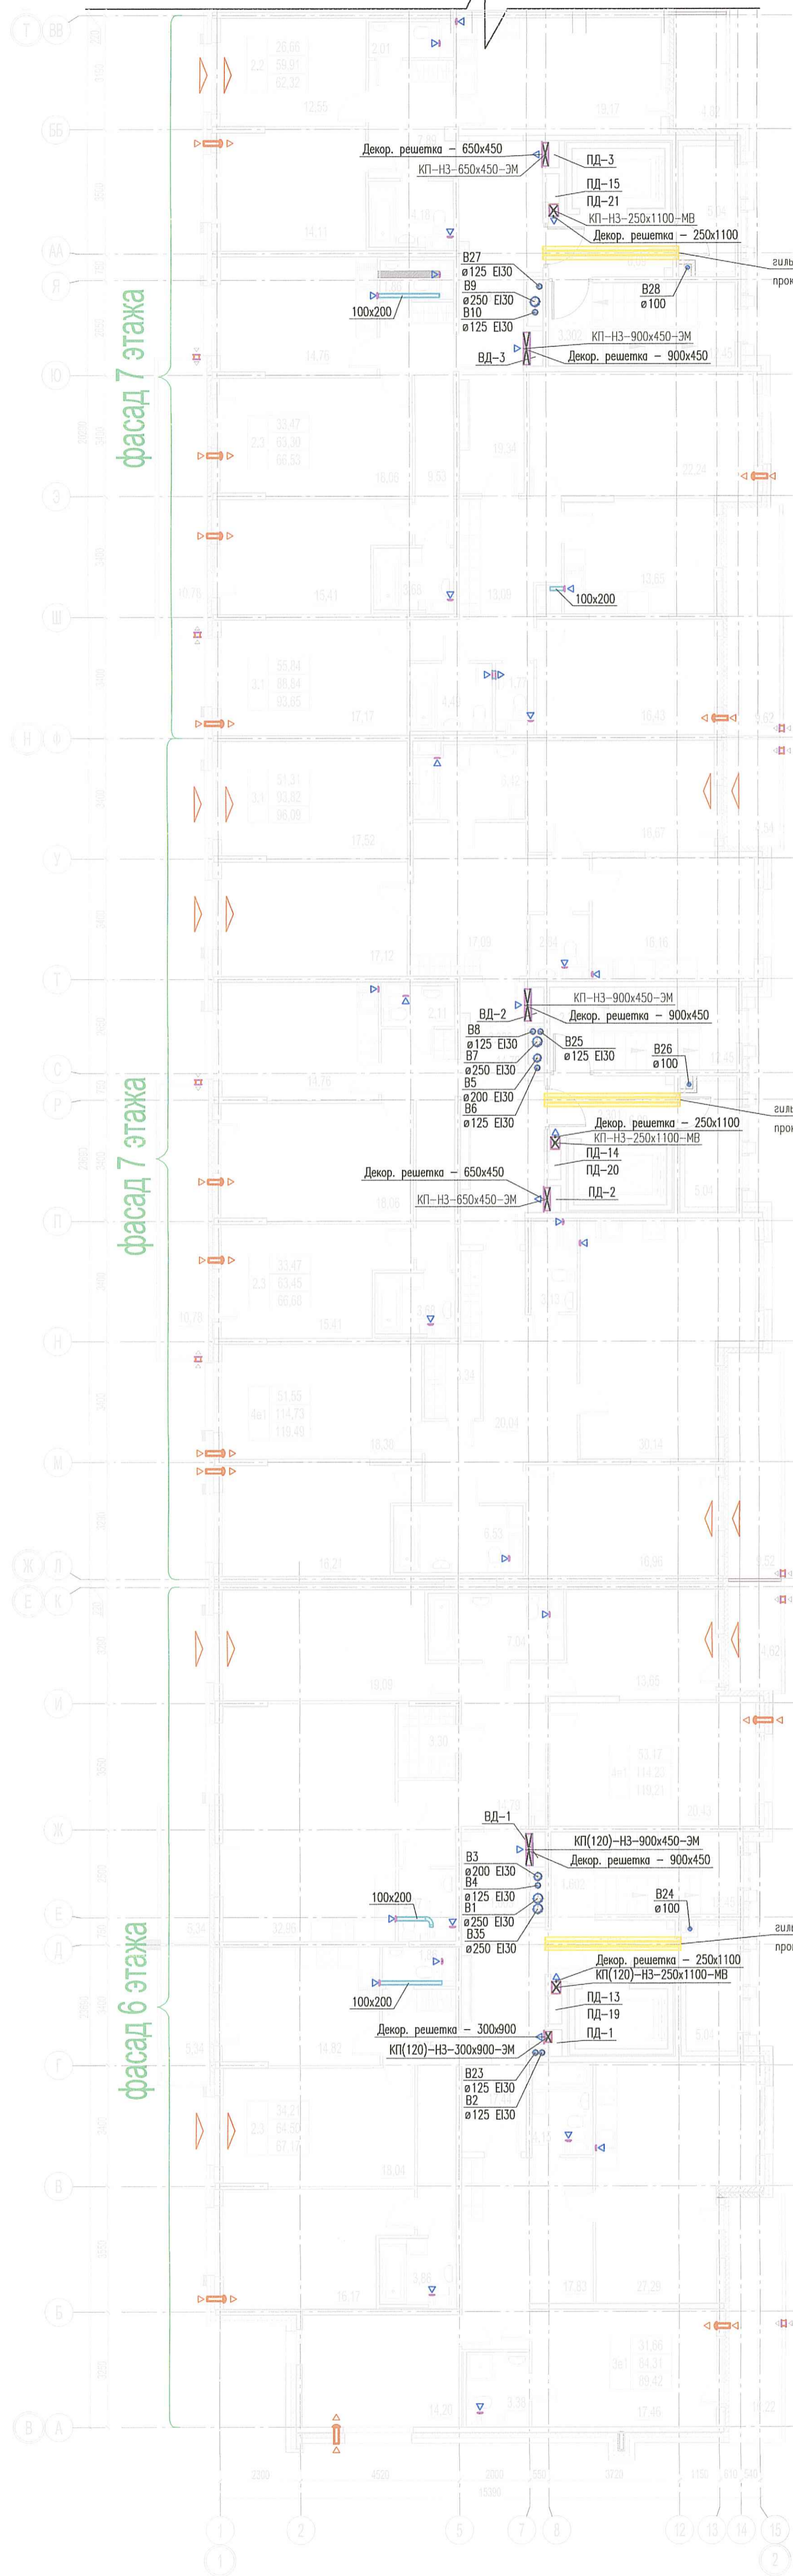

Секция 1.1  
МДП, в том числе:

1.201	Лифтовый холл (ремзона)	6,09
1.202	Лестничная клетка	12,45
1.203	Коридор	12,44
		30,98

Секция 1.2  
МДП, в том числе:

2.201	Лифтовый холл (ремзона)	6,09
2.202	Лестничная клетка	12,45
2.203	Коридор	14,70
		33,24

Секция 1.3  
МДП, в том числе:

3.201	Лифтовый холл (ремзона)	6,09
3.202	Лестничная клетка	12,45
3.203	Коридор	13,34
		31,87

ООО «Информационные Технологии и Коммуникации»  
В производство работ

16 Авг 2019  
[Подпись]

Условные обозначения

Обозначение	Наименование
	Воздуховод
	Решетка вентиляционная бытовая
	Решетка вентиляционная переточная
	Приточный клапан инфильтрации воздуха
	Противопожарный клапан:
	КП(60) – приток с огнестойкостью (не менее 60 мин).
	КП(H3) – нормально открытый (нормально закрытый)
	Размер
	МБ(ЭМ) – тип прибора; ЭМ – электромагнитный, МБ – электромеханический
	Приточный оконный клапан
	Воздуховод с нормированным пределом огнестойкости
	Решетка вентиляционная наружная. См. разрез АР.
	Вентблок
	Порядковый номер системы вентиляции

**ПРОВЕРЕНО**  
[Подпись]  
02 Авг 2019  
сотрудник ТО

Точные приближи приточных клапанов инфильтрации КИВ относительно оконных проемов даны в разрезе АР.

				03-2017-БС66-1-0В		
2	Зам.	07-19	[Подпись]	07.19	Многоэтапная жилищная застройка (жилой комплекс со встроенными помещениями, подземными объектами) по адресу: г. Санкт-Петербург, Большой Сампсониевский проспект (кад. номер участка 78:36:005016:1309)	
1	Зам.	06-19	[Подпись]	06.19		
Изм	Кол.	Лист	N док.	Парулис		Дата
Разраб.	Вахтер					02.19
Разраб.	Пирогова				02.19	
Проверил	Горшков				02.19	
ИП	Суляб				02.19	
И.контр.	Чащина				02.19	
				Корпус 1		
				Вентиляция. Фрагмент плана 6-7 этажей Секции 1, 2, 3		
				Стадия	Лист	
				Р	9	
				Листов		
				ООО «Новатек»		

Составлено  
Взам. инж. Н.  
Парулис и др.  
Инж. Н. пар.