


секция 1.3

секция 1.2

секция 1.1

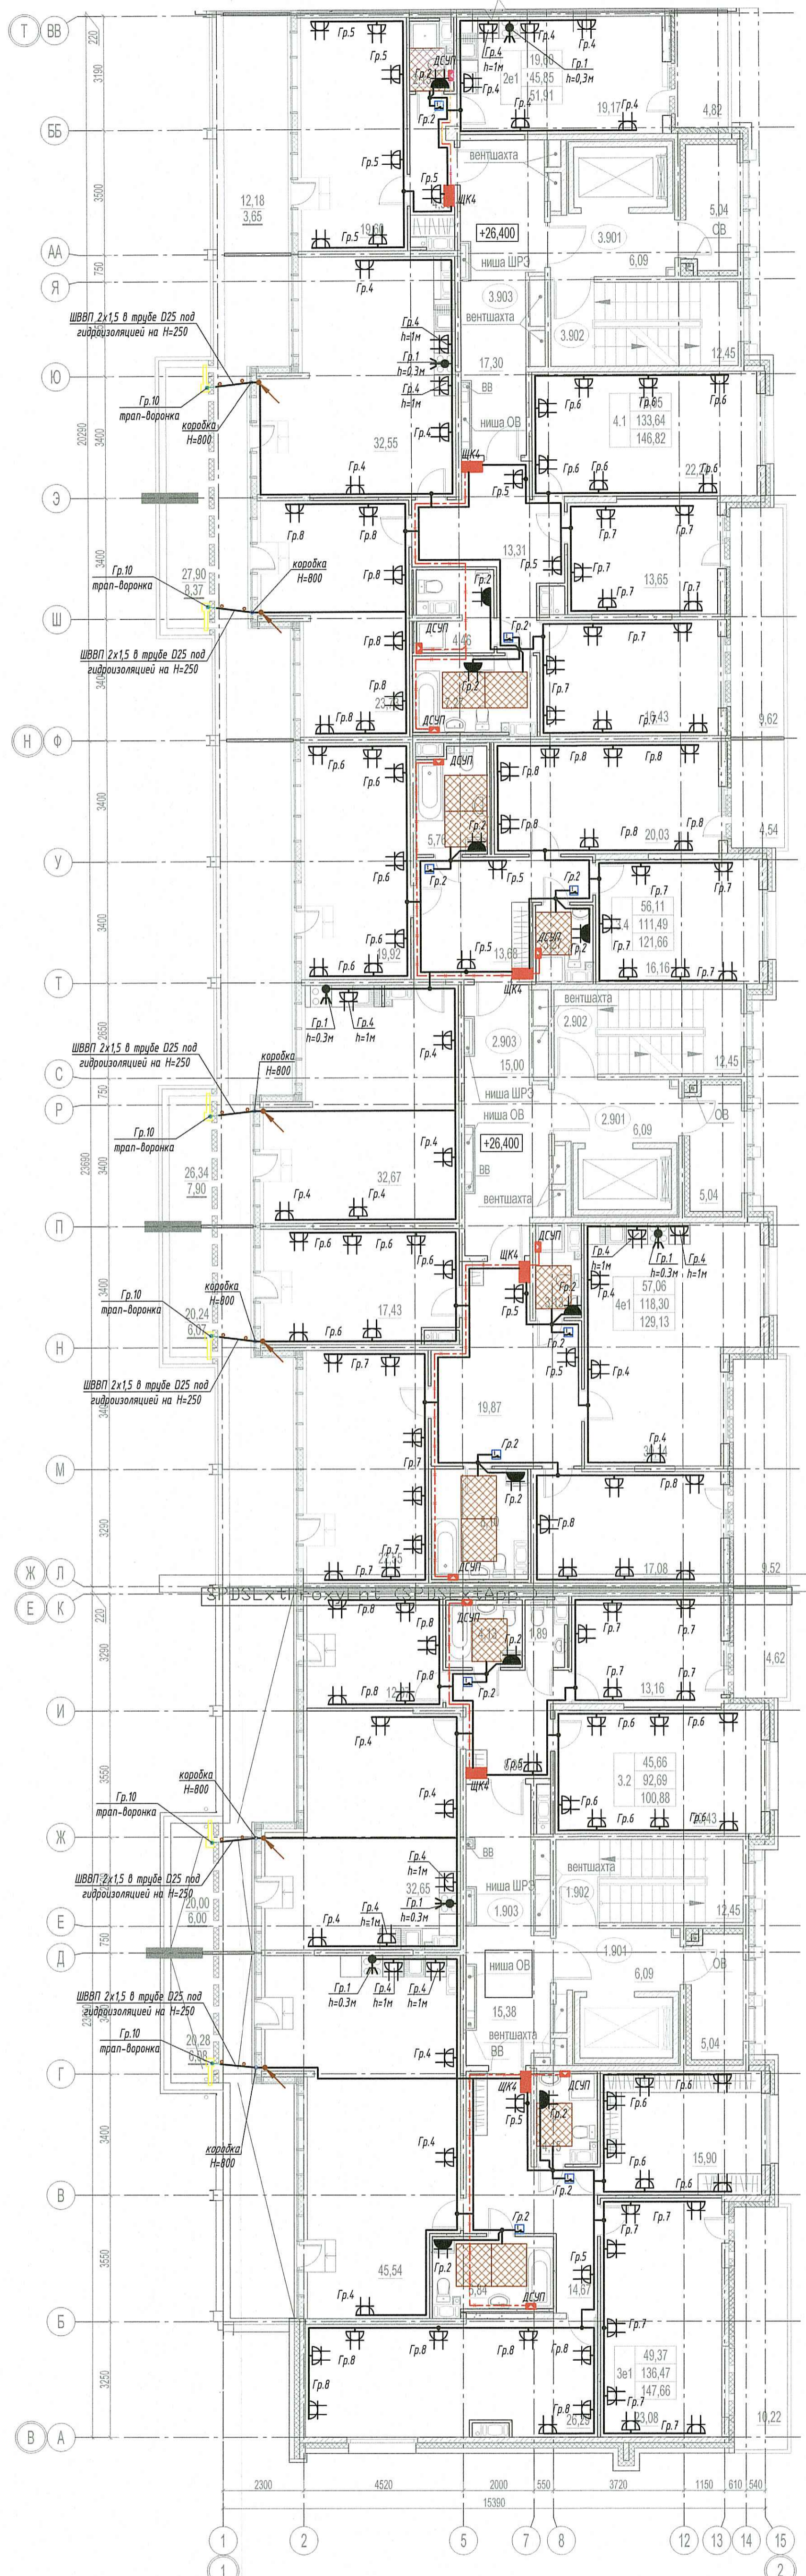

ООО «Информационные Технологии и Коммуникации»
В производство работ
21 СЕН 2020
Подпись

ПРОВЕРЕНО
ТЕХНИЧЕСКИЙ ОТДЕЛ
21 СЕН 2020
Сотрудник ТОИ

- ЩК2 - Щит распределительный квартирный (высота установки 1м от верхнего края)
- Клещи - Клещевой блок 5x4mm (для плит в квартирах площадью более 50м²), 3x6 (для плит в квартирах площадью не более 50м²) 32А, 220В, IP20. Высота установки 1м от уровня чистого пола, если не указано иначе
- Разетка - Разетка двухместная скрытой установки с заземляющим контактом IP44. Высота установки 1м от уровня чистого пола, если не указано иначе
- Разетка - Разетка двухместная скрытой установки с заземляющим контактом. Высота установки 0,3м от уровня чистого пола, если не указано иначе
- Коробка - Коробка выравнивания потенциалов с шиной
- Термостат - Термостат (высота установки 0,3м от уровня чистого пола)
- Нагревательный мат

1. Штепсельный разъем для эл. плиты установить на высоте 0,3 м от чистого пола
2. Штепсельные розетки в кухне для подключения настольного кухонного оборудования установить на высоте 1,0 м от чистого пола
3. Остальные штепсельные розетки в кухне установить на высоте 0,3 м от чистого пола
4. Термостат для теплого пола установить на высоте 0,3 м от чистого пола
5. В данных конюхах штепсельные розетки в исполнении IP44 для подключения спиральной насадки установить на высоте 1,0 м от чистого пола
6. В остальных помещениях штепсельные розетки установить на высоте 0,3 м от чистого пола
7. Распределительные коробки установить на расстоянии 150 мм от потолка, установка их на потолок недопустима
8. Прокладку проводов 1x2,5mm² от шины ДСЧП до оборудования произвести в трубе ПВХ Ø25mm, обеспечить мех. защиту (п. 1.2.127 ПУЭ)

03-2017-БС66-1-ЭОМ						
9	-	Зачн	-	2020	11.19	Мультиэтажная жилая застройка (жилой комплекс со вспомогательными помещениями, подземными автостоянками, ДОО) по адресу: г. Санкт-Петербург, Большой Сампсониевский проспект (кад. номер участка 78:36:0065016:1309)
4	-	Зачн	-	2020	11.19	
Разраб.	Гобор	Барышней	Суслов	Чачона	11.19	
Проектир.	Гобор	Барышней	Суслов	Чачона	11.19	
Изм.	Кол. уч.	Лист	№ Док.	Подпись	Дата	Внутреннее электрооборудование и электроосвещение Корпус 1
Стадия	Лист	№	Лист	Лист	Лист	
Р			73			План розеточной сети квартир. 9 этаж. Секция 1, 2, 3



Сметная таблица
 Вид, шифр, №
 План, шифр, №
 Вид, шифр, №