



Исполнительная схема №11. Водоснабжение.

План 2 этажа.

Секция 1.

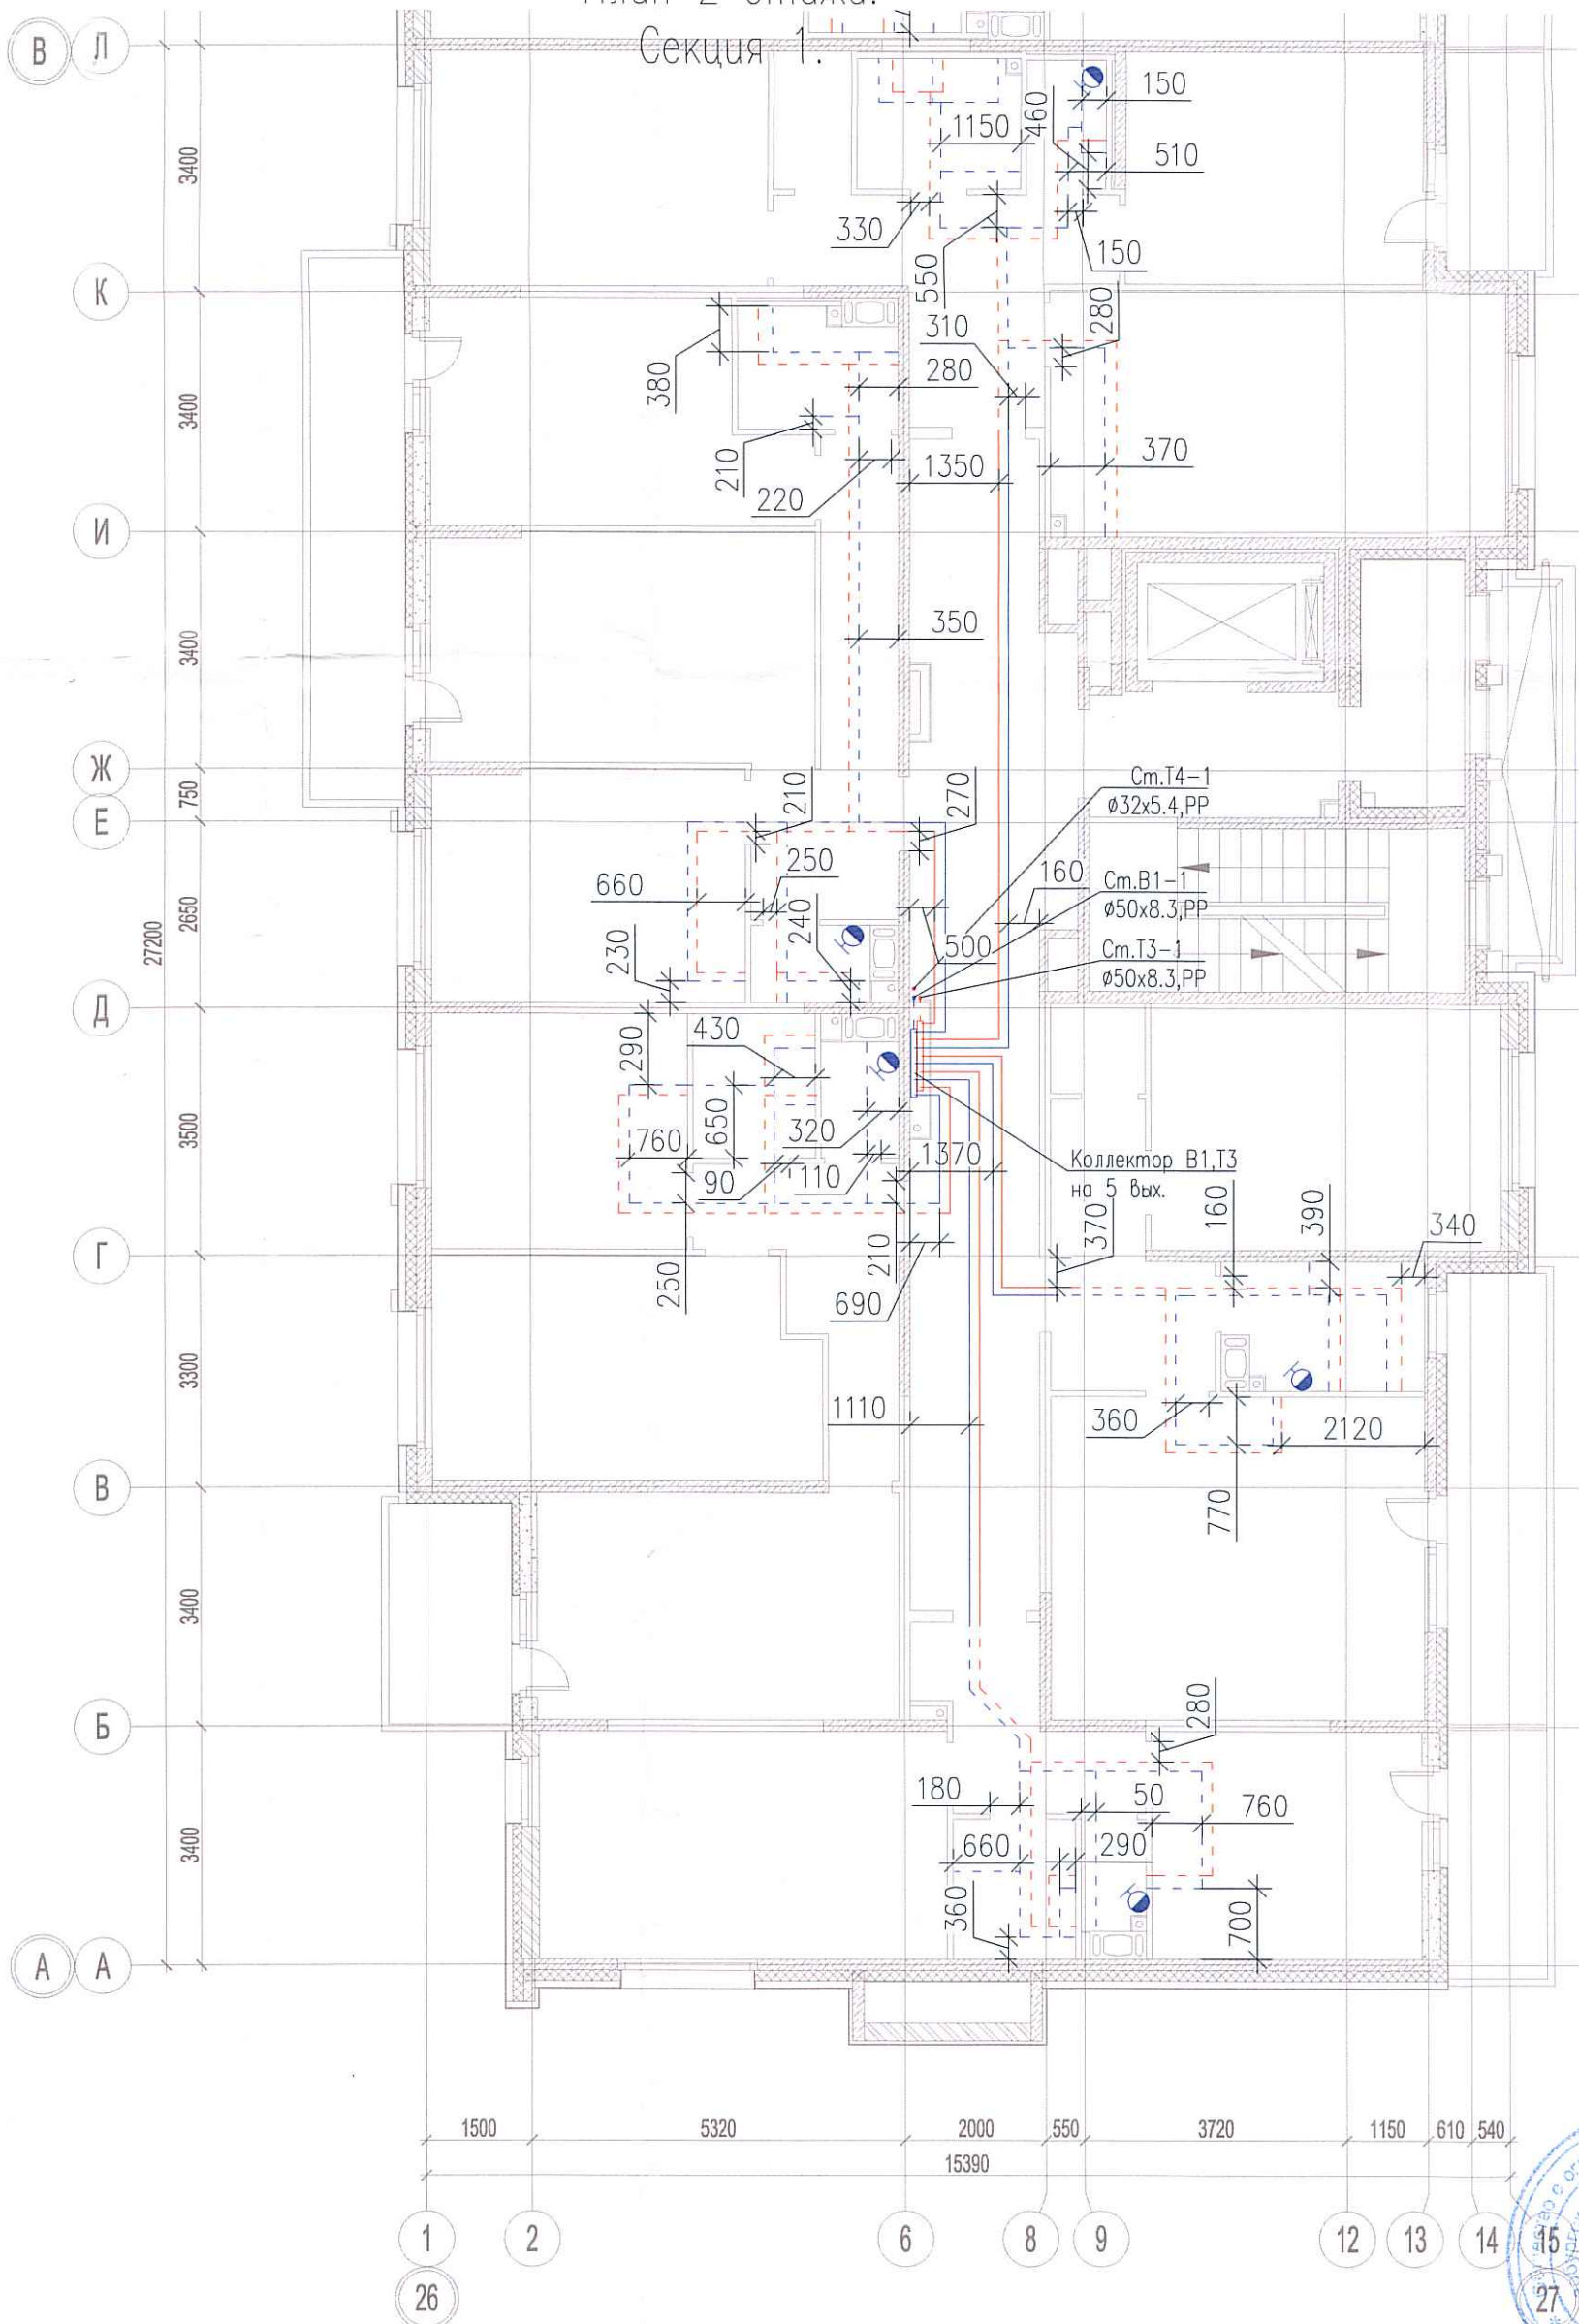

Теплоизоляция Тилит/Гофрированная ПМД труба Sanext
Труба из сшитого полиэтилена Sanext
Крепление трубопровода

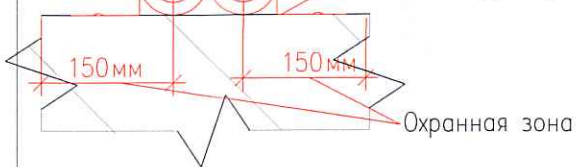

Изм.	Кол. уч.	Лист	№ док.	Подп.	Дата
Разраб.			Бабоев Р.И.		

03-2017-БС66-4-ВК

Многоэтажная жилая застройка (жилой комплекс со встроенными помещениями, подземными автостоянками) по адресу: г. Санкт-Петербург, Большой Сампсониевский проспект (кад. номер участка 78:36:0005016:1309)

Корпус 4

Стадия	Лист	Листов
ИД	578	

Исполнительная схема №11. Водоснабжение.
План 2 этажа.
Секция 1.

ООО "ПСК"

Формат А3

Согласовано

Взам. инв. №
Подпись и дата
Инв. № подл.